


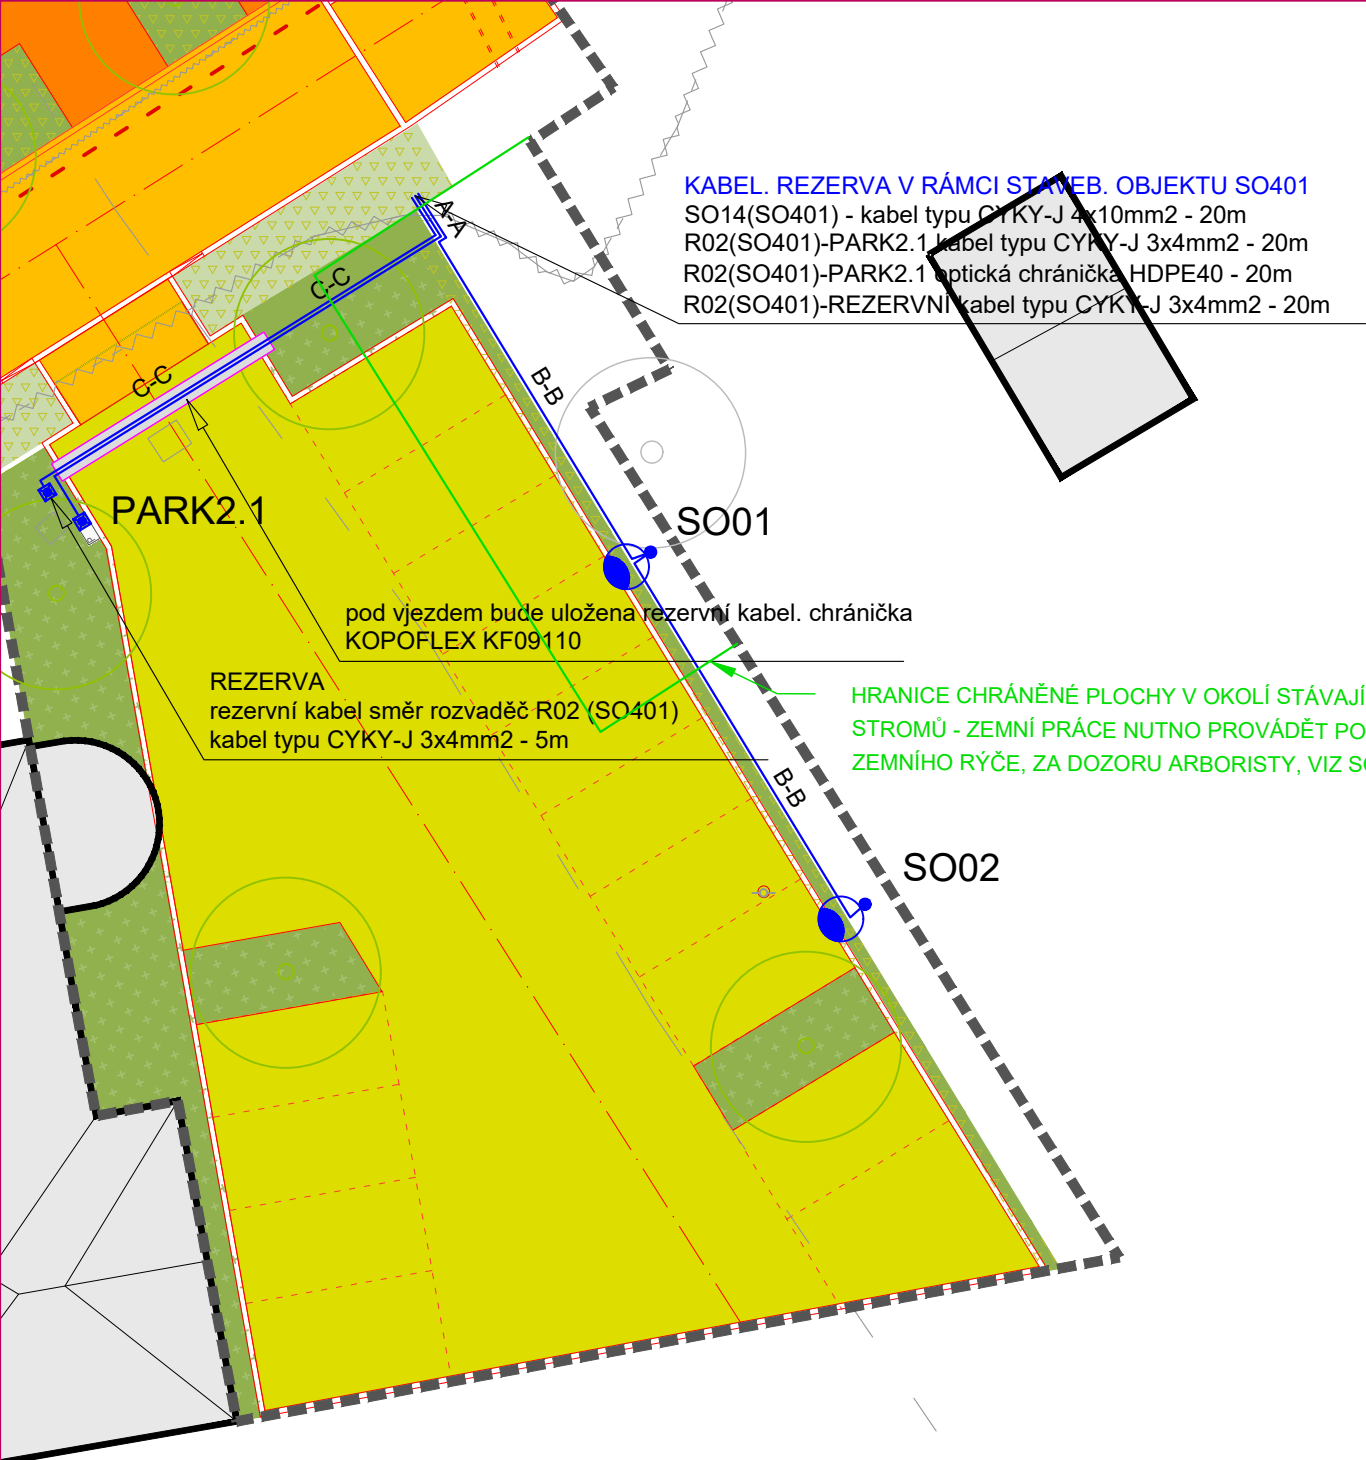

Legenda rozvodů VO:

- stávající

nové
-
- kabel. vedení nadzemní

kabel. vedení podzemní

kabel typu CYKY

uložený v chrániče KOPOFLEX

zemní drát FeZn pr.10mm2

kabel. chránička KOPOFLEX pr.110mm2

sv. bod veřejného osvětlení

kabel. rezerva

PRÁCE V BLÍZKOSTI ZAŘÍZENÍ JINÝCH SPRÁVCŮ SÍTÍ MUSÍ BÝT PROVÁDĚNY RUČNĚ A S MAXIMÁLNÍ OPATRNOSTÍ. UMÍSTĚNÍ ZAŘÍZENÍ NOVÉHO VEŘEJNÉHO OSVĚTLENÍ MUSÍ BÝT PROVEDENO DLE ČSN 736005 A PLATNÉHO VYJÁDRĚNÍ SPRÁVCŮ POULIČNÍCH ZAŘÍZENÍ. V PŘÍPADĚ KOLIZE TRASY KABELŮ V.O. S VEDENÍM JINÝCH SPRÁVCŮ DOJDE K ODKLONU TRASY KABELŮ V.O. V PŘÍPADĚ KOLIZE ZÁKLADU STOŽÁRU V.O. S KABELY JINÝCH SPRÁVCŮ, BUDE V ZÁKLADU V.O. PRO TYTO KABELY ZŘÍZEN PROSTUP. STÁVAJÍCÍ INŽENÝRSKÉ SÍTĚ MUSÍ BÝT PŘED ZAPOČETÍM STAVEBNÍCH PRACÍ VYTÝČENY ZA ÚČASTI PŘÍSLUŠNÝCH SPRÁVCŮ SÍTÍ A TOTO VYTÝČENÍ JE NUTNÉ UDRŽOVAT PO CELOU DOBU PROVÁDĚNÍ STAVBY.

LEGENDA:

Elektrické napájení: TN-C, 3+PEN, TN-S 3+PE+N AC 50 Hz, 230V/400V
Ochrana proti úrazu el. proudem dle ČSN 33 2000-4-41 ed.3
odd.411 Ochranné opatření : automatickým odpojením od zdroje
odd.411.2 Ochrana před přímým dotykem živých částí : základní izolace živých částí, přepážkami, kryty, zábranou a ochrana polohou.
odd.411.3.1 Ochranné uzemnění a ochranné pospojení
odd.411.3.3 Doplňková ochrana : jističi, proudovými chrániči
odd.412 Ochranné opatření : dvojitá nebo zesílená izolace, kryty, přepážkami
odd.413 Ochranné opatření : elektrické oddělení
odd.414 Ochranné opatření : ochrana malým napětím SELV a PELV
odd.415 Doplňková ochrana : proudové chrániče, doplňková izolace a ochranné pospojení

generální projektant architect unit	akce job Náměstí a park v Liběchově Dokumentace úprav veřejných prostranství
hlavní architekt chief architect prof. Ing. arch. Michal Kohout Doc. Ing. arch. David Tichý, Ph.D. Ing. arch. Filip Tittl	místo stavby site Liběchov - Litoměřická ulice stupeň phase DPS část part D/SO
vedoucí projektu job architect Ing. arch. Lukáš Havelka	stavební objekt structure SO 402 - Elektroinstalace parkoviště u ZS
zadavatel client Město Liběchov Rumburská 53,277 21 Liběchov kontaktní osoba: Ing. Pavla Veverková, místostarostka města Liběchov +420 724 961 339, pavla.veverkova@libechov.cz	paré copy no. razítko/podpis stamp/signature název výkresu drawing title Situace
projektant části architekt of the part	měřítko scale 1 : 200 datum date 12/2023 vypracoval drawn by Drahomíra Dočekalová Tomáš Švesták číslo výkresu drawing no. D.1.10.03