


SITUACE ŠIRŠÍCH VZTAHŮ STAVBY

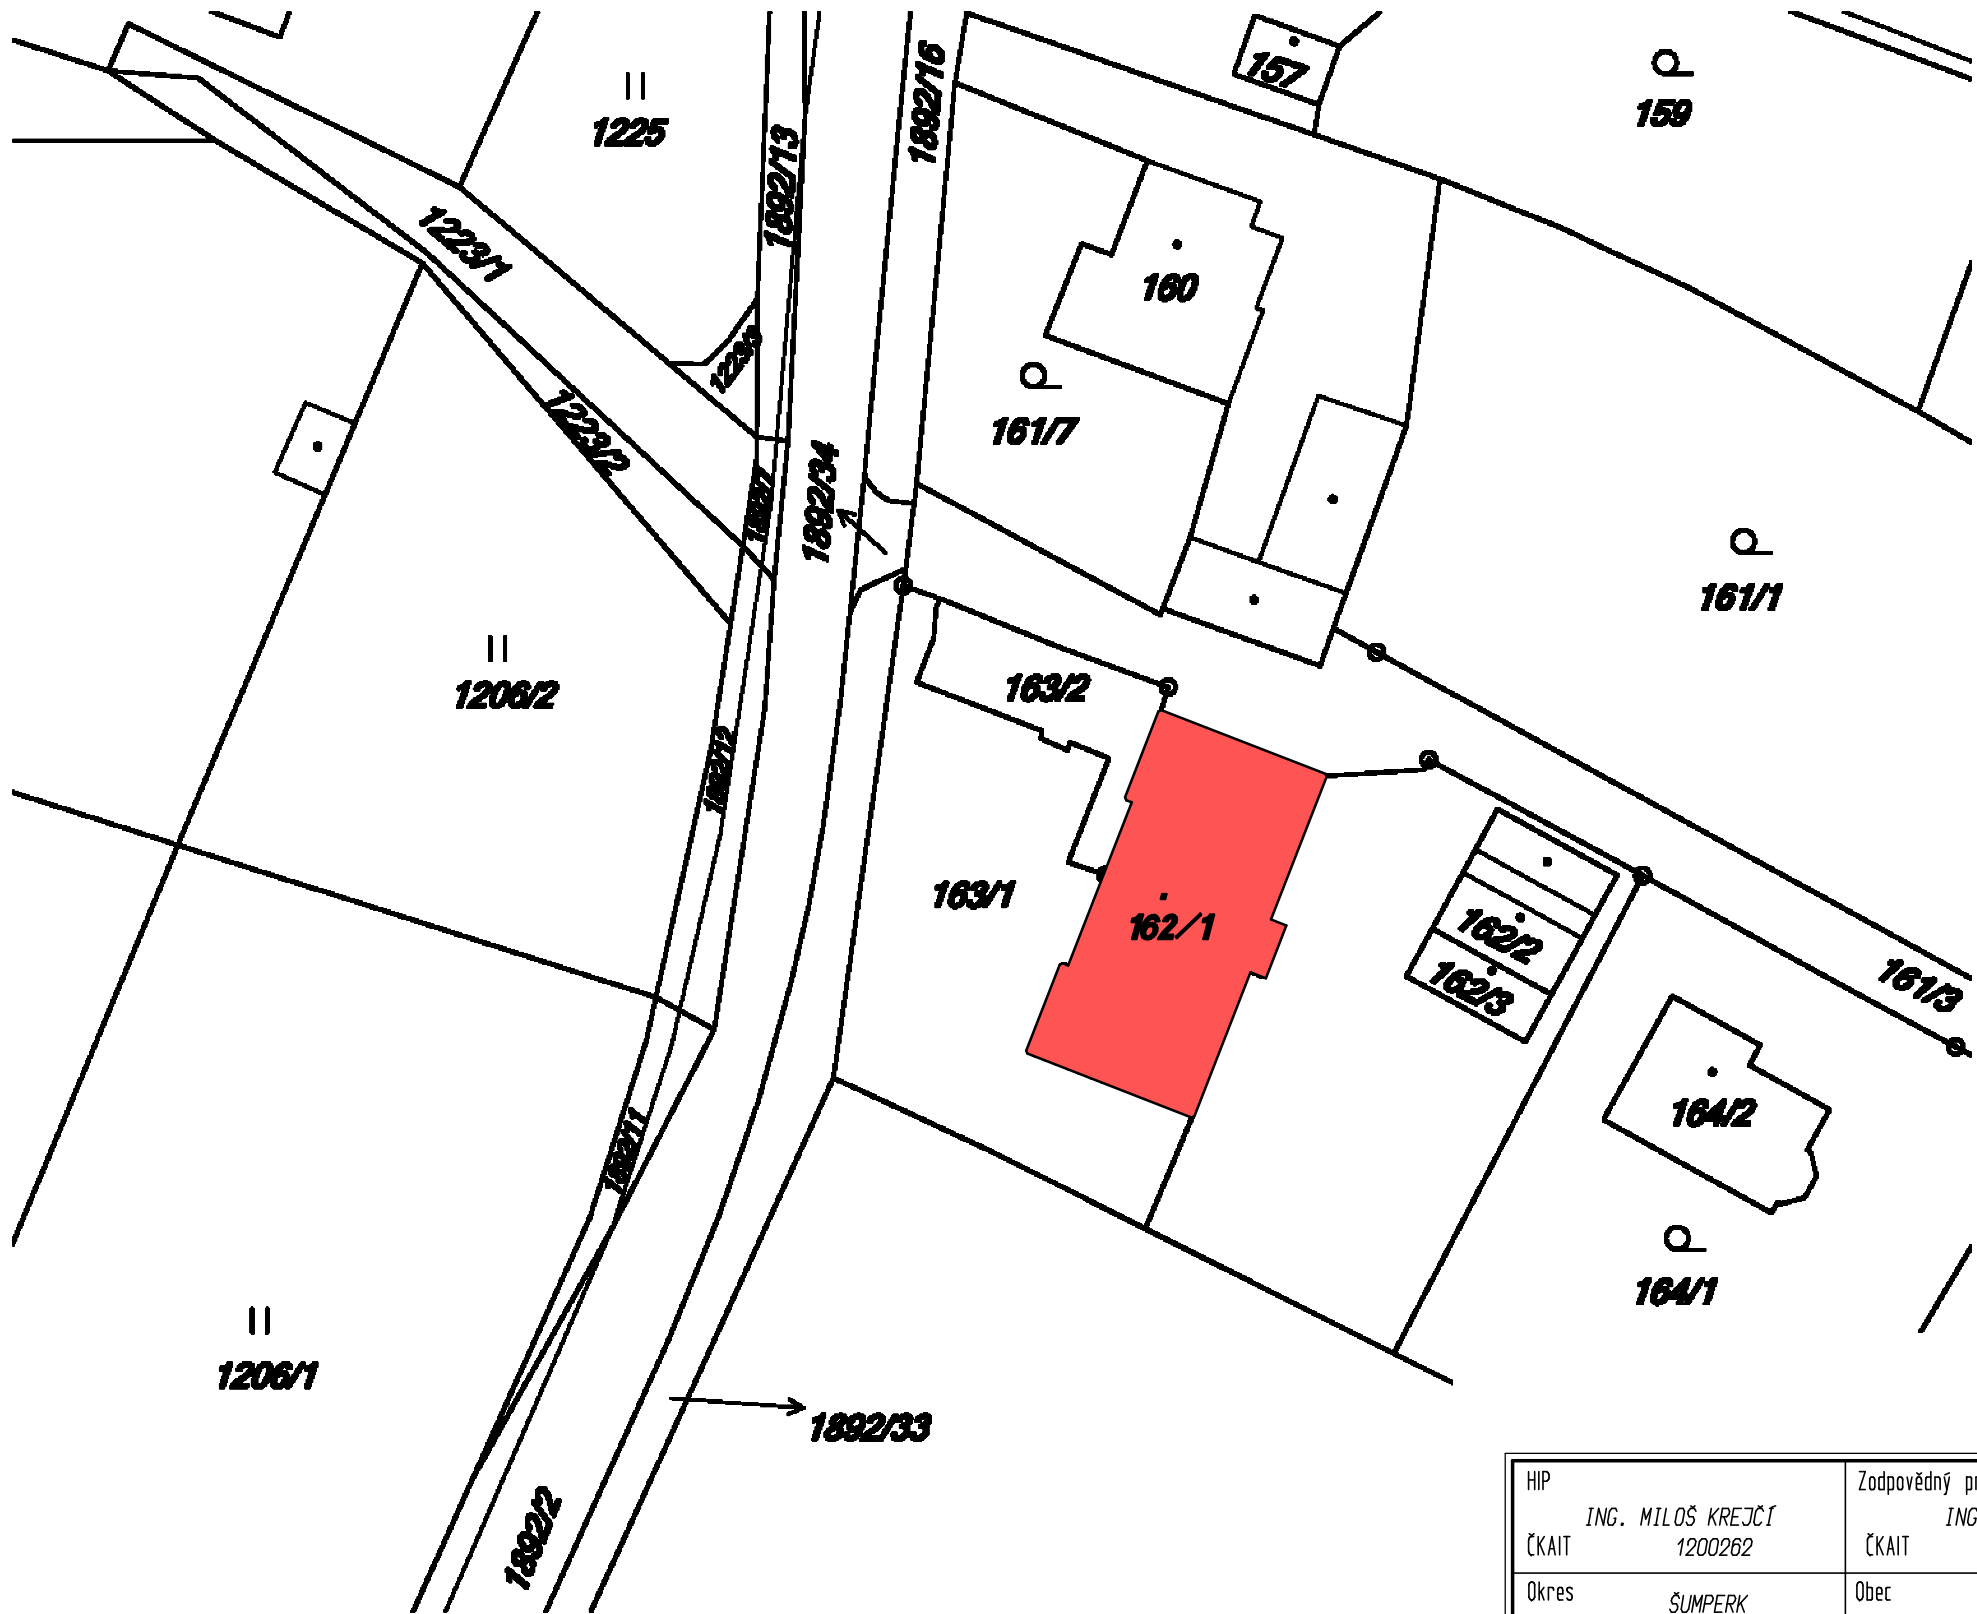

HIP ING. MILOŠ KREJČÍ ČKAIT 1200262		Zodpovědný projektant ING. MILOŠ KREJČÍ ČKAIT 1200262		Vypracoval ING. KAMIL KREJČÍ <i>Krejčí</i>		 PROMOS s.r.o. Nerudova 740/32 787 01 Šumperk tel., fax: 583 216 777, 583 216 124 e-mail: promos@promos-su.cz		
Okres ŠUMPERK		Obec VIKÝŘOVICE		Místo VIKÝŘOVICE		Č. zakázky 2011057		
Investor Obec Vikýřovice, Petrovská 168, 78813 Vikýřovice						Účel TECHNICKÁ POMOC		
Akce OBECNÍ ÚŘAD VIKÝŘOVICE – REALIZACE ÚSPOR ENERGIE						Dig. soubor		
Objekt						Datum 11/2011	Formát	
Část						Měřítko 1: 500	Č. rev.	
Obsah SITUACE ŠIRŠÍCH VZTAHŮ STAVBY						Č. objektu	Složka	Číslo výkresu C1