
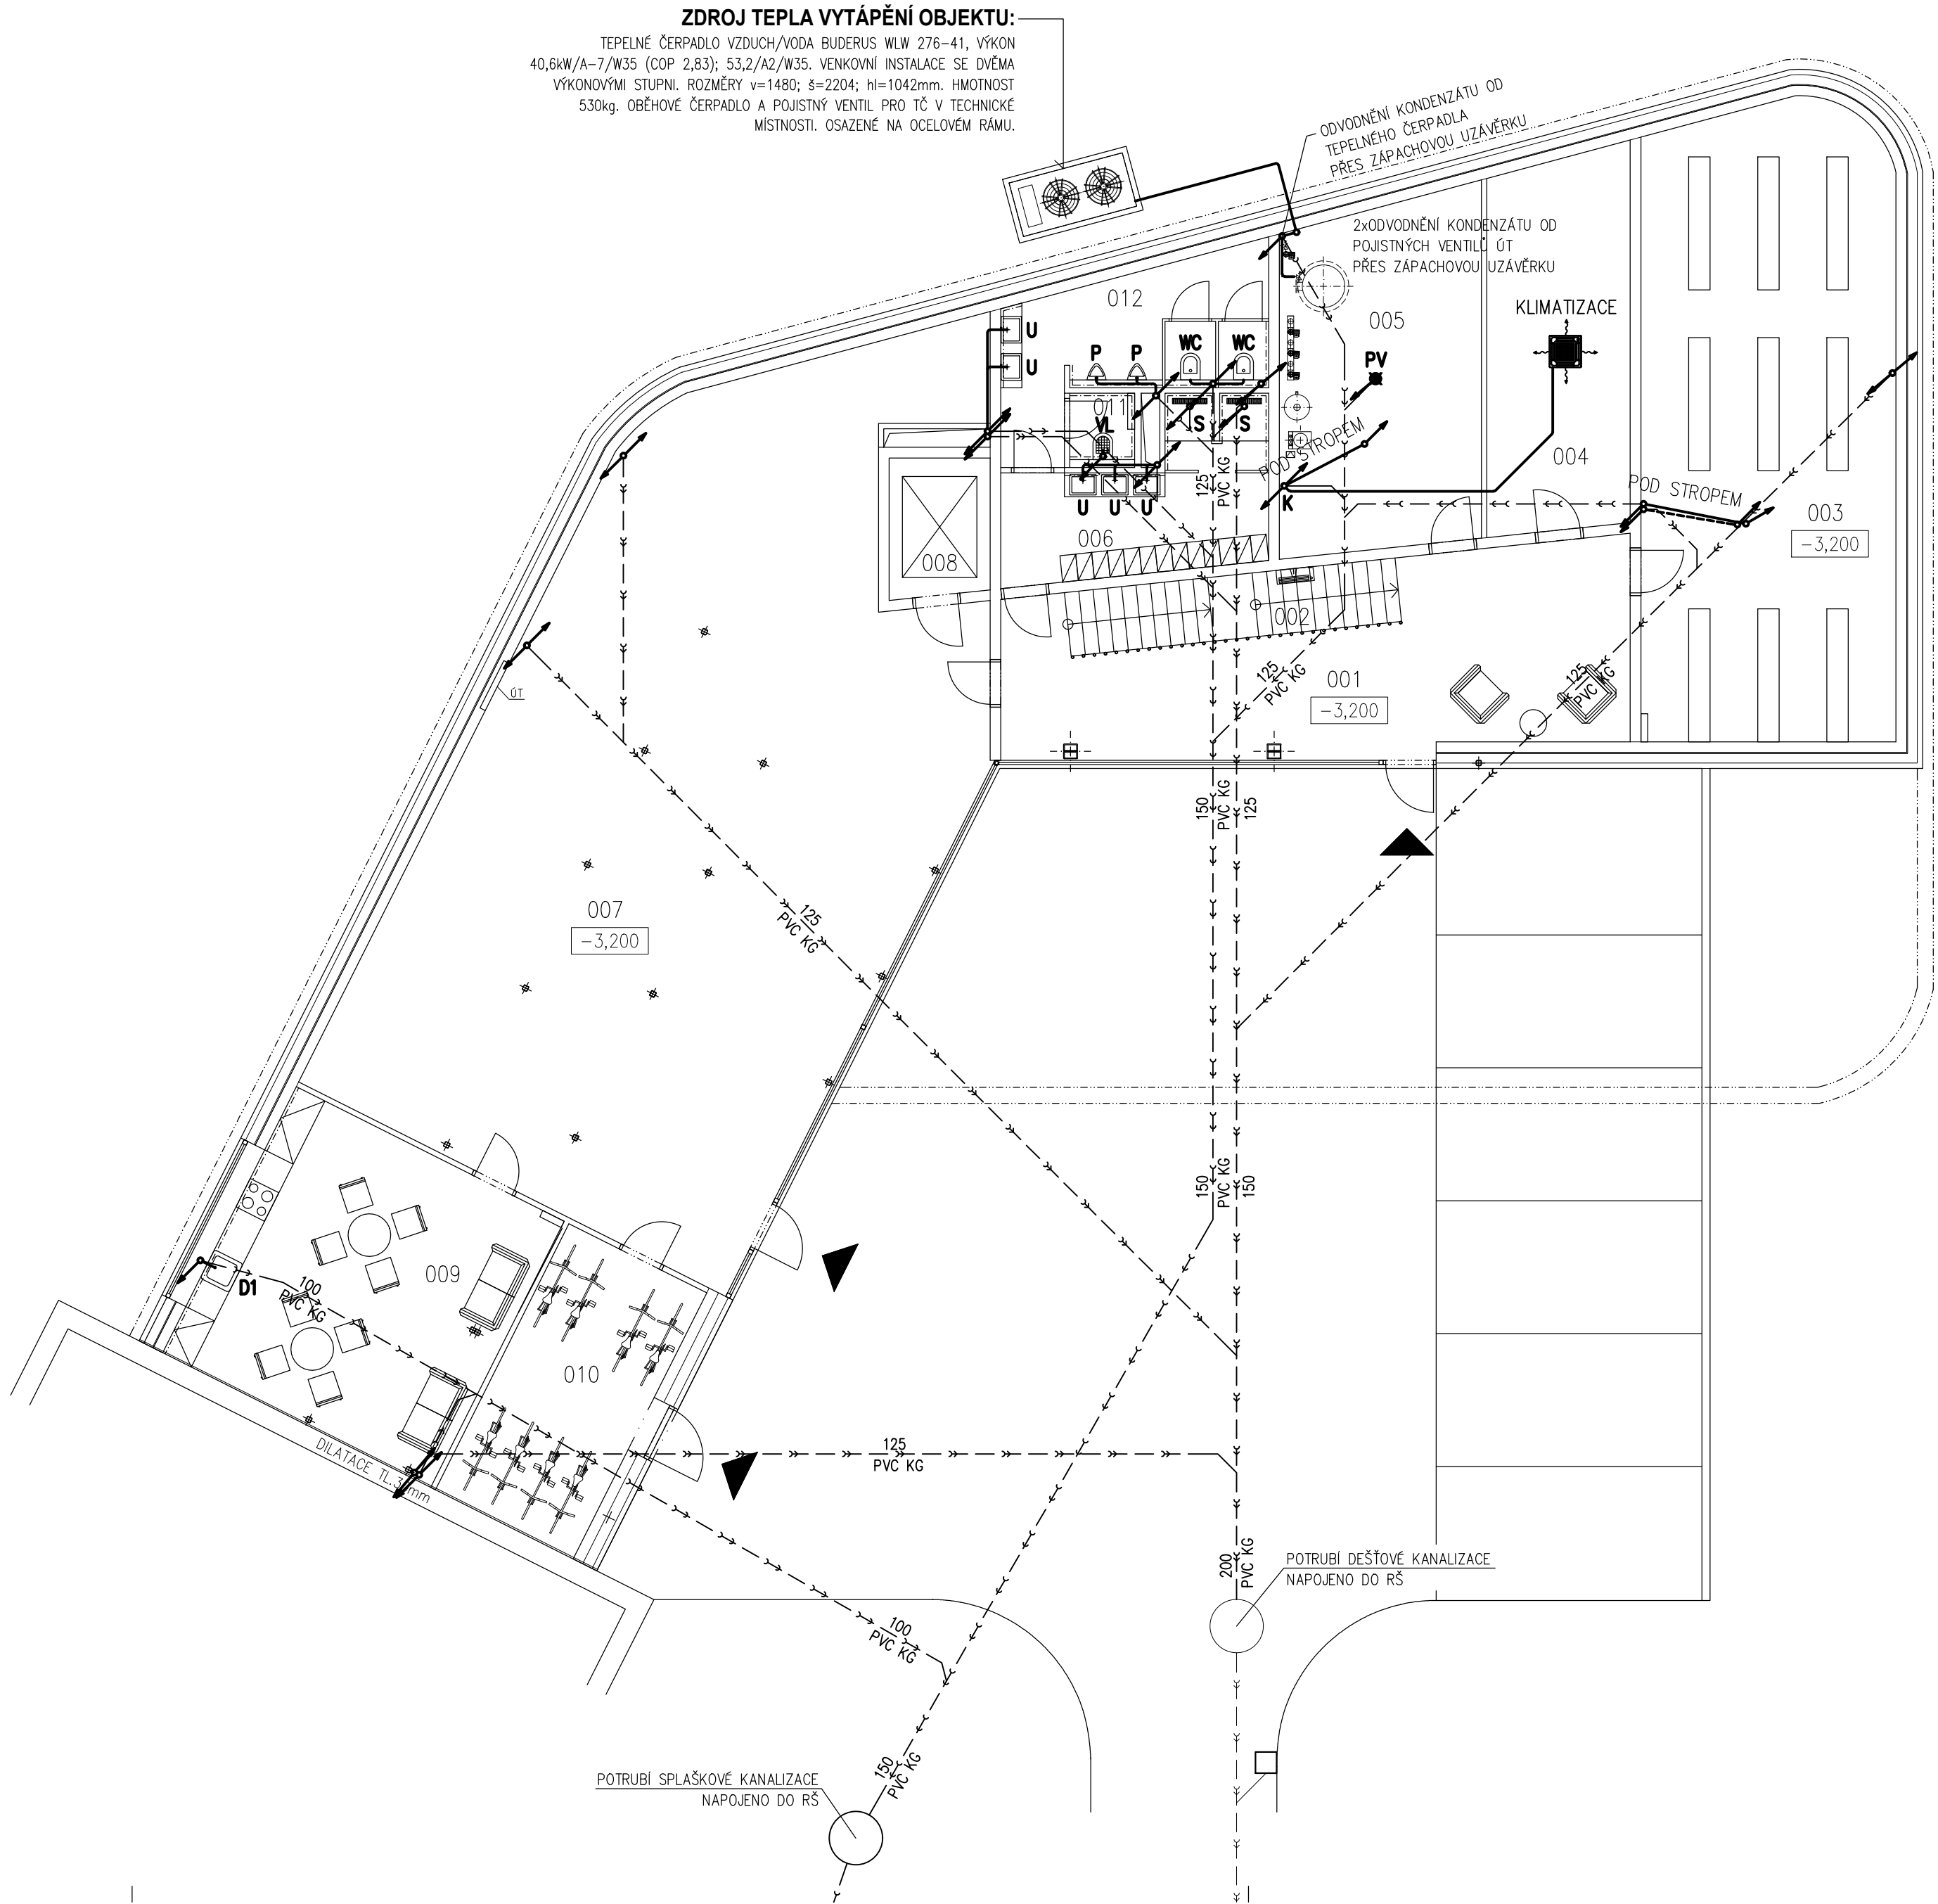


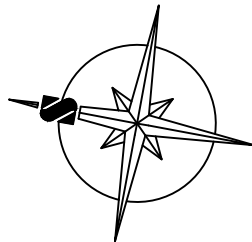

ZDROJ TEPLA VYTÁPĚNÍ OBJEKTU:

TEPELNÉ ČERPADLO VZDUCH/VODA BUDERUS WLW 276-41, VÝKON 40,6kW/A-7/W35 (COP 2,83); 53,2/A2/W35. VENKOVNÍ INSTALACE SE DVĚMA VÝKONOVÝMI STUPNI. ROZMĚRY v=1480; s=2204; hl=1042mm. HMOTNOST 530kg. OBĚHOVÉ ČERPADLO A POJISTNÝ VENTIL PRO TČ V TECHNICKÉ MÍSTNOSTI. OSAZENÉ NA OCELOVÉM RAMU.

TABULKA MÍSTNOSTÍ

OZN.	NÁZEV	m ²
001	HALA	34,46
002	ISCHODIŠTĚ	7,50
003	ARCHIV	56,47
004	SKLAD + SERVER	18,83
005	TECHNICKÁ MÍSTNOST	24,43
006	ŠATNA, HYGIENICKÉ ZÁZEMÍ	12,48
007	SKLAD, EXPEDICE	135,82
008	VÝTAH, PLOŠINA	4,91
009	DENNÍ MÍSTNOST	31,58
010	KOLÁRNA	16,24
011	ÓKLIDOVÁ MÍSTNOST	1,70
012	WC MUŽI	12,11

LEGENDA:

- KANALIZACE SPLAŠKOVÁ (ZTI)
- KANALIZACE DEŠŤOVÁ (ZTI)
- KANALIZACE SPLAŠKOVÁ – SVODY (ZTI)
- KANALIZACE DEŠŤOVÁ – SVODY (ZTI)
- KANALIZACE SPLAŠKOVÁ (IO 02 AREÁLOVÁ KANALIZACE)
- KANALIZACE DEŠŤOVÁ (IO 02 AREÁLOVÁ KANALIZACE)

POZNÁMKY:

- MATERIÁL SVODNÉHO POTRUBÍ (POD PODLAHOU) – PVC KG.
- MATERIÁL PŘIPOJOVACÍHO, ODPADNÍHO A VĚTRACÍHO POTRUBÍ (NAD PODLAHOU) – PP HT.

ARCHITEKTONICKÉ ŘEŠENÍ:
KAMIL MRVA ARCHITECTS, s.r.o., Doc. Ing. arch. Kamil Mrva, Ph.D.
Žáhumní 1358 / 30c, 742 21 Kopřivnice
Spolupráce: Ing. arch. Jana Eliášová
Ing. arch. Veronika Bezděková

±0,000 = úroveň podlahy 2.NP stávající admin. budovy

Akce			
ADMINISTRATIVNÍ BUDOVA TELMAX VYSOKÉ MÝTO Areál společnosti TELMAX			
Investor	TELMAX s.r.o. Jiráskova 154, 566 01 Vysoké Mýto		
Projektant	B K N , spol. s r. o., Vladislavova 29/I, 566 01 Vysoké Mýto, www.bkn.cz		
Vypracoval	Zodpovědný projektant	Hlavní projektant	
Lukáš Jetmar	Ing. Petr Šafek	Ing. Vladimír Teplý	
rozdětko		pore č.	
Stupeň	DOKUMENTACE PRO SPOLEČNÉ POVOLENÍ		DŮR+DSP
Objekt	SO 01 - ADMINISTRATIVNÍ BUDOVA		
Obsah	D.1.1.4.1 ZDRAVOTNÉ TECHNICKÉ INSTALACE PŮDORYS 1.PP - KANALIZACE		Měřítko 1:100
Datum	Zak. číslo	Č. výkresu	
03.2023	6509/23	D.1.1.4.1.2	