


BLOK


BLOK 90/91

90


A

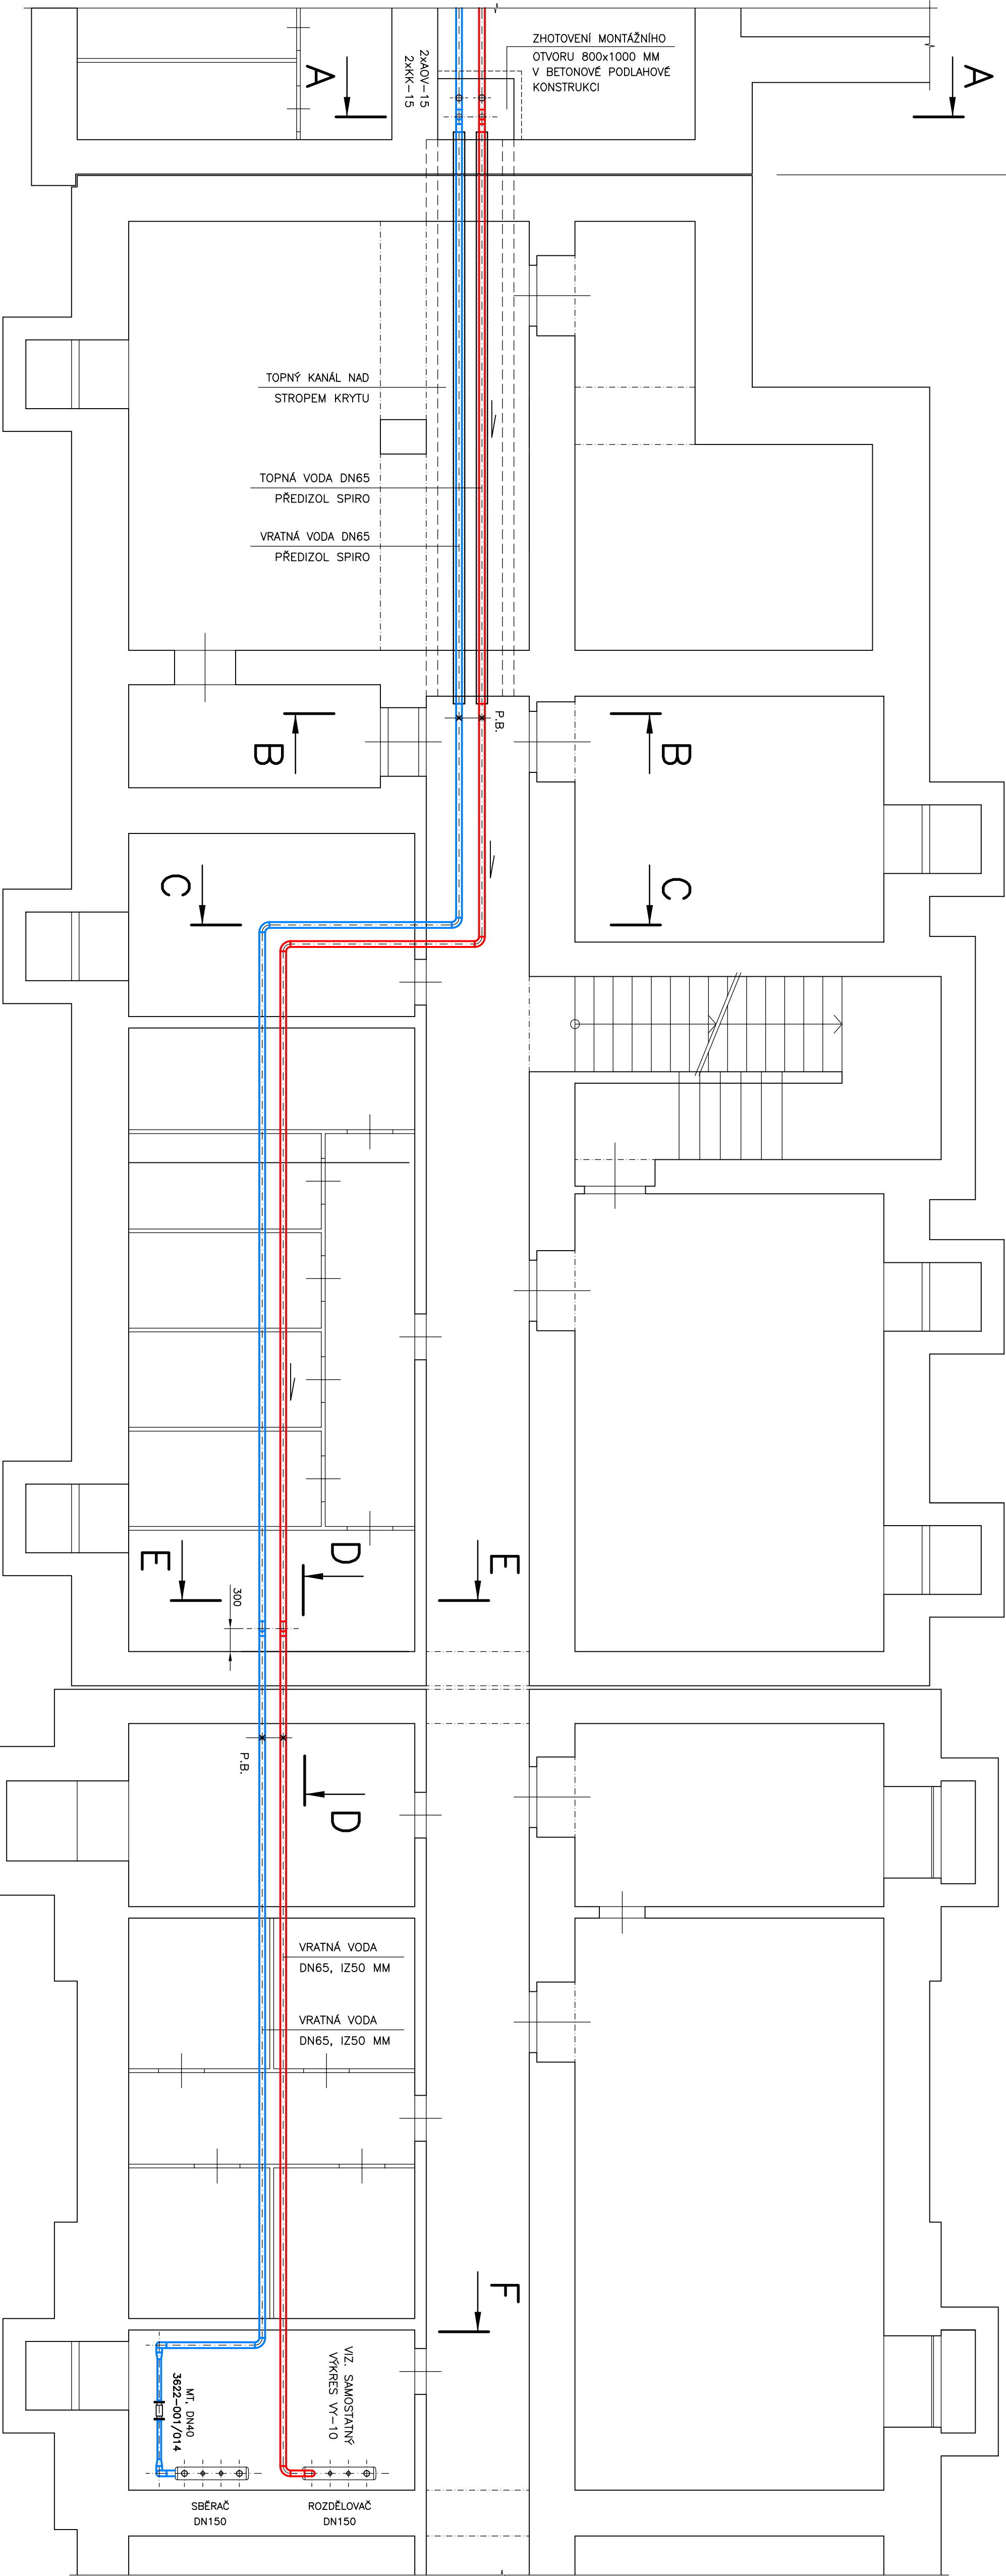

A – A

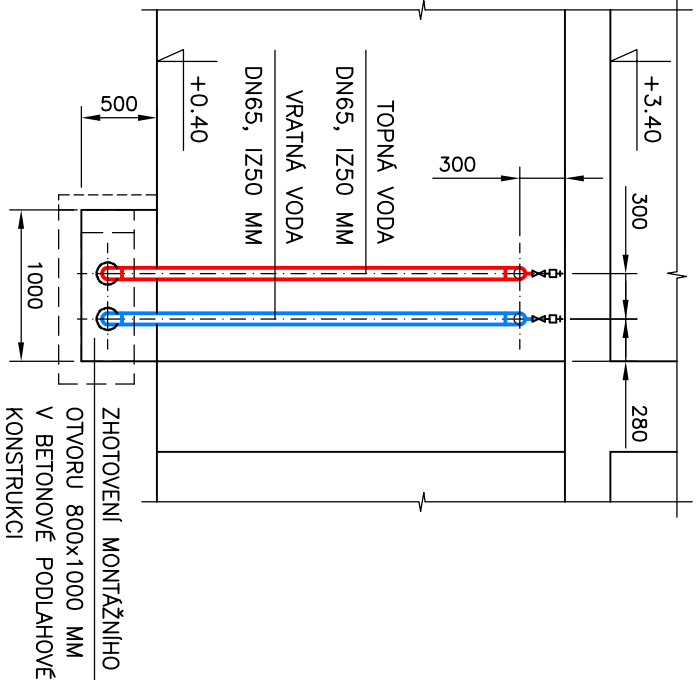


B – B

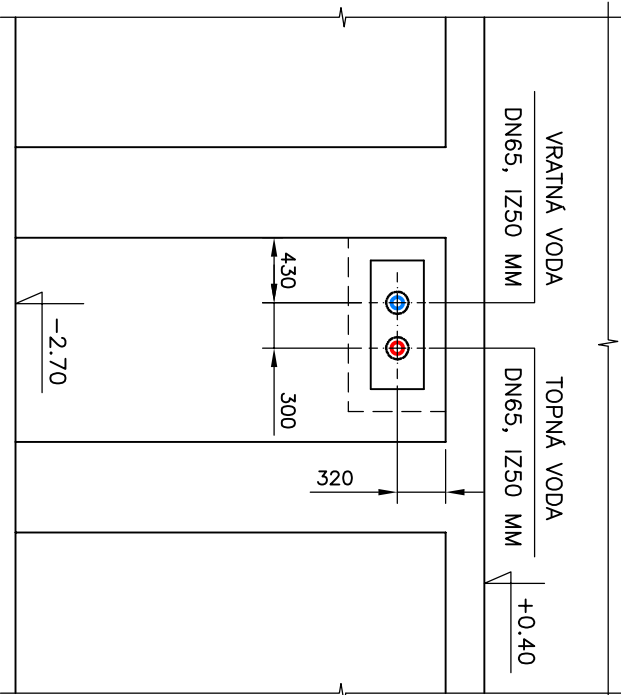


NOVÉ OCELOVÉ TRUBKY BEZESVĚ
SEKUNDÁRNÍ ČÁST (90°C)
DN15 – ø21,3x2,65 MM
DN20 – ø26,9x2,65 MM
DN25 – ø33,7x3,25 MM
DN32 – ø42,4x3,25 MM
DN40 – ø48,3x3,65 MM
DN50 – ø60,3x3,65 MM
DN65 – ø68,3x3,20 MM
DN80 – ø76,2x3,60 MM
DN100 – ø114,3x4,50 MM
DN125 – ø139,7x4,50 MM
DN150 – ø168,3x4,50 MM

VOLNÁ PODPĚRA–NOVÁ


M 1 : 10

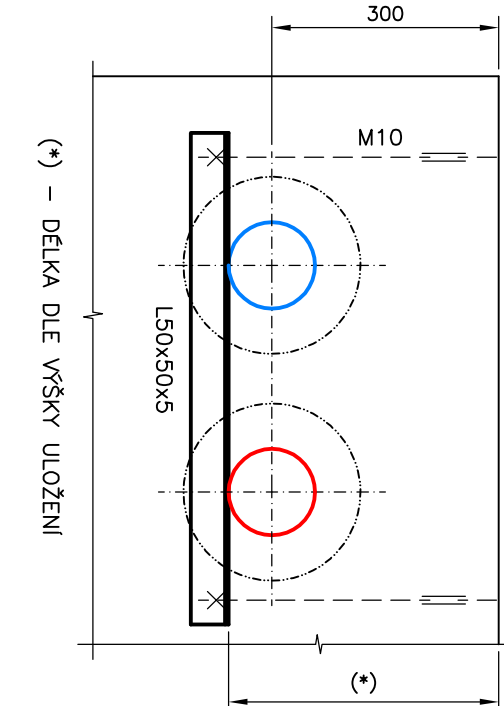


C – C

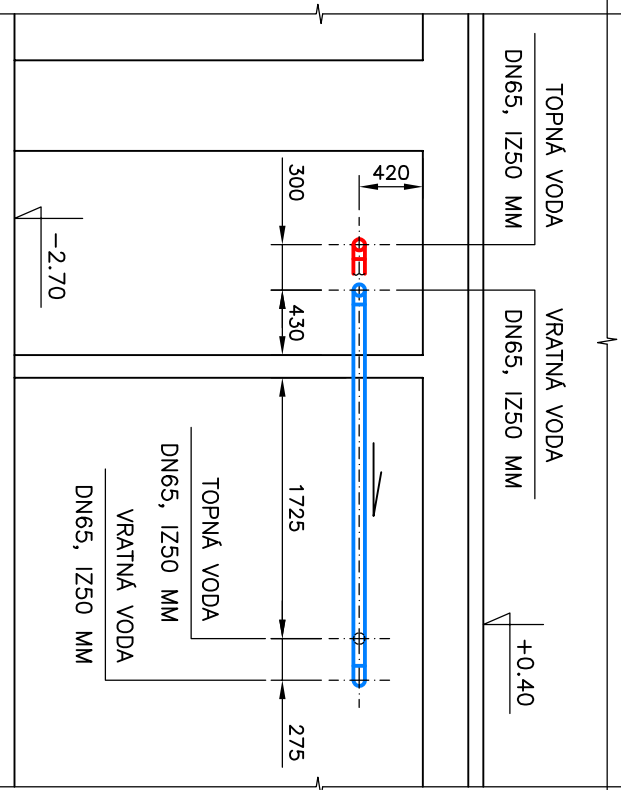


D – D

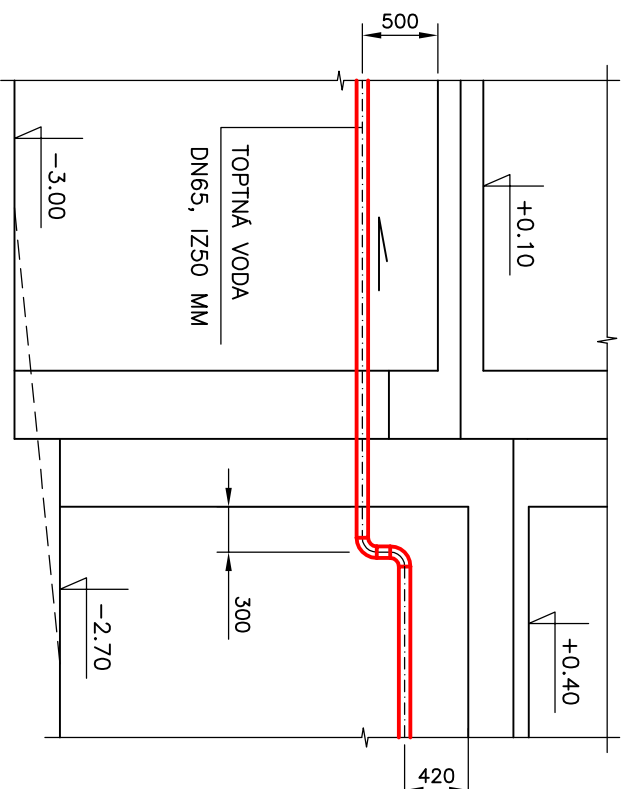


E – E

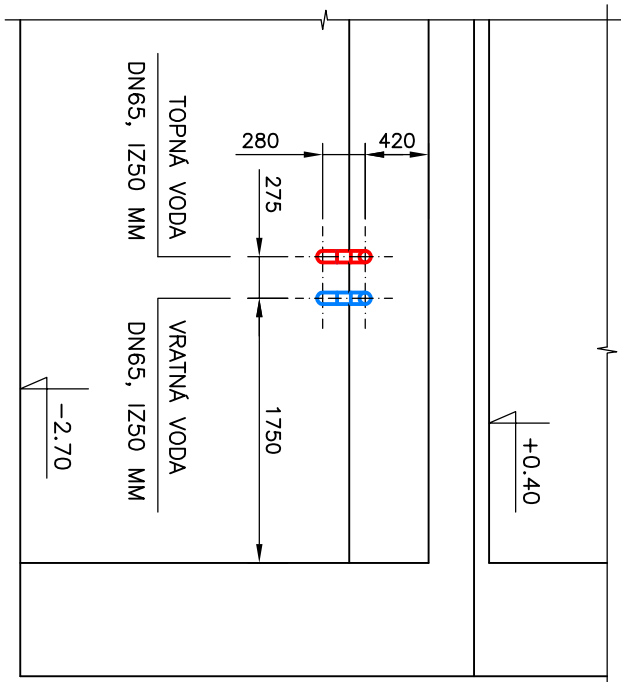

F – F

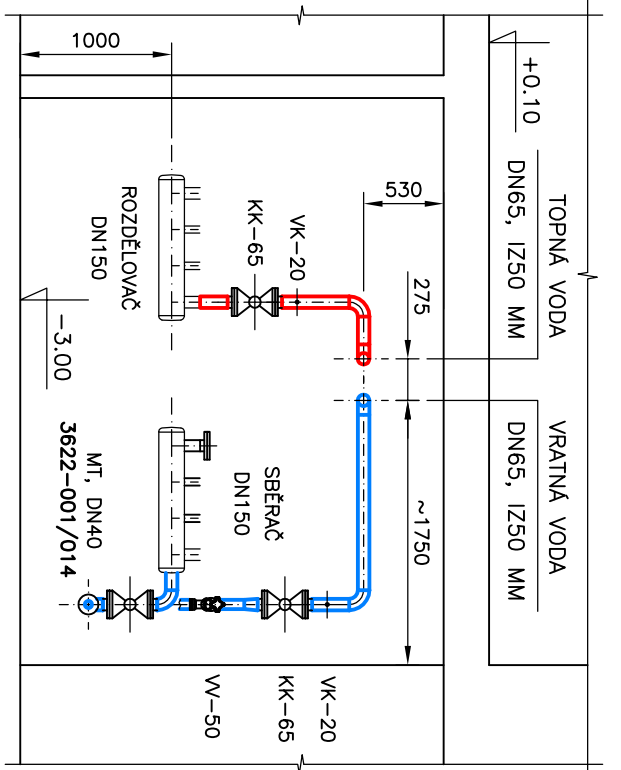

MINIMÁLNÍ VZDÁLENOSTI ULOŽENÍ POTRUBÍ
DN65 – DELKA L_{min} = 3400 MM
DN80 – DELKA L_{min} = 4000 MM
DN100 – DELKA L_{min} = 5000 MM
DN125 – DELKA L_{min} = 5600 MM
DN150 – DELKA L_{min} = 5600 MM

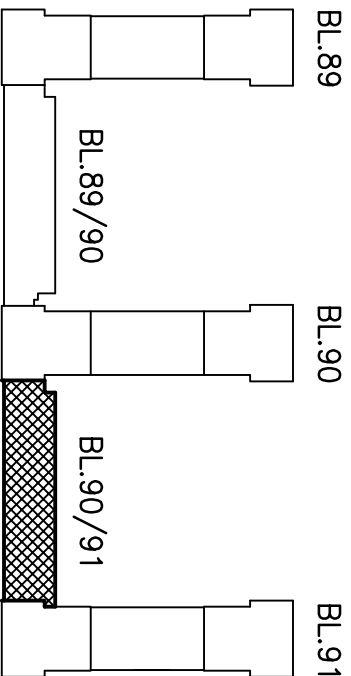

Ing. VACLAV REMUTA		Ing. VACLAV REMUTA	
PRŮJEKČNÍ ČÍSLO: 3372		PRŮJEKČNÍ ČÍSLO: 3372	
INVESTOR: STAVOBÝVACÍ FAKULTA, O.Š., TEPLAŘSKÁ 2, KOMBÁNY		INVESTOR: STAVOBÝVACÍ FAKULTA, O.Š., TEPLAŘSKÁ 2, KOMBÁNY	
AKCE: REKONSTRUKCE POTRUBÍ OŠTŘEDNÍHO TOPENÍ		AKCE: REKONSTRUKCE POTRUBÍ OŠTŘEDNÍHO TOPENÍ	
OKRESU VS 22, MOST		OKRESU VS 22, MOST	
D.1.4 TECHNICKÁ PROSTŘEDÍ STAVEB – VYTÁPĚNÍ		D.1.4 TECHNICKÁ PROSTŘEDÍ STAVEB – VYTÁPĚNÍ	
PŮDORYS 1.PP – BLOK 90/91		PŮDORYS 1.PP – BLOK 90/91	
MĚŘÍTKO: 1 : 50		MĚŘÍTKO: 1 : 50	
ČÍSLO VÝKRESU: VI-06		ČÍSLO VÝKRESU: VI-06	