


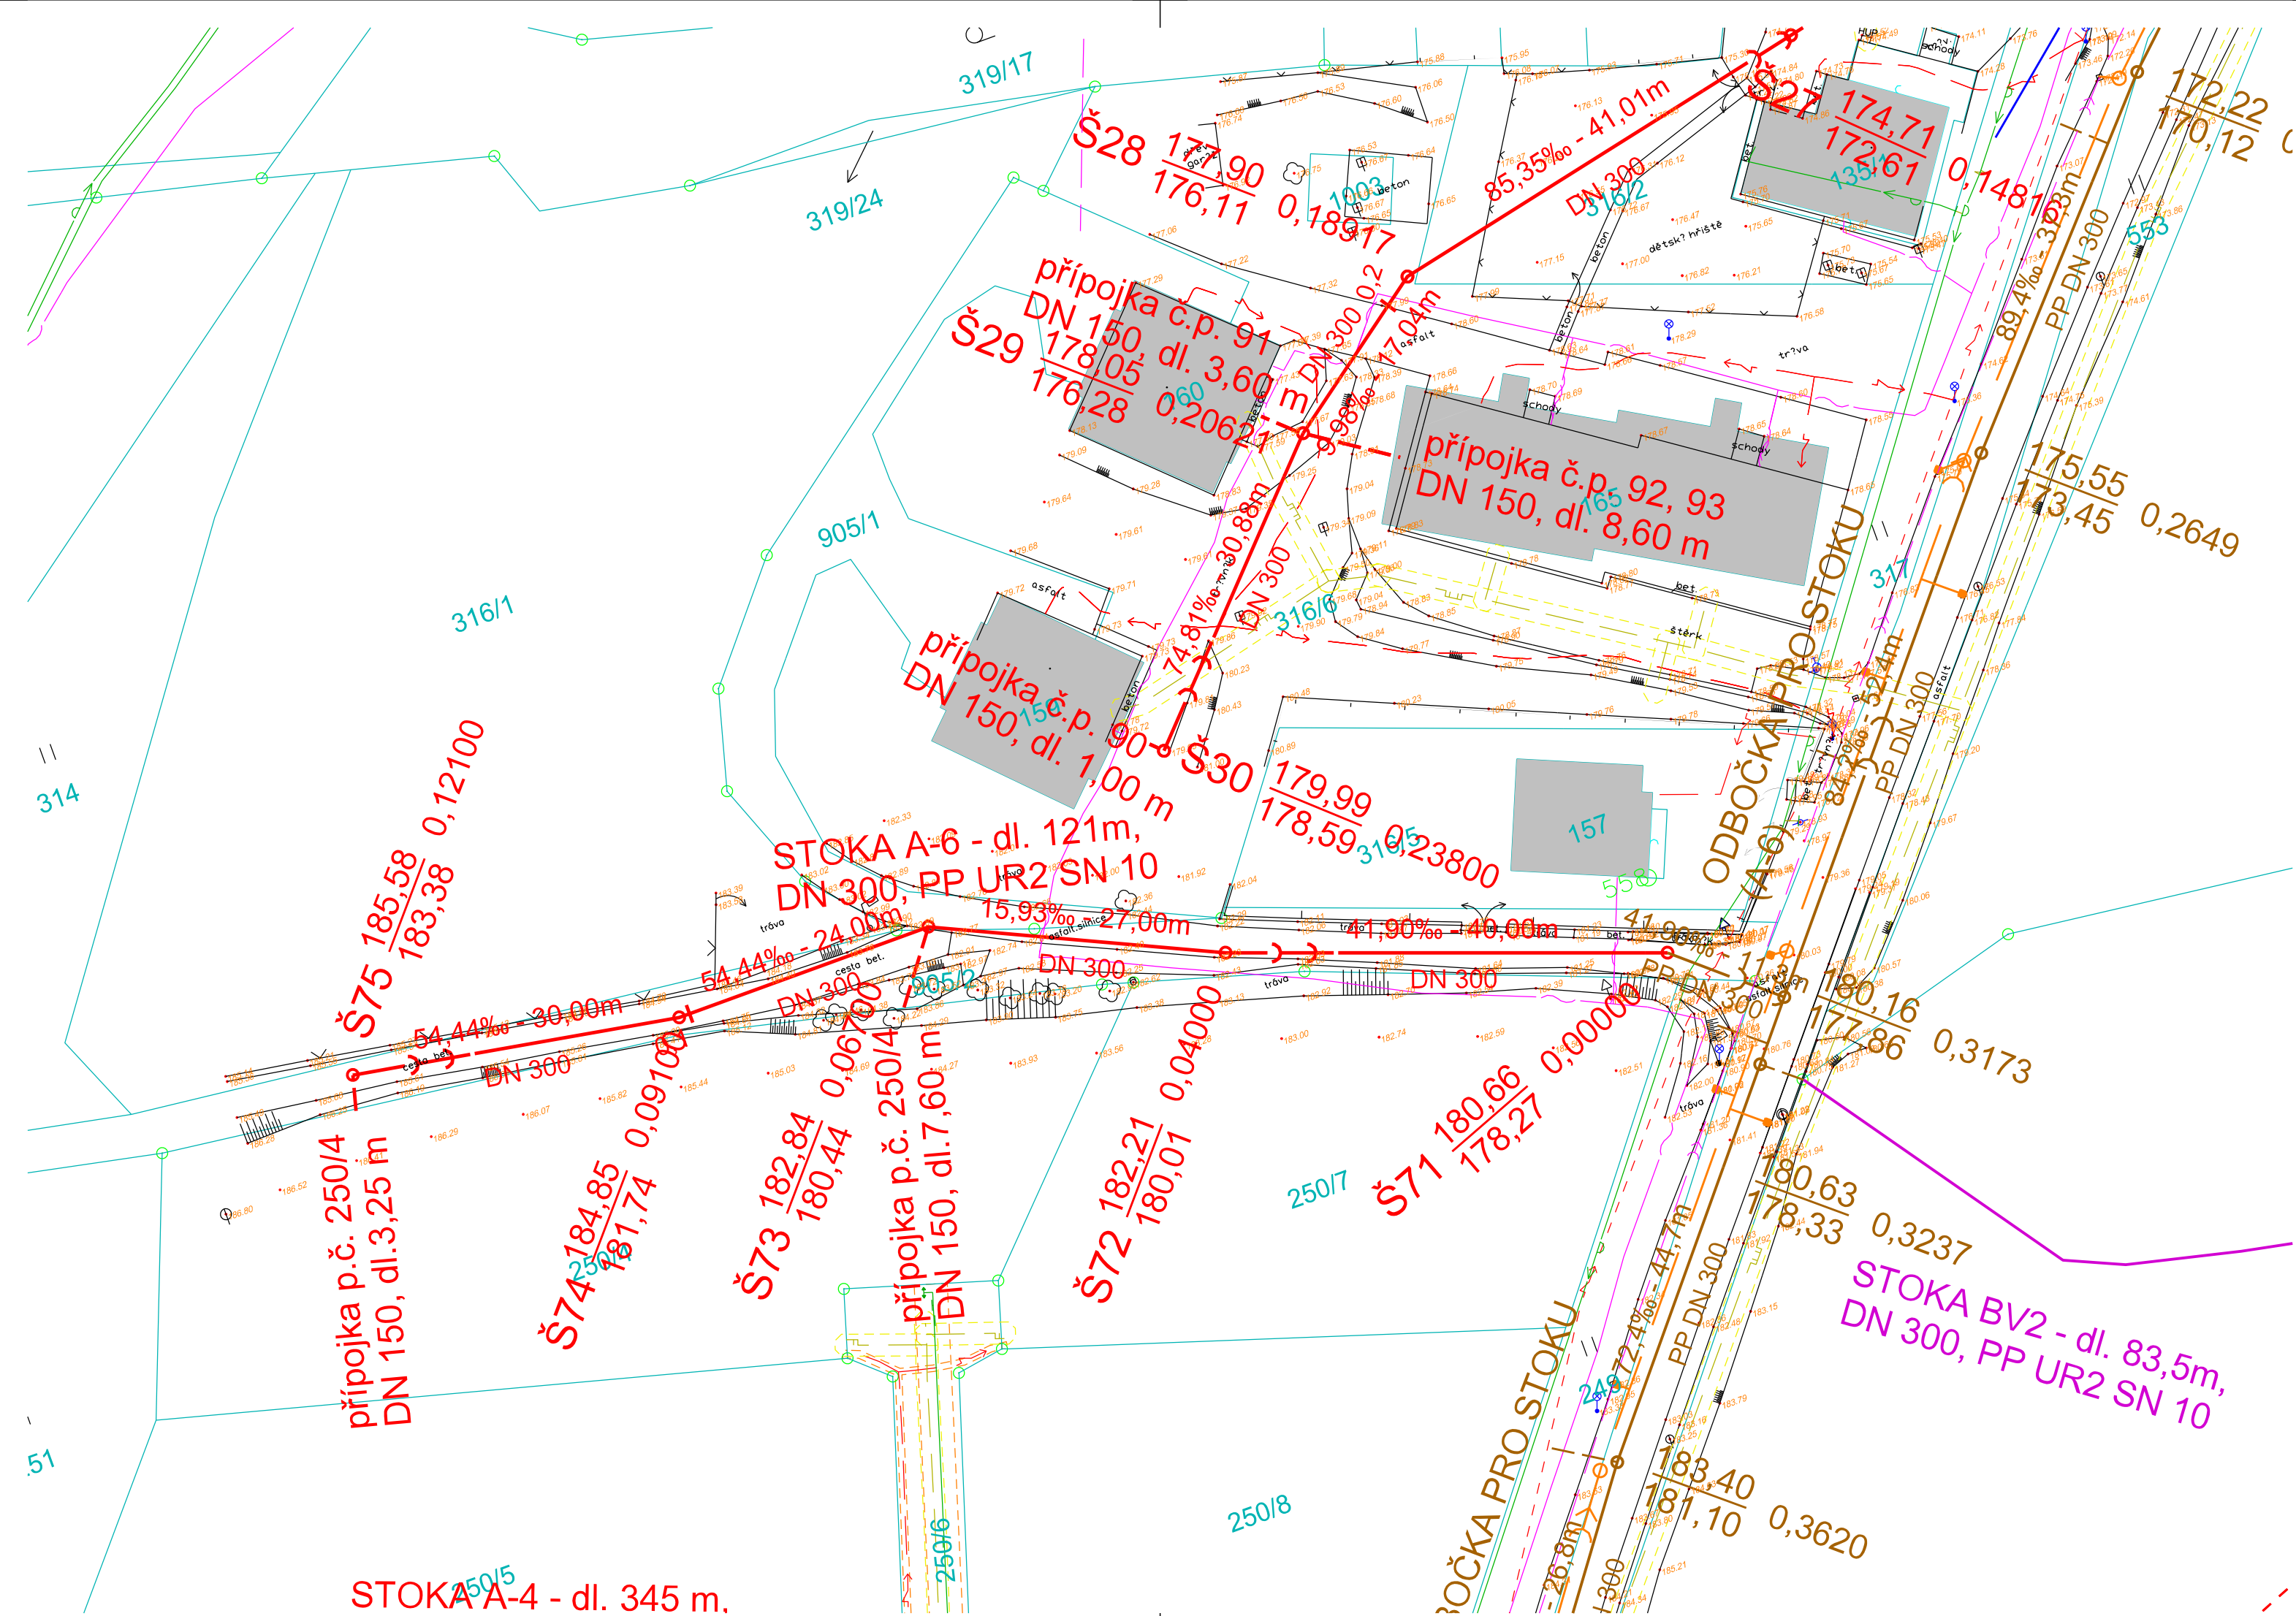

LEGENDA

- Navržená gravitační stoka splaškové kanalizace
Potrubí PP DN300
- Navržená kanalizační přípojka
Potrubí PP DN150 – předpokládaná trasa přepojení – *
- Navržený kanalizační výtlak
Potrubí PEHD PN 10
- Navržená elektrická přípojka NN
- Navržená čerpací stanice odpadních vod
- Navržená betonová vstupní šachta (DN1000)
- Katastrální mapa – hranice pozemků
- Stávající vodovodní potrubí (SŽVK a.s.)
- Rekonstrukce vodovodu (SŽVK a.s.)
– Investice SUS
*DC 037 014 Malšovice, od č.p. 82 – č.p. 35, rekonstrukce vodovodu
- Stávající splašková kanalizace (Obec Malšovice)
- Stávající dešťová kanalizace (Obec Malšovice)
- Oprava dešťové kanalizace (Obec Malšovice)
– Investice SUS
*Oprava silnice II/25380 v Malšovicích – oprava dešťové kanalizace
- Trasa elektrického silového vedení NN podzemní (ČEZ Distribuce, a.s.)
- Trasa elektrického silového vedení NN nadzemní (ČEZ Distribuce a.s.)
- Trasa elektrického silového vedení VN podzemní (ČEZ Distribuce, a.s.)
- Trasa elektrického silového vedení VN nadzemní (ČEZ Distribuce a.s.)
- Podzemní metalické vedení (Telco Pro Services, a.s.)
- Stávající optický kabel a HDPE trubky
(České Radiokomunikace a.s.)
- Stávající optická či metalická síť
(CETIN – Česká telekomunikační infrastruktura a.s.)
- Mikrovlnné (MV) spoje
(T-Mobile Czech Republic, a.s.)
- Stávající dálkový metalický kabel SŽDC
(ČD – Telematika a.s.)
- Stávající dálkový optický kabel SŽDC
(ČD – Telematika a.s.)
- Stávající veřejný řád STL plynovodu (GasNet, s.r.o.)

SOUVISEJÍCÍ STAVBY

- DSP/DPS – "Malšovice – splašková kanalizace"
02/2020; B–PROJEKTY Teplice s.r.o.
- Územní studie – "Malšovice, plocha BV2
– splašková kanalizace"
06/2019; Ing. Vladimír Řezník

Členění stavby:

- SO 01 Zkapacitnění ČOV Malšovice
- SO 02 ČSOV 1 Malšovice
- SO 03 ČSOV 2 Malšovice
- SO 04 Kanalizace – gravitační řady
- SO 05 Kanalizace – V1 a V2
- SO 06 Přípojka NN ČSOV 1
- SO 06 Přípojka NN ČSOV 2

SOUŘADNICOVÝ SYSTÉM: S–UTSK
VÝŠKOVÝ SYSTÉM: B.p.v.
OBEC: Malšovice (562718)
KATASTRÁLNÍ UZEMÍ: Malšovice (691348)
OKRES: Děčín

AZ CONSULT, spol. s r.o.
Číslo zakázky.....**223/13**
Výrobek uvolněn k použití
Datum.....**06.2020**

* Pozn.:
– způsob napojení a trasa kanalizačních přípojek k jednotlivým objektům je zakreslena orientačně.
– nutno zkoordinovat po zpracování PD pro přepojení kanalizačních přípojek – není součástí této PD.

Revize č.1 z 06/2020

Odpov. proj.:	Ing. Martin David	AZCONSULT spol. s r. o. Klíšská 12, 400 01 Ústí nad Labem Tel.: 475 240 888 Tel/fax.: 475 240 864 E-mail: azconsult@azconsult.cz ČSN EN ISO 9001
Vypracoval:	Andreas Schmidt	
Kontroloval:	Ing. Martin David	
Kraj:	Ústecký Místo: Malšovice	
Objednatel:	Obec Malšovice, Malšovice 16, 405 02 Děčín 2	
Akce:	Malšovice - Kanalizace a ČOV II. etapa	
Výkres:	Podrobná situace stavby - část 3	
Zn. souboru: ...		Č. paré : Č. přílohy: D.2.3
Stupeň: DPS	Formát: 4x A4	
Č. zak.: 223/13	Datum: VII. 2014	
Měřítko: 1: 500		

DOKUMENTACI LZE UŽÍVAT POUZE VE SMYSLU PŘÍSLUŠNÉ SMLOUVY O DÍLO. KOPÍROVÁNÍ A ROZŠÍŘOVÁNÍ POUZE PO PŘEDCHOZÍM SOUHLASU AZ CONSULT spol. s r.o.