


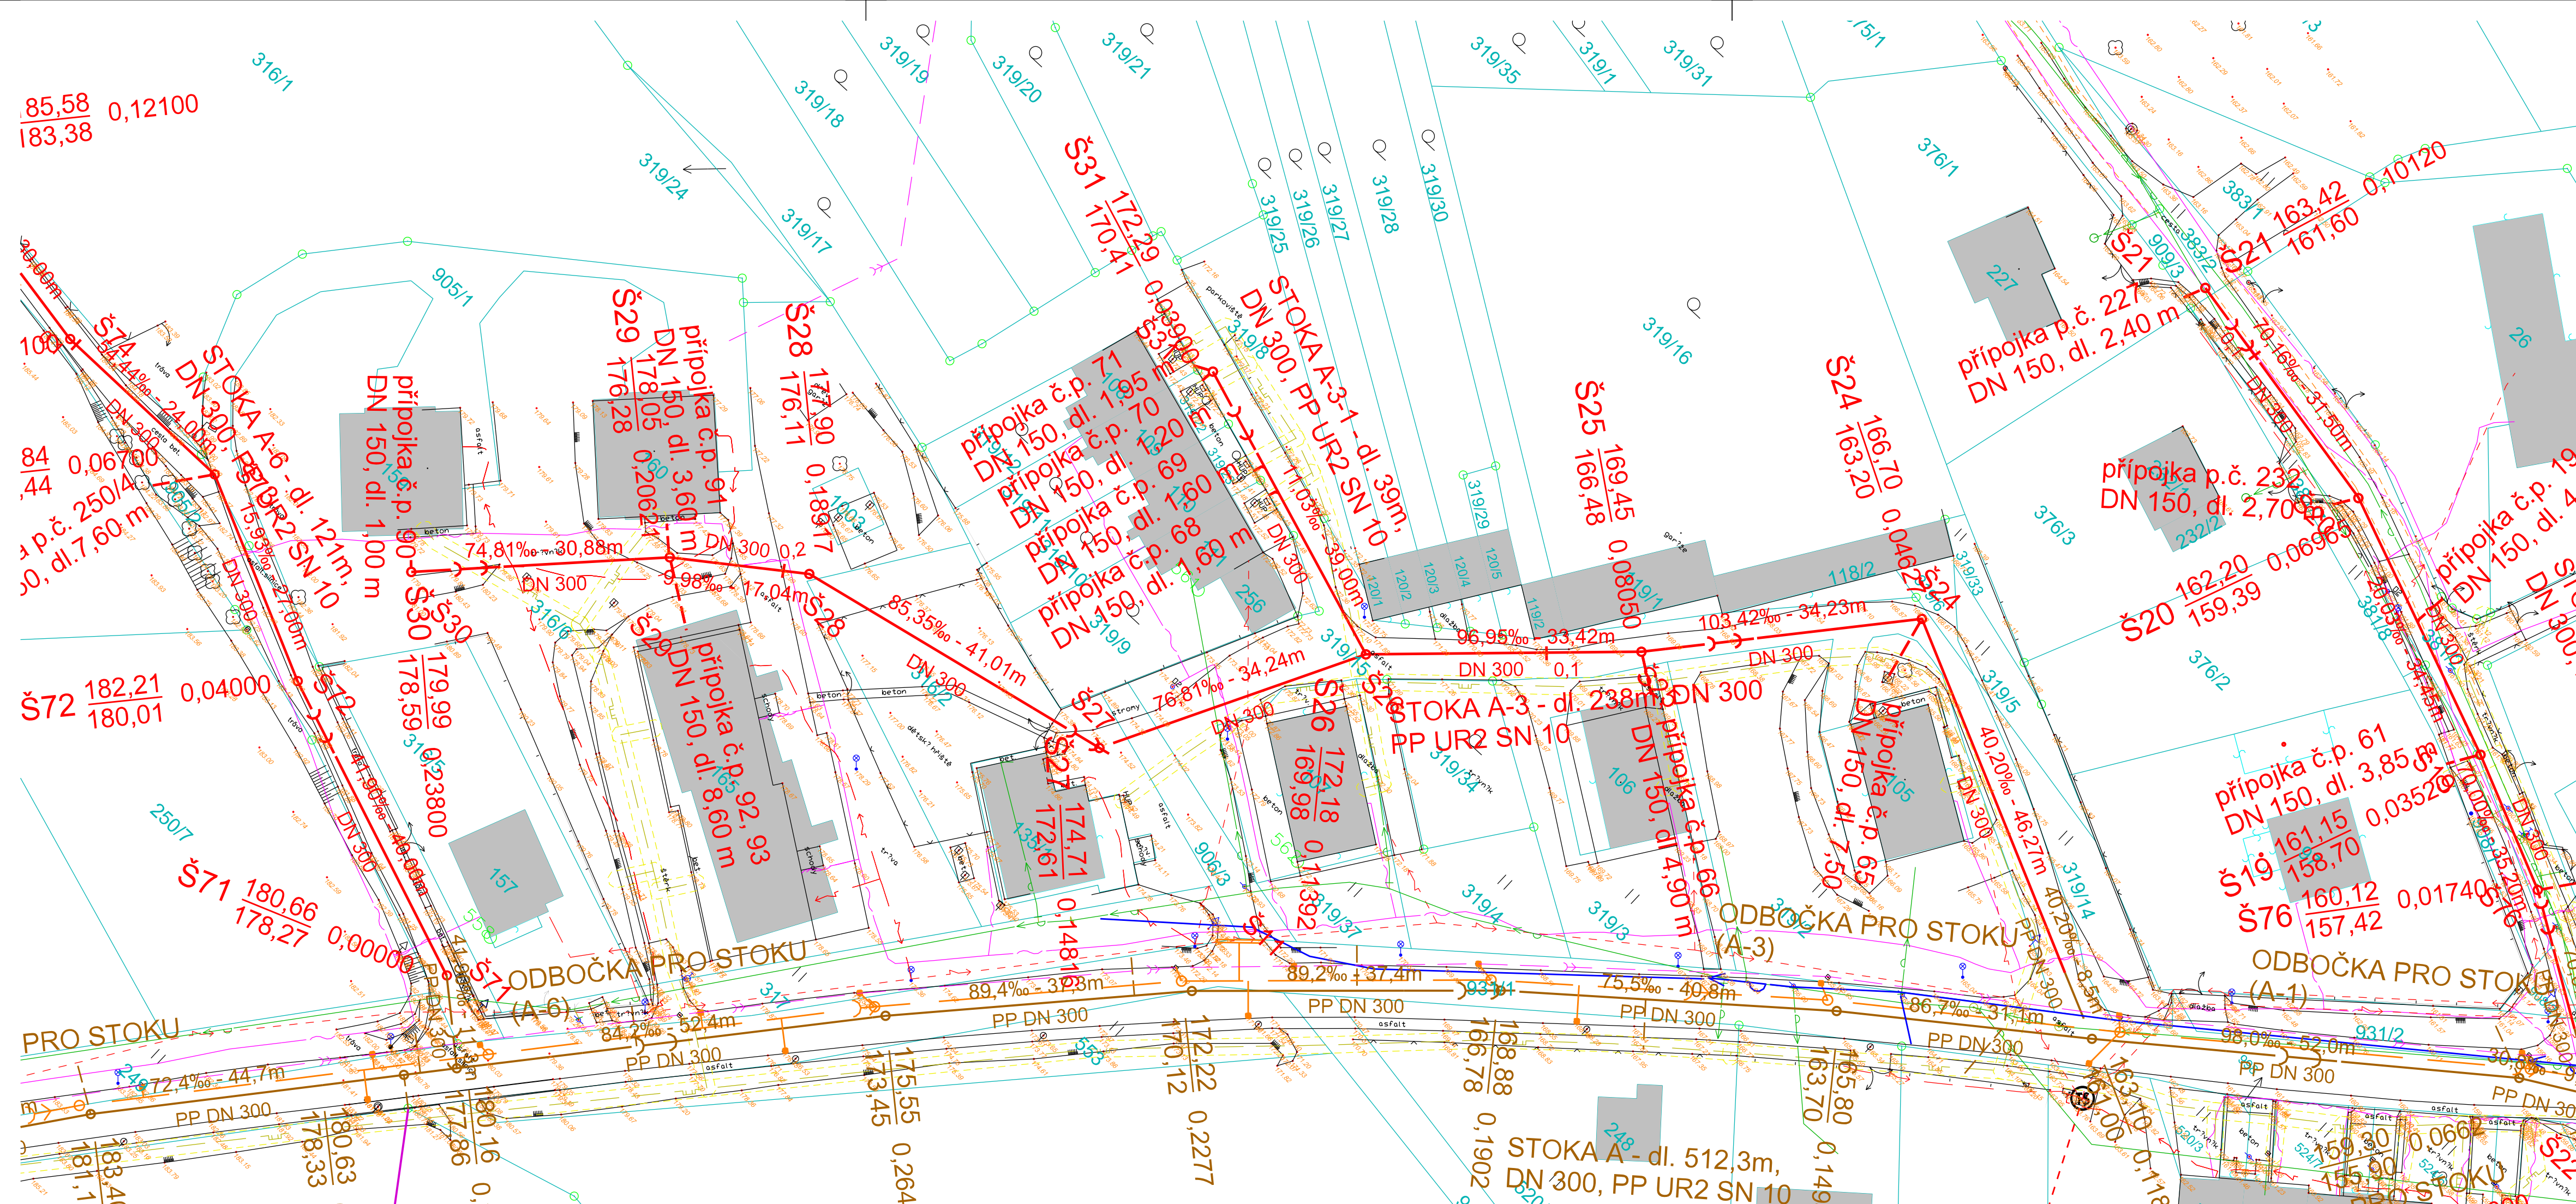

LEGENDA

- Navržená gravitační stoka splaškové kanalizace
Potrubí PP DN300
- Navržená kanalizační přípojka
Potrubí PP DN150 – předpokládaná trasa přepojení –
- Navržený kanalizační výtlak
Potrubí PEHD PN 10
- Navržená elektrická přípojka NN
- Navržená čerpací stanice odpadních vod
- Navržená betonová vstupní šachta (DN1000)
- Katastrální mapa – hranice pozemků
- Stávající vodovodní potrubí (SeVK a.s.)
- Rekonstrukce vodovodu (SeVK a.s.)
– Investice SUS
"DC 037 014 Malšovice, od č.p. 82 – č.p. 35, rekonstrukce vodovodu"
- Stávající splašková kanalizace (Obec Malšovice)
- Stávající dešťová kanalizace (Obec Malšovice)
- Oprava dešťové kanalizace (Obec Malšovice)
– Investice SUS
"Oprava silnice II/25380 v Malšovicích – oprava dešťové kanalizace"
- Trasa elektrického silového vedení NN podzemní (ČEZ Distribuce, a.s.)
- Trasa elektrického silového vedení NN nadzemní (ČEZ Distribuce a.s.)
- Trasa elektrického silového vedení VN podzemní (ČEZ Distribuce, a.s.)
- Trasa elektrického silového vedení VN nadzemní (ČEZ Distribuce a.s.)
- Podzemní metalické vedení (Telco Pro Services, a.s.)
- Stávající optický kabel a HDPE trubky
(České Radiokomunikace a.s.)
- Stávající optická či metalická síť
(CETIN – Česká telekomunikační infrastruktura a.s.)
- Mikrovlnné (MV) spoje
(T-Mobile Czech Republic, a.s.)
- Stávající dálkový metalický kabel SŽDC
(ČD – Telematika a.s.)
- Stávající dálkový optický kabel SŽDC
(ČD – Telematika a.s.)
- Stávající veřejný řád STL plynovodu (GasNet, s.r.o.)

SOUVISEJÍCÍ STAVBY

- DSP/DPS – "Malšovice – splašková kanalizace"
02/2020; B – PROJEKTY Teplice s.r.o.
- Územní studie – "Malšovice, plocha BV2
– splašková kanalizace"
06/2019; Ing. Vladimír Řezník

Členění stavby:

- SO 01 Zkapacitnění ČOV Malšovice
- SO 02 ČSOV 1 Malšovice
- SO 03 ČSOV 2 Malšovice
- SO 04 Kanalizace – gravitační řady
- SO 05 Kanalizace – V1 a V2
- SO 06 Přípojka NN ČSOV 1
- SO 06 Přípojka NN ČSOV 2

SOUŘADNICOVÝ SYSTÉM: S-JTSK
VÝŠKOVÝ SYSTÉM: B.p.v.
OBEC: Malšovice (562718)
KATASTRÁLNÍ UZEMÍ: Malšovice (691348)
OKRES: Děčín

AZ CONSULT, spol. s r. o.
Číslo zakázky.....**223/13**
Výrobek uvolněn k použití
Datum.....**06.2020**

* Pozn.:
– způsob napojení a trasa kanalizačních přípojek k jednotlivým objektům je zakreslena orientačně,
– nutno zkoordinovat po zpracování PD pro přepojení kanalizačních přípojek – není součástí této PD.

Revize č.1 z 06/2020

Odpov. proj.:	Ing. Martin David
Vypracoval:	Andreas Schmidt
Kontroloval:	Ing. Martin David
Kraj:	Ústecký
Místo:	Malšovice
Objednatel:	Obec Malšovice, Malšovice 16, 405 02 Děčín 2
Akte:	Malšovice - Kanalizace a ČOV II. etapa
Výkres:	Podrobná situace stavby - část 4

Zn. souboru: ...

Stupeň: DPS	Formát: 5x A4
Č. zak.: 223/13	Č. paré :
Datum: VII. 2014	
Měřítko: 1: 500	Č. přílohy: D.2.4

DOKUMENTACI LZE UŽÍVAT POUZE VE SMYSLU PŘÍSLUŠNÉ SMLOUVY O DÍLO, KOPIROVÁNÍ A ROZŠÍŘOVÁNÍ POUZE PO PŘEDCHOZÍM SOUHLASU AZ CONSULT spol. s r. o.