


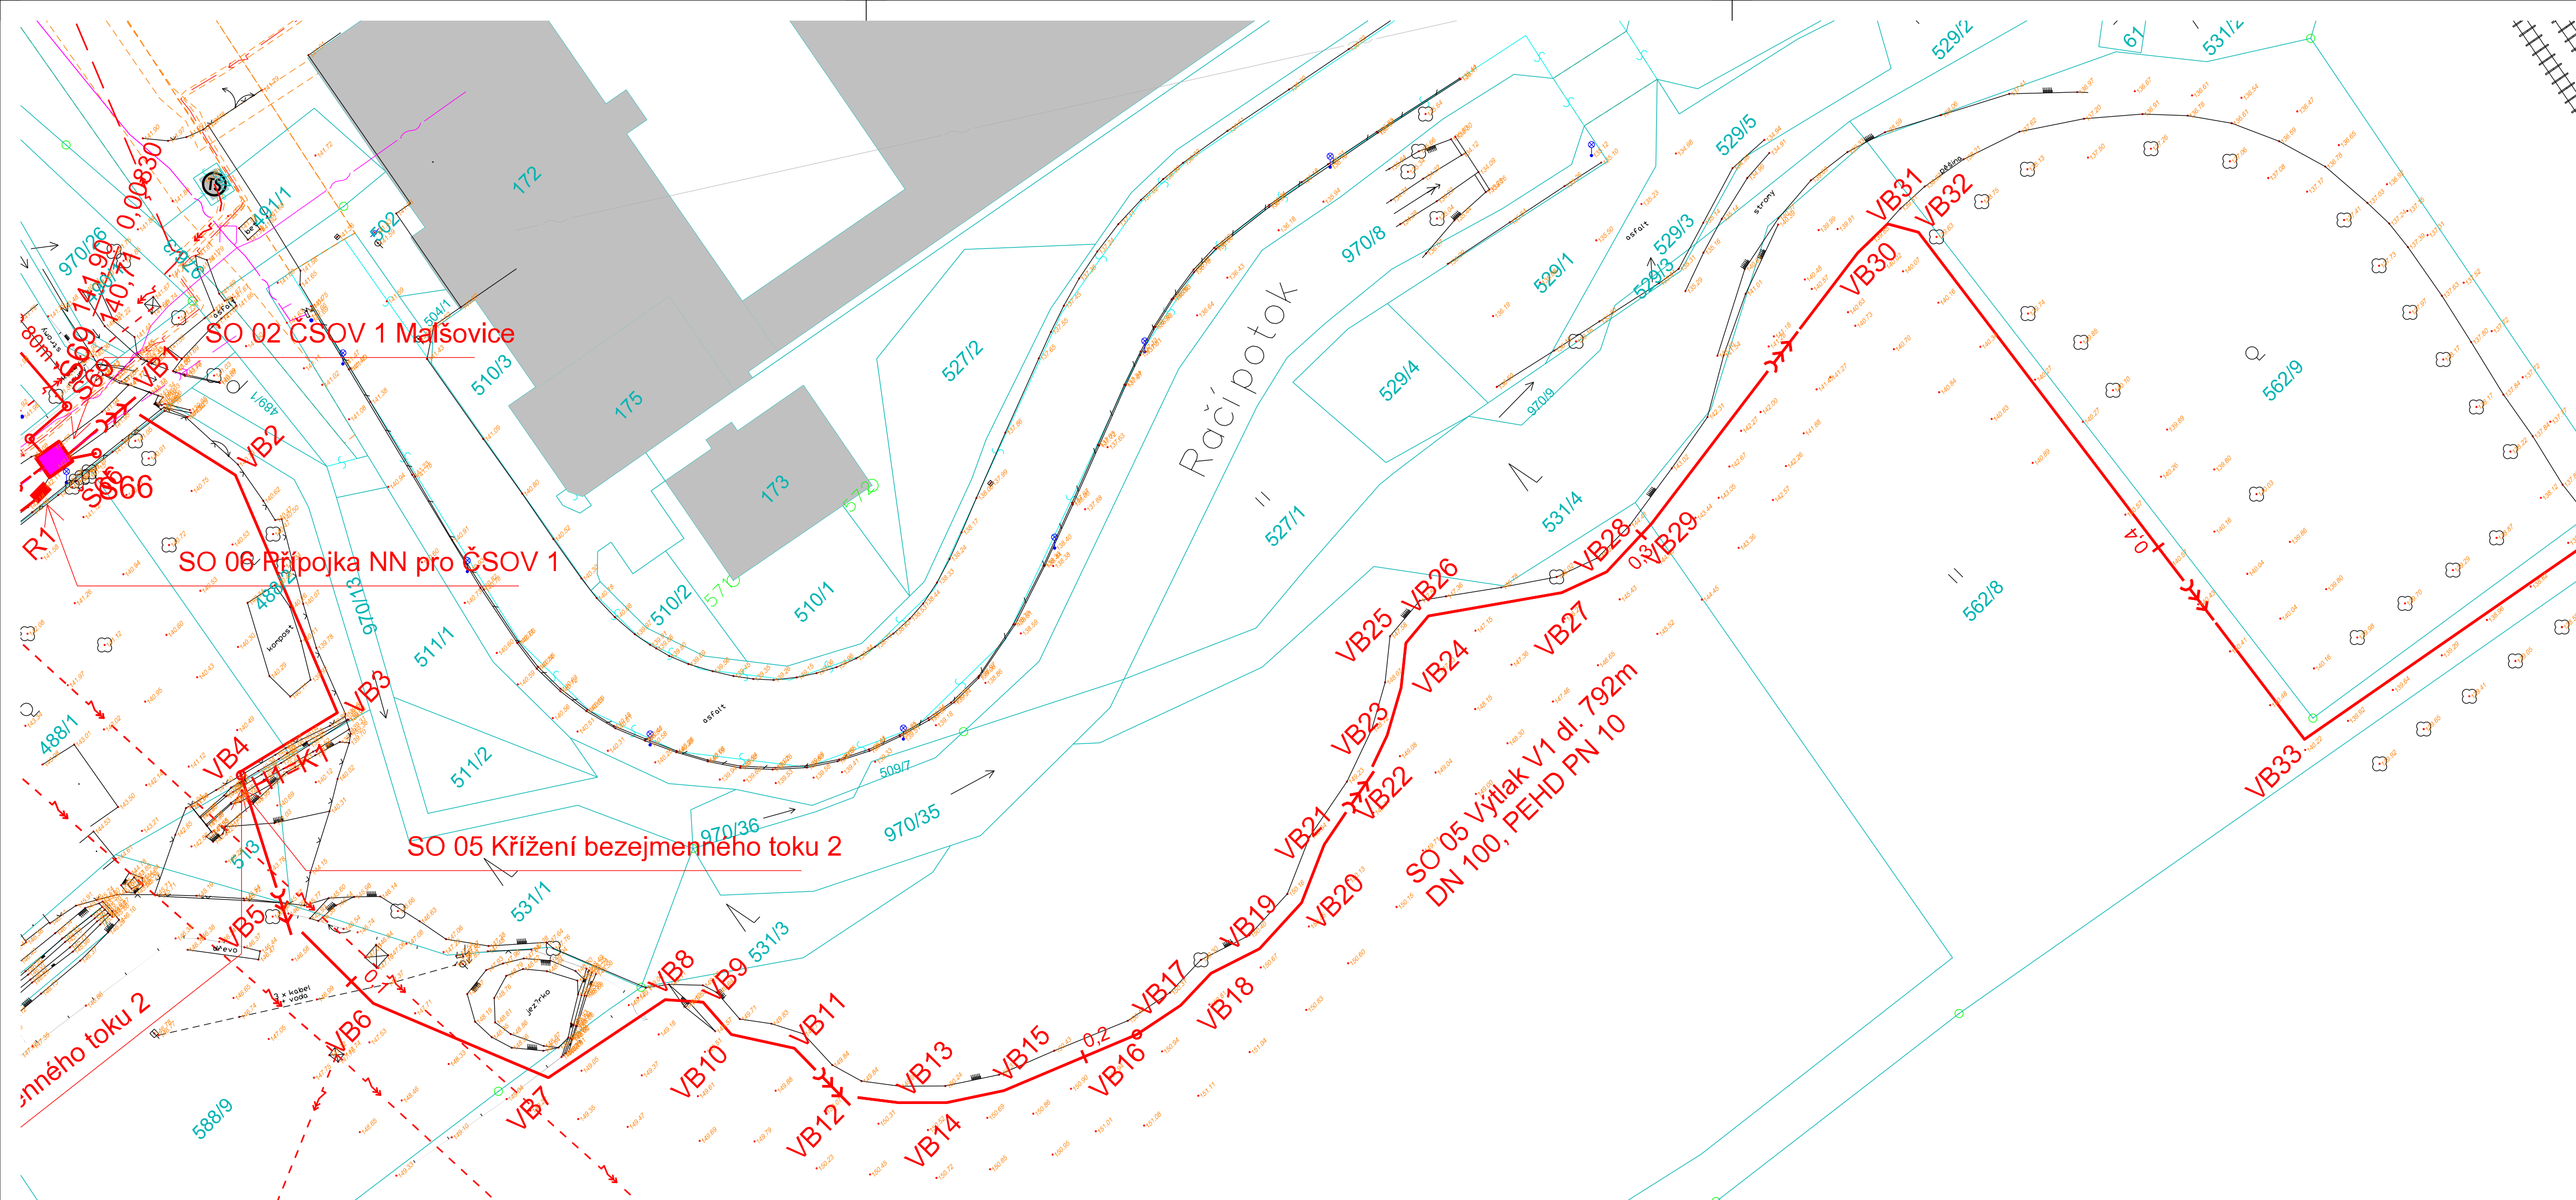

LEGENDA

- | | | | |
|--|---|--|--|
| | Navržená gravitační stoka splaškové kanalizace
Potrubí PP DN300 | | Stávající vodovodní potrubí (Sévk a.s.) |
| | Navržená kanalizační přípojka
Potrubí PP DN150 - předpokládaná trasa přepojení - | | Rekonstrukce vodovodu (Sévk a.s.)
- Investice SUS
"DC 037 014 Malšovice, od č.p. 82 - č.p. 35, rekonstrukce vodovodu" |
| | Navržený kanalizační výtlač
Potrubí PEHD PN 10 | | Stávající splašková kanalizace (Obec Malšovice) |
| | Navržená elektrická přípojka NN | | Stávající dešťová kanalizace (Obec Malšovice) |
| | Navržená čerpací stanice odpadních vod | | Oprava dešťové kanalizace (Obec Malšovice)
- Investice SUS
"Oprava silnice II/25380 v Malšovicích - oprava dešťové kanalizace" |
| | Navržená betonová vstupní šachta (DN1000) | | Trasa elektrického silového vedení NN podzemní (ČEZ Distribuce, a.s.) |
| | Katastrální mapa - hranice pozemků | | Trasa elektrického silového vedení NN nadzemní (ČEZ Distribuce a.s.) |
| | | | Trasa elektrického silového vedení VN podzemní (ČEZ Distribuce, a.s.) |
| | | | Trasa elektrického silového vedení VN nadzemní (ČEZ Distribuce a.s.) |
| | | | Podzemní metalické vedení (Telco Pro Services, a.s.) |
| | | | Stávající optický kabel a HDPE trubky
(České Radiokomunikace a.s.) |
| | | | Stávající optická či metalická síť
(ČETIN - Česká telekomunikační infrastruktura a.s.) |
| | | | Mikrovlnné (MV) spoje
(T-Mobile Czech Republic, a.s.) |
| | | | Stávající dálkový metalický kabel SŽDC
(ČD - Telematika a.s.) |
| | | | Stávající dálkový optický kabel SŽDC
(ČD - Telematika a.s.) |
| | | | Stávající veřejný řad STL plynovodu (GasNet, s.r.o.) |

NAVRHOVANÉ PLOCHY:

- OBJEKT
Stavební objekt ČSOV

SOUVISEJÍCÍ STAVBY

- DSP/DPS - "Malšovice - splašková kanalizace"
02/2020; B-PROJEKTY Teplice s.r.o.
- Územní studie - "Malšovice, plocha BV2
- splašková kanalizace"
06/2019; Ing. Vladimír Řezník

Členění stavby:

- SO 01 Zkapacitnění ČOV Malšovice
SO 02 ČSOV 1 Malšovice
SO 03 ČSOV 2 Malšovice
SO 04 Kanalizace - gravitační řady
SO 05 Kanalizace - V1 a V2
SO 06 Přípojka NN ČSOV 1
SO 06 Přípojka NN ČSOV 2

SOUDRÁDNICOVÝ SYSTÉM: S-JTSK VÝŠKOVÝ SYSTÉM: B.p.v. OBEC: Malšovice (562718) KATASTRÁLNÍ UZEMÍ: Malšovice (691348) OKRES: Děčín				AZ CONSULT, spol. s r.o. 223/13 Číslo zakázky..... Výrobek uvolněn k použití 06.2020 Datum.....			
* Pozn.: - způsob napojení a trasa kanalizačních přípojek k jednotlivým objektům je zakreslena orientačně. - nutno zkoordinovat po zpracování PD pro přepojení kanalizačních přípojek - není součástí této PD.							
Revize č.1 z 06/2020							
Odpov. proj.:		Ing. Martin David		 spol. s r. o. Klíšská 12, 400 01 Ústí nad Labem Tel.: 475 240 888 Tel/fax.: 475 240 864 E-mail: azconsult@azconsult.cz ČSN EN ISO 9001			
Vyracoval:		Andreas Schmidt					
Kontroloval:		Ing. Martin David					
Kraj:		Ústecký Misto: Malšovice					
Objednatel:		Obec Malšovice, Malšovice 16, 405 02 Děčín 2					
Akce:		Malšovice - Kanalizace a ČOV II. etapa		Zn. souboru: ...			
Výkres:		Podrobná situace stavby - část 7		Stupeň: DPS		Formát: 5x A4	
				Č. zak.: 223/13		Č. paré :	
				Datum: VII. 2014			
				Měřítko: 1: 500		Č. přílohy: D.2.7	
DOKUMENTACI LZE UŽÍVAT POUZE VE SMYSLU PŘÍSLUŠNÉ SMLOUVY O DÍLO, KOPIOVÁNÍ A ROZŠÍŘOVÁNÍ POUZE PO PŘEDCHOZÍM SOUHLASU AZ CONSULT spol. s r.o.							