



NOVÁ POJISTKOVÁ SKŘÍŇ EG.D

SO.05 PŘELOŽKA NN

STÁVAJÍCÍ KABEL NN (EG.D)

STÁVAJÍCÍ RUŠENÝ KABEL NN (EG.D)

KABEL PŘELOŽKY NN (EG.D)

KABELOVÁ PVC CHRÁNIČKA

SO.04 VEŘEJNÉ OSVĚTLENÍ

STÁVAJÍCÍ SVÍTIDLO VEŘEJNÉHO OSVĚTLENÍ

NOVÉ LED SVÍTIDLO VEŘEJNÉHO OSVĚTLENÍ 39W, TĚLO HLINÍK, DIFUZOR TVRZENÉ SKLO, 4600lm, 4000K, IK08, IP65 (STANDART PRODUKTU NAPŘ. PHILIPS, BRP102 LED55/740 II DM 42-60A LED)
SVÍTIDLO OSAZENO NA NOVÉM SADOVÉM BEZPATICOVÉM ŽÁROVÉ ZINKOVANÉM TRÍSTUPNÝM STOŽÁRU VEŘEJNÉHO OSVĚTLENÍ, VÝŠKA STOŽÁRU NAD TERÉNEM 6m, (STANDART PRODUKTU NAPŘ. AMAKO, TYP K6), S PRŮMĚREM D3=60mm. NA STOŽÁRU OSAZEN JEDNORAMENNÝ VÝLOŽNÍK l=0,5m (STANDART PRODUKTU NAPŘ. AMAKO, SK 1/60-500), VÝLOŽNÍK NA PRŮMĚR DŘÍKU STOŽÁRU d=60mm. PRŮMĚR STOŽÁRU D1=133mm.

NOVÉ LED SVÍTIDLA VEŘEJNÉHO OSVĚTLENÍ 39W, TĚLO HLINÍK, DIFUZOR TVRZENÉ SKLO, 4600lm, 4000K, IK08, IP65 (STANDART PRODUKTU NAPŘ. PHILIPS, BRP102 LED55/740 II DM 42-60A LED)
SVÍTIDLA OSAZENA NA NOVÉM SADOVÉM BEZPATICOVÉM ŽÁROVÉ ZINKOVANÉM TRÍSTUPNÝM STOŽÁRU VEŘEJNÉHO OSVĚTLENÍ, VÝŠKA STOŽÁRU NAD TERÉNEM 6m, (STANDART PRODUKTU NAPŘ. AMAKO, TYP K6), S PRŮMĚREM D3=60mm. NA STOŽÁRU OSAZEN DVOURAMENNÝ VÝLOŽNÍK 180°, l=0,5m (STANDART PRODUKTU NAPŘ. AMAKO, SK 2/60-500/180), VÝLOŽNÍK NA PRŮMĚR DŘÍKU STOŽÁRU d=60mm. PRŮMĚR STOŽÁRU D1=133mm.

NOVÉ LED SVÍTIDLO VEŘEJNÉHO OSVĚTLENÍ 29W, TĚLO HLINÍK, DIFUZOR TVRZENÉ SKLO, 3054lm, 4000K, IK08, IP65 (STANDART PRODUKTU NAPŘ. PHILIPS, BRP101 LED37/740 II DM)
SVÍTIDLO OSAZENO NA NOVÉM SADOVÉM BEZPATICOVÉM ŽÁROVÉ ZINKOVANÉM TRÍSTUPNÝM STOŽÁRU VEŘEJNÉHO OSVĚTLENÍ, VÝŠKA STOŽÁRU NAD TERÉNEM 4m, (STANDART PRODUKTU NAPŘ. AMAKO, TYP K4), S PRŮMĚREM D3=60mm. NA STOŽÁRU OSAZEN JEDNORAMENNÝ VÝLOŽNÍK l=0,5m (STANDART PRODUKTU NAPŘ. AMAKO, SK 1/60-500), VÝLOŽNÍK NA PRŮMĚR DŘÍKU STOŽÁRU d=60mm. PRŮMĚR STOŽÁRU D1=133mm.

NOVÉ LED SVÍTIDLO VEŘEJNÉHO OSVĚTLENÍ 41W, PRO OSVĚTLENÍ PŘECHODŮ PRO CHODCE, TĚLO HLINÍK, DIFUZOR TVRZENÉ SKLO, 6052lm, 4000K, IK08, IP65, PRAVOSTRANNÁ OPTIKA (STANDART PRODUKTU NAPŘ. PHILIPS, UniStreet)
SVÍTIDLO OSAZENO NA NOVÉM BEZPATICOVÉM ŽÁROVÉ ZINKOVANÉM TRÍSTUPNÝM STOŽÁRU VEŘEJNÉHO OSVĚTLENÍ PRO PRÍSVÍCENÍ PŘECHODŮ, VÝŠKA STOŽÁRU NAD TERÉNEM 6m (STANDART PRODUKTU NAPŘ. AMAKO, TYP STP6-B)
STOŽÁR JE V KOMPLETU OSAZEN ROVNÝM ŽÁROVÉ ZINKOVANÝM VÝLOŽNÍKEM DÉLKY 2000mm, NA PRŮMĚR DŘÍKU STOŽÁRU D3=89mm, PRŮMĚR VÝLOŽNÍKU PRO OSAZENÍ SVÍTIDLA JE 60mm (STANDART PRODUKTU NAPŘ. AMAKO, TYP UD1-2000/B).

NOVÉ LED SVÍTIDLO VEŘEJNÉHO OSVĚTLENÍ 41W, PRO OSVĚTLENÍ PŘECHODŮ PRO CHODCE, TĚLO HLINÍK, DIFUZOR TVRZENÉ SKLO, 6052lm, 4000K, IK08, IP65, PRAVOSTRANNÁ OPTIKA (STANDART PRODUKTU NAPŘ. PHILIPS, UniStreet)
SVÍTIDLO OSAZENO NA NOVÉM BEZPATICOVÉM ŽÁROVÉ ZINKOVANÉM TRÍSTUPNÝM STOŽÁRU VEŘEJNÉHO OSVĚTLENÍ PRO PRÍSVÍCENÍ PŘECHODŮ, VÝŠKA STOŽÁRU NAD TERÉNEM 6m (STANDART PRODUKTU NAPŘ. AMAKO, TYP STP6-C)
STOŽÁR JE V KOMPLETU OSAZEN ROVNÝM ŽÁROVÉ ZINKOVANÝM VÝLOŽNÍKEM DÉLKY 2000mm, NA PRŮMĚR DŘÍKU STOŽÁRU D3=114mm, PRŮMĚR VÝLOŽNÍKU PRO OSAZENÍ SVÍTIDLA JE 60mm (STANDART PRODUKTU NAPŘ. AMAKO, TYP UD1-3000/C).

NOVÝ KABEL VEŘEJNÉHO OSVĚTLENÍ

EL. SOUSTAVA : 3/PEN, AC, 50Hz,400/230V, TN-C
1/N/PE, AC, 50Hz,400/230V, TN-S

OCHRANA PŘED NEBEZPEČNÝM DOTYKEM : AUTOMATICKÝM ODPOJENÍM OD ZDROJE (POJISTKAMI, JISTIČI)

NOVÉ NAPÁJECÍ KABELY VEŘEJNÉHO OSVĚTLENÍ BUDOU ULOŽENY VE VOLNÉM TERÉNU A V CHODNÍCH V KABELOVÝCH RÝHÁCH V PVC CHRÁNIČKÁCH S KRYTÍM CHRÁNIČKY 70cm OD TERÉNU, NA KABELOVÉM PÍSKOVÉM LOŽÍ A ZAKRYTÉ VÝSTRAŽNOU FÓLIÍ š. 33cm.

VE ZPEVNĚNÝCH PLOCHÁCH BUDOU NOVÉ NAPÁJECÍ KABELY VEŘEJNÉHO OSVĚTLENÍ ULOŽENY V KABELOVÝCH RÝHÁCH V PVC CHRÁNIČKÁCH S KRYTÍM CHRÁNIČKY 100cm, CHRÁNIČKY BUDOU OBETONOVÁNY A ZAKRYTY VÝSTRAŽNOU FÓLIÍ š. 33cm.


V MÍSTECH KŘÍŽOVÁNÍ S OSTATNÍMI INŽENÝRSKÝMI SÍTĚMI A PŘI PŘECHODECH S KOMUNIKACÍ, BUDOU CHRÁNIČKY OBETONOVÁNY VRSTVOU 10cm BETONU.

NA DNO KABELOVÝCH RÝH BUDE ZALOŽEN ZEMNÍ DRÁT FeZn d=10mm, NA KTERÝ BUDOU POMOCÍ DRÁTŮ PRŮM. 10mm PŘIPOJENY KOSTRY STOŽÁRŮ VEŘEJNÉHO OSVĚTLENÍ. UZEMNĚNÍ VEŘEJNÉHO OSVĚTLENÍ BUDE PROPOJENO SE STÁVAJÍCÍ UZEMŇOVACÍ SÍTÍ VEŘEJNÉHO OSVĚTLENÍ.

PŘED ZAHÁJENÍM ZEMNÍCH PRACÍ JE NUTNO POŽÁDAT SPRÁVCE STÁVAJÍCÍCH INŽENÝRSKÝCH SÍTÍ O JEJICH ŘÁDNÉ VYTČENÍ S UDÁNÍM HLOUBKY JEJICH ULOŽENÍ, ABY NEDOŠLO K JEJICH POŠKOZENÍ PŘI VÝKOPOVÝCH PRACÍCH A ABY BYLO MOŽNO PŘI JEJICH KŘÍŽOVÁNÍ NEBO SOUBĚHU DODRŽET VZDÁLENOSTI PŘEDEPSANÉ NORMOU ČSN 73 6005.


ŘEZY KABELOVÝMI TRASAMI

ŘEZ A-A
VÝKOPY POD KOMUNIKACEMI
A PARKOVACÍMI STÁNÍMI

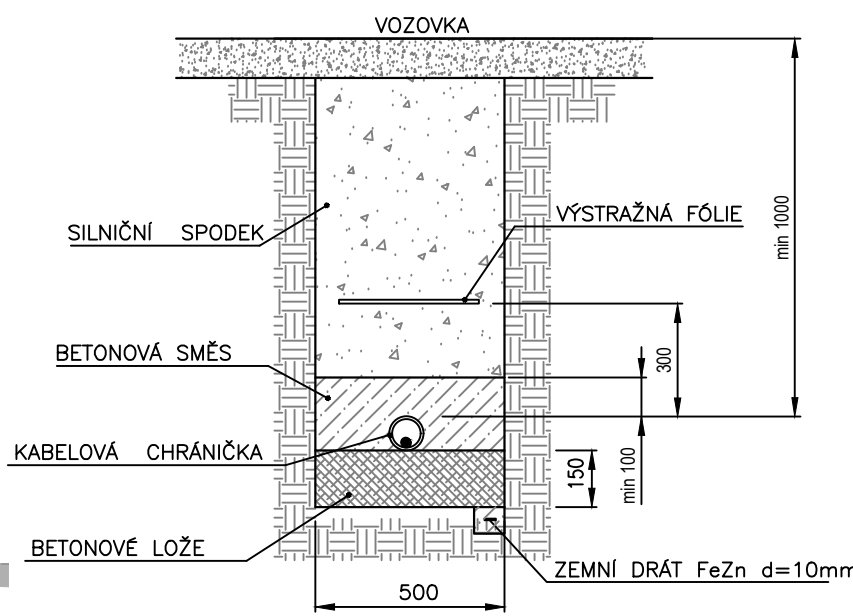

ŘEZ B-B

VÝKOPY V ZEMNÍM TERÉNU
A V CHODNÍKU

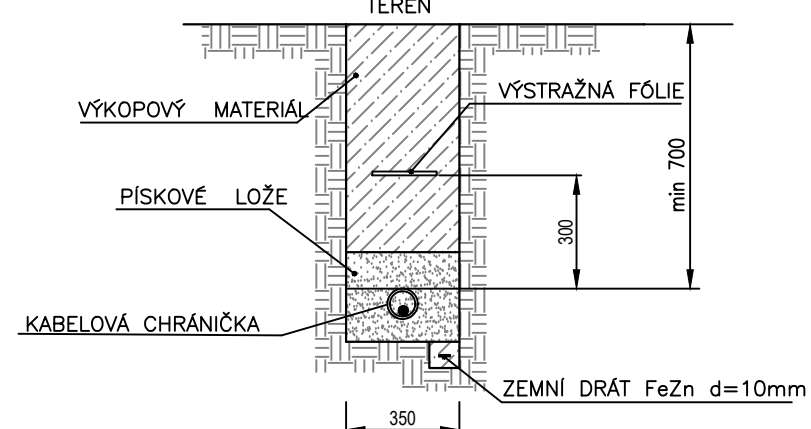

R1	—	—	—
ČÍSLO	DATUM	POPIS	VYPRACOVAL
REVIZE			

VŠECHNA AUTORSKÁ PRÁVA NÁM ZOSTÁVAJÍ VYHRAZENÁ. VÝKRES, ČI JEHO ČÁST, MŮŽE BÝT KOPIROVÁN, NEBO JINÝM ZPŮSOBEM ROZŠÍŘOVÁN, POUZE PO PŘEDCHOZÍM SOUHLASU ZPRACOVATELE.			
ZPRACOVATEL PD Ing.Michaela Truhlářová Gregorák 2226/11 373 16 Dobrá Voda u Č.Budějovic IČO : 608 46 135 Tel. : +420 702 056 796 e-mail: truhlarova.michaela@gmail.com	ZODPOVĚDNÝ PROJEKTANT :		RAZÍTKO
	ING.MICHAELA TRUHLÁŘOVÁ		
	PODPIS :		
	VYPRACOVAL :		
	ING.MICHAELA TRUHLÁŘOVÁ		
	PODPIS :		
	KONTROLOVAL :		
			PODPIS :
AKCE NOVOSTAVBA BYTOVÉHO DOMU na p.č. 2156, 2147, 110/1 k.ú. Dolní Dvořiště			
STAVEBNÍ OBJEKT D.2.3 SO.04 - VEŘEJNÉ OSVĚTLENÍ		STUPEŇ PD PDPS	DATUM 07/2021
ČÁST D.2.3 SO.04 - VEŘEJNÉ OSVĚTLENÍ		FORMÁT 6x A4	MĚŘÍTKO 1:200
VÝKRES SITUACE	Č. VÝKRESU 02		PARÉ Č.