



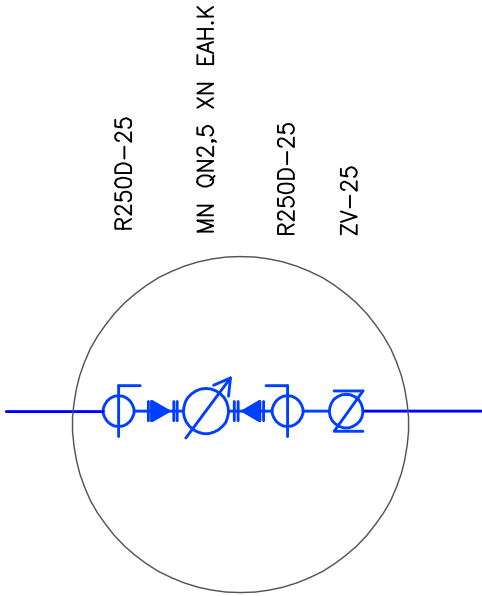

Detail vybavení vodoměrné šachty

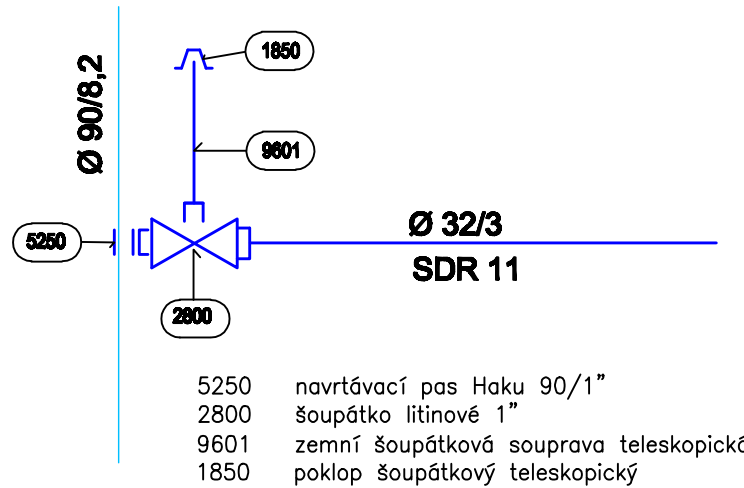

Detail napojení přípojky



LEGENDA

NOVÉ INŽENÝRSKÉ SÍTĚ

Š
H
VS


OBNOVENÝ VODOVODNÍ ŘAD
NAVRŽENÉ UZAVÍRACÍ ŠOUPĚ
NAVRŽENÝ PODZEMNÍ HYDRANT
NAVRŽENÁ VODOMĚRNÁ ŠACHTA

STÁVAJÍCÍ INŽENÝRSKÉ SÍTĚ

STÁVAJÍCÍ STL PLYN
KABEL O2
PODZEMNÍ VEDENÍ NN
INFORMATIVNÍ ZÁKRES MAPY
KN+ČÍSLO PARCELY

POZNÁMKA

–před zahájením zemních výkopových prací se provede vytyčení všech stávajících inženýrských sítí jejich správci, aby nedošlo k jejich porušení
–zakreslení těchto sítí je provedeno pouze informativní a neslouží pro jejich vytyčení
–vzdálenosti vedení a jejich křížování musí být dle ČSN 736005

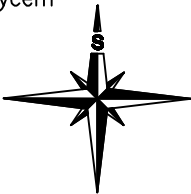

dokumentace provedena v rozsahu vyhlášky č. 498/2006 ve znění pozdějších předpisů				PROJEKTOSTAV s.r.o. 	
projektoval:	kreslil:	odp. projektant:	ved. projektant:	TYRŠOVA 63, PÍSEK TEL.: 603539505 e-mail: projektostav@volny.cz	
J.Břečka	D. Mullerová	J.Břečka		paré č. : 11/2021 měřítko: 1:500	
místo: Horosedly okr. Písek	stupeň PD :				
investor: Obec Horosedly, Horosedly 21, 398 04 Čimelice					
akce:	Obnova vodovodu ve stávající trase v obci Horosedly na poz. KN 63/1 a 64/1				
D.2 DOKUMENTACE TECHNICKÝCH ZAŘÍZENÍ					
název výkresu:				arch. číslo: 36-11-21	
Situace vodovodu				čís.výkresu: 2	
Tento návrh je chráněn autorskými právy a smí být použit pouze k účelům, pro které je zpracován					