


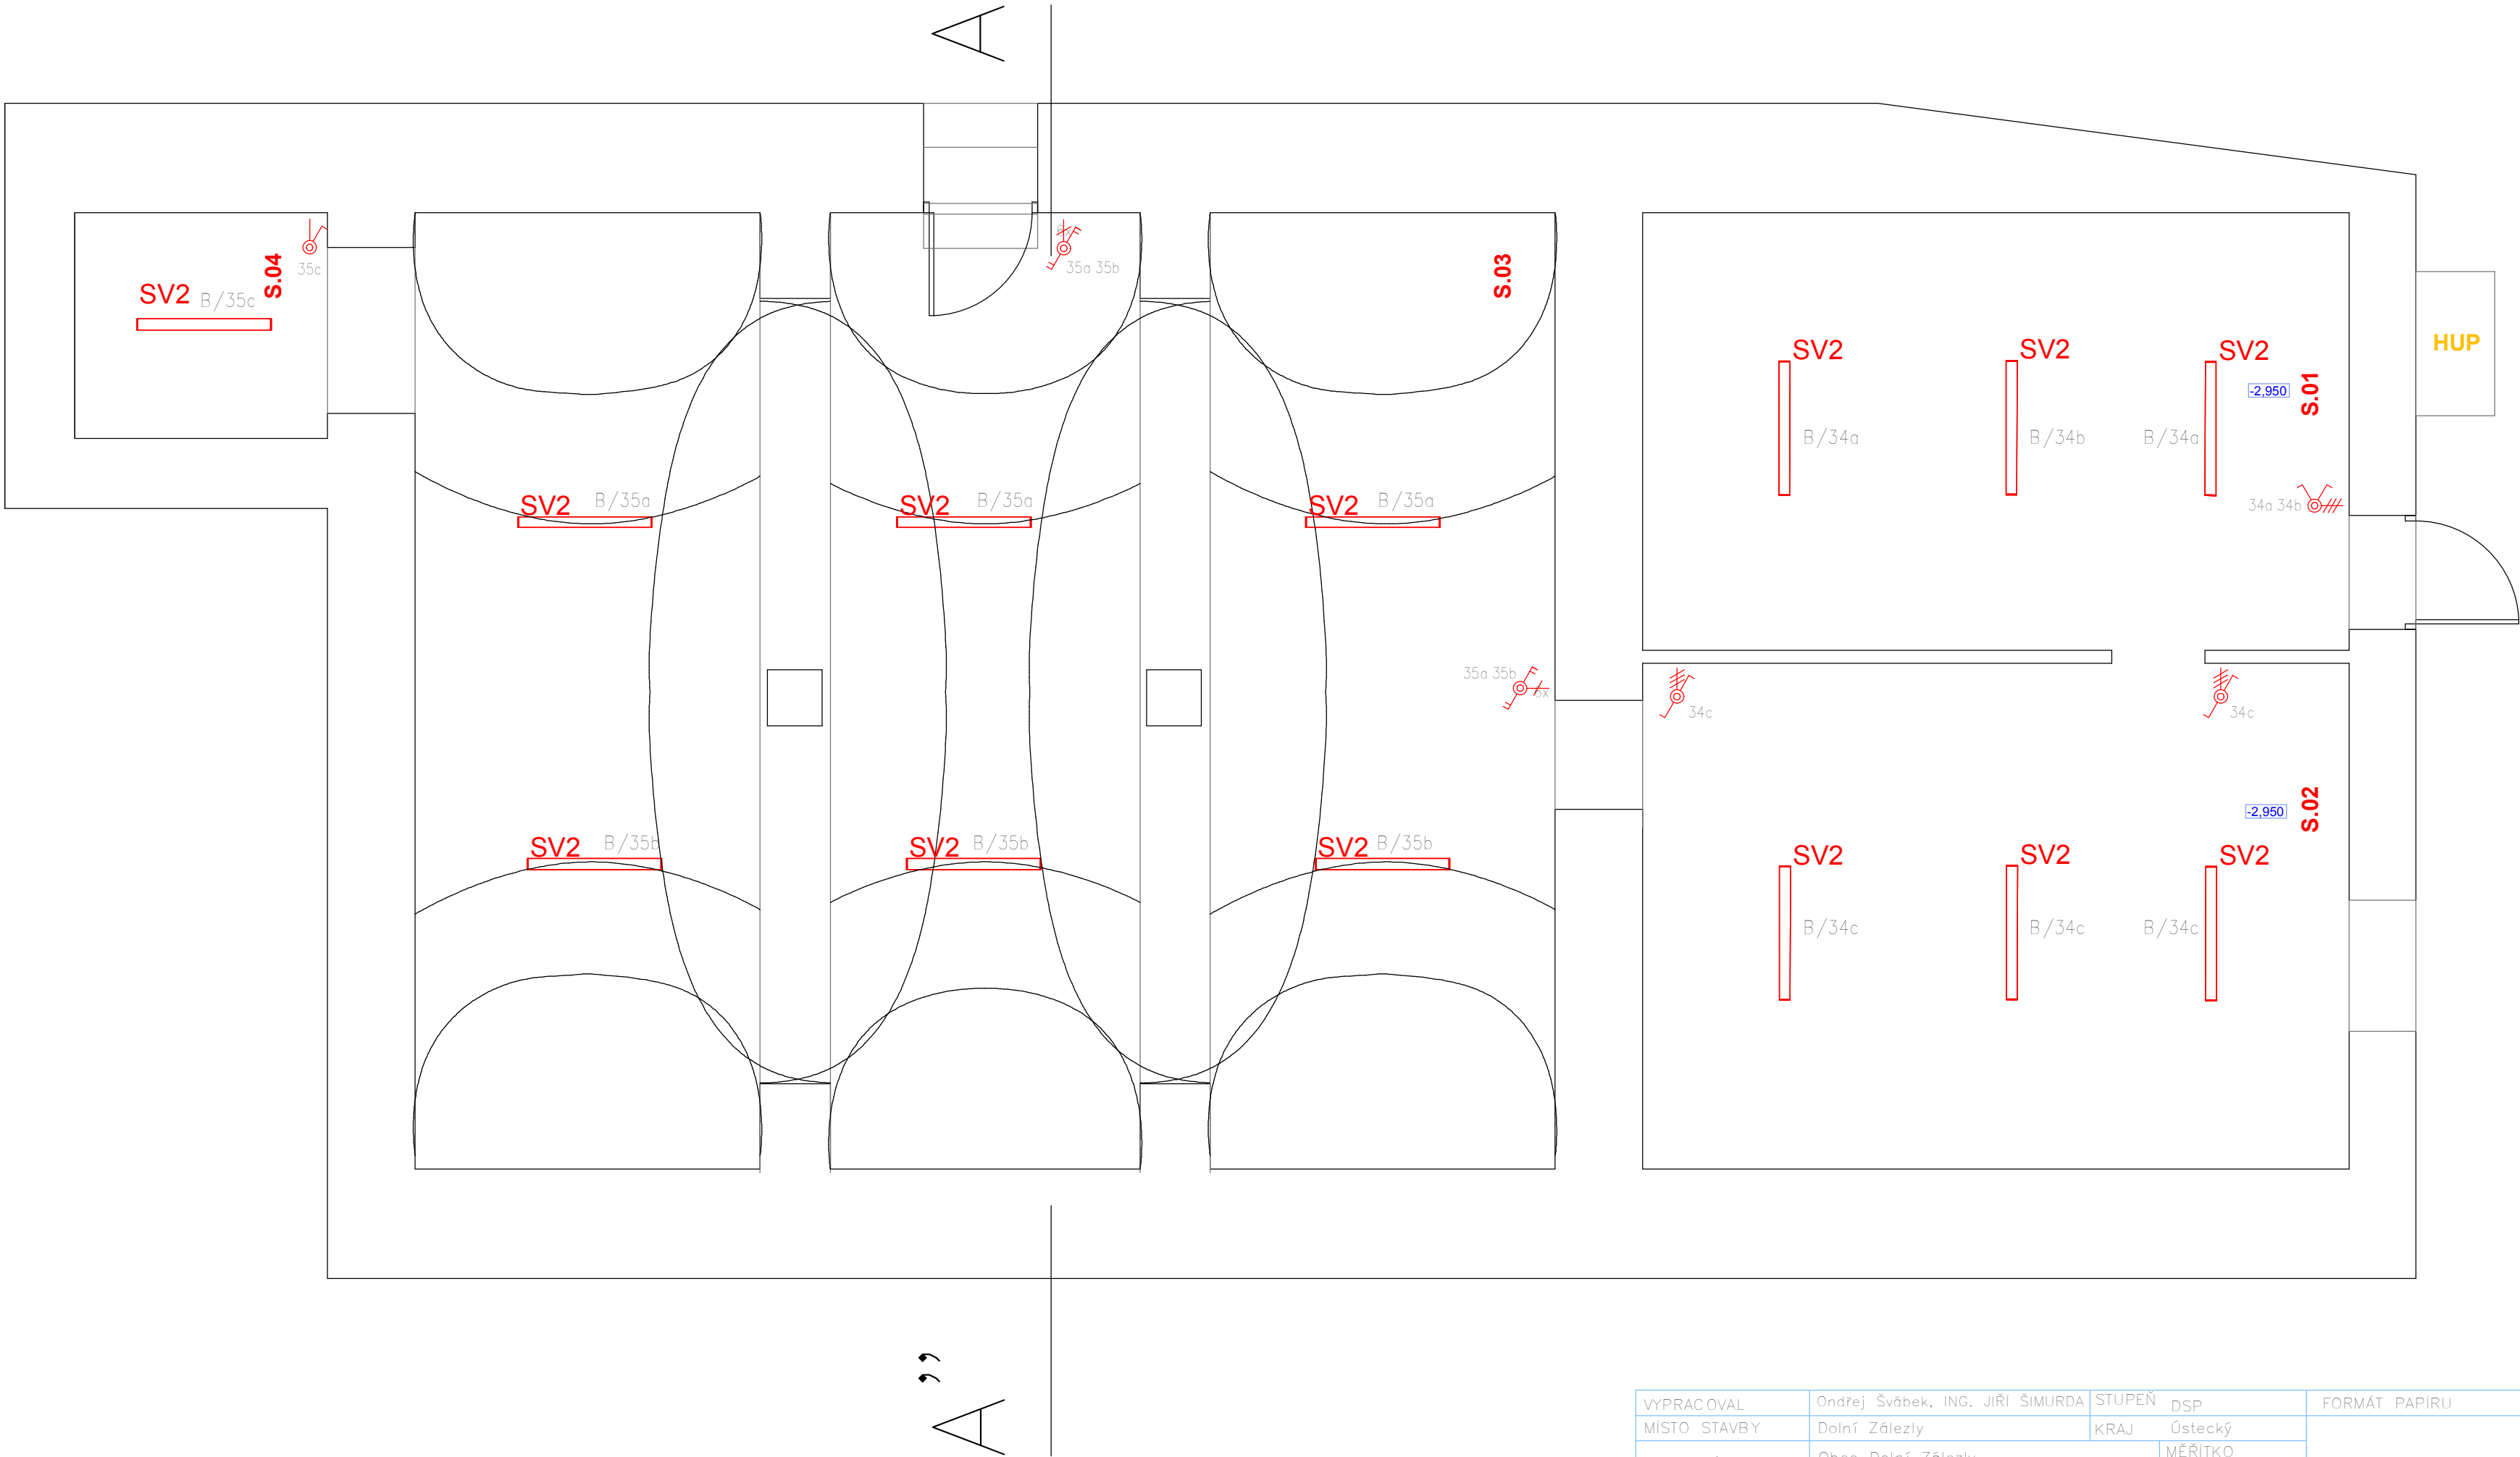

VYPRACOVAL	Ondřej Švábek, ING. JIŘÍ ŠIMURDA	STUPEŇ	DSP	FORMÁT PAPIRU
MÍSTO STAVBY	Dolní Zálezly	KRAJ	Ústecký	
STAVEBNÍK	Obec Dolní Zálezly Mírové náměstí 8 40301 Dolní Zálezly	MĚŘÍTKO 1 : 50		
ČÁST	D 1.4 ELEKTROTECHNICKÁ ZAŘÍZENÍ		ČÍSLO VÝKRESU 02	
NÁZEV AKCE	Přestavba Kulturního domu LABE č.p.26 na p.p.č. 576 v k.ú. Dolní Zálezly			
			Č.ZAK.: 028/2015	
VÝKRES	ELEKTROINSTALACE – 1.S		DATUM Březen 2016	PODPIS