


LEGENDA

POZ.	NÁZEV	TYP, ČSN	KS
1	TEPELNÉ ČERPADLO ZEMĚ - VODA TEPELNÝ VÝKON 25 kW	TČ ZEMĚ - VODA	2
2	AKUMULAČNÍ NÁDRŽ 1500 l S dod.včetně tep,izolace	ATYPICKÁ	1
3	ZÁSOBNÍK TV objem 1300 litrů,dod.včetně tep,izolace,el.vl. 2x7,5 kW	OHŘEV TV	2
4	AKUMULAČNÍ NÁDRŽ 800 l PRO CHLAZENÍ	AN CHLAZENÍ	1
5	ROZDĚLOVAČ TOPNÝCH OKRUHŮ		1
6	SBĚRAČ TOPNÝCH OKRUHŮ		1
7	TLAKOVÁ EXPANZNÍ NÁDOBA S MEMBRÁNOU 400 l	400/6	1
8	TLAKOVÁ EXPANZNÍ NÁDOBA S MEMBRÁNOU 100 l	100/6	1
9	TLAKOVÁ EXPANZNÍ NÁDOBA S MEMBRÁNOU 100 l	100/10	1
10	OBĚHOVÉ ČERPADLO DN 32 PN 6/10, 230V, In=2,23A	DN-32/0,5-16	5
11	OBĚHOVÉ ČERPADLO DN 40 PN 6/10, 2130V, In=1,2A	DN-40/0,5-8	1
12	CIRKULAČNÍ ČERPADLO Z DN40, 230V, In=2,49A	DN Z 40/0,5-12 PN 16	1
13	TROJCESTNÁ SMĚŠOVACÍ KLAPKA DN40 S EL. POHONEM 230V	DN40	3
14	POJISTNÝ VENTIL DN 25, OTEVÍRACÍ PŘETLAK 0.25 MPa	DN25/OP 0.25MPa	2
15	POJISTNÝ VENTIL DN 25, OTEVÍRACÍ PŘETLAK 0.6 MPa	DN25/OP 0.6MPa	2
16	TYPOVÁ ÚPRAVNA VODY VČETNĚ DOPOUŠTĚNÍ	RUČNÍ DOPOUŠTĚNÍ	1
17	MĚŘIČ TEPLA S ELEKTRONICKÝM ODPOČTEM, DN50	DN50	4
18	TROJCESTNÝ SMĚŠOVACÍ KLAPKA DN25 S EL.POHONEM 230V	DN25	2

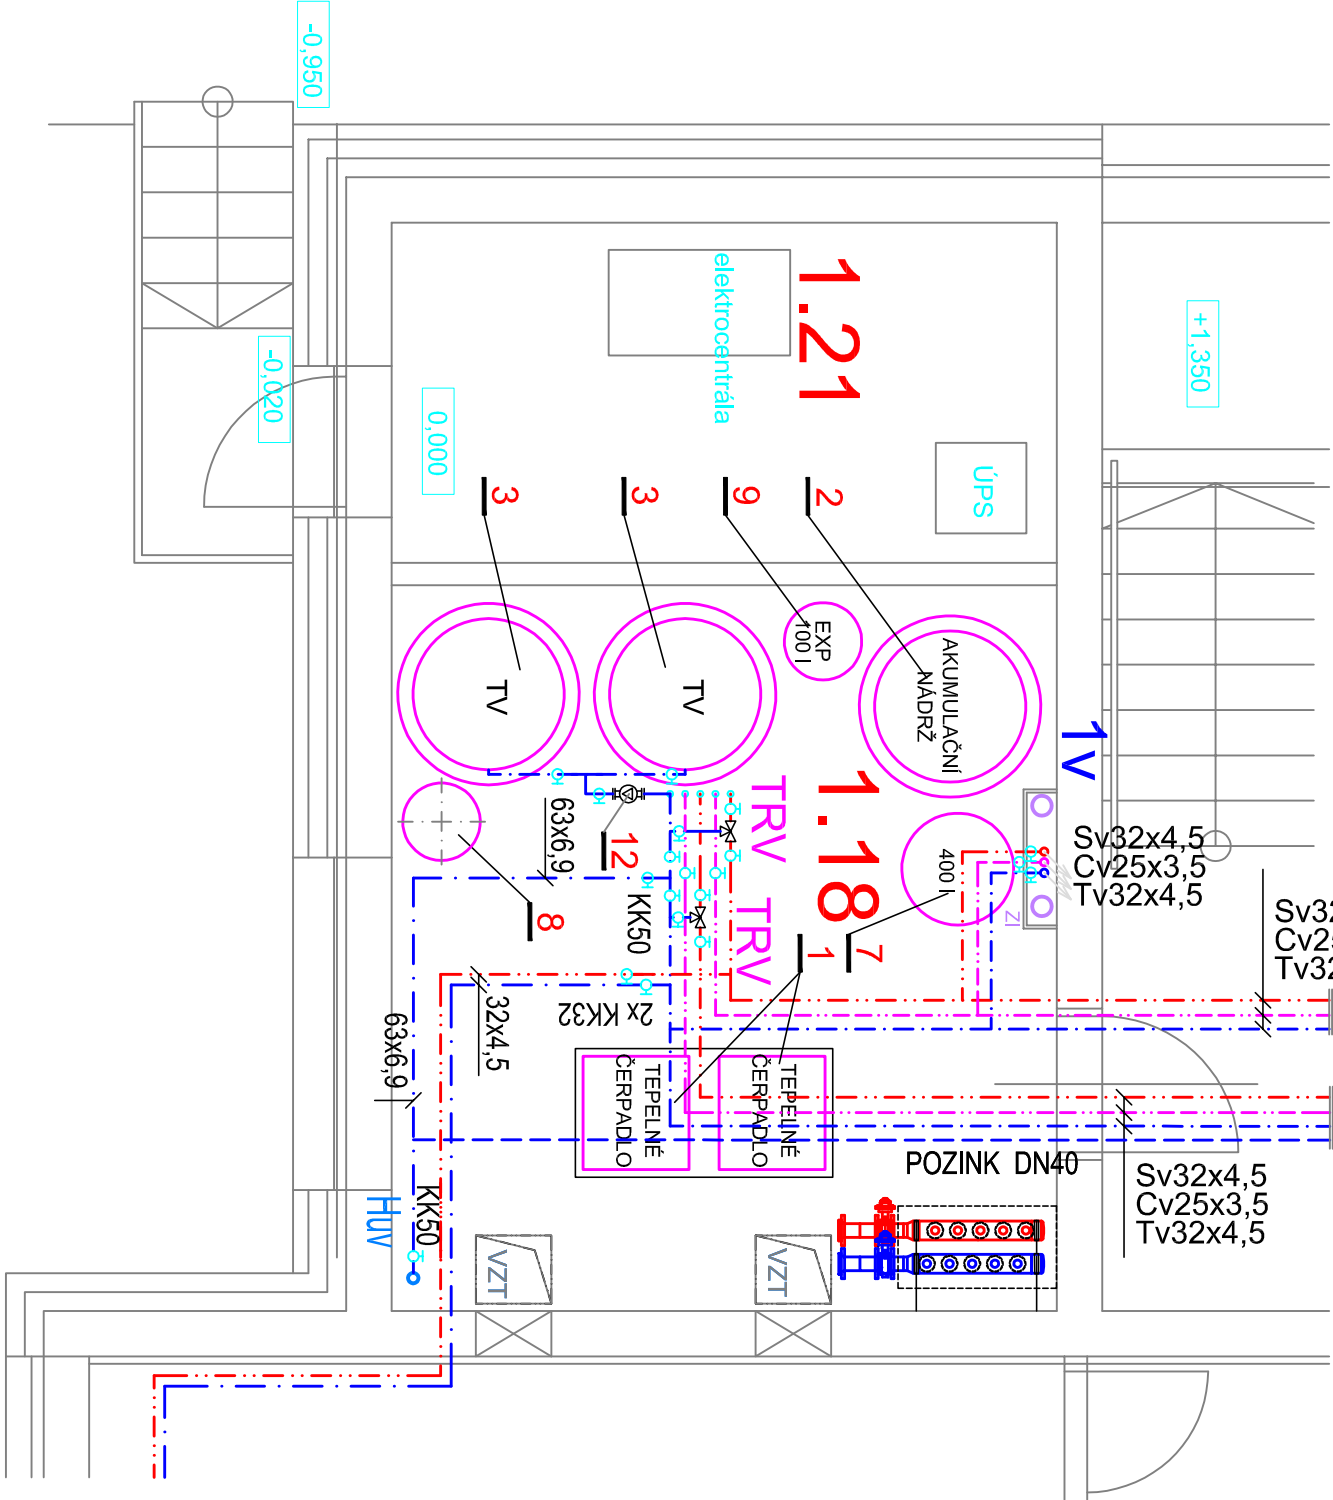

Index	Popis změny	Datum	Provedl Podpis
Hl.projektant: Ing. arch. Eva Svinteková		Zpracovatel:	
Vypracoval: Jiří Černý		Atelier Písek s.r.o., IČO: 06019005 Máchova 1429 397 01 Písek	
Investor: Základní škola Tomáše Šobry a Matejšká škola Písek, Šobrova 2070, 397 01 Písek		Zak. č.: Datum: červenec 2022 Stupeň: DPS	
Akce: Stavební úpravy za účelem vybudování odborných učeben a komunitní tělocvičny u ZŠ T. Šobry Písek		Kopie:	
Část: D.1.4 Technické prostředí staveb		Místo: Písek	Vykres:
D_1_4_1 Zdravotechnické instalace		Okres: Písek	
Obsah:		Počet A4: 2	03
VODO - Půdorys strojovny		Měřítko: 1: 50	