








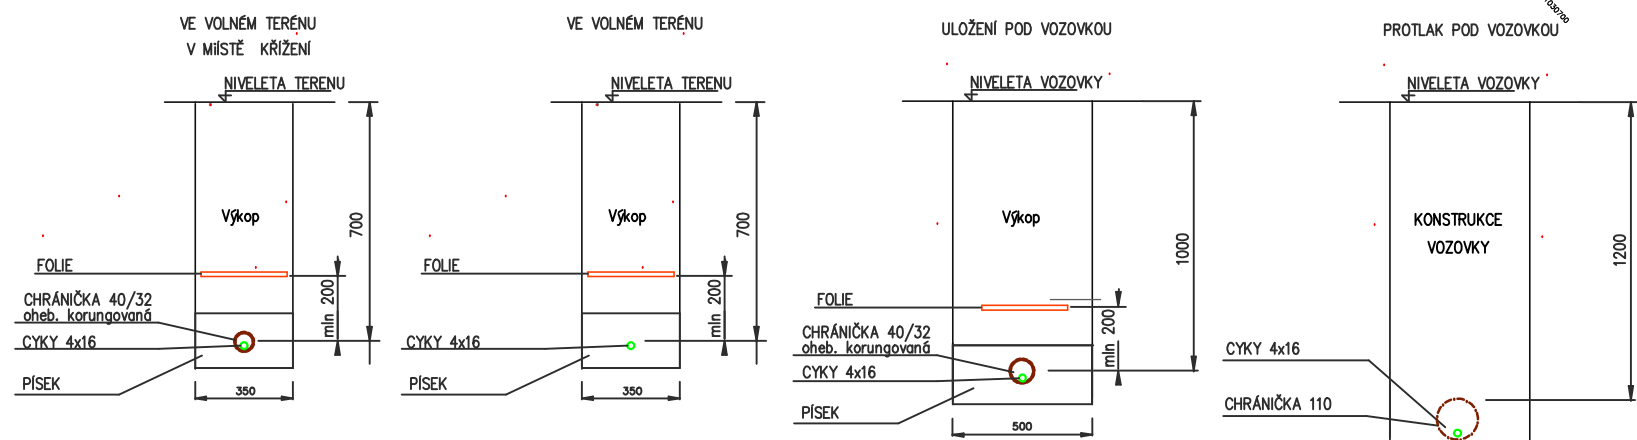


Uložení kabelů



- HA/x  Světlo LED 20W 2054 lm, IP 66 viz specifikace sloup 5m 133/60mm žárový pozink
- HB/x  Světlo LED 65W 8071 lm, IP 66 viz specifikace sloup 8m 133/88 mm žárový pozink + výložník délky 1,0m. Celková výška svítidla nad vozovkou je 8m
-  Kabel CYKY 4x16 v zemi
-  Zemnič FEZN 30x4
-  Protlak pod komunikací hloubka 1,2m
-  Chránička korugovaná 110/96 viz specifikace
-  Hranice parcel
-  Katastr pomocná čára
-  Budova
- 696 5/3 čísla parcel

Zodpovědný projektant: Ing. Josef Janák		JAN—PRO, s.r.o Brandlova 376 508 01 Hořice DIČ:CZ28768337 739 465 431	
Vpracoval Ing. Josef Janák			
Kraj: Královéhradecký			
Obec: Smidary			
Investor: Obec Smidary, Náměstí Prof. Babška 106, 50353 Smidary			
Akce:		Stupeň:	DSP
Sídliště RD Smidary veřejné osvětlení+ trasy optických kabelů		Datum:	07/2022
		Zakázkové č.:	
		Formát:	6x4
Obsah: Situace – veřejné osvětlení		Měřítko: 1:1000	Číslo výkresu: D 1.1