



OBJEKT C - 1.NP; VÝŘEZ C.1 (M 1:50)

LEGENDA VYBRANÝCH VZT PRVKŮ NA VÝKRESE

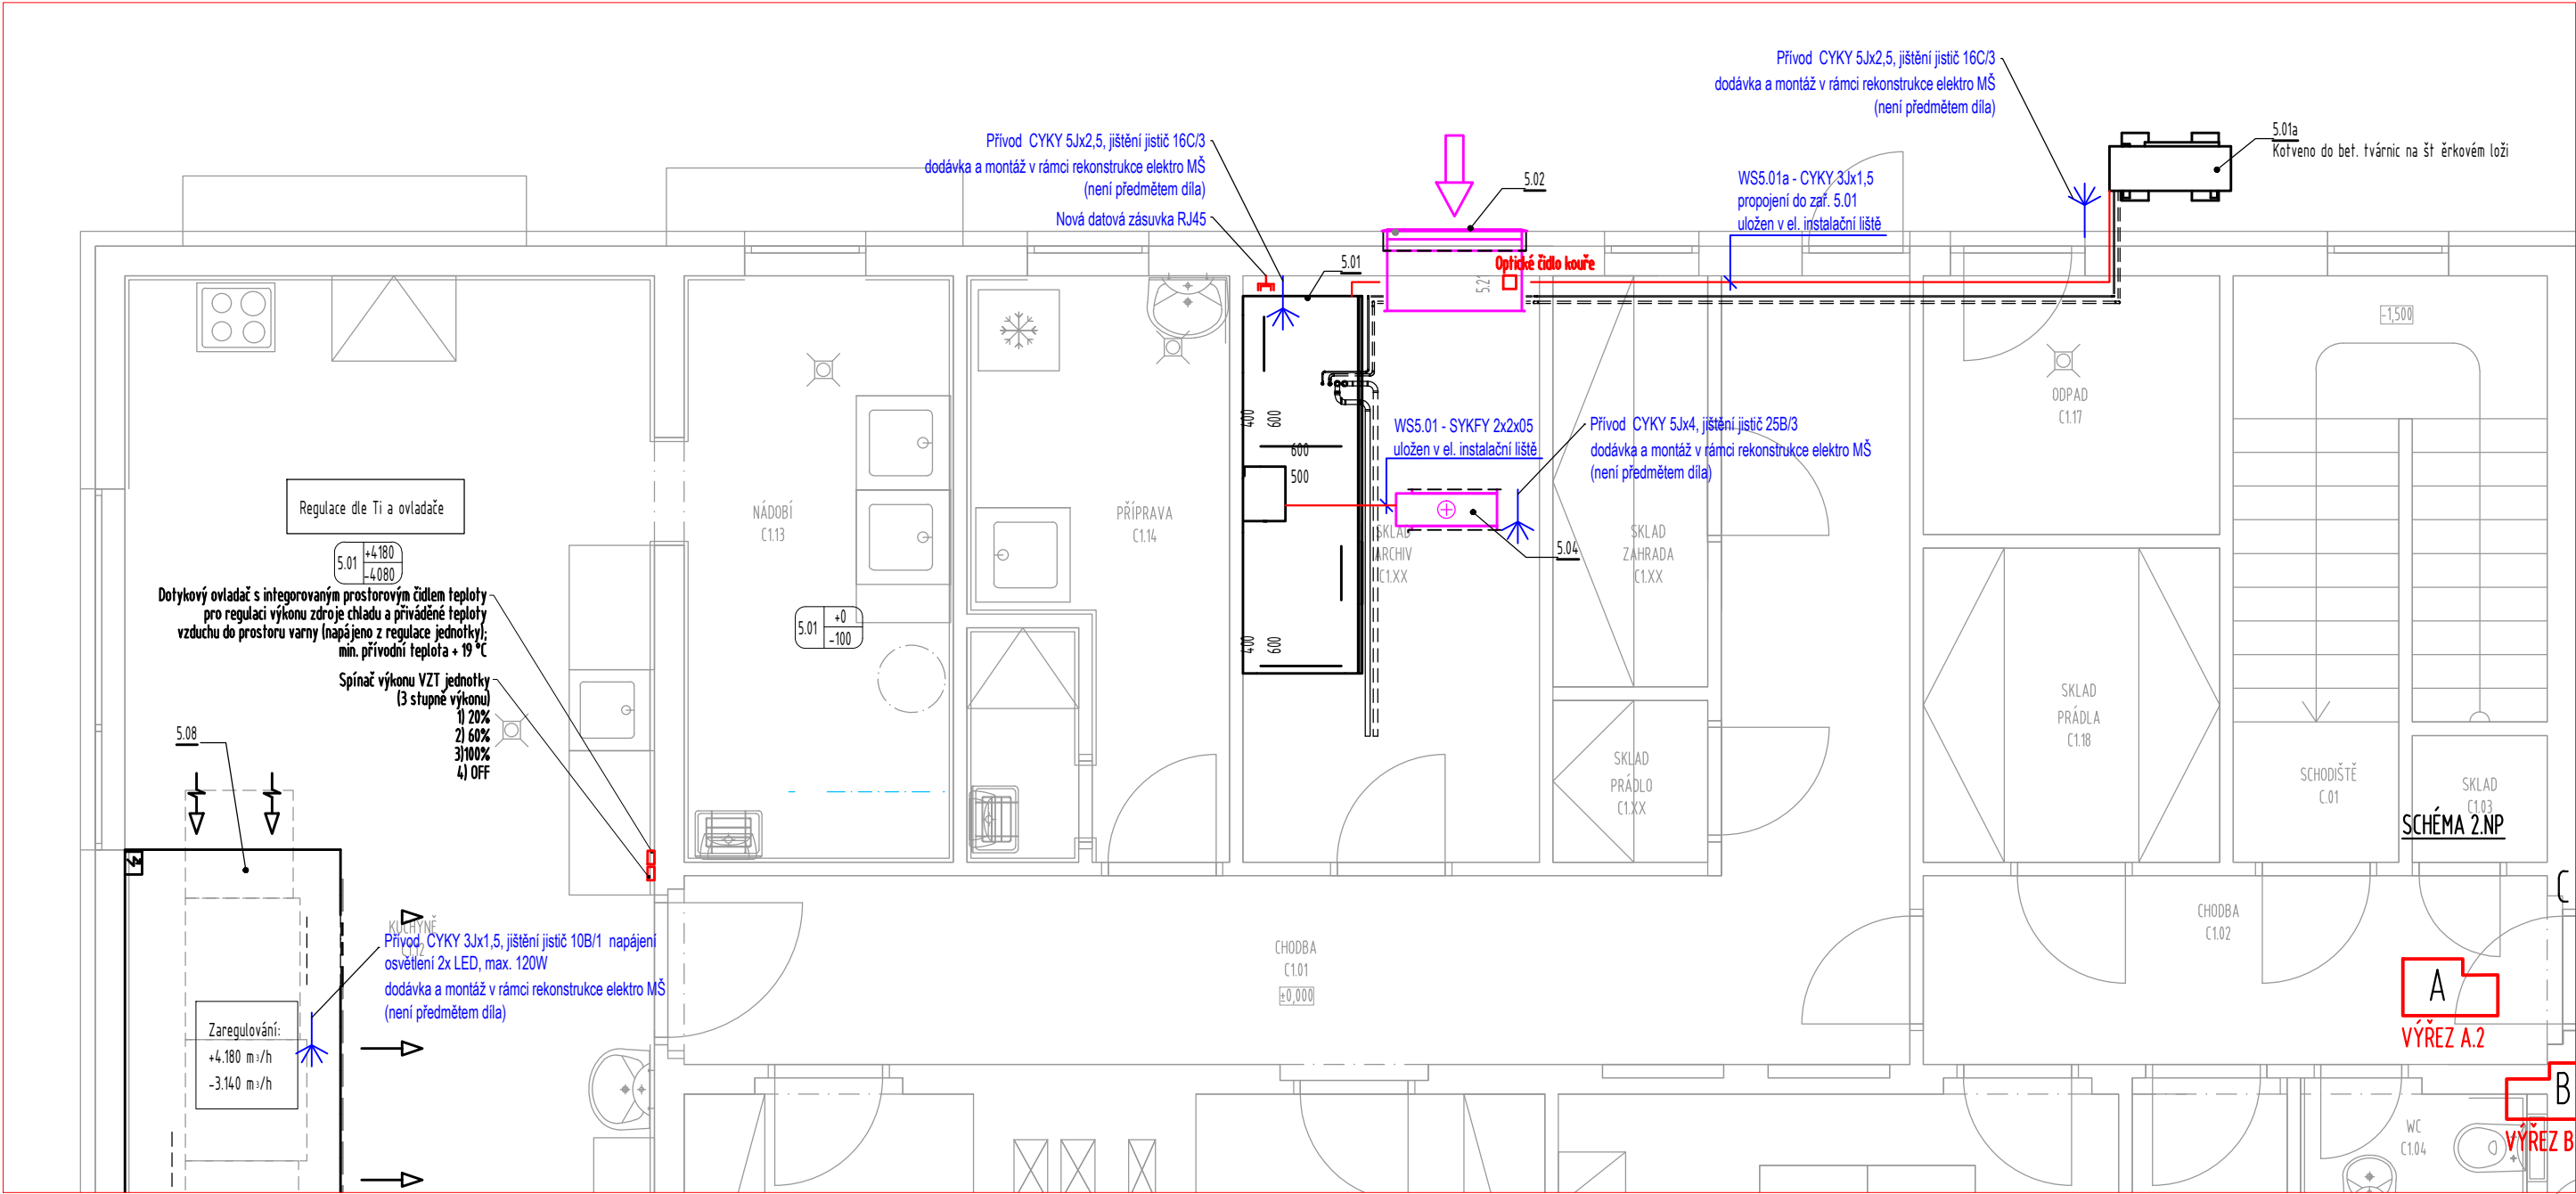

LEGENDA ZNAČENÍ OBJEMOVÝCH PRŮTOKŮ VZDUCHU

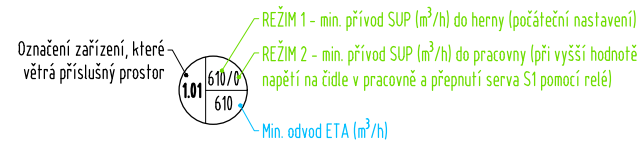

- POZNÁMKA :
- Uvedené poznámky a vysvětlivky se týkají všech výkresů vzduchotechniky, i pokud na výkresu nejsou uvedeny.
 - Rozv. síť: 3-PEN, 400V, 50Hz /TN-C
 - Rozv. síť elektroinstalace: 3-N+PE, 400V, 50Hz /TN-S
 - Ovl. napětí: 1-PE-N, 230V, 50Hz
 - Způsob ochrany před nebezpečným dotykem dle ČSN 33 2000-4-41 ed 2:
 - automatickým odpojením od zdroje
 - doplňujícím pospojováním
 - doplňková - proudovým chráničem
 - oddělením obvodů
 - Vnější vlivy: dle ZA ČSN 33 2000-5-51 ed 3
 - Legenda jednotlivých místností viz projekt stavby.
 - Nedílnou součástí výkresové dokumentace je technická zpráva, která dopřesňuje tuto dokumentaci

- Nová zásuvka RJ45 - připojení VZT 01 do školní internetové sítě, kabel UTP-RJ45. Ovládání VZT 01 přes internetovou síť. Správce sítě, nebo provozovatelem bude určený počítač. Internetová síť není předmětem tohoto projektu (nutno připravit ze strany investora). Správce sítě přiřadí jednotlivým VZT jednotkám IP adresy.

POSTUPY PRACÍ JE NUTNÉ KOORDINOVAT S OSTATNÍM PROFESEM TZB A STAVBY

Výškové odsazení veškerých rozvodů je uváděno vždy od podlahy příslušného podlaží, ve kterém jsou rozvody vedeny. Montážní práce budou zhotoveny odbornou firmou dle platných ČSN a dle řádu bezpečnosti práce. Projektant VZT nenese odpovědnost za případné škody na majetku, které mohou vzniknout vlivem odchýlení od projektu.

ZHOTOVITEL	Ing. Jan Müller Javorník 5 463 43 Proseč pod Ještědem IČ: -	ZODPOVĚDNÝ PROJEKTANT Ing. Jan Müller	PARÉ Č.
OBJEDNATEL	Městský úřad Jilemnice Masarykovo náměstí 82 514 01 Jilemnice IČ: 00275808	VYPRACOVAL Jan Honig	Č. PROJEKTU / Č. ZAK. 2023-603/ Z59307
AKCE	MŠ Zámecká 232 - větrání učeben a kuchyně	RAZÍTKO. PODPIS	DATUM 05/2023
MÍSTO	Zámecká 232, 514 01 Jilemnice		FORMÁT 2xA4
VÝKRES	OBJEKT C - PŮDORYS 1.NP; VÝŘEZ C.1 - Elektro, MaR		MĚŘÍTKO 1:50
			ČÁST EL a MaR
			STUPEŇ DPS
			REVIZE -
			VÝKRES D.1.4.2.b5