


KOORDINAČNÍ SITUACE

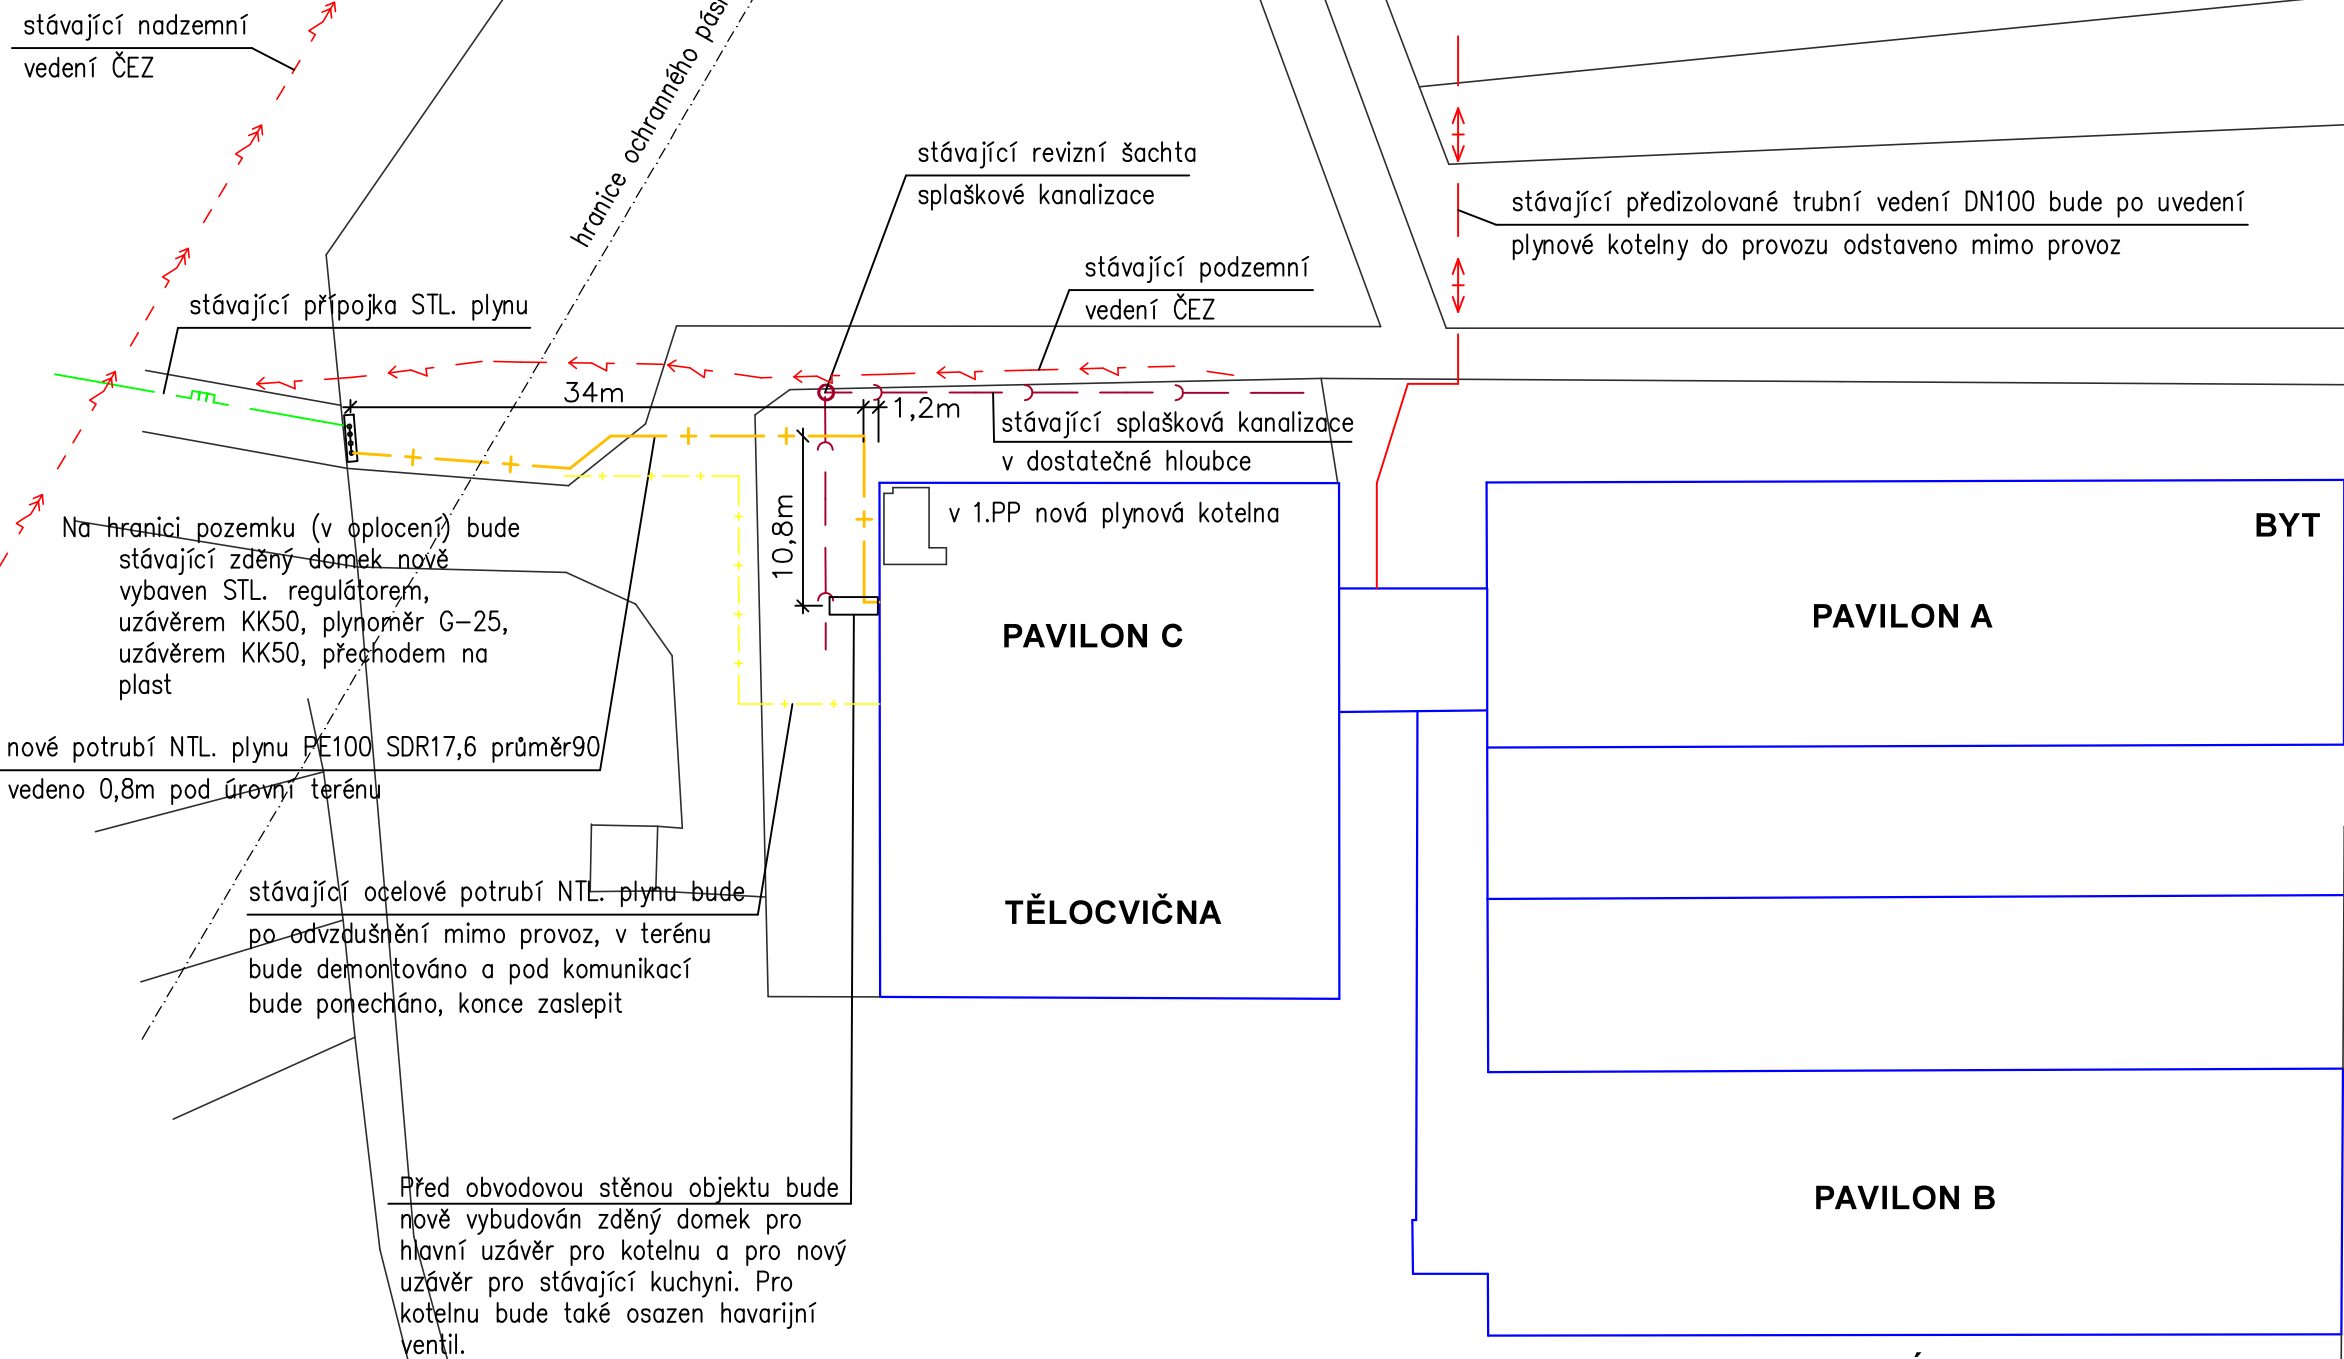

LEGENDA POTRUBÍ:

- + — + — + — + — — NOVÝ ROZVOD NTL. PLYNU, 2,5 kPa V AREÁLU
- — — — — — — — STÁVAJÍCÍ ROZVOD STL. PLYNU, 300 kPa
- — — — — — — — ČEZ – PODZEMNÍ VEDENÍ NN DO 1 kV
- — — — — — — — ČEZ – NADZEMNÍ VEDENÍ VN DO 35 kV
- — — — — — — — SČVK – KANALIZACE
- — — — — — — — PŮVODNÍ PŘÍPOJKA TOPNÉ VODY (TEPELNÉ HOSPODÁŘSTVÍ MĚSTA ÚSTÍ NAD LABEM s.r.o.)

UPOZORNĚNÍ:

INVESTOR JE POVINNÝ PŘED ZAHÁJENÍM ZEMNÍCH PRACÍ ZABEZPEČIT SMĚROVÉ A VÝŠKOVÉ VYTÝČENÍ INŽENÝRSKÝCH SÍTÍ.

Odpovědný projektant zakázky:		Jiří Seidl	JIŘÍ SEIDL JENISOV č.p.8 360 01 JENISOV tel.: 608 102 333 email: seidlprojekt@seznam.cz
Odpovědný projektant profese:		Jiří Seidl	
Vypracoval:		Jiří Seidl	
Místo : Ústecký kraj – obec Povrly			
Investor: Obec Povrly, Mírová 165/7, 403 32 Povrly			
Akce:			Datum: 08/2025
ZMĚNA ZPŮSOBU VYTÁPĚNÍ AREÁLU MŠ A ZŠ ul. 5. května č.p. 233/14, Povrly			Číslo paré:
			Stupeň: Dokumentace pro stavební řízení
Část:			Číslo zak.: 66–1647
Obsah:			Měřítko: 1:500
KOORDINAČNÍ SITUACE			Číslo výkresu: C.4