


PŮDORYS 1.PP - PAVILON C:

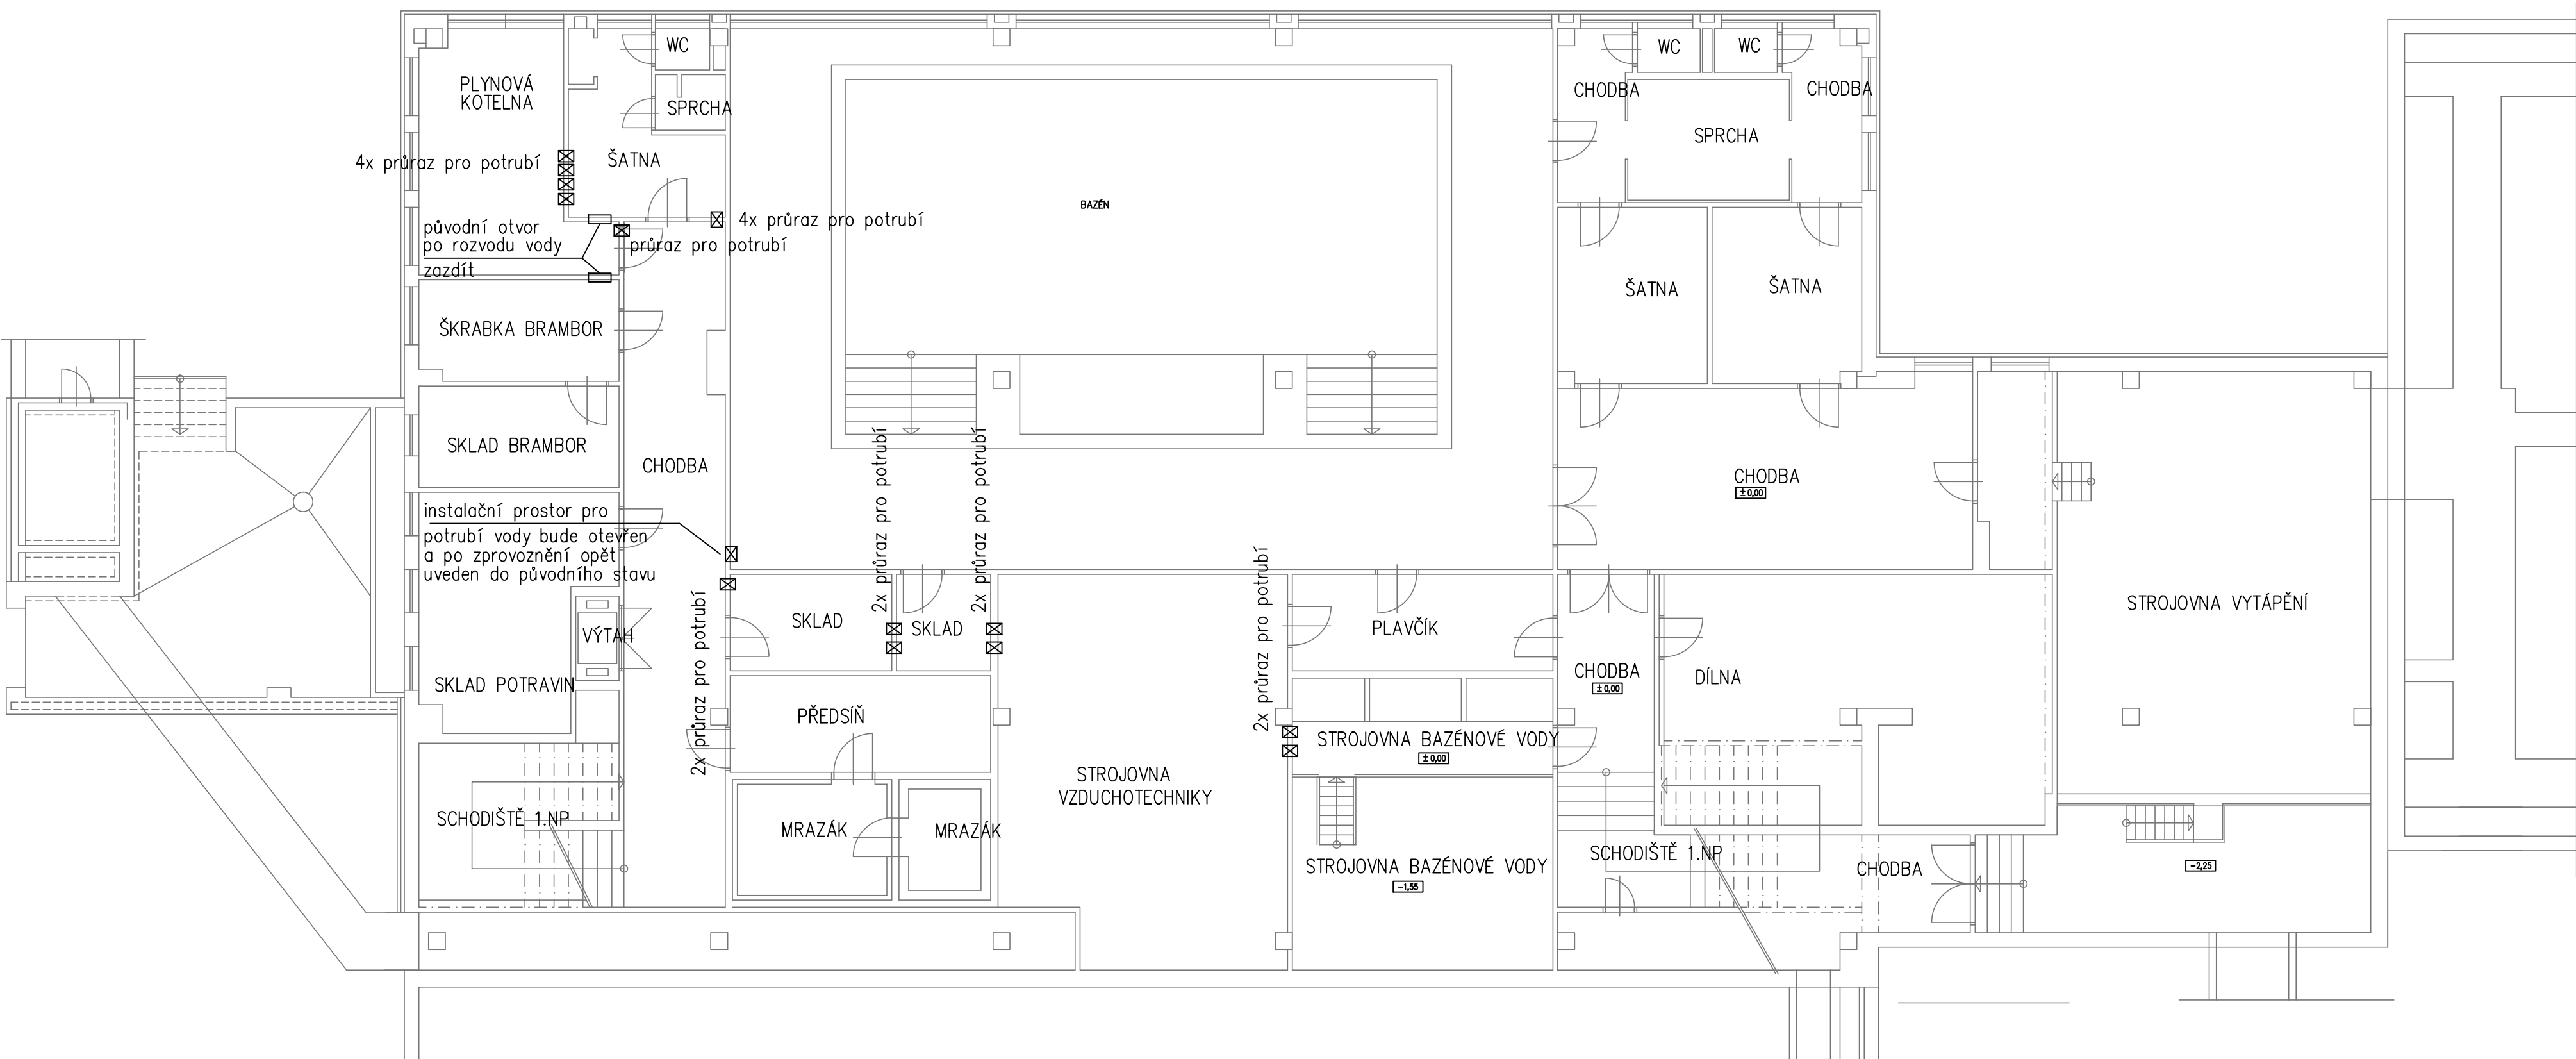

POZNÁMKA
Pro nové rozvody ústředního vytápění a studené i teplé vody budou ve vnitřních stěnách provedeny prostupy, které budou opatřeny ocelovou chráničkou a po následně stěny budo uvedeny do původního stavu.
V prostoru chodby bude zpřístupněno instalační jádro, ve kterém jsou vedeny rozvody studené i teplé vody.
Po zhotovení nových rozvodů bude stávající jádro zazděno a uvedeno do původního stavu.

Odpovědný projektant zakázky: Jiří Seidl		JIŘÍ SEIDL JENISOV č.p.8 360 01 JENISOV tel.: 608 102 333 email: seidlprojekt@seznam.cz	
Odpovědný projektant profese: Jiří Seidl			
Vypracoval: Jiří Seidl			
Místo : Ústecký kraj – obec Povrly			
Investor: Obec Povrly, Mírová 165/7, 403 32 Povrly			
Akce:		Datum: 08/2025	Číslo paré:
ZMĚNA ZPŮSOBU VYTÁPĚNÍ AREÁLU MŠ A ZŠ ul. 5. května č.p. 233/14, Povrly			
Část: D.1 Architektonicko stavební řešení		Stupeň: Dokumentace pro stavební řízení	
Obsah:		Číslo zak.: 66–1647	
		Měřítko: 1:100	
PŮDORYS 1.PP PAVILON C - PRŮRAZY		Číslo výkresu:	D.1-03