



PŮDORYS 1.PP - PAVILON C:

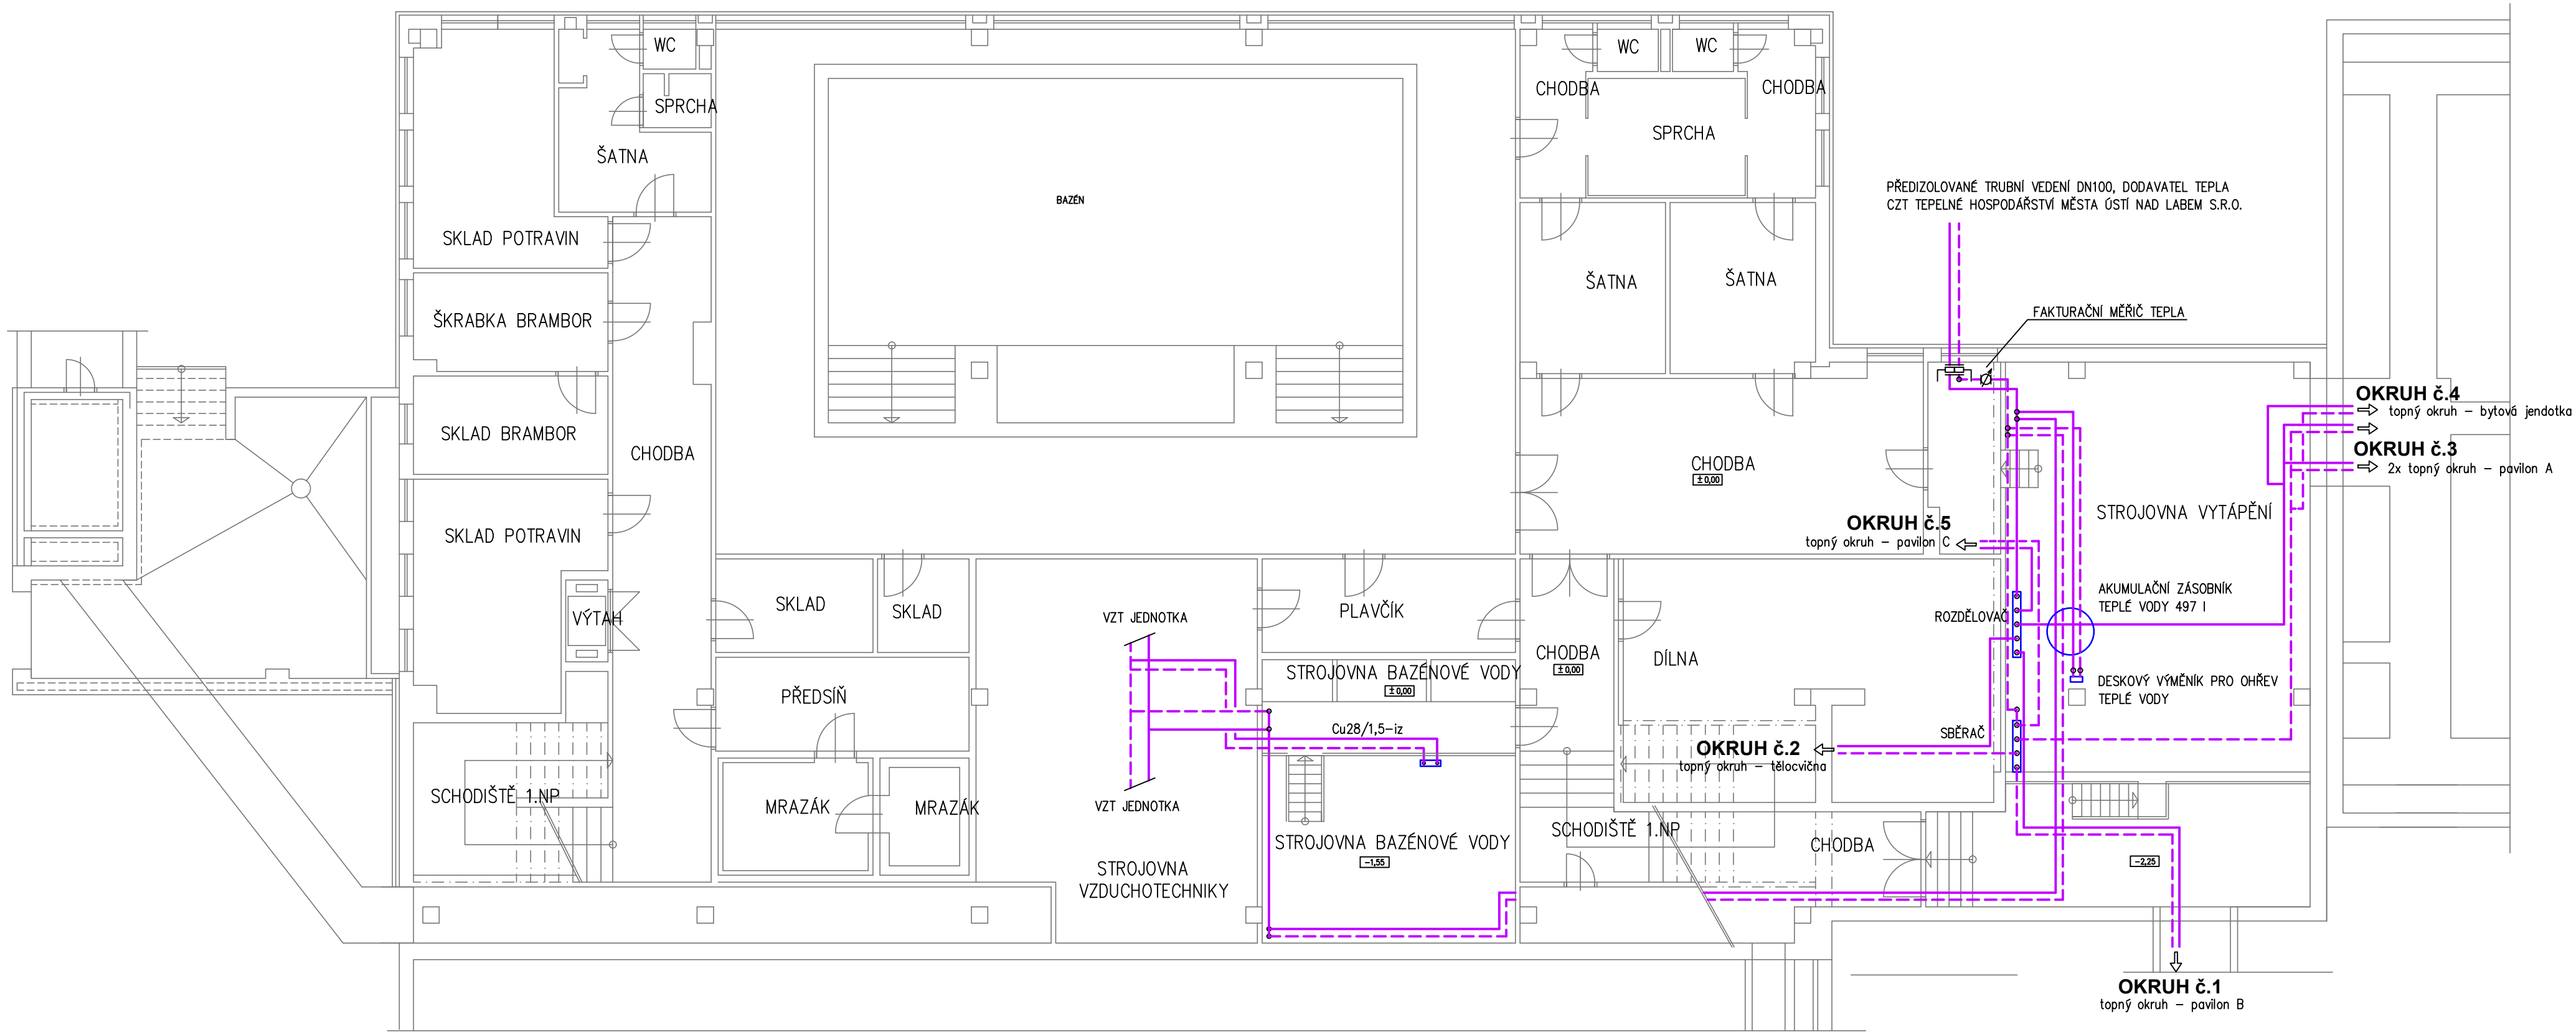

SITUACE AREÁLU MŠ A ZŠ POVRLY:

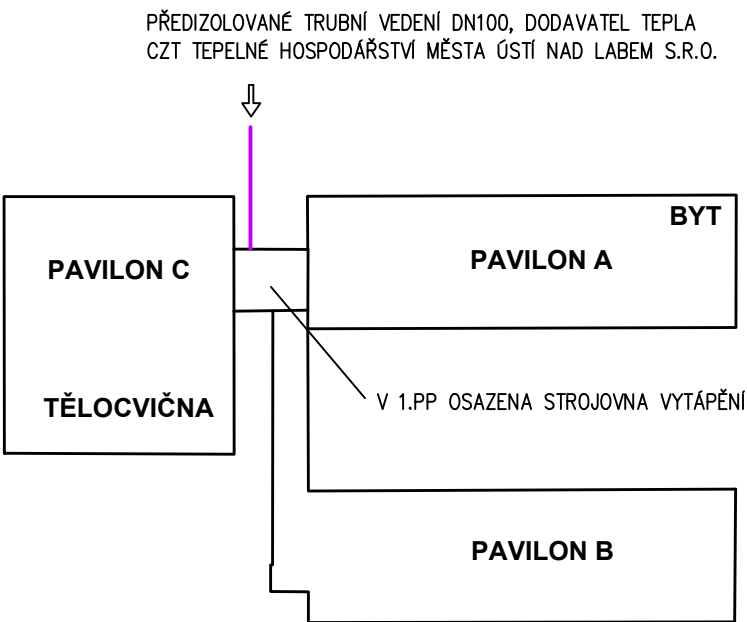

POZNÁMKA:

DO OBJEKTU PAVILONU C JE PŘIVEĐENO PŘEDIZOLOVANÉ TRUBNÍ VEDENÍ POTRUBÍ DN100 A JE UKONČENO ZA OBVODOVOU STĚNOU HLAVNÍMI UZÁVĚRY – MEZIPŘÍRUBOVÉ UZÁVÍRACÍ KLAPKY. NAD PODLAHOU 1.PP ZA OBVODOVOU STĚNOU JE OSAZEN FAKTURAČNÍ MĚŘIČ TEPLA.
TERMÍN PRACÍ BUDE V PŘEDSTIHU OZNÁMEN DODAVATELI TEPLA – TEPELNÉ HOSPODÁŘSTVÍ MĚSTA ÚSTÍ NAD LABEM s.r.o., ABY SI DODAVATEL TEPLA DEMONTOVAL JEJICH ZAŘÍZENÍ.

LEGENDA POTRUBÍ:

- TOPNÁ VODA PŘÍVOD 80°C, 6bar
- TOPNÁ VODA VRATNÁ 60°C, 6bar

Odpovědný projektant zakázky: Jiří Seidl		JÍŘÍ SEIDL JENÍŠOV č.p.8 360 01 JENÍŠOV tel.: 608 102 333 email: seidlprojekt@seznam.cz	
Odpovědný projektant profese: Jiří Seidl			
Vypracoval: Jiří Seidl			
Místo : Ústecký kraj – obec Povrly			
Investor: Obec Povrly, Mírová 165/7, 403 32 Povrly			
Akce:		Datum: 08/2025	Číslo paré:
ZMĚNA ZPŮSOBU VYTÁPĚNÍ AREÁLU MŠ A ZŠ ul. 5. května č.p. 233/14, Povrly		Stupeň: Dokumentace pro stavební řízení	
Část:	D.2 – Ústřední vytápění	Číslo zak.: 66–1647	
Obsah:	PŮDORYS 1.PP - STÁVAJÍCÍ STAV	Měřítko: 1:100	
		Číslo výkresu:	D.2-02