


PŮDORYS 1.PP - PAVILON C:

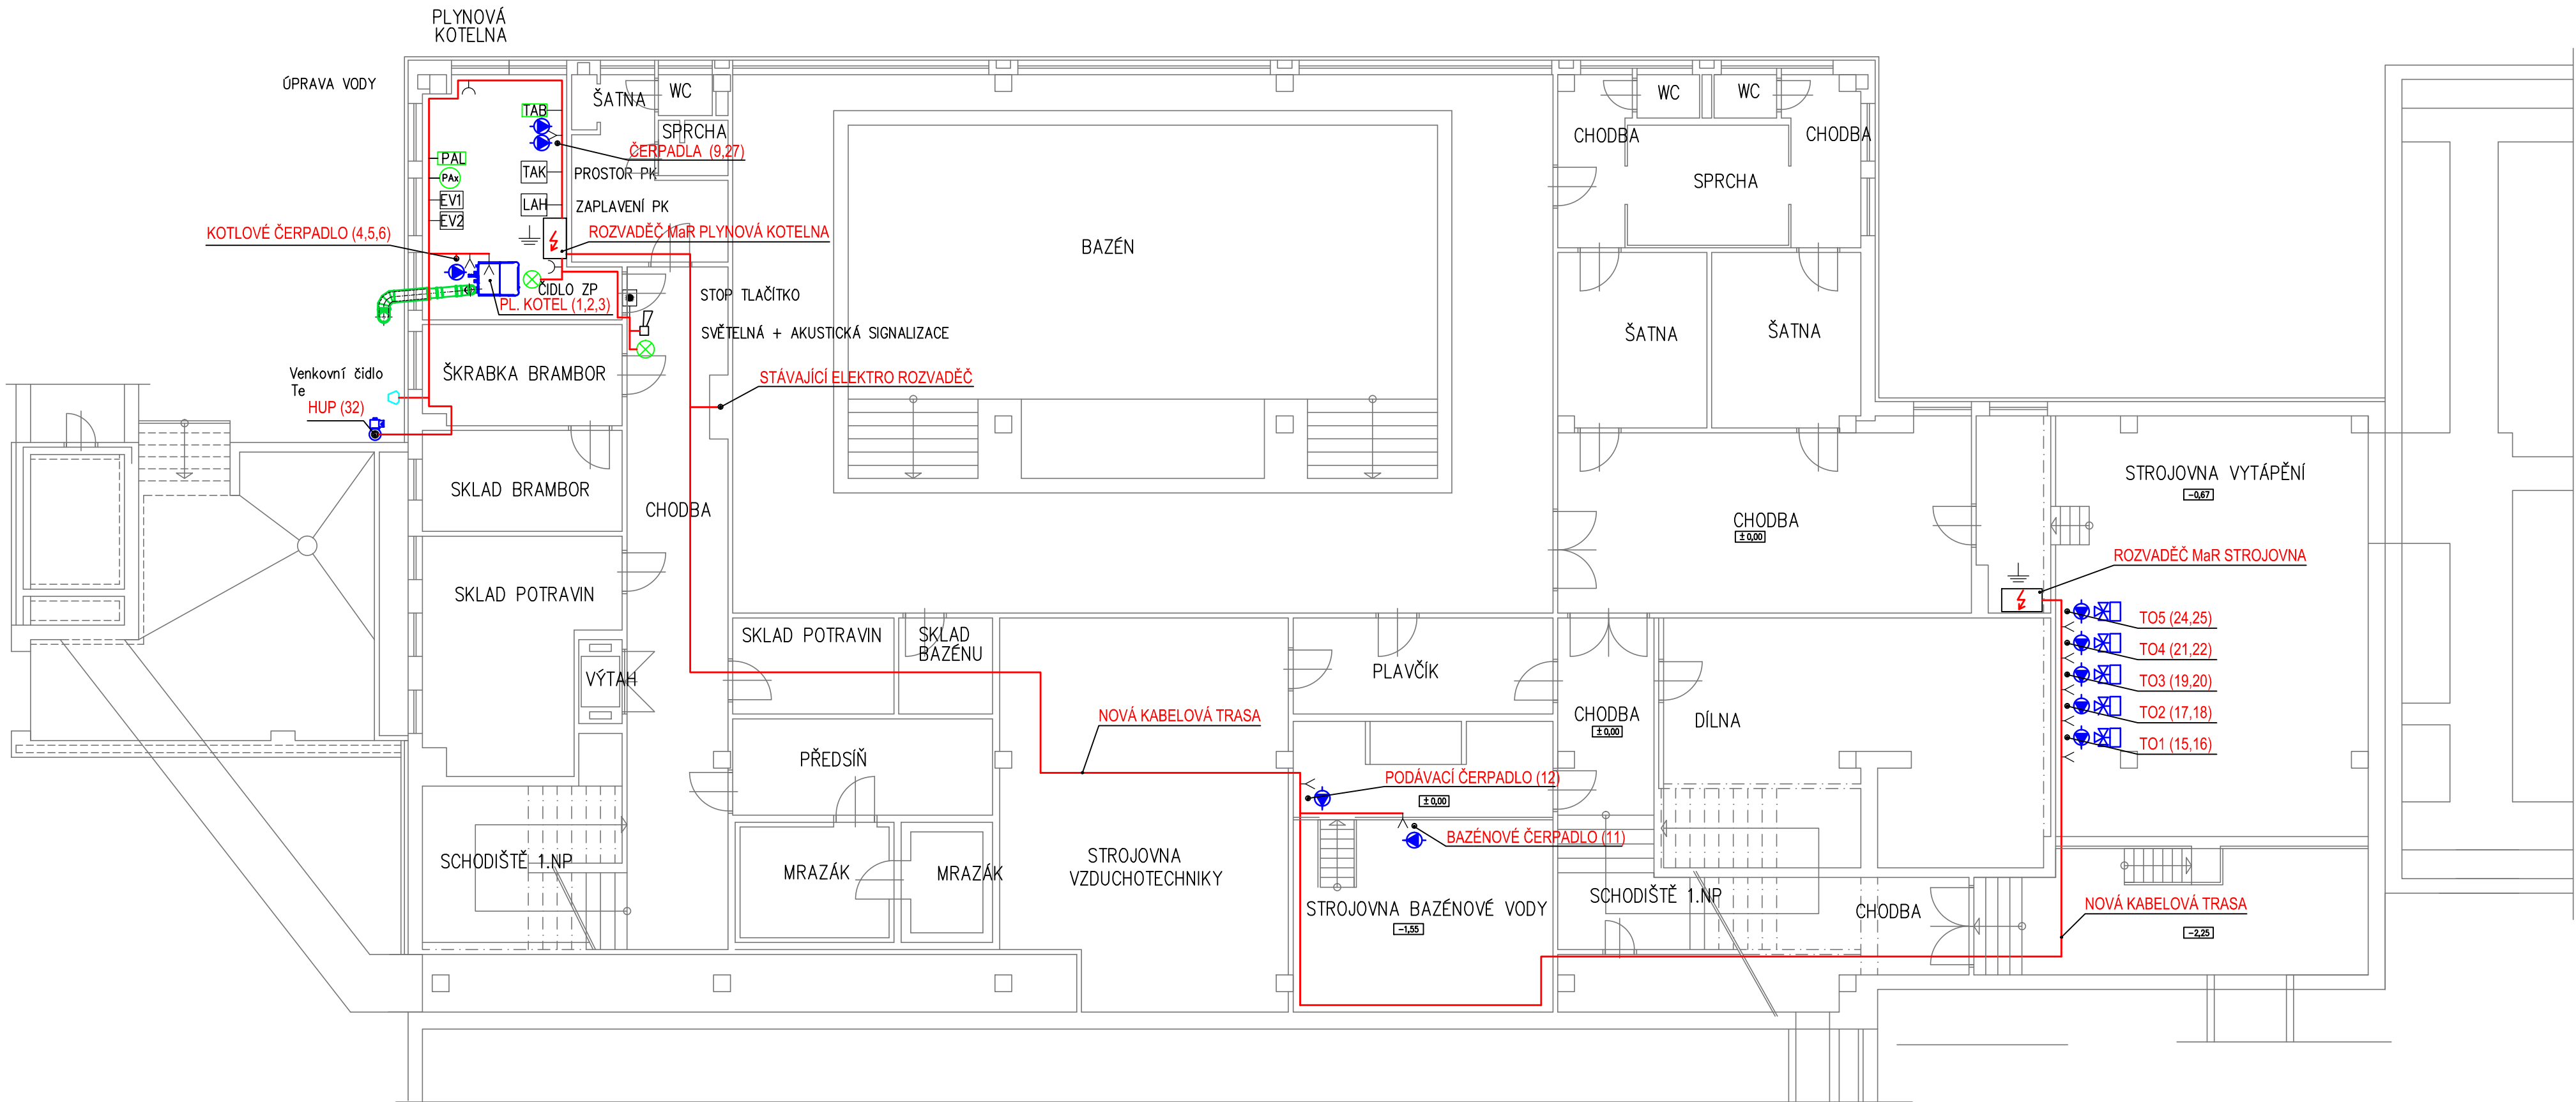

LEGENDA:

- ZÁSUVKA 1P+N+PE, 16A
- OCHRANNÉ POSPOJENÍ CY6
- OBĚHOVÉ ČERPADLO
- SERVOPOHON SMĚŠOVACÍHO VENTILU
- KABELOVÝ VÝVOD

NAPĚŤOVÁ SOUSTAVA:

3 + PEN AC 400 50Hz / TN-C-S

OCHRANA:

AUTOMATICKÝM ODPOJENÍM OD ZDROJE.
DOPLŇKOVÁ OCHRANA POSPOJENÍM.

PROSTŘEDÍ:

ZÁKLADNÍ CHARAKTERISTIKY DLE ČSN 33 2000
VNITŘNÍ PROSTORY: AA5, AB5, AC1, AD1, AE1, AF1, AG1, AH1, AK1, AL1, AM1–2, AN1, AP1, AQ1,
AR1, BA1, BC1, BD1, BE1, CA1, CB1
VENKOVNÍ PROSTORY: AA8, AB8, AC1, AD3, AE1, AF1, AG1, AH1, AK1, AL1, AM1–2, AN3, AP1, AQ1
AS2, BA1, BC1, BD1, BE1, CA1, CB1

POZNÁMKA:

VŠECHA INSTALOVANÁ ELEKTRICKÁ ZAŘÍZENÍ MUSÍ BÝT SCHVÁLENÝCH TYPŮ.
V PLYNOVÉ KOTELNĚ BUDE PROVEDENO POSPOJENÍ VŠECH VODIVÝCH ČÁSTÍ.

Odpovědný projektant zakázky:	Jiří Seidl	JIŘÍ SEIDL JENÍŠOV č.p.8 360 01 JENÍŠOV tel.: 608 102 333 email: seidlprojekt@seznam.cz
Odpovědný projektant profese:	ing. Michal Čermák	
Vypracoval:	Jiří Seidl	
Místo : Ústecký kraj – obec Povrly		
Investor: Obec Povrly, Mírová 165/7, 403 32 Povrly		Datum: 08/2025 Číslo paré: Stupeň: Dokumentace pro stavební řízení Číslo zak.: 66–1647 Měřítko: 1:100 Číslo výkresu: D.4-02
Akce:	ZMĚNA ZPŮSOBU VYTÁPĚNÍ AREÁLU MŠ A ZŠ ul. 5. května č.p. 233/14, Povrly	
Část: D.4 – Elektroinstalace, MaR		
Obsah:	PŮDORYS 1.PP - PAVILON C	