
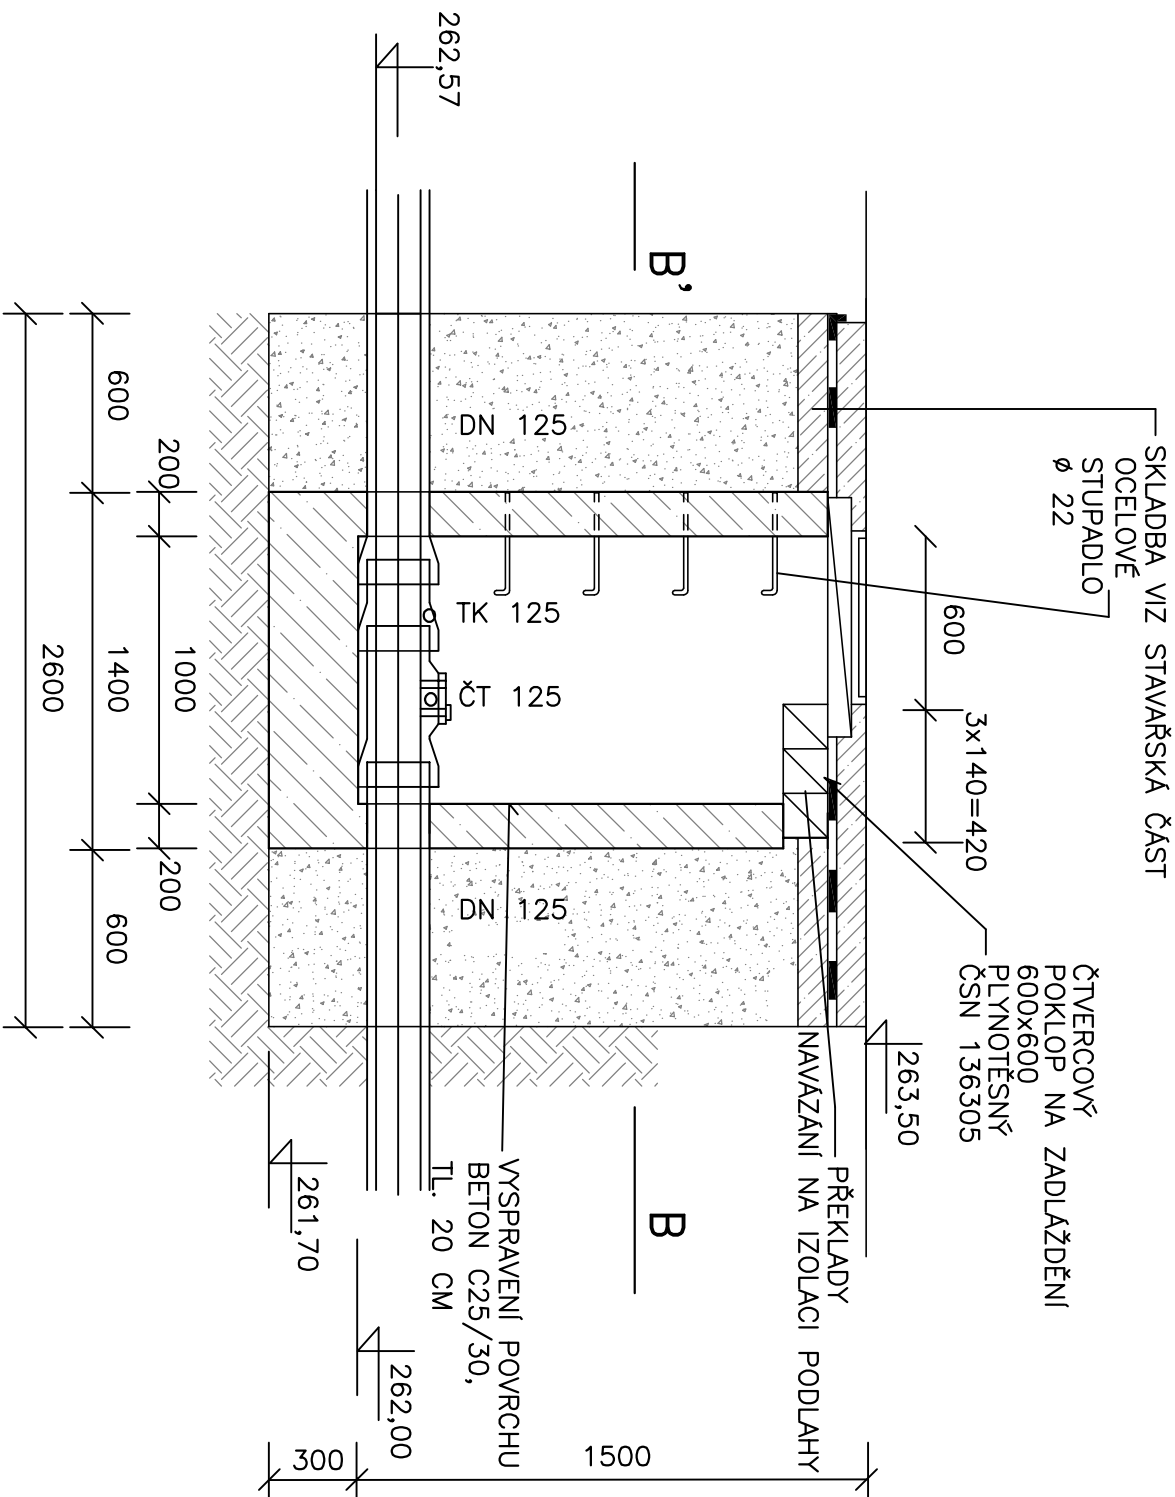


REVIZNÍ ŠACHTA NA SVODNÉM POTRUBÍ


TYPOVÝ VÝKRES -MĚŘÍTKO 1 : 25

PŮDORYSNÝ ŘEZ B-B'

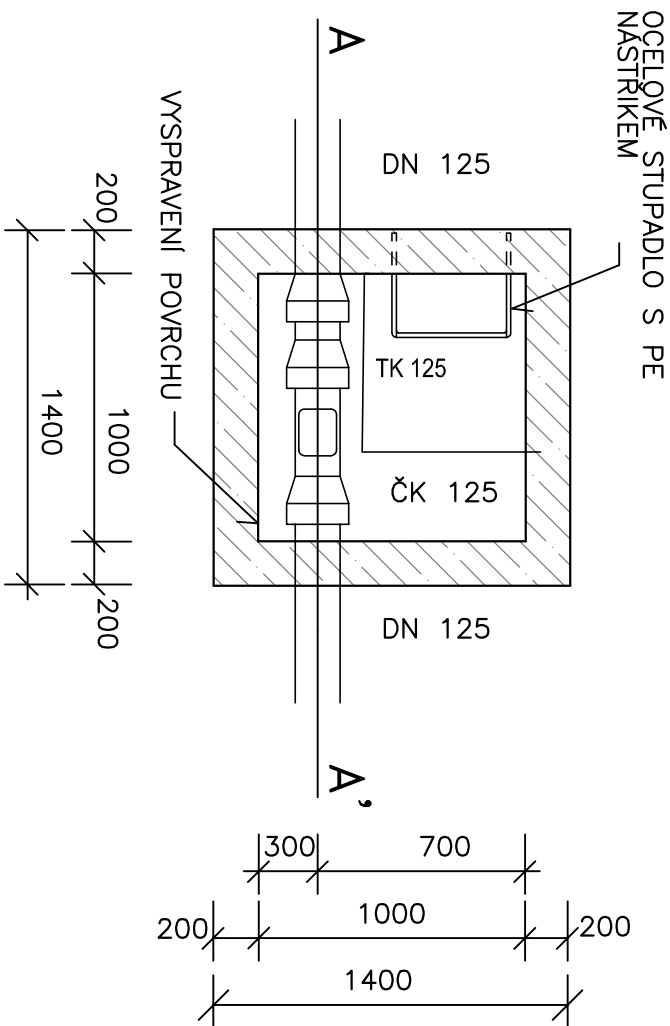

Jsou-li v projektu uvedeny obchodní názvy výrobků a materiálů, jedná se pouze o příklad určující technické parametry, minimální kvalitativní požadavky a vzhled u viditelných prvků. Je možné je nahradit výrobkem, nebo materiálem stejné a vyšší kvalitativní úrovně.

Revízie				
Číslo	Datum	Popis zmeny	Jméno	Podpis

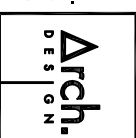Generální projektant	Číslo paré	Autorizační razítko
Arch.Design project, s.r.o. Sochilova 3178/23 616 00 Brno 		
Projektant části PD  Projekt Ing. JAROMÍRA HLADKOVÁ PROJEKTOVATELKA A PRŮBĚŽNÁ SPRÁVCE V OBLASTI VEŘEJNÉHO PROJEKTU Rasčepčova 618 OD BRNO 602 00 Brno Tel.: +420524246900 IČO: 15753017	Orientace	

Rekonstrukce MŠ Místecká, pavilonů B, C a E, Praha 18			
Název stavby:			
HLP:		Ing. Petr Ježek	
Architekt:			
Místo stavby:		Místecká 454	
Obec:		Praha Leňany	
Kraj:		Hlavní město Praha	
Investor:		Městská část Praha 18, Bechyňská 639, 199 00 Praha-Leňany	
Č. zakázky P-17-025-000			

Název dokumentu:		Měřítko		Ing.	
		1:25		Ing. J. Hladková	
DOMOVNÍ REVIZNÍ		Zodp. projektant:			
		Datum		Ing. J. Hladková	
		06/2018		Ing. J. Hladková	
ŠACHTA NA KANALIZACI		Kreslil:			
		Formát		Ing. J. Machovec	
		2 x A4			
		Kontroloval:			
		Kód části		Stavební objekt	
D.1.4.a				Služba	
				DPS	
Název části				Č. výkresu	
				109	
				Revize	
				-	
ZDRAVOTNÉ TECHNICKÉ INSTALACE					