



PŮDORYS ROZLOŽENÍ FV PANELŮ OBJEKT Č.3 ODVODNĚNÍ A ZAHUŠTĚNÍ KALU- 10,80 kWp

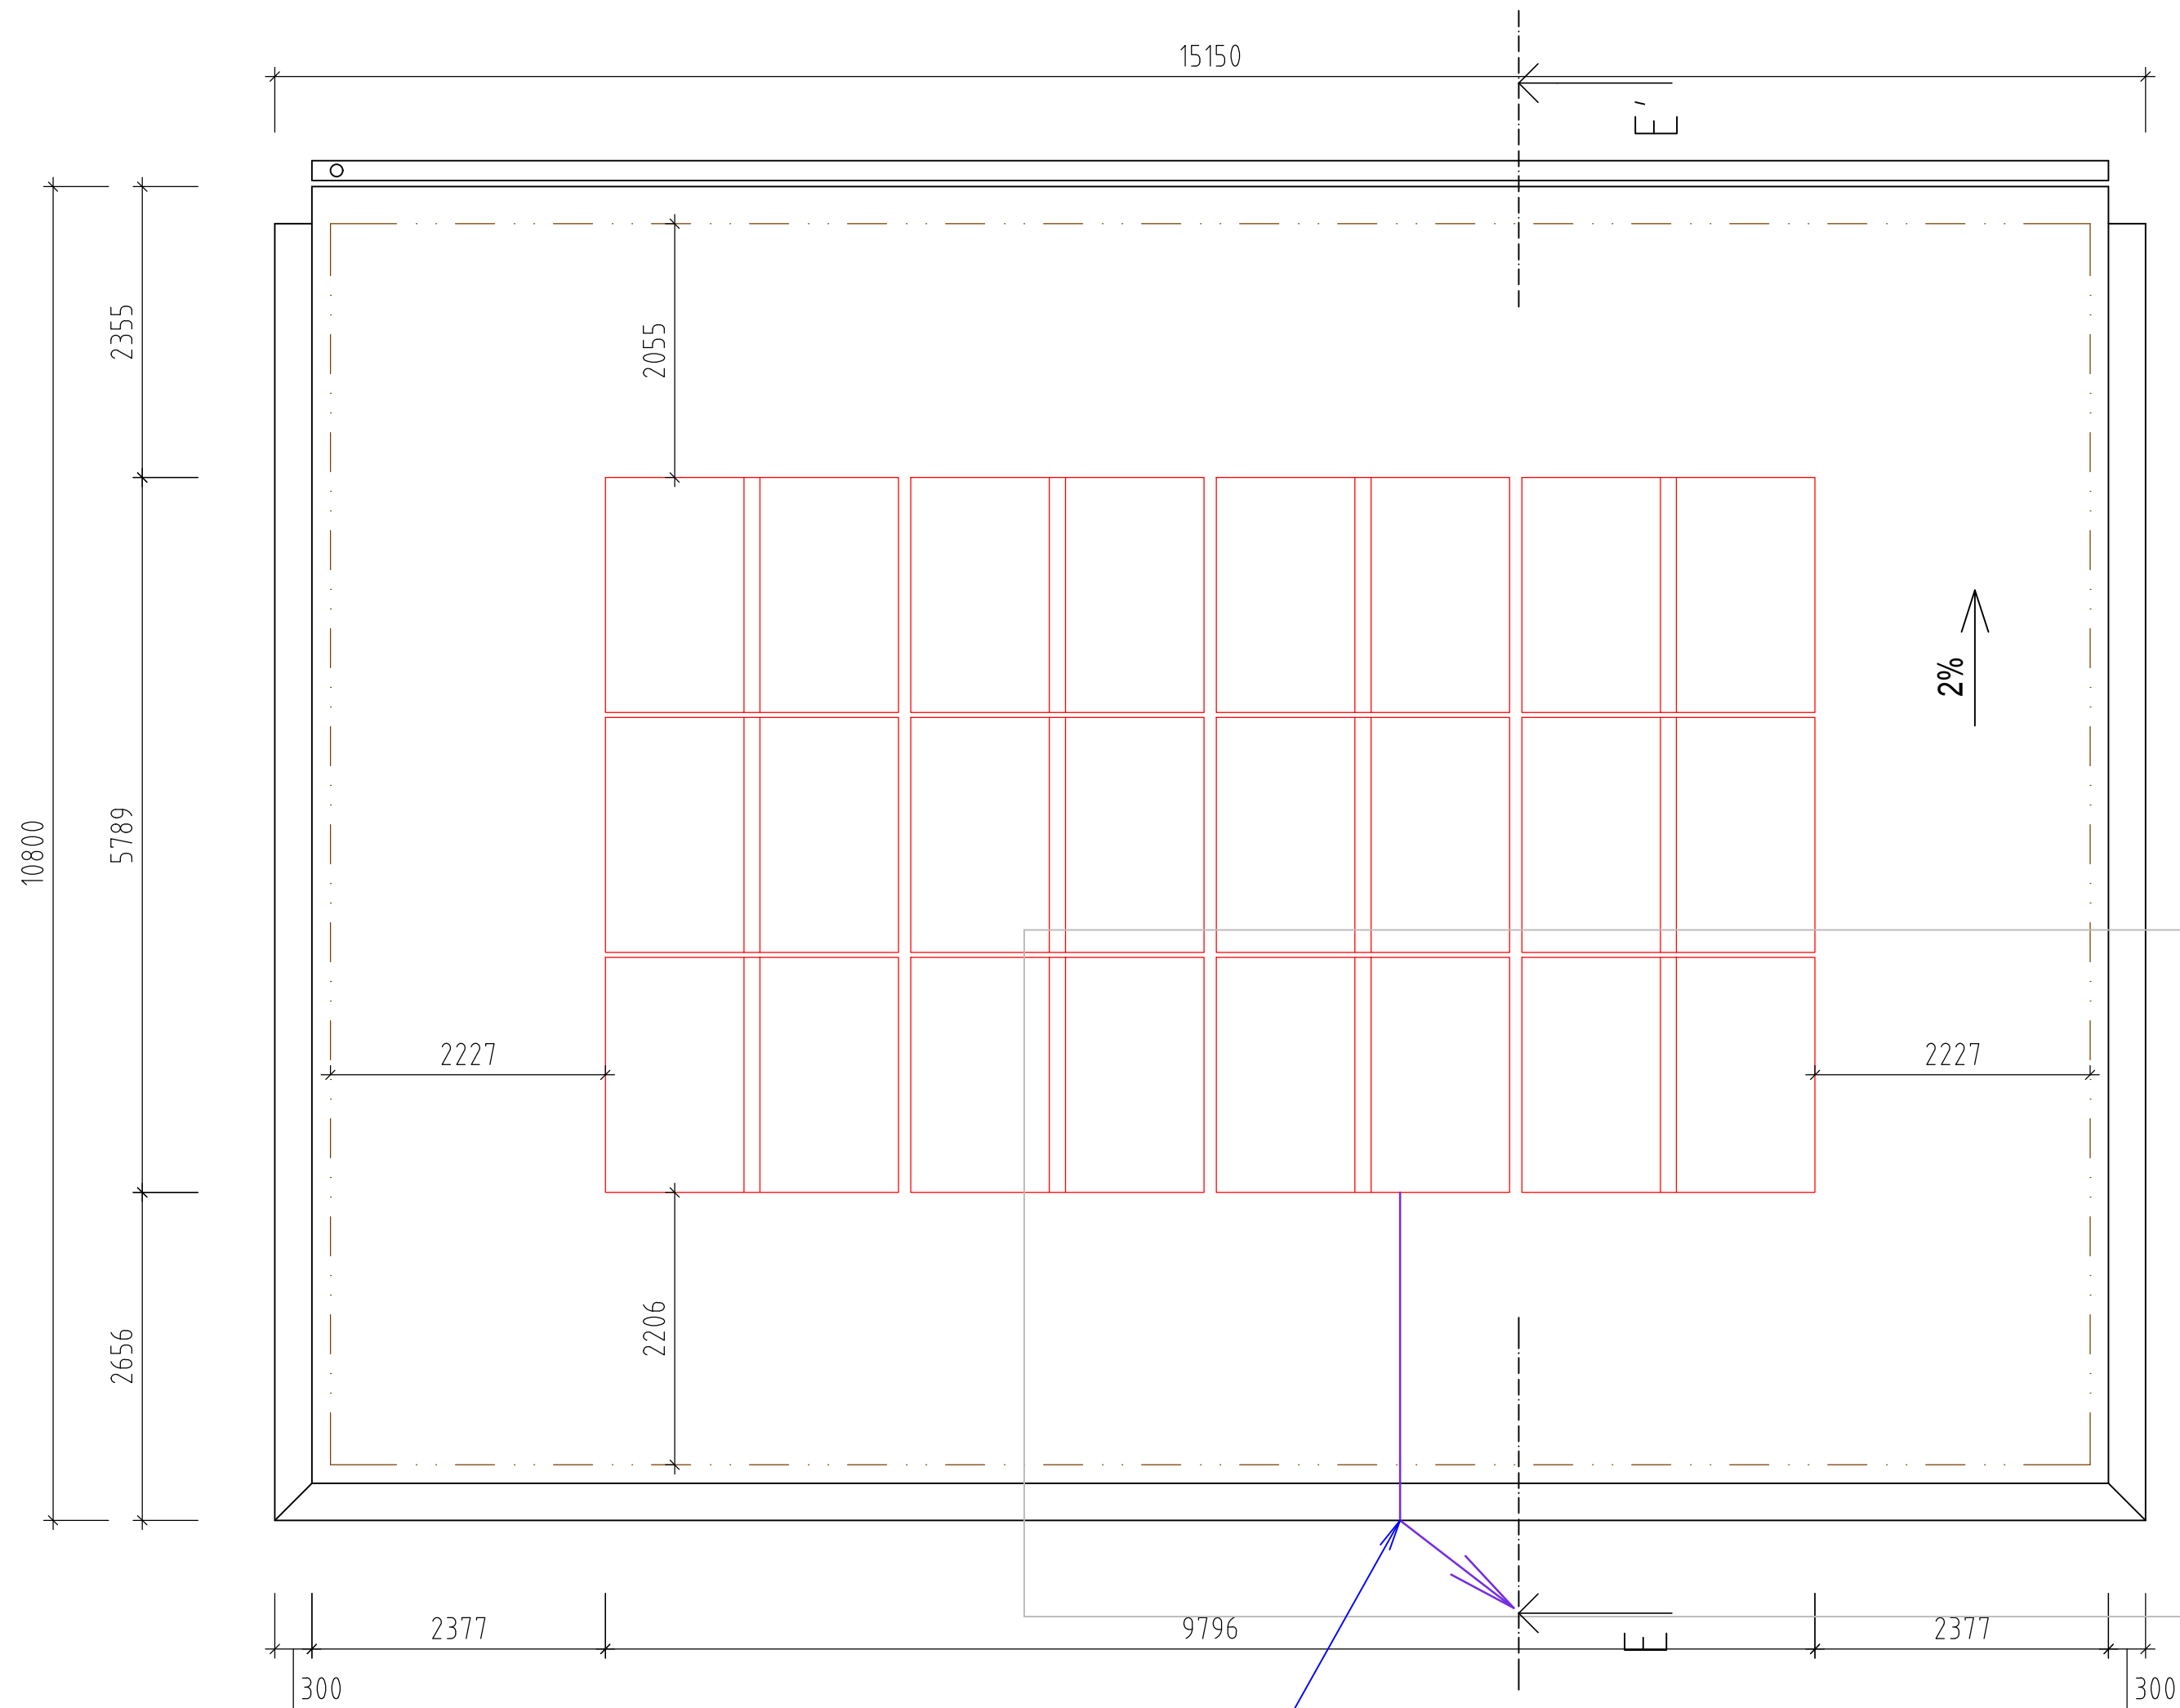

DC KABELOVÝ ŽLAB JE VEDEN PO STŘEŠE AŽ K JEJÍMU OKRAJI A NÁSLEDNĚ SVISLE DOLŮ PO FASÁDĚ BUDOVY SKRZE DC BOX Č.2 A PRŮRAZEM ZAVEDEN DO OBJEKTU

DETAIL B.1. NADZEMNÍ PODLAŽÍ

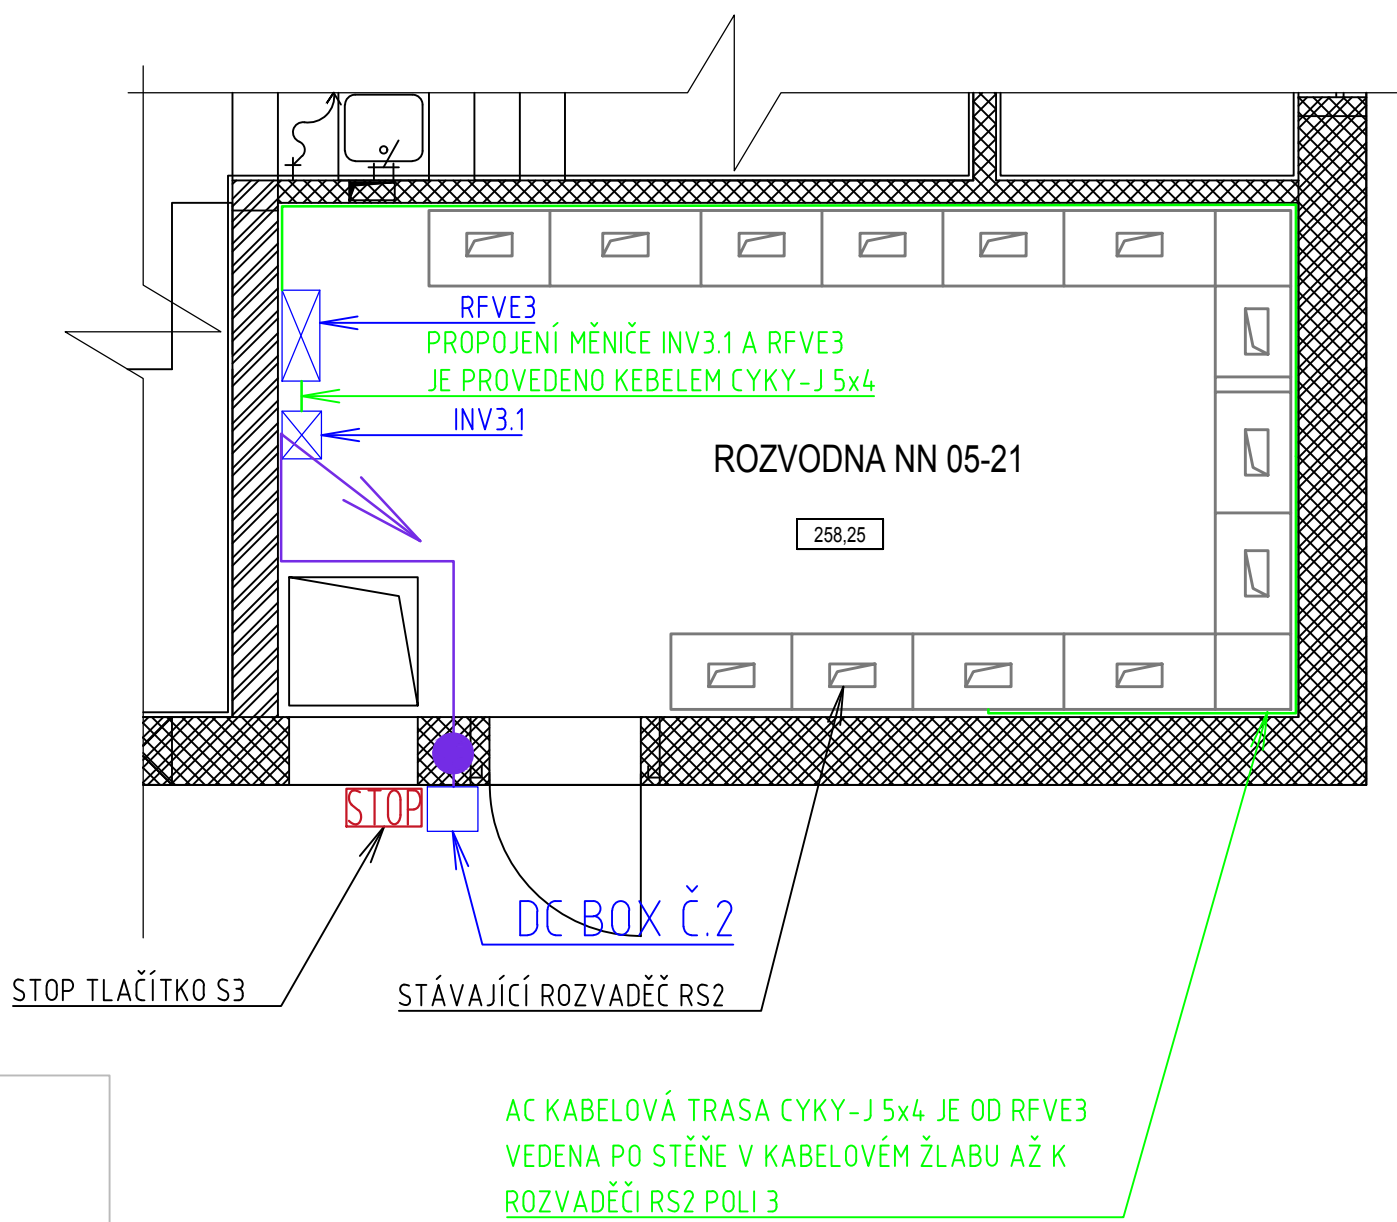

DETAIL B

LEGENDA:

- FV PANEL
- NOVÁ TECHNOLOGIE FVE
- STÁVAJÍCÍ KONSTRUKCE A TECHNOLOGIE
- JÍMACÍ SOUSTAVA
- AC TRASA
- DC TRASA (HL. KABELOVÝ ŽLAB)
- STOP TLAČÍTKO PRO FVE

SPECIFIKACE FV PANELŮ:

TYP PANELU:

ORIENTACE PANELU:
SKLON PANELŮ VŮČI ZEMI:
ROZMĚR PANELU:
ÚČINNOST PANELU:
PLOCHA JEDNOHO PANELU:
HMOTNOST JEDNOHO PANELU:

CELKOVÝ POČET PANELŮ:
CELKOVÁ PLOCHA:
CELKOVÝ INSTALOVANÝ VÝKON:

FV PANEL O VÝKONU 450 Wp
(REF. VÝROBEK CS HiKu6 450MS)
VÝCHOD-ZÁPAD
10°
1903 mm x 1134 mm x 30 mm
≥20,9%
2,158 m²
24,2 kg

24 ks
51,792 m²
10,80 kWp

±0,000 = 257,78 m n. m., B. p. v. / SOUŘADNICOVÝ SYSTÉM JTSK

AUTORIZOVANÁ OSOBA:		KONTROLOVAL:	VYPRACOVAL:	
Ing. PETR FEIERFEIL		Ing. JAN PETR	Ing. DANIEL MACHOVIČ	
PROJEKTANT:	PKV BUILD s.r.o.		ičo: 281 49 785	
INVESTOR:	Vodohospodářská zařízení Šumperk a.s.		ičo: 476 74 954	
KRAJ:	Olomoucký			
MÍSTO STAVBY:	Mohelnice, 789 85 Mohelnice parc.č. 2798/21, 2798/26, 2798/30, 2798/34, 2798/25 k.ú. Mohelnice [698032]			
NÁZEV PROJEKTU: 24.04_FVE ČOV Mohelnice - 137,70 kWp				ZAKÁZKOVÉ Č.: FVE-2023-001732
OBSAH VÝKRESU: PŮDORYS ROZLOŽENÍ FV PANELŮ OBJEKT Č.3 ODVODNĚNÍ A ZAHUŠTĚNÍ KALU FVE3				STUPEŇ PD: DŮR/DSP/DPS
				DATUM: 05/2024
				FORMÁT: 4 A4
				MĚŘÍTKO: 1:50
				Č. VÝKR.: D.2.1.3
				Č. PARÉ: