


Propoj na celkovou zemnicí soustava ČOV  
FeZn 10mm v zemi

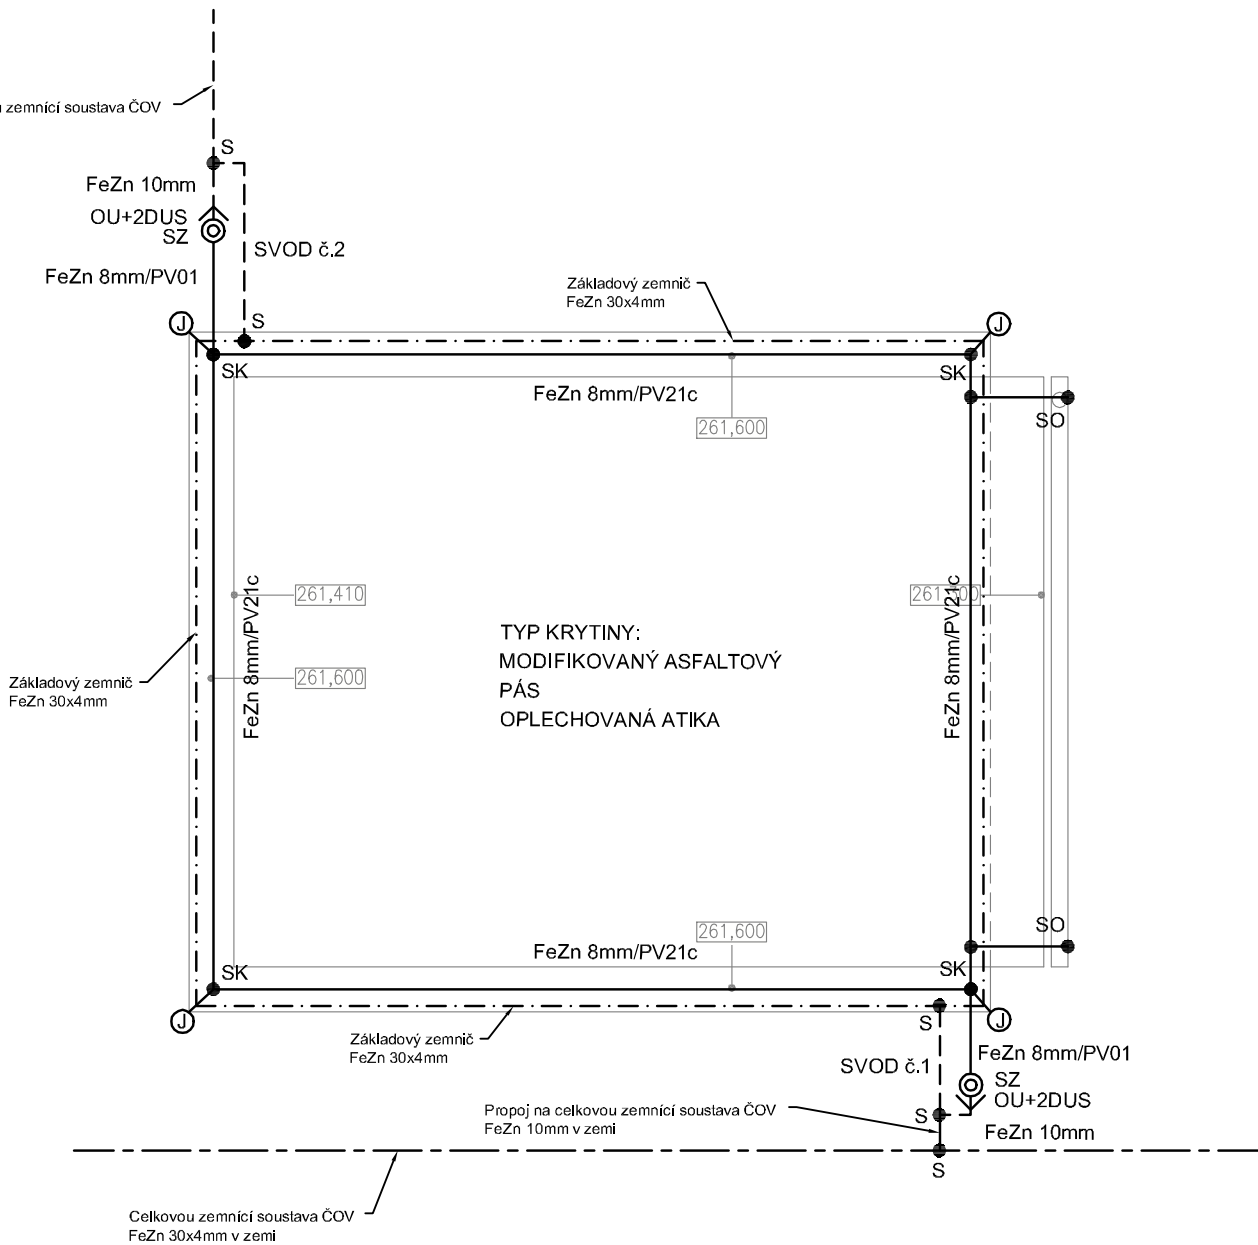

- PÁSEK FeZn 30/4mm VE VÝKOPU 35/80 cm V ZEMI
- - - - - PÁSEK FeZn 30/4mm V ZÁKLADECH OBJEKTU
- > VÝVOD PÁSEK FeZn 30/4mm
- · - · - ·> VÝVOD DRÁT NEREZ D=8mm
- > JÍMACÍ VEDENÍ DRÁT FeZn D=8mm
- > VÝVOD DRÁT FeZn D=10mm

SPOJE V ZEMI A BETONU BUDOU CHRÁNĚNY PROTI KOROZI ZAASFALTOVÁNÍM.  
ZEMNIČ VČETNĚ VÝVODŮ JE SOUČÁSTÍ DODÁVKY ELEKTRO !!!

OCHRANA PŘED BLESKEM BUDE ZHOTOVENA V SOULADU S ČSN EN 62305-1-4 ed.2 !!!

LEGENDA HROMOSVOD, UZEMNĚNÍ:

- EPS

●

SP1

●

S

○

J

○

JTv 1,5(2,0)

○

JTr 1,5(2,0)

●

SO

●

SS

●

SK

●

SU

●

ST

●

SJ 1b

⊙

SZ

└

OU+2DOU

⚡

ZT2

PV 01

PV 21c

PV 23
- SVORKOVNICE HLAVNÍHO POSPOJOVÁNÍ

SVORKA PŘIPOJOVACÍ

SVÁR o min. délce 10cm s protikorozní ochranou

POMOCNÝ JÍMACÍ Z DRÁTU FeZn 8mm - 0,5 m

JÍMACÍ TYČ S VRUTEM, DÉLKA 1,5 - 2m

JÍMACÍ TYČ S ROVNÝM KONCEM, DÉLKA 1,5 - 2m

SVORKA OKAPOVÁ

SVORKA SPOJOVACÍ

SVORKA KŘÍŽOVÁ

SVORKA UNIVERZÁLNÍ

SVORKA NA OKAPOVÉ TROUBY/POTRUBÍ

SVORKA K JÍMACÍ TYČI

SVORKA ZKUŠEBNÍ

OCHRANNÝ ÚHELNÍK, 2x držák ochr. úhelníku

ZEMNÍČÍ TÝČ L=2m + 2ks SVORKA SJ

PODPĚRA VEDENÍ DO ZDIVA

PODPĚRA VEDENÍ NA ROVNOU STŘECHU

PODPĚRA VEDENÍ NA PLECHOVÉ STŘECHY

|                                                                                                                                                                                                                                                                                                                                                                                                                                                                                            |  |                                              |  |
|--------------------------------------------------------------------------------------------------------------------------------------------------------------------------------------------------------------------------------------------------------------------------------------------------------------------------------------------------------------------------------------------------------------------------------------------------------------------------------------------|--|----------------------------------------------|--|
|                                                                                                                                                                                                                                                                                                                                                                                                                                                                                            |  |                                              |  |
|                                                                                                                                                                                                                                                                                                                                                                                                                                                                                            |  |                                              |  |
| -                                                                                                                                                                                                                                                                                                                                                                                                                                                                                          |  | -                                            |  |
| Revize                                                                                                                                                                                                                                                                                                                                                                                                                                                                                     |  | Datum revize                                 |  |
|                                                                                                                                                                                                                                                                                                                                                                                                                                                                                            |  | Schválil                                     |  |
| <div><div><div><div><div><div></div><div>AQUA<sup>®</sup></div><div>PROCON</div></div></div><div><div><div><div><div></div><div>AQUA PROCON s.r.o.</div><div>Projektová a inženýrská společnost</div><div>Palackého tř. 12, 612 00 Bmo</div><div>tel.: +420 541 426 011, fax: +420 541 426 012</div><div>E-mail: info@aquaprocon.cz</div><div>www.aquaprocon.cz</div></div></div></div></div></div></div></div>                                                                            |  |                                              |  |
| Vedoucí projektu                                                                                                                                                                                                                                                                                                                                                                                                                                                                           |  | Ing. Jan Polášek                             |  |
| Zástupce vedoucího projektu                                                                                                                                                                                                                                                                                                                                                                                                                                                                |  | Ing. Vladimír Oppelt                         |  |
| Zodpovědný projektant                                                                                                                                                                                                                                                                                                                                                                                                                                                                      |  | Ing. Jaroslav Bedáň                          |  |
| Vypracoval                                                                                                                                                                                                                                                                                                                                                                                                                                                                                 |  | Ing. Jaroslav Bedáň                          |  |
| Kontroloval                                                                                                                                                                                                                                                                                                                                                                                                                                                                                |  | Ing. Jan Polášek                             |  |
| Investor                                                                                                                                                                                                                                                                                                                                                                                                                                                                                   |  | Vodohospodářská zařízení Šumperk, a.s.       |  |
| Objednatel                                                                                                                                                                                                                                                                                                                                                                                                                                                                                 |  | OHL ŽS, a.s.                                 |  |
| Akce                                                                                                                                                                                                                                                                                                                                                                                                                                                                                       |  | Zakázkové číslo 1323510-21-01                |  |
| <div><div><div><div><div><div></div><div>ZLEPŠENÍ KVALITY VOD HORNÍHO</div><div>POVODÍ ŘEKY MORAVY - II. FÁZE</div></div></div><div><div><div><div><div></div><div>Podprojekt</div><div>4A Město Mohelnice - intenzifikace ČOV</div></div></div><div><div><div><div><div></div><div>Objek</div><div>SO 4A.017 STAVEBNÍ ELEKTROINSTALACE</div></div></div><div><div><div><div><div></div><div>Podobjekt</div><div>-</div></div></div></div></div></div></div></div></div></div></div></div> |  | Stupeň RDS=DPS                               |  |
|                                                                                                                                                                                                                                                                                                                                                                                                                                                                                            |  | Datum srpen 2014                             |  |
|                                                                                                                                                                                                                                                                                                                                                                                                                                                                                            |  | Soubor RDS_4A-017-20-21_CS VR KA.dwg         |  |
|                                                                                                                                                                                                                                                                                                                                                                                                                                                                                            |  | Tiskový soubor RD_4A-017-21_0_420x297_HP.plt |  |
|                                                                                                                                                                                                                                                                                                                                                                                                                                                                                            |  | Formát 2xA4                                  |  |
| Měřítko 1:50                                                                                                                                                                                                                                                                                                                                                                                                                                                                               |  |                                              |  |
| Příloha ČERPACÍ STANICE VRATNÉ KALU - HROMOSVOD A UZEMNĚNÍ                                                                                                                                                                                                                                                                                                                                                                                                                                 |  | Číslo přílohy 4A-017-21                      |  |
|                                                                                                                                                                                                                                                                                                                                                                                                                                                                                            |  | Revize 0                                     |  |