




PŮDORYS 1:25

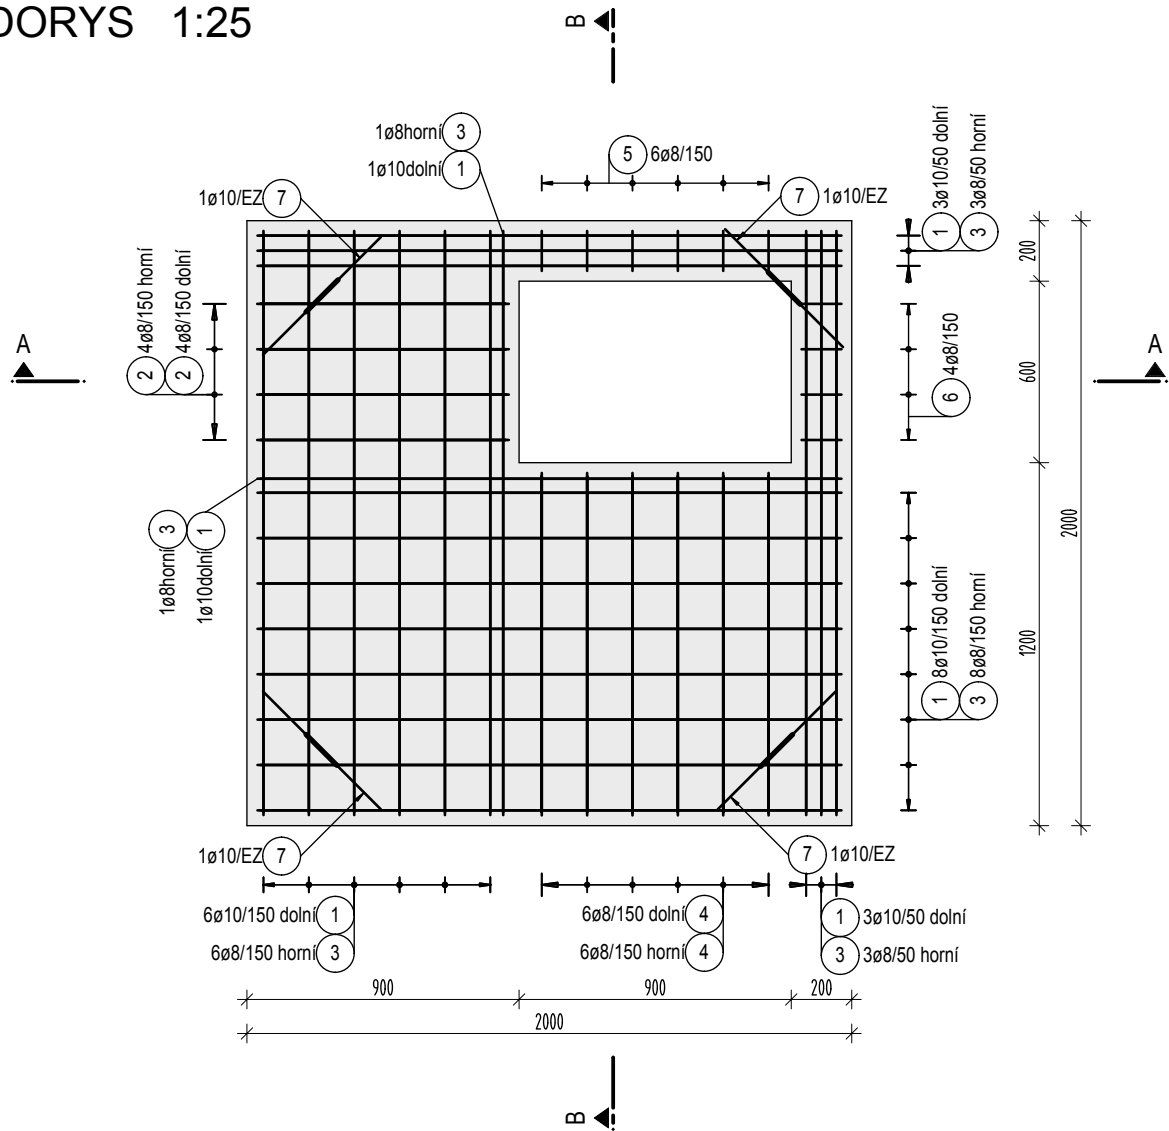

ŘEZ B-B 1:25

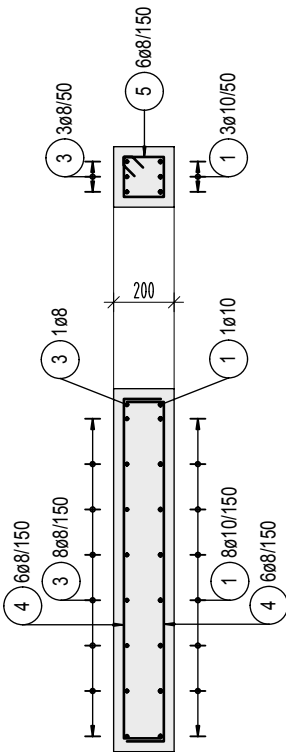








ŘEZ A-A 1:25

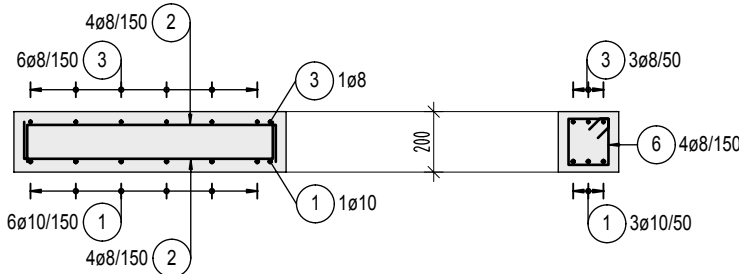


Výkaz výztuže

Pol.	Ks	Ø	Jednotl. délka	Celková délka	Hmotnost
		[mm]	[m]	[m]	[kg]
1	22	10	2.19	48.18	29.68
2	8	8	1.09	8.72	3.44
3	22	8	2.19	48.18	19.03
4	12	8	1.39	16.68	6.59
5	6	8	0.71	4.26	1.68
6	4	8	0.75	3.00	1.19
7	4	10	1.24	4.96	3.06

      Celková hmotnost [kg] : 64.67

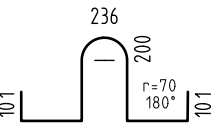

DETAIL ZVEDACÍHO OKA

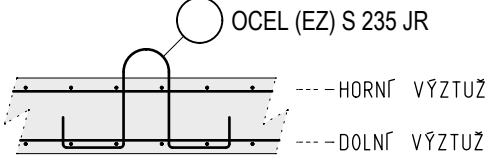

POZNÁMKA

SE STAVENIŠTNÍM PREFABRIKÁTEM MANIPULOVAT NEJDŘÍVE PO 10-TI DNECH.
PŘESNÝ TVAR VIZ STAVEBNÍ VÝKRES.
ZÁVESNÝ HÁK POL.Č. 7 Z OCELI S 235 JR (EZ).

BETON		MAX. VODNÍ SOUČINITEL BETONU
ČSN EN 206		w/c = 0.50
C30/37 - XC4, XF3 (F.1) - CI 0.40 - D _{max} 22 - S3		MIN. MNOŽSTVÍ CEMENTU
- max. průsak 35 mm podle ČSN EN 12 390-8		320 kg/m ³
OCEL		TYP CEMENTU
B 500 A (R), S 235 JR (EZ)		CEM II
KRYTÍ VÝZTUŽE	KÓTOVÁNÍ VÝZTUŽE	ZKOSENÍ HRAN
PŘI BETONÁŽI DODRŽOVAT ZÁSADY ČSN EN 206 A ČSN EN 13670. NAVŮŽENÝ BETON VODONEPROPUSTNÝ. DISTANČNÍ PRVKY (BODOVÁ TĚLÍSKA, LINIOVÉ PODPORY) Z VLÁKNOBETONU. NE PLASTOVÉ. VĚNOVAT ZVÝŠENOU POZORNOST OŠETŘOVÁNÍ BETONU. ZABRÁNIT NADMĚRNÉMU POVRCHOVÉMU ODPARU DESEK A STĚN. ODBEDŇOVÁNÍ STĚN NEJDŘÍVE PO TŘECH DNECH. ZABRÁNIT RYCHLÉMU VYCHLADNUTÍ (POVRCHOVÉ ZTRÁTĚ HYDRATAČNÍHO TEPLA BETONU). VÝZTUŽ V MÍSTECH PROSTUPŮ ROZHRNOUT, POPŘ. UPÁLIT. UPÁLENOU VÝZTUŽ NAHRADIT PŘÍLOŽKAMI STEJNÉHO PROFILU.		

-		-	
Revize		Datum revize Schválil	
		AQUA PROCON s.r.o. Projektová a inženýrská společnost Palackého tř. 12, 612 00 Brno tel.: +420 541 426 011, fax: +420 541 426 012 E-mail: info@aquaprocon.cz www.aquaprocon.cz	
Vedoucí projektu Ing. Jan Polášek		Podpisy 	
Zástupce vedoucího projektu Ing. Vladimír Oppelt			
Zodpovědný projektant Ing. Bořek Čerbák			
Vypracoval Ing. Martin Matuška			
Kontroloval Ing. Bořek Čerbák			
Investor Vodohospodářská zařízení Šumperk, a.s.			
Objednatel OHL ŽS, a.s.			
Akce		Zakázkové číslo 1323510-21-01	
ZLEPŠENÍ KVALITY VOD HORNÍHO POVODÍ ŘEKY MORAVY - II.FÁZE		Stupeň RDS	
		Datum říjen 2014	
Podprojekt 4A Město Mohelnice - intenzifikace ČOV		Soubor RD_4A-017-110_0_630x297_oe	
Objekt SO 4A.017 STAVEBNÍ ELEKTROINSTALACE		Tiskový soubor RD_4A-017-110_0_630x297_oe.plt	
Podobjekt -		Formát 3 A4	
		Měřítko 1:25	
Příloha ELEKTROINSTALAČNÍ ŠACHTA EŠ5 - STAVENIŠTNÍ PREFABRIKÁT		Číslo přílohy 4A-017-110	
		Revize 0	