
 


B

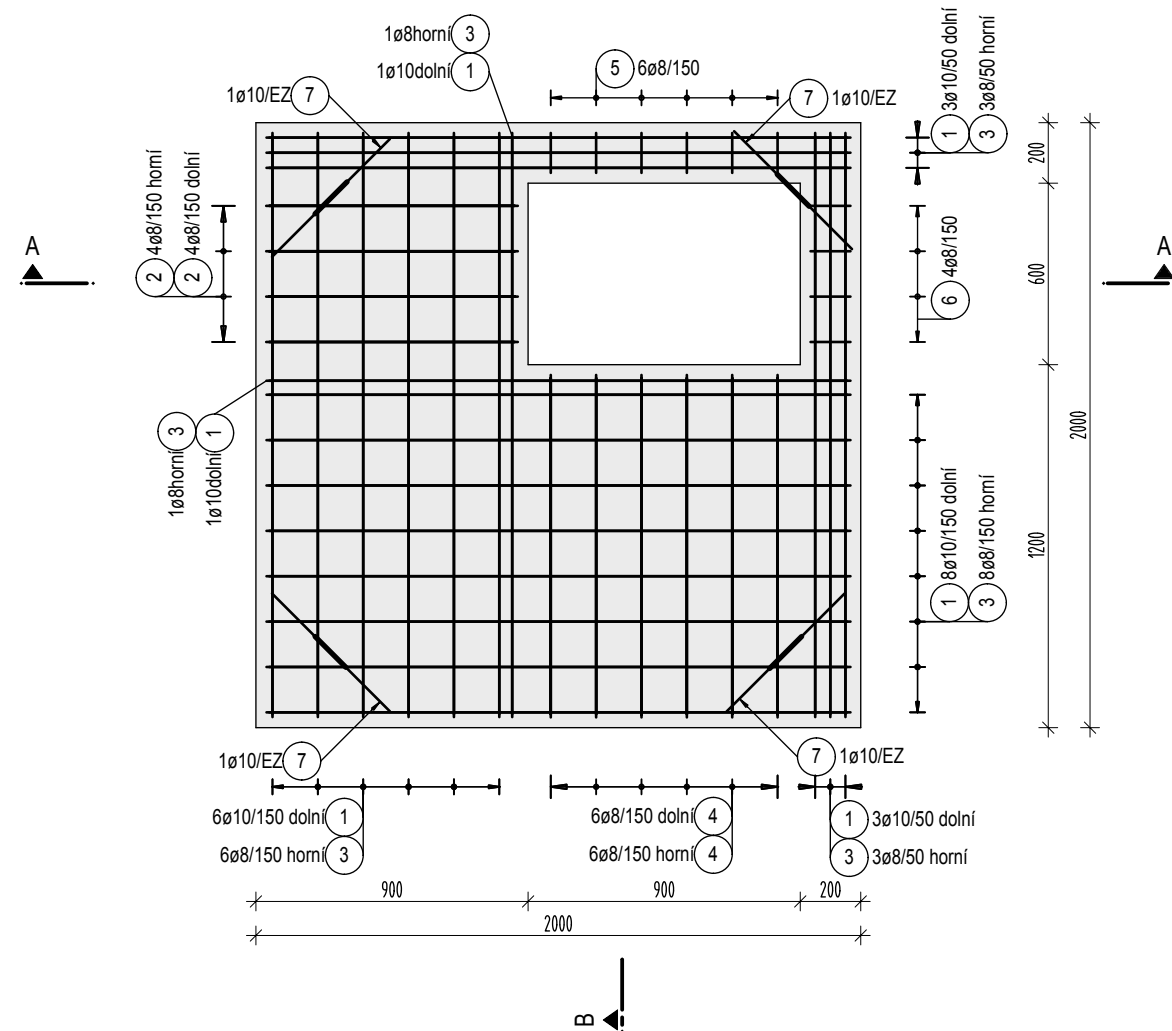


Pol.	Ks	Ø	Jednotl. délka	Celková délka	Hmotnost
		[mm]	[m]	[m]	[kg]
1	22	10	2.19	48.18	29.68
2	8	8	1.09	8.72	3.44
3	22	8	2.19	48.18	19.03
4	12	8	1.39	16.68	6.59
5	6	8	0.71	4.26	1.68
6	4	8	0.75	3.00	1.19
7	4	10	1.24	4.96	3.06


Celková hmotnost [kg] : 64.67



 
① 22 ϕ 10 L=2190mm




② 8ø8 L=1090mm

 

③ 22 ϕ 8 L=2190mm

 

④ 12 ϕ 8 L=1390mm

 


⑤ 6ø8 L=710mm






⑥ 4ø8 L=750mm

 ○ OCEL (EZ) S 235 JR



  SE STAVENIŠTNÍM PREFABRIKÁTEM MANIPULOVAT NEJDRŽÍVE PO 10-TI DNECH.
PŘESNÝ TVAR VIZ STAVEBNÍ VÝKRES.
ZÁVESNÝ HÁK POL.Č. ⑦ Z OCELI S 235 JR (EZ).

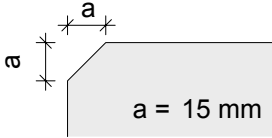BETON ČSN EN 206 C30/37 - XC4, XF3 (F.1) - CI 0.40 - D _{max} 22 - S3 - max. průsak 35 mm podle ČSN EN 12 390-8		MAX. VODNÍ SOUČINITEL BETONU w/c = 0.50
		MIN. MNOŽSTVÍ CEMENTU 320 kg/m³
		TYP CEMENTU CEM II
OCEL B 500 A (R), S 235 JR (EZ)		
KRYTÍ VÝZTUŽE  DOLNÍ a = 40 mm HORNÍ b = 40 mm BOČNÍ c = 40 mm	KÓTOVÁNÍ VÝZTUŽE  VÝZTUŽ KÓTOVÁNA VNĚJŠÍMI ROZMĚRY	ZKOSENÍ HRAN  a = 15 mm
PŘI BETONÁŽI DODRŽOVAT ZÁSADY ČSN EN 206 A ČSN EN 13670. NAVRŽENÝ BETON VODONEPROPUSTNÝ. DISTANČNÍ PRVKY (BODOVÁ TĚLÍŠKA, LINJOVÉ PODPORY) Z VLÁKNOBETONU. NE PLASTOVÉ. VĚNOVAT ZVÝŠENOU POZORNOST OŠETŘOVÁNÍ BETONU. ZABRÁNIT NADMĚRNÉMU POVRCHOVÉMU ODPARU DESEK A STĚN. ODBEDŇOVÁNÍ STĚN NEJDŘÍVE PO TŘECH DNECH. ZABRÁNIT RYCHLÉMU VYCHLADNUTÍ (POVRCHOVÉ ZTRÁTĚ HYDRATAČNÍHO TEPLA BETONU). VÝZTUŽ V MÍSTECH PROSTUPŮ ROZHRNOUT, POPŘ. UPÁLIT. UPÁLENOU VÝZTUŽ NAHRADIT PŘÍLOŽKAMI STEJNÉHO PROFILU.		

		AQUA PROCON s.r.o. Projektová a inženýrská společnost Palackého tř. 12, 612 00 Brno tel.: +420 541 426 011, fax: +420 541 426 012 E-mail: info@aquaprocon.cz www.aquaprocon.cz	
Vedoucí projektuIng. Jan Polášek Zástupce vedoucího projektuIng. Vladimír Oppelt Zodpovědný projektantIng. Bořek Čerbák VypracovalIng. Martin Matuška KontrolovalIng. Bořek Čerbák		Podpisy 	
InvestorVodohospodářská zařízení Šumperk, a.s.			
ObjednatelOHL ŽS, a.s.			
Akce ZLEPŠENÍ KVALITY VOD HORNÍHO POVODÍ ŘEKY MORAVY - II.FÁZE		Zákazkové číslo1323510-21-01	
Podprojekt 4A Město Mohelnice - intenzifikace ČOV		Stupeň RDS	
Objekt SO 4A.017 STAVEBNÍ ELEKTROINSTALACE		Datum říjen 2014	
Podobjekt -		Soubor RD_4A-017-112_0_630x297_0ce	
		Tiskový soubor RD_4A-017-112_0_630x297_0ce.plt	
		Formát 3 A4	
		Měřítko 1:25	
Příloha ELEKTROINSTALAČNÍ ŠACHTA EŠ6 - STAVENIŠTNÍ PREFABRIKÁT		Číslo přílohy 4A-017-112	Revize 0