




PŮDORYS 1:25

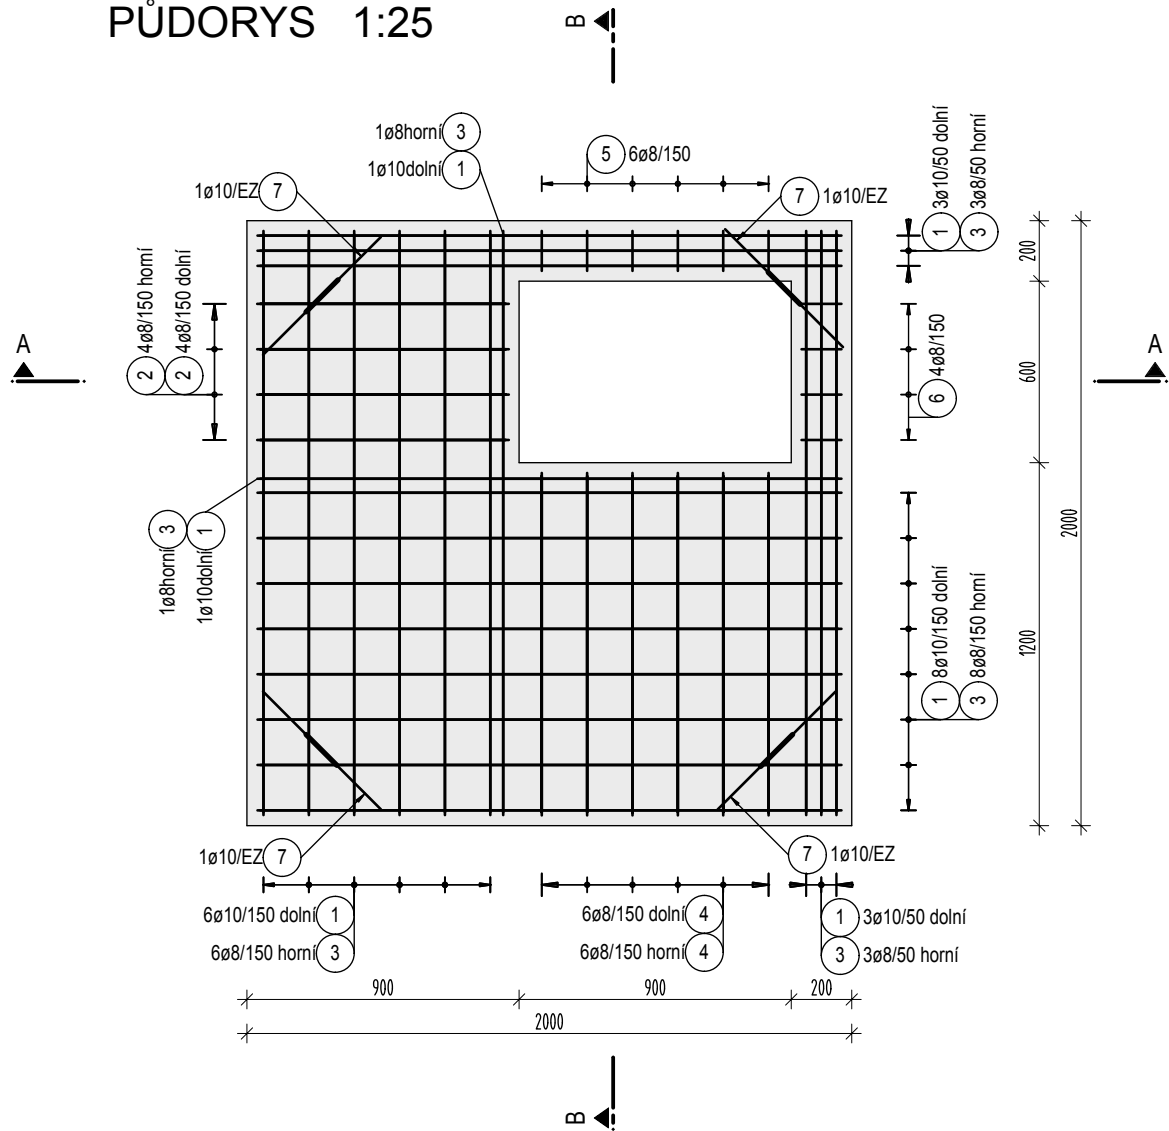

ŘEZ B-B 1:25

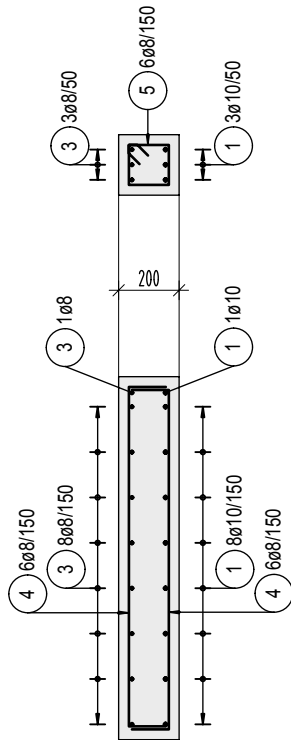









ŘEZ A-A 1:25

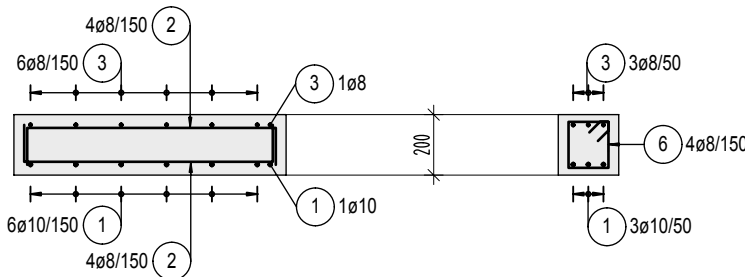

Výkaz výztuže

Pol.	Ks	Ø [mm]	Jednotl. délka [m]	Celková délka [m]	Hmotnost [kg]
1	22	10	2.19	48.18	29.68
2	8	8	1.09	8.72	3.44
3	22	8	2.19	48.18	19.03
4	12	8	1.39	16.68	6.59
5	6	8	0.71	4.26	1.68
6	4	8	0.75	3.00	1.19
7	4	10	1.24	4.96	3.06

       Celková hmotnost [kg] : 64.67

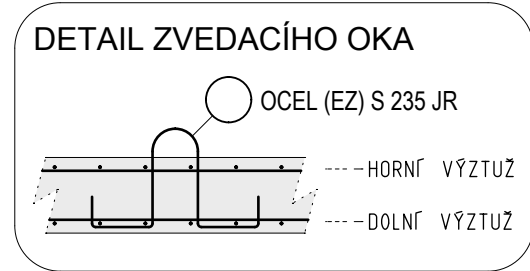

POZNÁMKA

SE STAVENIŠTNÍM PREFABRIKÁTEM MANIPULOVAT NEJDŘÍVE PO 10-TI DNECH.
PŘESNÝ TVAR VIZ STAVEBNÍ VÝKRES.
ZÁVESNÝ HÁK POL.Č. 7 Z OCELI S 235 JR (EZ).

BETON		MAX. VODNÍ SOUČINITEL BETONU w/c = 0.50
ČSN EN 206 C30/37 - XC4, XF3 (F.1) - Cl 0.40 - D _{max} 22 - S3		MIN. MNOŽSTVÍ CEMENTU 320 kg/m ³
- max. průsak 35 mm podle ČSN EN 12 390-8		TYP CEMENTU CEM II
OCEL		
B 500 A (R), S 235 JR (EZ)		
KRYTÍ VÝZTUŽE	KÓTOVÁNÍ VÝZTUŽE	ZKOSENÍ HRAN
PŘI BETONÁŽI DODRŽOVAT ZÁSADY ČSN EN 206 A ČSN EN 13670. NAVŮŽENÝ BETON VODONEPROPUSTNÝ. DISTANČNÍ PRVKY (BODOVÁ TĚLÍSKA, LINIOVÉ PODPORY) Z VLÁKNOBETONU. NE PLASTOVÉ. VĚNOVAT ZVÝŠENOU POZORNOST OŠETŘOVÁNÍ BETONU. ZABRÁNIT NADMĚRNÉMU POVRCHOVÉMU ODPARU DESEK A STĚN. ODBEDŇOVÁNÍ STĚN NEJDŘÍVE PO TŘECH DNECH. ZABRÁNIT RYCHLÉMU VYCHLADNUTÍ (POVRCHOVÉ ZTRÁTĚ HYDRATAČNÍHO TEPLA BETONU). VÝZTUŽ V MÍSTECH PROSTUPŮ ROZHRNOUT, POPŘ. UPÁLIT. UPÁLENOU VÝZTUŽ NAHRADIT PŘÍLOŽKAMI STEJNÉHO PROFILU.		

-		-	
Revize		Datum revize Schválil	
		AQUA PROCON s.r.o. Projektová a inženýrská společnost Palackého tř. 12, 612 00 Brno tel.: +420 541 426 011, fax: +420 541 426 012 E-mail: info@aquaprocon.cz www.aquaprocon.cz	
Vedoucí projektu		Ing. Jan Polášek	
Zástupce vedoucího projektu		Ing. Vladimír Oppelt	
Zodpovědný projektant		Ing. Bořek Čerbák	
Vypracoval		Ing. Martin Matuška	
Kontroloval		Ing. Bořek Čerbák	
Investor		Vodohospodářská zařízení Šumperk, a.s.	
Objednatel		OHL ŽS, a.s.	
Akce		Zakázkové číslo 1323510-21-01	
ZLEPŠENÍ KVALITY VOD HORNÍHO POVODÍ ŘEKY MORAVY - II.FÁZE		Stupeň RDS	
		Datum říjen 2014	
		Soubor RD_4A-017-116_0_630x297_oe	
		Tiskový soubor RD_4A-017-116_0_630x297_oe.plt	
		Formát 3 A4	
Podprojekt 4A Město Mohelnice - intenzifikace ČOV		Měřítko 1:25	
Objekt SO 4A.017 STAVEBNÍ ELEKTROINSTALACE		Číslo přílohy 4A-017-116	
Podobjekt -		Revize 0	
Příloha ELEKTROINSTALAČNÍ ŠACHTA EŠ81 - STAVENIŠTNÍ PREFABRIKÁT			