




PŮDORYSNÝ ŘEZ II-II 1:25

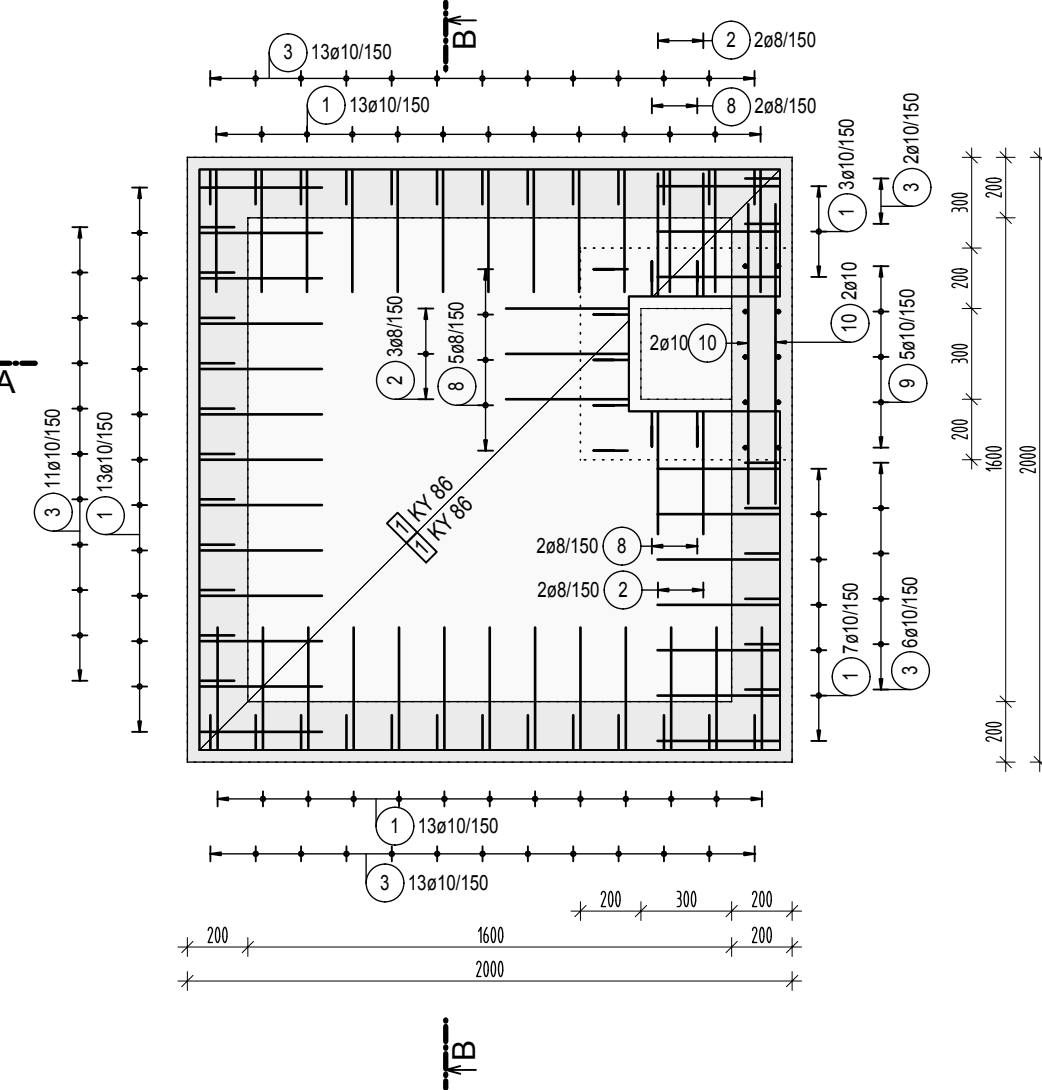


PŮDORYSNÝ ŘEZ III-III 1:25

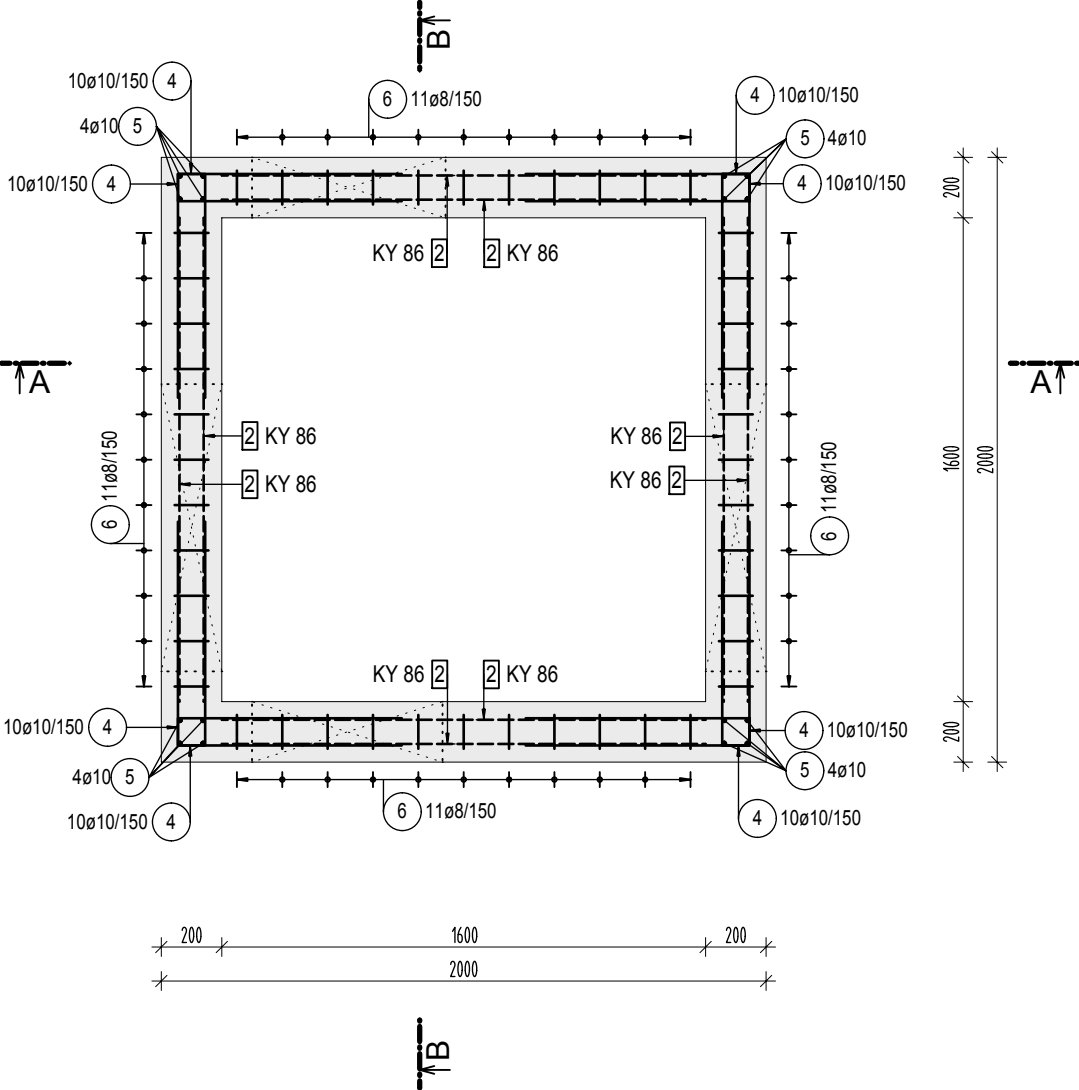

LEMOVÁNÍ PROSTUPU 950x450mm VE STĚNĚ 1:25

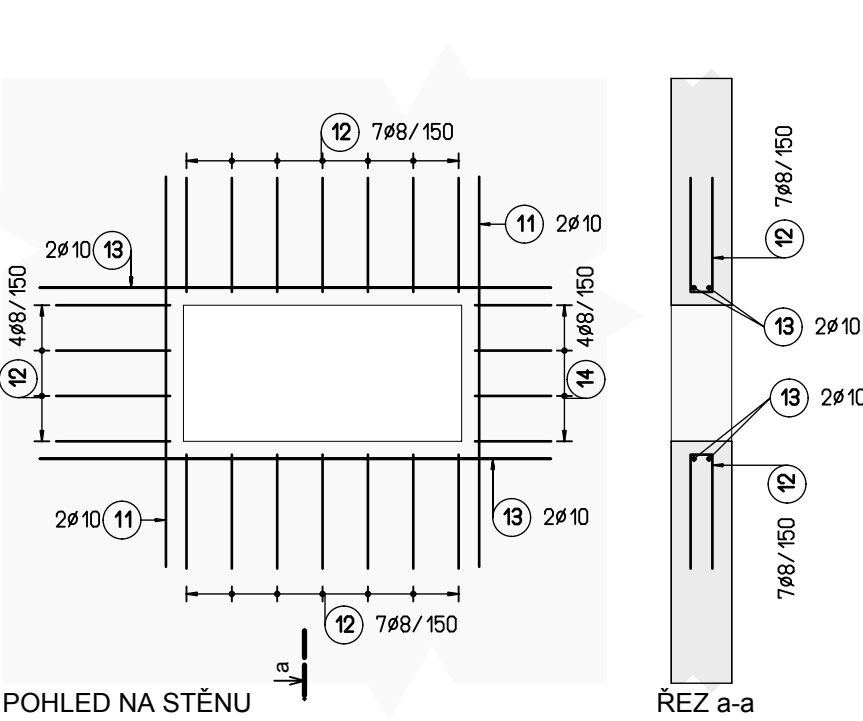

LEMOVÁNÍ PROSTUPU 640x640mm VE STĚNĚ 1:25

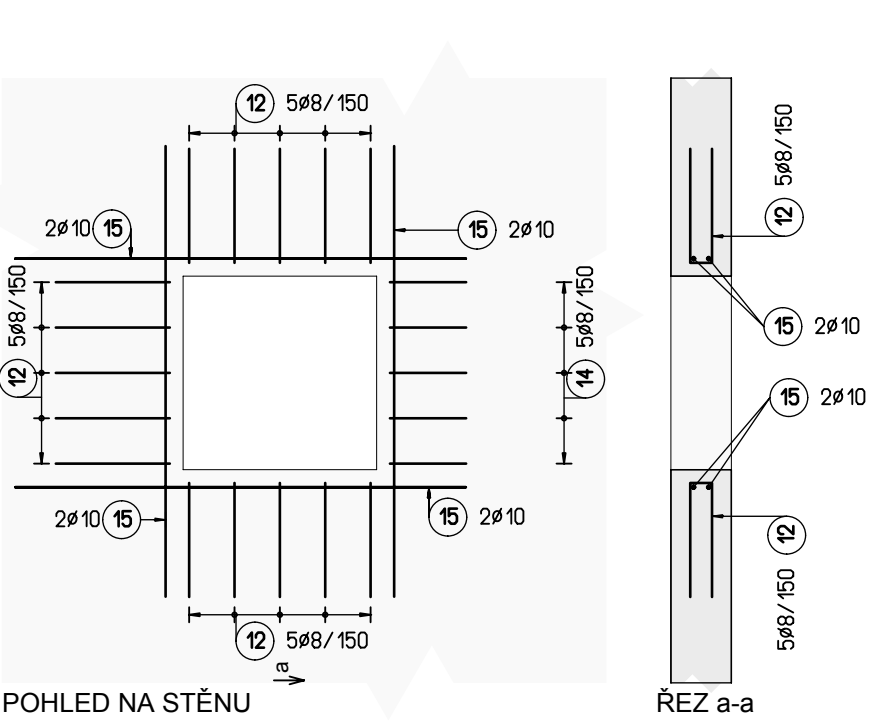


SPINACÍ PROFILY	
	STĚNA TLOUŠTKY 200 mm MNOŽSTVÍ - 4 ks/m ²
DISTANČNÍ VÝZTUŽ	
	DISTANČNÍ PRUH DISTA 80 MNOŽSTVÍ - 1,0 ks/m ²
CELKEM 3 ks	


POZNÁMKA

PŘESNÝ TVAR KONSTRUKCE VIZ STAVEBNÍ ČÁST.
ZÁMEČNÍČKE A PLASTOVÉ VÝROBKÝ, PROSTUPNÍ KUSY POTRUBÍ, TĚSNICÍ PRVKY OSADIT PŘED BETONÁŽÍ DO BEDNĚNÍ.
PRACOVNÍ SPÁRY PROVEŠT VODOTĚSNĚ. VODOTĚSNOST PRACOVNÍ SPÁRY ZAJISTIT TĚSNICÍMI PRVKY.
TYP TĚSNICÍCH PRVKŮ MOŽNO VOLIT DLE ZVÝKLOSTI DODAVATELE-TĚSNICÍ BOBTNAJÍCÍ PÁSKY, TĚSNICÍ PLECHY, INJEKTAŽNÍ HADIČKY.
DODAVATEL RUČÍ ZA SPRÁVNÉ PROVEDENÍ A TĚSNOST PRACOVNÍ SPÁRY PO CELOU DOBU ŽIVOTNOSTI KONSTRUKCE.
TĚSNICÍ PRVKY MUSÍ BÝT OSAZENY V SOULADU S MONTÁŽNÍMI PŘEDPISY (TECHNICKÝ LIST) VÝROBCE.
KARI SÍŤ KY86 Ø8/Ø8 - 150/150.
STÝKOVÁNÍ SÍŤI MIN 400 mm.

ŘEZ A-A 1:25

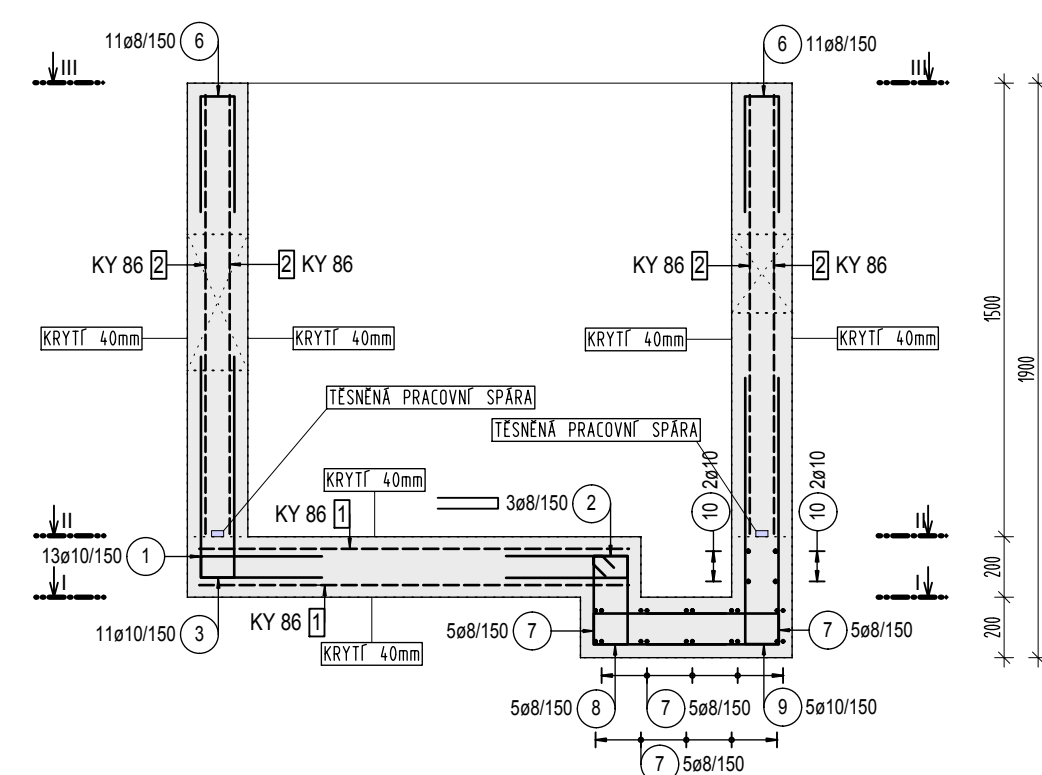

ŘEZ B-B 1:25

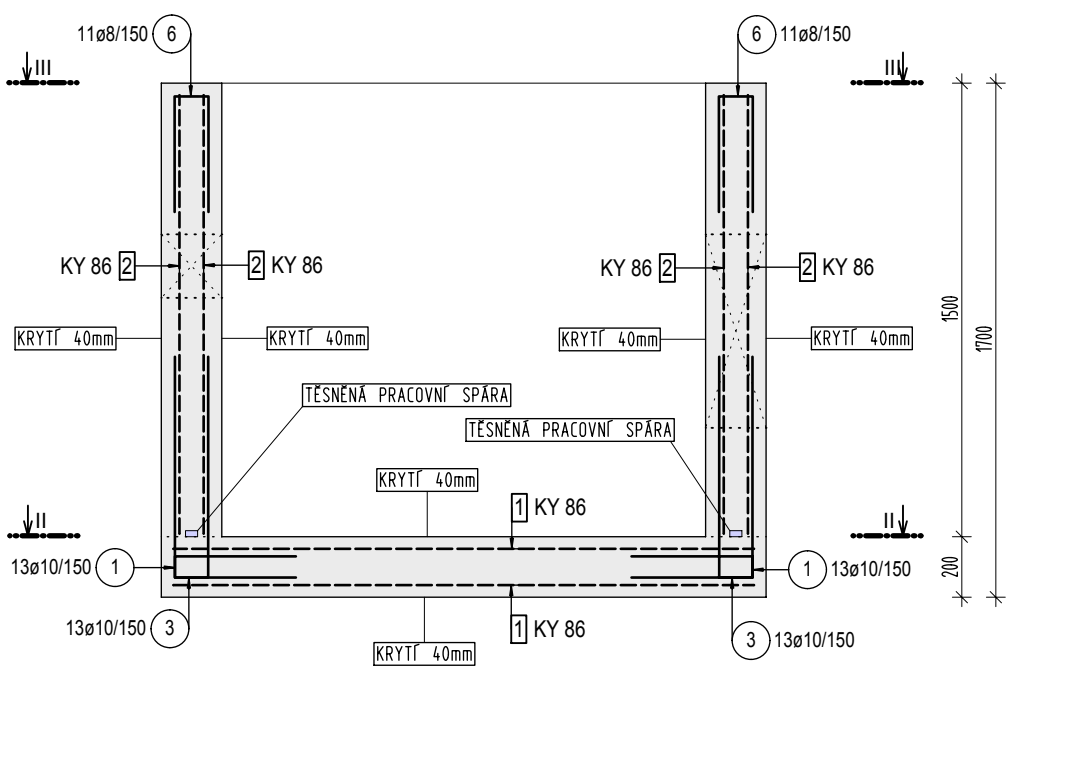


Výkaz výztuže



Pol.	Ks	Ø	Jednotl. délka [m]	Celková délka [m]	Hmotnost [kg]
1	49	10	0.90	44.10	27.17
2	7	8	0.90	6.30	2.49
3	45	10	1.60	72.00	44.35
4	80	10	1.60	128.00	78.85
5	16	10	1.45	23.20	14.29
6	44	8	0.90	39.60	15.64
7	20	8	1.00	20.00	7.90
8	9	8	1.00	9.00	3.56
9	5	10	1.90	9.50	5.85
10	4	10	1.00	4.00	2.46
11	8	10	1.30	10.40	6.41
12	61	8	0.85	51.85	20.48
13	8	10	1.70	13.60	8.38
14	13	8	0.60	7.80	3.08
15	12	10	1.50	18.00	11.09
16	4	10	1.10	4.40	2.71
17	40	6	0.34	13.60	3.02

Celková hmotnost [kg] : 257.73

LEMOVÁNÍ PROSTUPU 950x260mm VE STĚNĚ 1:25

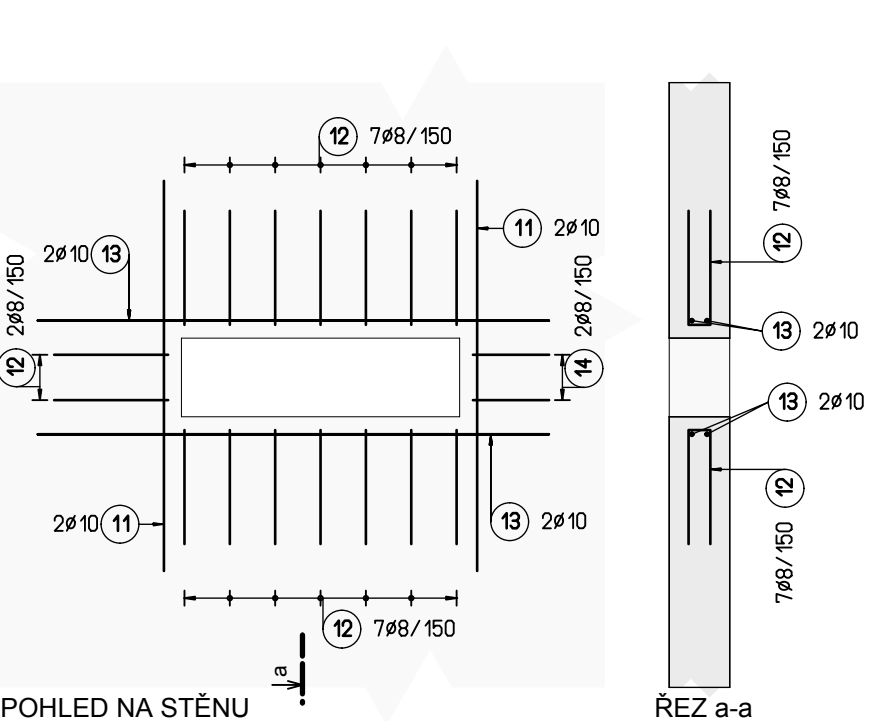

PŮDORYSNÝ ŘEZ I-I 1:25

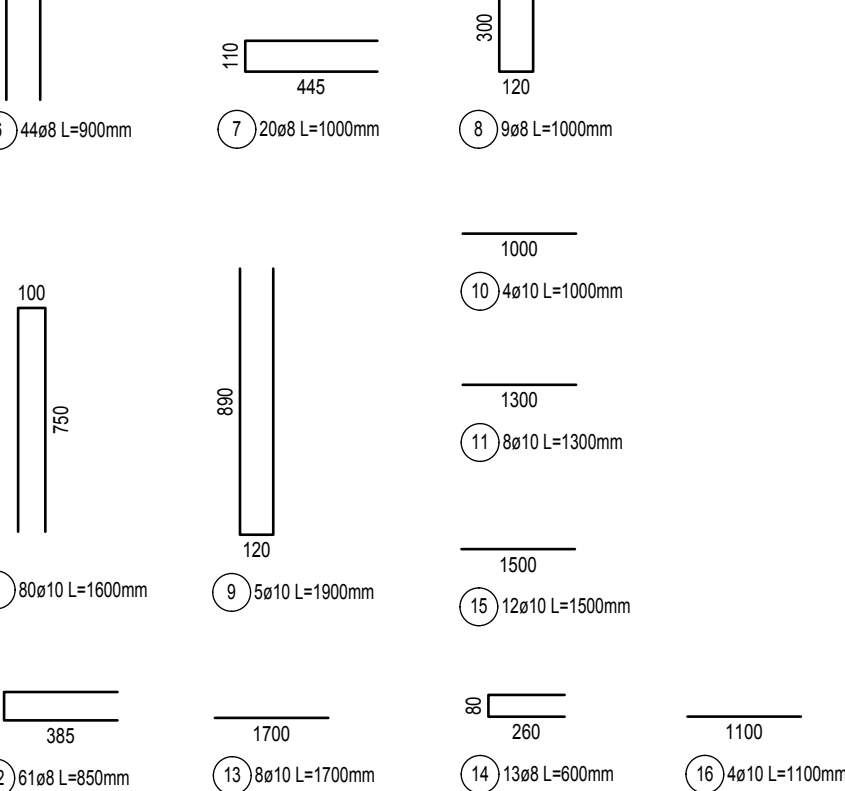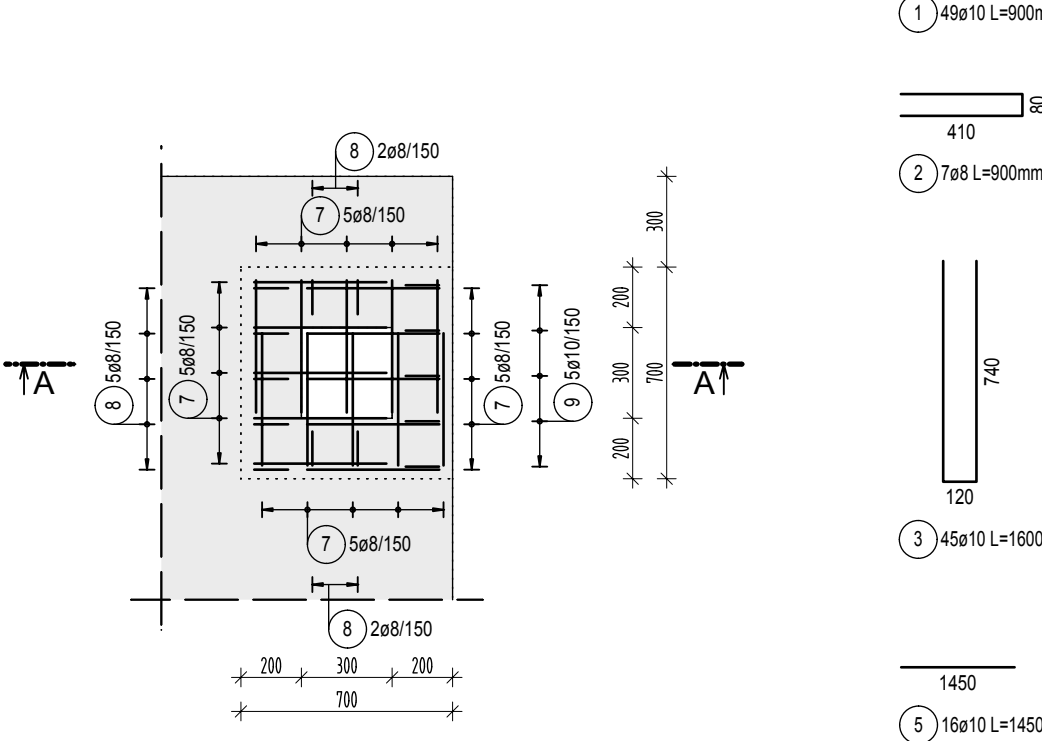



Sítě

Pos.	Ks	Označení sítě	Délka [m]	Šířka [m]	Hmotnost [kg]
1	2	KY 86	1.920	1.920	38.81
2	8	KY 86	1.600	1.450	97.70

Celková hmotnost [kg]: 136.51

LEMOVÁNÍ PROSTUPU 630x210mm VE STĚNĚ 1:25

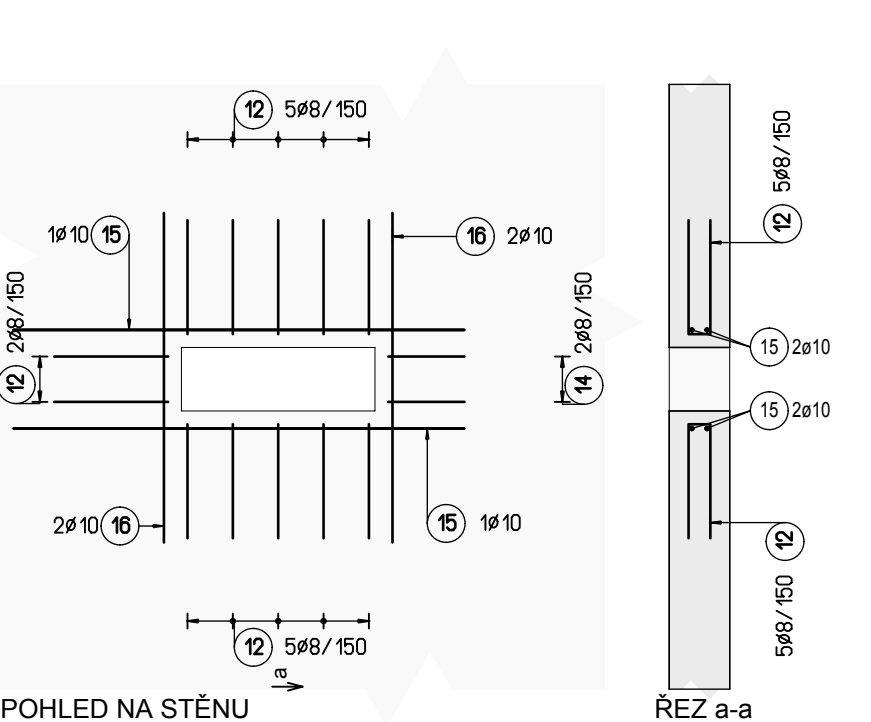

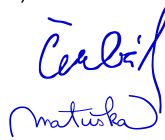Revize		Datum revize		Schválil	
		AQUA PROCON s.r.o. Projektová a inženýrská společnost Palackého tř. 12, 612 00 Brno tel.: +420 541 426 011, fax: +420 541 426 012 E-mail: info@aquaprocon.cz www.aquaprocon.cz			
Vedoucí projektu		Ing. Jan Polášek		 	
Zástupce vedoucího projektu		Ing. Vladimír Oppelt			
Zodpovědný projektant		Ing. Borek Čerbák			
Vyraboval		Ing. Martin Matuska			
Kontroloval		Ing. Borek Čerbák			
Investor		Vodohospodářská zařízení Šumperk, a.s.			
Objednatel		OHL ZS, a.s.			
Akce		ZLEPŠENÍ KVALITY VOD HORNÍHO POVODÍ ŘEKY MORAVY - II.FÁZE		Zadávací číslo 1323510-21-01	
Podprojekt		4A Město Mohelnice - intenzifikace ČOV		Stupeň RDS	
Objekt		SO 4A.017 STAVEBNÍ ELEKTROINSTALACE		Datum říjen 2014	
Podobjekt		-		Soubor RD_4A-017-119_0_840x420_008	
Průřez		ELEKTROINSTALAČNÍ ŠACHTA EŠ10 - VÝKRES VÝZTUŽE DNA A STĚN		Tiskový soubor RD_4A-017-119_0_840x420_008.plt	
				Formát 8 A4	
				Měřítko 1:25	
				Číslo přílohy 4A-017-119	
				Revize 0	