



PŮDORYS 1:25

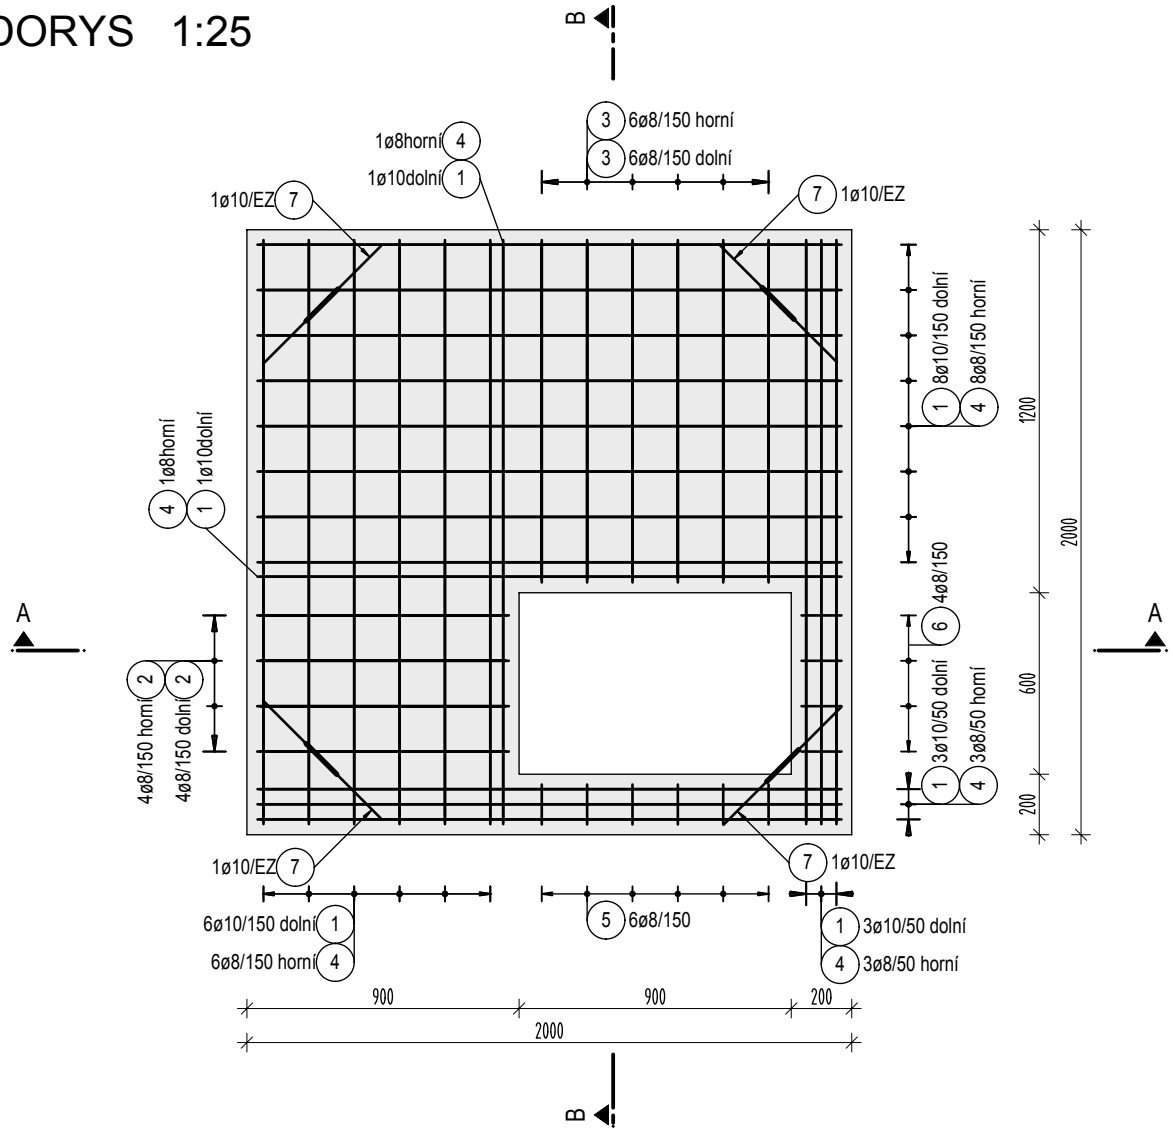


ŘEZ B-B 1:25

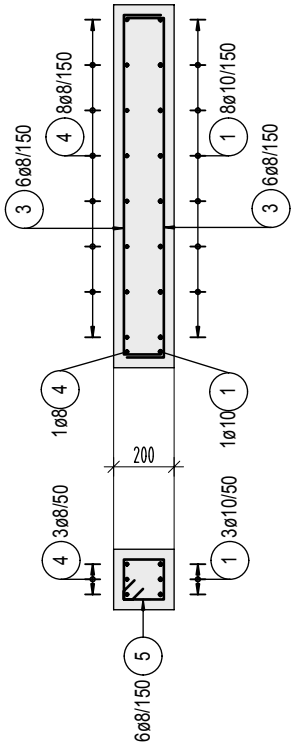


Výkaz výztuže

Pol.	Ks	Ø	Jednotl. délka	Celková délka	Hmotnost
		[mm]	[m]	[m]	[kg]
1	22	10	2.19	48.18	29.68
2	20	8	0.39	7.80	3.08
3	8	8	1.09	8.72	3.44
4	12	8	1.39	16.68	6.59
5	22	8	2.19	48.18	19.03
6	4	10	1.24	4.96	3.06

 
Celková hmotnost [kg] : 64.88




1 22ø10 L=2190mm

 

2 8ø8 L=1090mm

 

3 12ø8 L=1390mm

 

4 22ø8 L=2190mm




5 6ø8 L=710mm




6 4ø8 L=750mm

DETAIL ZVEDACÍHO OKA

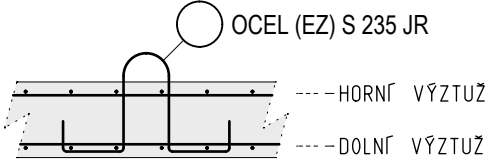


ŘEZ A-A 1:25

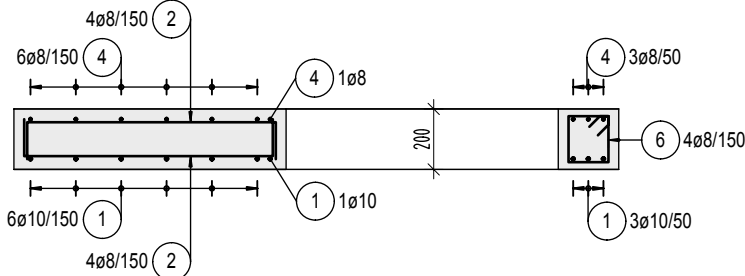

POZNÁMKA

SE STAVENIŠTNÍM PREFABRIKÁTEM MANIPULOVAT NEJDŘÍVE PO 10-TI DNECH.
PŘESNÝ TVAR VIZ STAVEBNÍ VÝKRES.
ZÁVĚSNÝ HÁK POL.Č.⑦ Z OCELI S 235 JR (EZ).

BETON		MAX. VODNÍ SOUČINITEL BETONU w/c = 0.50
ČSN EN 206 C30/37 - XC4, XF3 (F.1) - CI 0.40 - D _{max} 22 - S3		MIN. MNOŽSTVÍ CEMENTU 320 kg/m ³
- max. průsak 35 mm podle ČSN EN 12 390-8		TYP CEMENTU CEM II
OCEL		
B 500 A (R), S 235 JR (EZ)		
KRYTÍ VÝZTUŽE	KÓTOVÁNÍ VÝZTUŽE	ZKOSENÍ HRAN
PŘI BETONÁŽI DODRŽOVAT ZÁSADY ČSN EN 206 A ČSN EN 13670. NAVRŽENÝ BETON VODONEPROPUSTNÝ. DISTANČNÍ PRVKY (BODOVÁ TĚLÍSKA, LINIOVÉ PODPORY) Z VLÁKNOBETONU. NE PLASTOVÉ. VĚNOVAT ZVÝŠENOU POZORNOST OŠETŘOVÁNÍ BETONU. ZABRÁNIT NADMĚRNÉMU POVRCHOVÉMU ODPARU DESEK A STĚN. ODBEDŇOVÁNÍ STĚN NEJDŘÍVE PO TŘECH DNECH. ZABRÁNIT RYCHLÉMU VYCHLADNUTÍ (POVRCHOVÉ ZTRÁTĚ HYDRATAČNÍHO TEPLA BETONU). VÝZTUŽ V MÍSTECH PROSTUPŮ ROZHRNOUT, POPŘ. UPÁLIT. UPÁLENOU VÝZTUŽ NAHRADIT PŘÍLOŽKAMI STEJNÉHO PROFILU.		

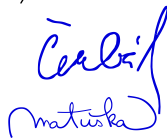Revize		Datum revize Schválil	
		AQUA PROCON s.r.o. Projektová a inženýrská společnost Palackého tř. 12, 612 00 Brno tel.: +420 541 426 011, fax: +420 541 426 012 E-mail: info@aquaprocon.cz www.aquaprocon.cz	
Vedoucí projektu	Ing. Jan Polášek		
Zástupce vedoucího projektu	Ing. Vladimír Oppelt		
Zodpovědný projektant	Ing. Bořek Čerbák		
Vypracoval	Ing. Martin Matuška		
Kontroloval	Ing. Bořek Čerbák		
Investor	Vodohospodářská zařízení Šumperk, a.s.		
Objednatel	OHL ŽS, a.s.		
Akce	ZLEPŠENÍ KVALITY VOD HORNÍHO POVODÍ ŘEKY MORAVY - II.FÁZE		Zakázkové číslo 1323510-21-01
Podprojekt	4A Město Mohelnice - intenzifikace ČOV		Stupeň RDS
Objekt	SO 4A.017 STAVEBNÍ ELEKTROINSTALACE		Datum říjen 2014
Podobjekt	-		Soubor RD_4A-017-124_0_630x297_oe
Příloha	ELEKTROINSTALAČNÍ ŠACHTA EŠ12 - STAVENIŠTNÍ PREFABRIKÁT		Tiskový soubor RD_4A-017-124_0_630x297_oe.plt
			Formát 3 A4
			Měřítko 1:25
		Číslo přílohy 4A-017-124	Revize 0