



ODVODNĚNÍ A ZAHUŠTĚNÍ KALU
MIZIPATRO

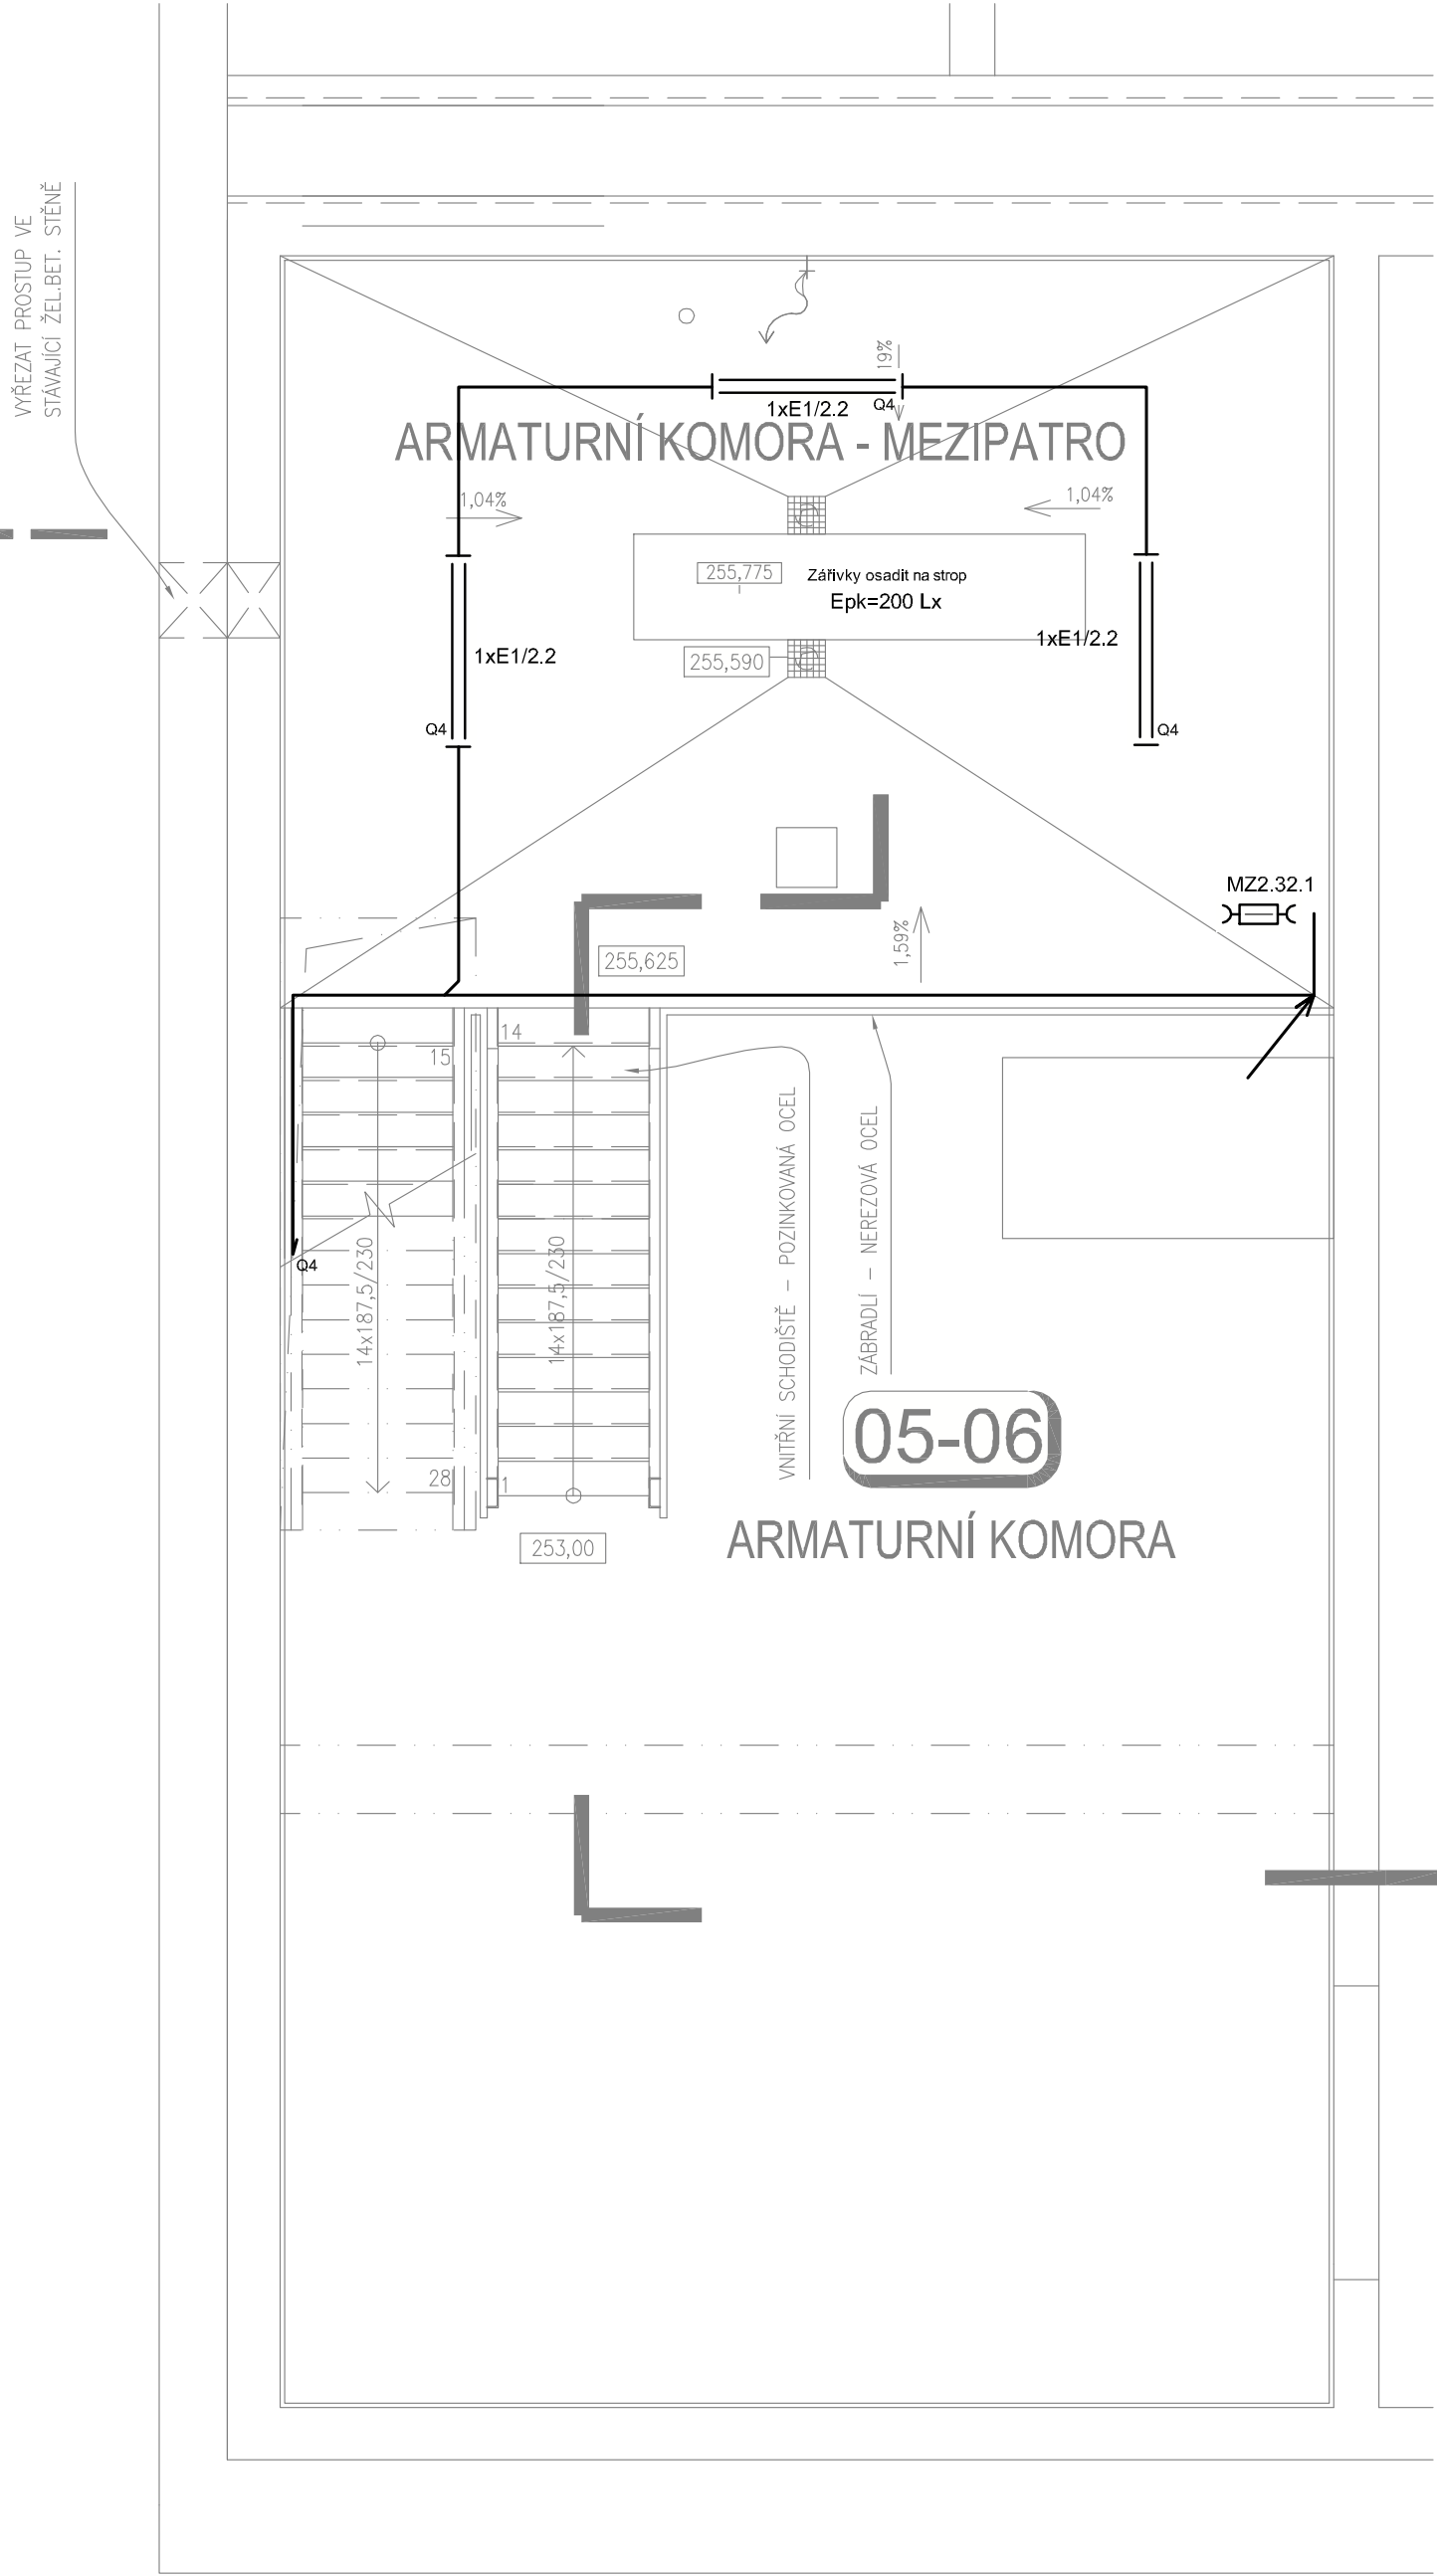

ODVODNĚNÍ A ZAHUŠTĚNÍ KALU
1.PP

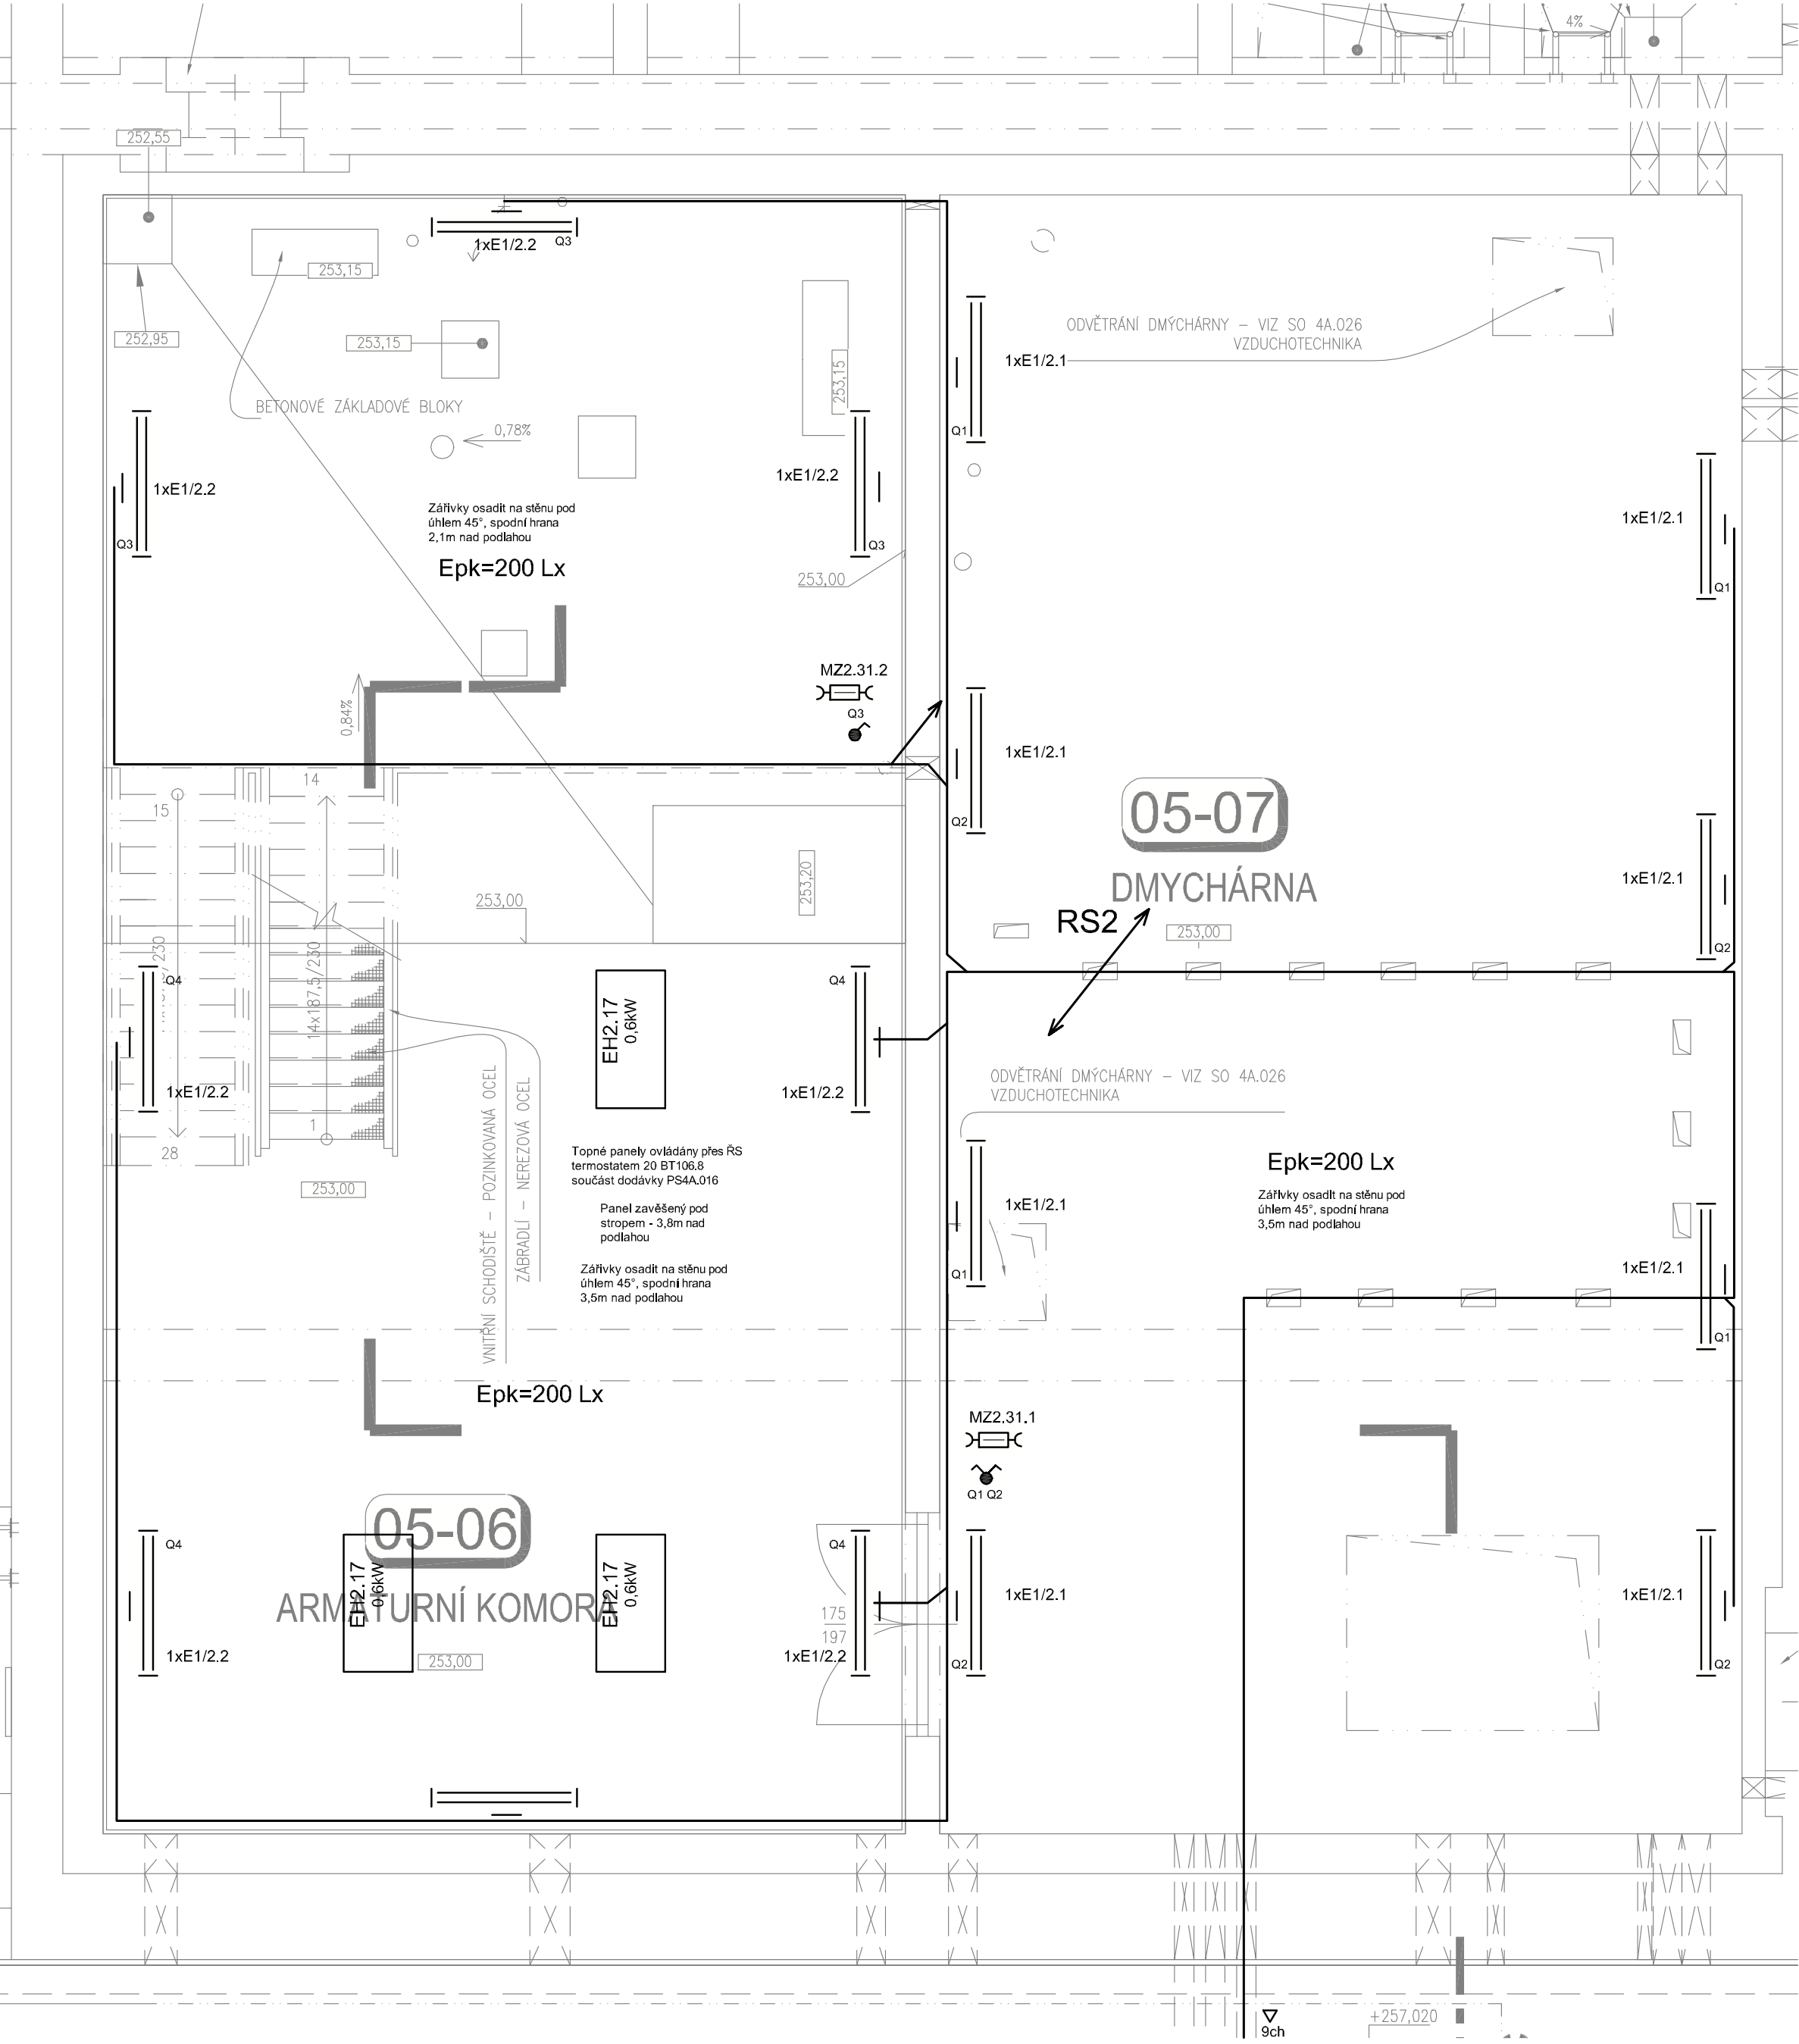

LEGENDA:

RSx

ROZVÁDEČ STAVEBNÍ ELEKTROINSTALACE

x.MTx

ROZVÁDEČ TECHNOLOGICKÉHO CELKU

RMx

ROZVÁDEČ TECHNOLOGICKÉ ELEKTROINSTALACE

DTx

ROZVÁDEČ MaR, ASŘ, PŘENOS

X X

X I

A

ŽÁROVKOVÉ SVÍTIDLO STROPNÍ, NÁSTĚNNÉ 1x60W, IP44,

X X

X I

B1

HALOGENOVÝ REFLEKTOR, NÁSTĚNNÝ 1x300W, IP54

X X

X D

B2

HALOGENOVÝ REFLEKTOR, NA TRUBE 1x300W, IP54

X X

X I

B3

HALOGENOVÝ REFLEKTOR S POHYBOVÝM ČIDLEM, NÁSTĚNNÝ 1x300W, IP44

X X

X I

C

HALOGENOVÝ REFLEKTOR, NÁSTĚNNÝ 1x500W, IP54

X X

X I

D

ŽÁŘIVKOVÉ SVÍTIDLO STROPNÍ, NÁSTĚNNÉ 2x36W, IP65

X X

X I

E1

ŽÁŘIVKOVÉ SVÍTIDLO STROPNÍ 2x58W, AL REFLEKTOR, IP65

X X

X I

E2

ŽÁŘIVKOVÉ SVÍTIDLO STROPNÍ, NÁSTĚNNÉ 2x58W, IP65

X X

X I

E

SODÍKOVÉ SVÍTIDLO NA STOŽÁR SHC 1x150W, IP54

X X

X I

SPÍNAČ ě.1 10A 250V IP20IP44

X X

X I

PŘEPÍNAČ ě.5 10A 250V IP20IP44

X X

X I

PŘEPÍNAČ ě.6 10A 250V IP20IP44

X X

X I

PŘEPÍNAČ ě.7 10A 250V IP20IP44

X X

X I

MZx

ZÁSUVKOVÁ SKŘÍŇ 16A 230V, 32A 400V, IP54, TN-S

X X

X I

XCx

ZÁSUVKA 16A 250V, IP20IP44

X X

X I

XCx

DVOJITÁ ZÁSUVKA 2x16A 250V, IP20

X X

X I

POHYBOVÉ ČIDLO VENKOVNÍHO OSVĚTLENÍ (FOTOBÚŇKA)

X X

X I

Mxx

EL. POHON 230V

X X

X I

Mxx

EL. POHON 400V

X X

X I

Bxx

EL. PŘIMOTOPNÝ SÁLAVÝ PANEL 700W, IP65 230V

X X

X I

EH

EL.NÁSTĚNNÝ KONVEKTOR 230V, IP24 S VESTAVĚNÝM TERMOSTATEM

X X

X I

ST

EL. TERMOSTAT, IP20, IP54

X X

X I

MO

OVLÁDACÍ SKŘÍŇ VNITŘNÍHO OSVĚTLENÍ

X X

X I

MX

SVORKOVACÍ SKŘÍŇ

X X

X I

OCHRANNÉ POSPOJOVÁNÍ

POZNÁMKY:

NAPÁJECÍ NAPĚTÍ: 3+N+PE 50Hz, 400/230V TN-C-S
1+N+PE 50Hz, 230V TN-S
2-12V AC/DC, 2-24V DC

OCHRANA PŘED ÚRAZEM EL. PROUDEM DLE ČSN 33 2000-4-41 ed.2/21:
AUTOMATICKÝM ODPOJENÍM OD ZDROJE
OCHRANA PŘI PORUŠE: OCHRANA UZEMNĚNÍ, OCHRANNÉ POSPOJOVÁNÍ A AUTOMATICKÉ ODPOJENÍ V PŘÍPADĚ PORUCHY
ZÁKLADNÍ OCHRANA ŽIVÝCH ČÁSTÍ: IZOLACE, KRYTÍM
DOPLŇKOVÁ OCHRANA: PROUDOVÝM CHRÁŇCEM A DOPLŇJÍCÍM OCHR. POSPOJOVÁNÍM

POZNÁMKA:
EL. ROZVODY BUDOU PŘEVEDENY NA POVRCHU V DRÁTĚNÝCH POZINKOVANÝCH ŽLÁBECH A PVC LÍSTACHT NEBO TRUBKÁCH
MIMO OBJEKTY BUDOU ROZVODY ULOŽENY V KABELOVÝCH KORIDORECH S ELEKTRO ŠACHTAMI EŠ1-11 V LOMOVÝCH BODECH.
BLOKOVÉ SCHÉMA S POČTEM A VELIKOSTÍ CHRÁŇCEK JE SAMOSTATNOU VÝKRESOVOU PŘÍLOHOU, UMÍSTĚNÍ ŠACHT
A JEJICH OZNAČENÍ JE SOUČÁSTÍ SITUACE.

PROSTŘEDÍ JE URČENO PROTOKOLEM O URČENÍ VNĚJŠÍCH VLIVŮ, KTERÝ JE PŘÍLOHOU TECHNICKÉ ZPRÁVY.
KABELY SILNOPROUDÉ A SLABOPROUDÉ ROZVODY STAVEBNÍ ELEKTROINSTALACE JE NUTNO VĚSTV ODDĚLENÝCH KABELOVÝCH TRÁSAČCH
OTVORY PROSTUPŮ UTESNIT PROTI VNIKÁNÍ VLHKOSTI.

Investor

Vodohospodářská zařízení Šumperk, a.s.

Objednatel

OHL ŽS, a.s.

Formát

8A4

Měřítko

1:50

Stupeň

DSPS

Datum

08/2015

Zakázkové číslo

1323510-26

Projekt

ZLEPŠENÍ KVALITY VOD HORNÍHO
POVODÍ ŘEKY MORAVY - II. FÁZE, JIH

4A MĚSTO MOHELNICE - INTENZIFIKACE ČOV

Dokumentace stavebního nebo inženýrského objektu
4A Město Mohelnice - intenzifikace ČOV
SO 4A.017 STAVEBNÍ ELEKTROINSTALACE

Priloha

OBJEKT ODVODNĚNÍ A ZAHUŠTĚNÍ KALU 1.PP, MEZIFODESTA - EL.ROZVODY

Souprava

Číslo přílohy

0

Revize

0