


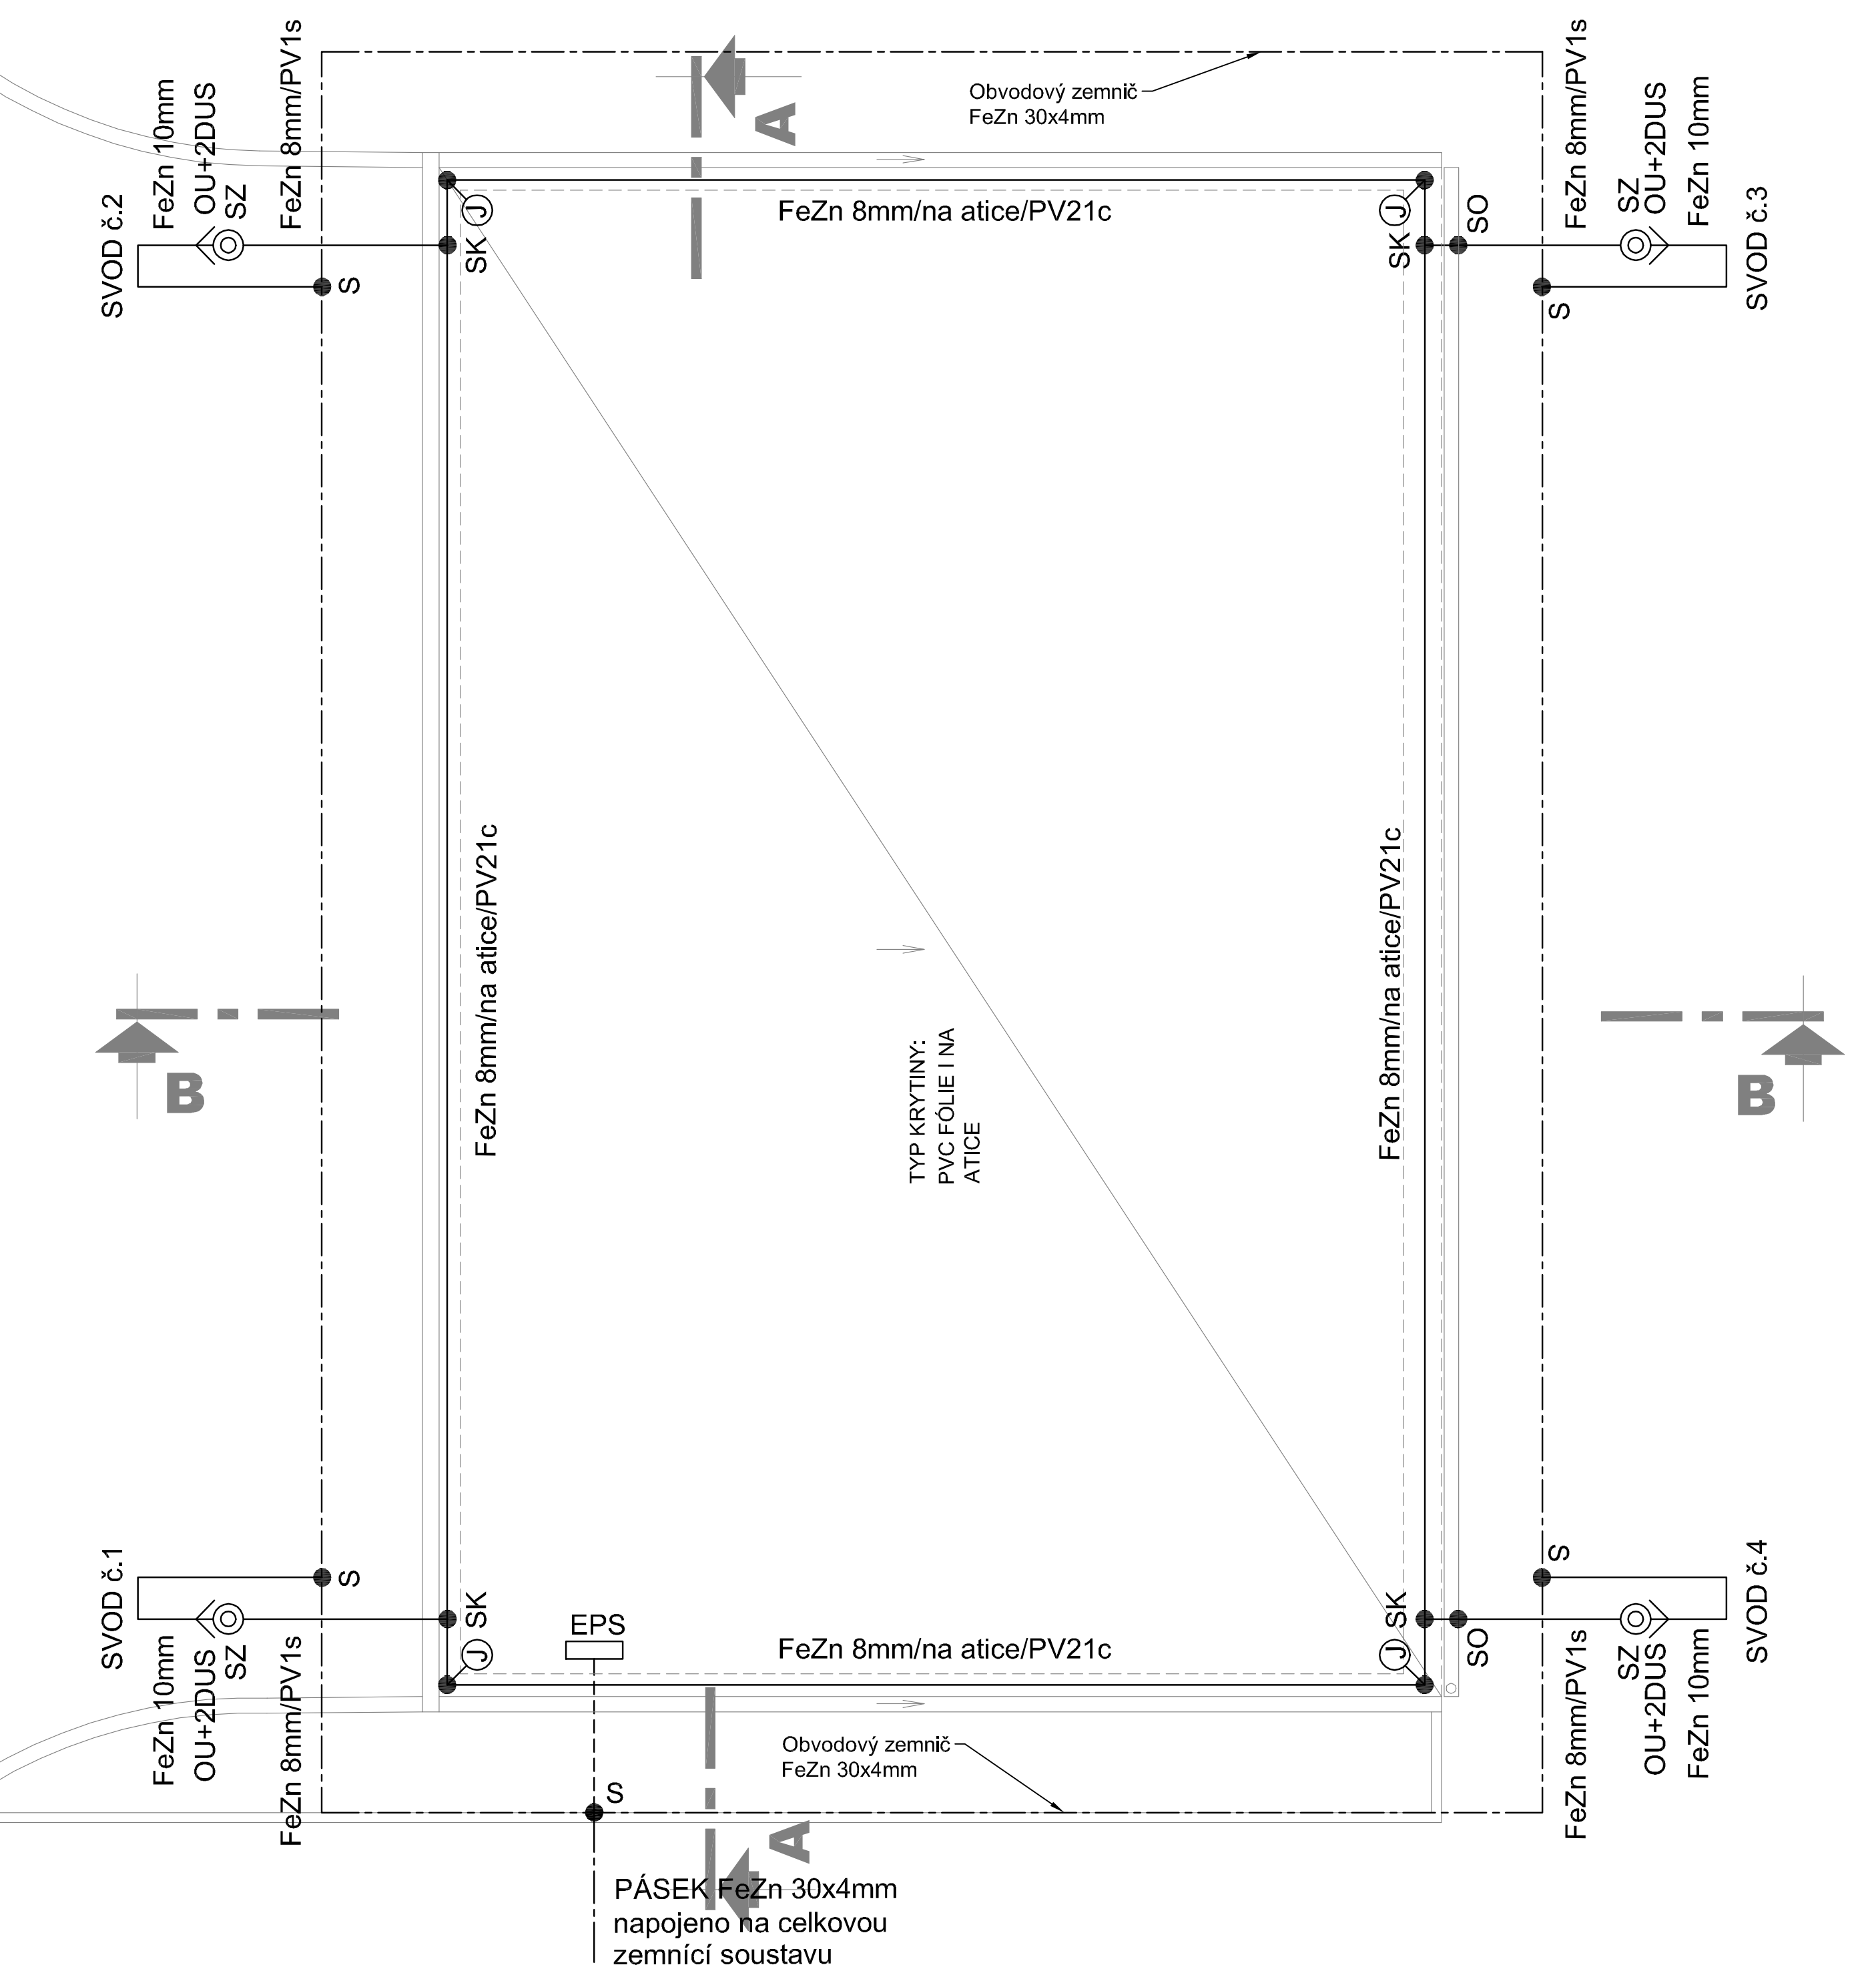

LEGENDA HROMOSVOD, UZEMNĚNÍ:

EPS	SVORKOVNICE HLAVNÍHO POSPOJOVANÍ
SP1	SVORKA PŘIPOJOVACÍ
S	SVÁR o min. délce 10cm s protikorozní ochranou
J	POMOCNÝ JÍMAČ Z DRÁTU FeZn 8mm - 0,5 m
JTv 1,5(2,0)	JÍMAČÍ TYČ S VRUTEM, DÉLKA 1,5 - 2m
JTr 1,5(2,0)	JÍMAČÍ TYČ S ROVNÝM KONCEM, DÉLKA 1,5 - 2m
SO	SVORKA OKAPOVÁ
SS	SVORKA SPOJOVACÍ
SK	SVORKA KŘÍŽOVÁ
SU	SVORKA UNIVERZÁLNÍ
ST	SVORKA NA OKAPOVÉ TROUBY/POTRUBÍ
SJ 1b	SVORKA K JÍMAČÍ TYČÍ
SZ	SVORKA ZKUŠEBNÍ
OU+2DOU	OCHRANNÝ ÚHELNÍK, 2x držák ochr. úhelníku
ZT2	ZEMNÍČÍ TYČ L=2m + 2ks SVORKA SJ
PV 01	PODPĚRA VEDENÍ DO ZDIVA
PV 21c	PODPĚRA VEDENÍ NA ROVNOU STŘECHU
PV 23	PODPĚRA VEDENÍ NA PLECHOVÉ STŘECHY

-----	PÁSEK FeZn 30/4mm VE VÝKOPU 35/80 cm V ZEMI
-----	PÁSEK FeZn 30/4mm V ZÁKLADECH OBJEKTU
-----	VÝVOD PÁSEK FeZn 30/4mm
-----	VÝVOD DRÁT NEREZ D=8mm
-----	JÍMAČÍ VEDENÍ DRÁT FeZn D=8mm
-----	VÝVOD DRÁT FeZn D=10mm

-	-	-
Revize	Popis revize	Datum revize
AQUA PROCON s.r.o. Projektová a inženýrská společnost Palackého tř. 12, 612 00 Brno tel.: +420 541 426 011, fax: +420 541 426 012 E-mail: info@aquaprocon.cz www.aquaprocon.cz		
Vedoucí projektu	Ing. Jan Polášek	
Vedoucí dílčího projektu	Ing. Jaroslav Jarolím	
Zodpovědný projektant	Ing. Jaroslav Bedáň	
Vypracoval	Ing. Jaroslav Bedáň	
Kontroloval	Ing. Jan Polášek	
Investor	Vodohospodářská zařízení Šumperk, a.s.	
Objednatel	OHL ŽS, a.s.	
Formát	6A4	Měřítko 1:50
Stupeň	DSPS	Datum 08/2015
Zakázkové číslo	1323510-26	
Projekt	ZLEPŠENÍ KVALITY VOD HORNÍHO POVODÍ ŘEKY MORAVY - II. FÁZE, JIH	
	4A MĚSTO MOHELNICE - INTENZIFIKACE ČOV	
Odál	Dokumentace stavebního nebo inženýrského objektu	
Stavba	4A Město Mohelnice - Intenzifikace ČOV	
SO/PS	SO 4A.017 STAVEBNÍ ELEKTROINSTALACE	
Příloha	REKONSTRUKCE OBJEKTU ODVODNĚNÍ KALU - HROMOSVOD, UZEMNĚNÍ	
Číslo přílohy	D.1.4A.17.23	Revize 0