


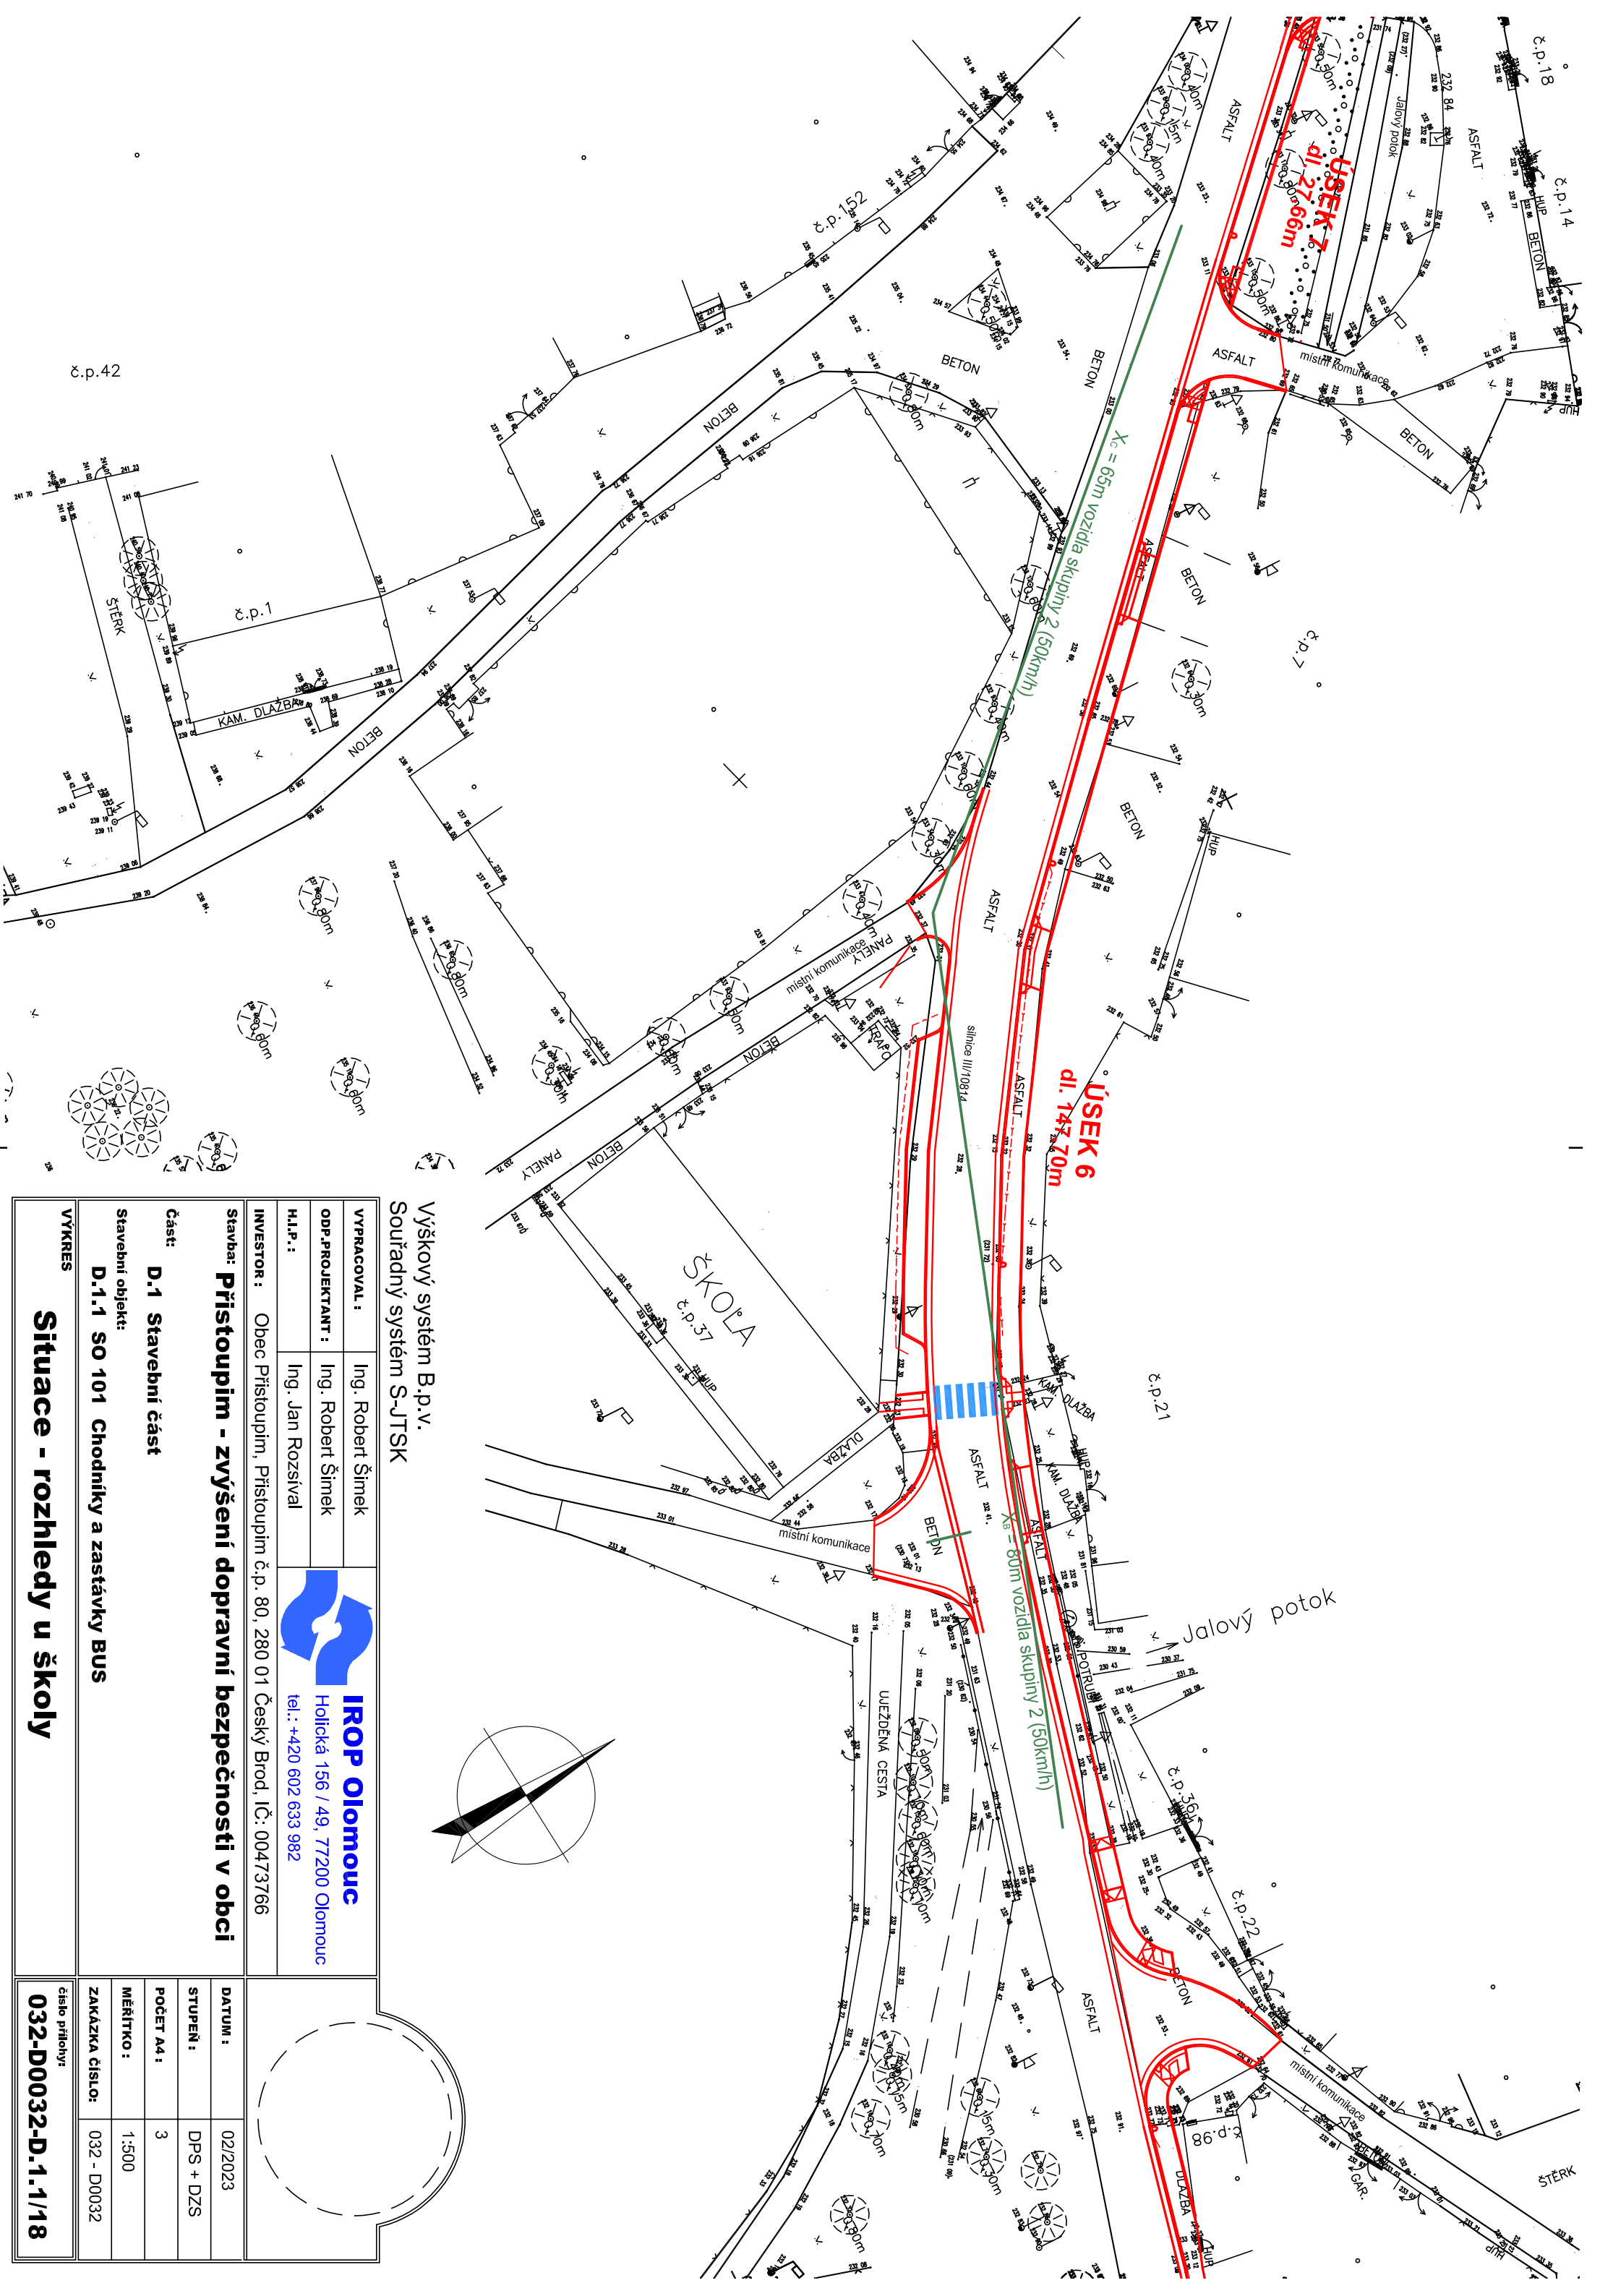

Výškový systém B.p.v.
Souřadný systém S-JTSK

VYPRACOVAL :	Ing. Robert Šimek
ODP.PROJEKTANT :	Ing. Robert Šimek
H.I.P. :	Ing. Jan Rozsival
INVESTOR :	Obec Přistoupim, Přistoupim č.p. 80, 280 01 Český Brod, IČ: 00473766



IROP Olomouc
Holická 156 / 49, 77200 Olomouc
tel.: +420 602 633 982

Stavba: **Přistoupim - zvýšení dopravní bezpečnosti v obci**

Část: **D.1 Stavební část**

Stavební objekt: **D.1.1 SO 101 Chodníky a zastávky BUS**

VÝKRES

Situace - rozhledy u školy

číslo přílohy: **032-D0032-D.1.1/18**

DATUM : 02/2023

STUPEŇ : DPS + DZS

POČET A4 : 3

MĚŘÍTKO : 1:500

ZAKÁZKA číslo: 032 - D0032