


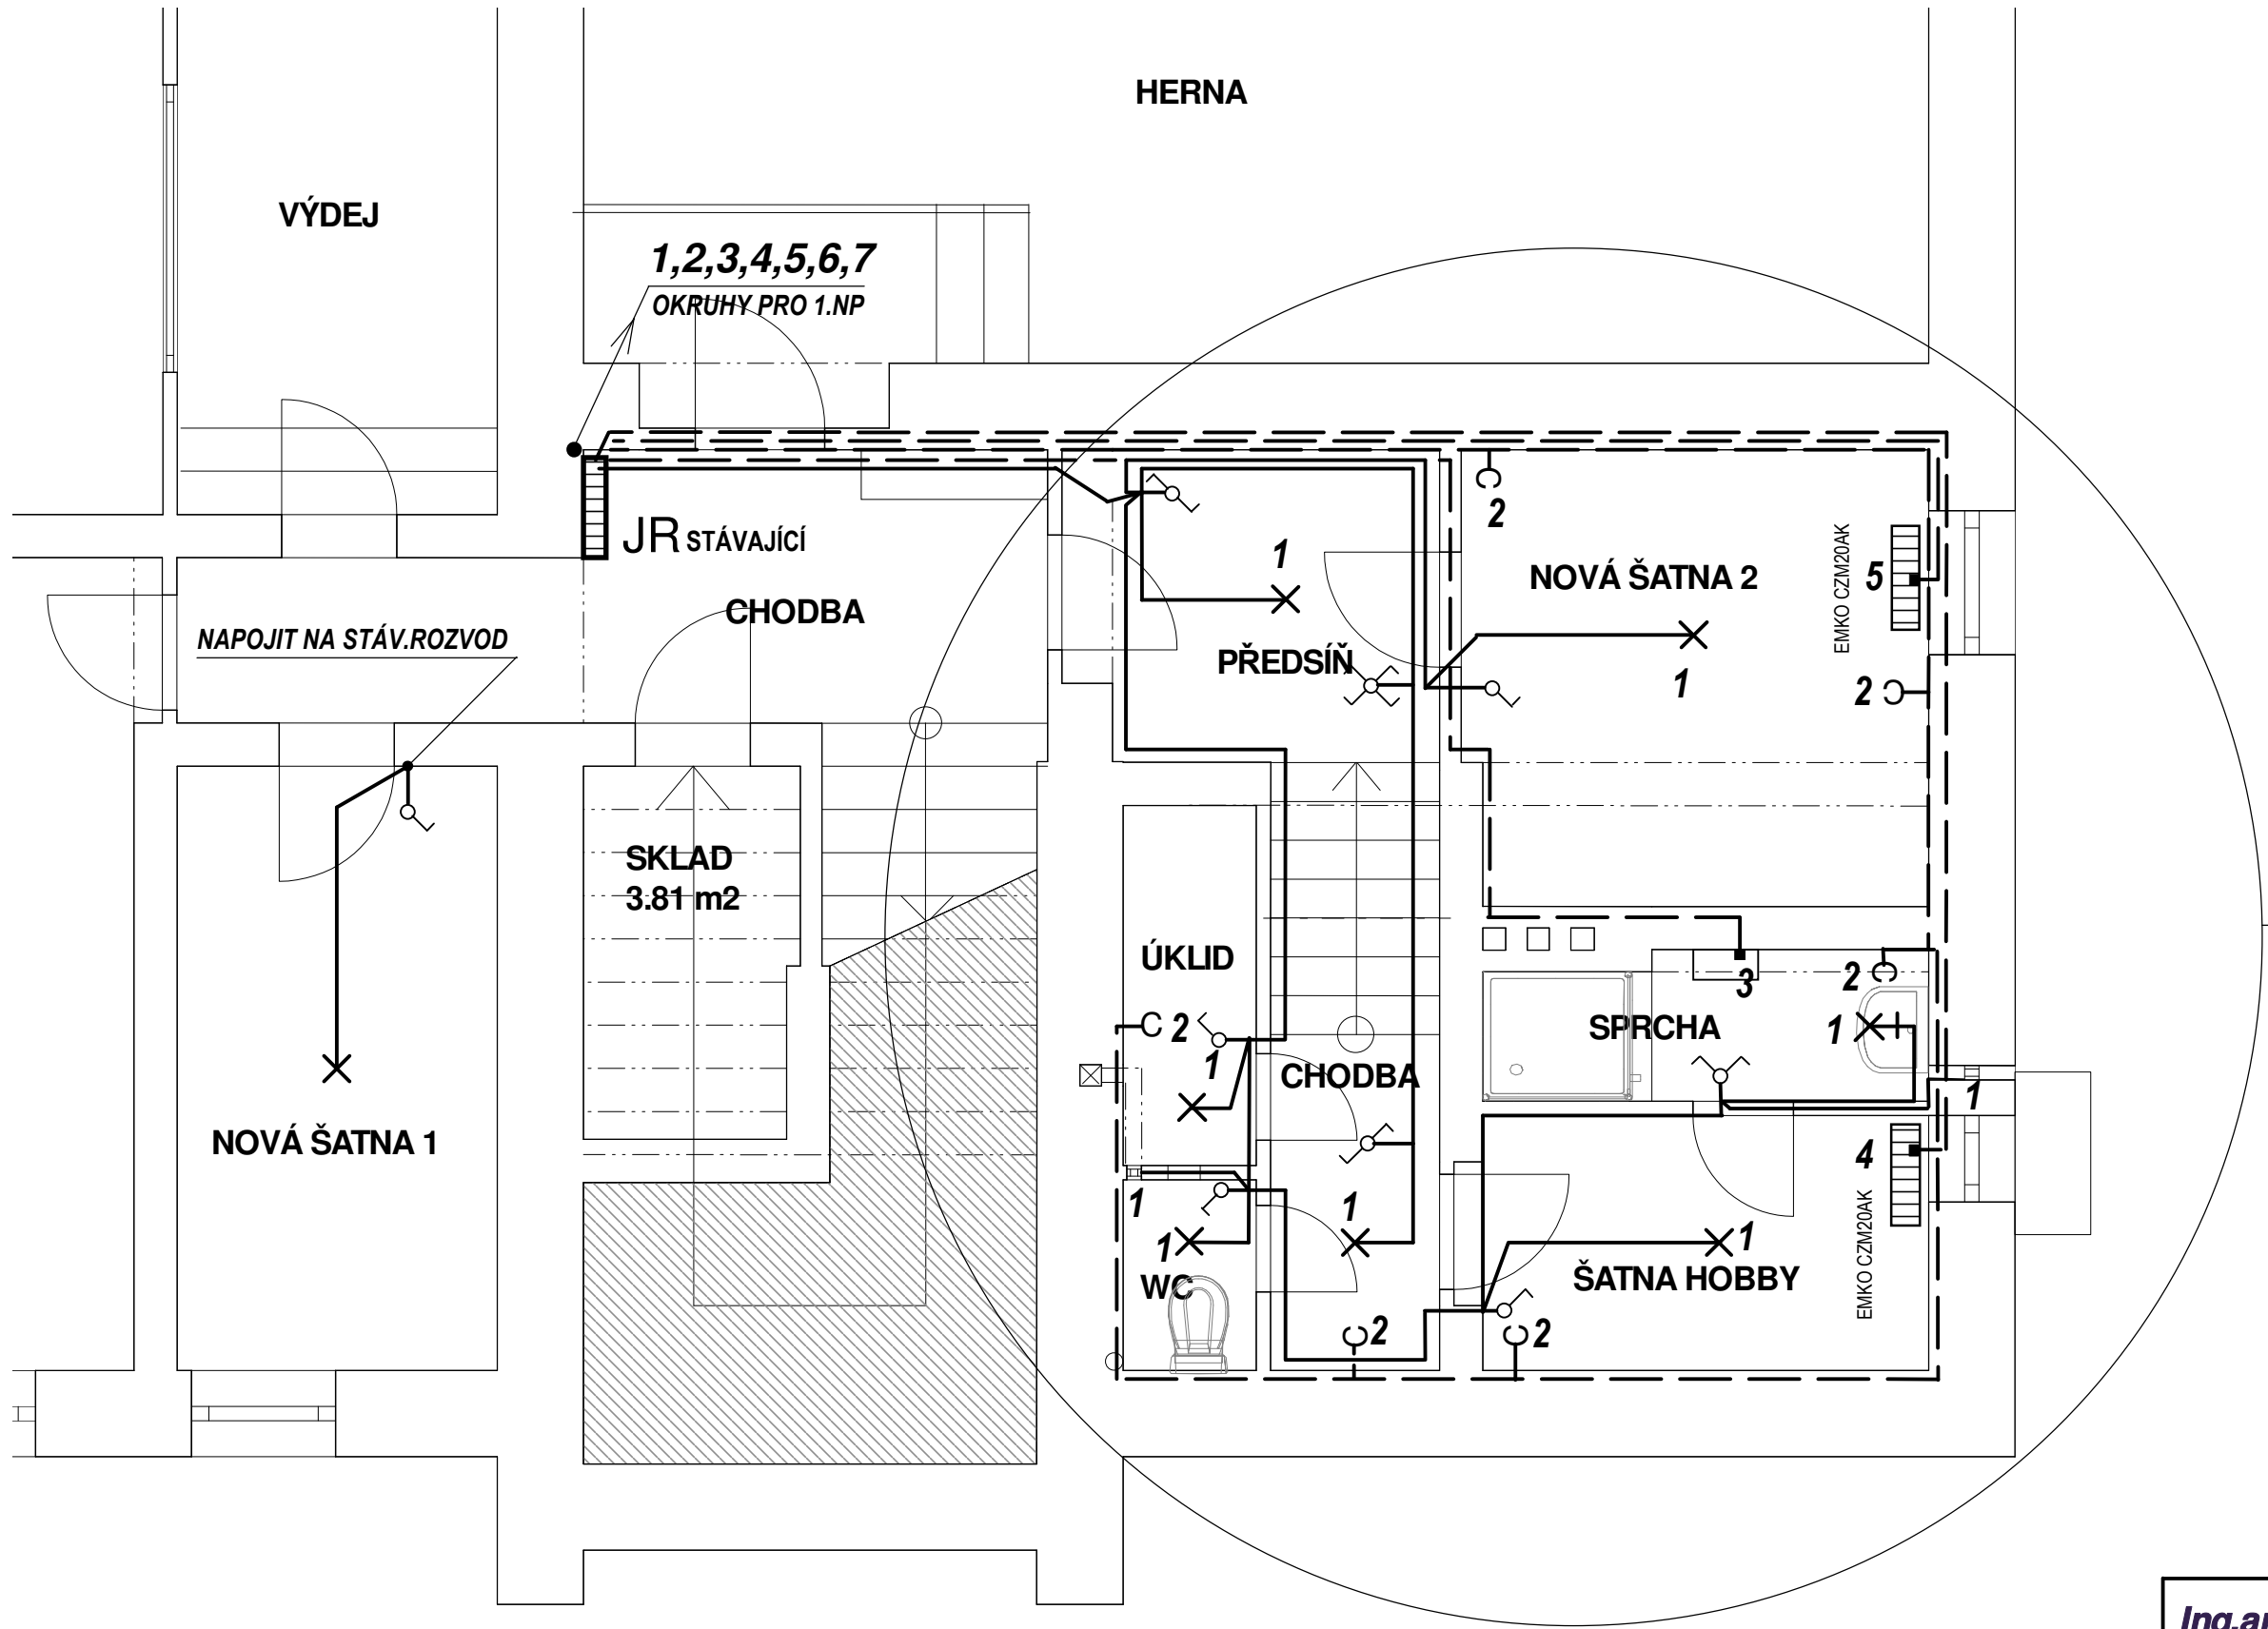

OKRUHY VYVEDENÉ Z ROZVADĚČE PRO 1.PP

- | | | |
|---|-------------|-------|
| 1 | SVĚTLA | IJ10A |
| 2 | ZÁSUVKY | IJ16A |
| 3 | EL.BOILER | IJ16A |
| 4 | AKUM.KAMNA | IT16A |
| 5 | AKUM. KAMNA | IT16A |

Ing.arch.Jan Foit - ČKA 03 300

Paré:

Benátky nad Jizerou, Pickova 661

Stavář: Obec Horní Slivno
Horní Slivno č.p.107

Projekt: STAVEBNÍ ÚPRAVA BUDOVY ŠKOLY
HORNÍ SLIVNO č.p.107

St. část: ELEKTROINSTALACE 1.PP

Nakreslil: Č. plánu: D.4.4 - E2

Měřítko: 1 : 50 Datum: 23.02.2023