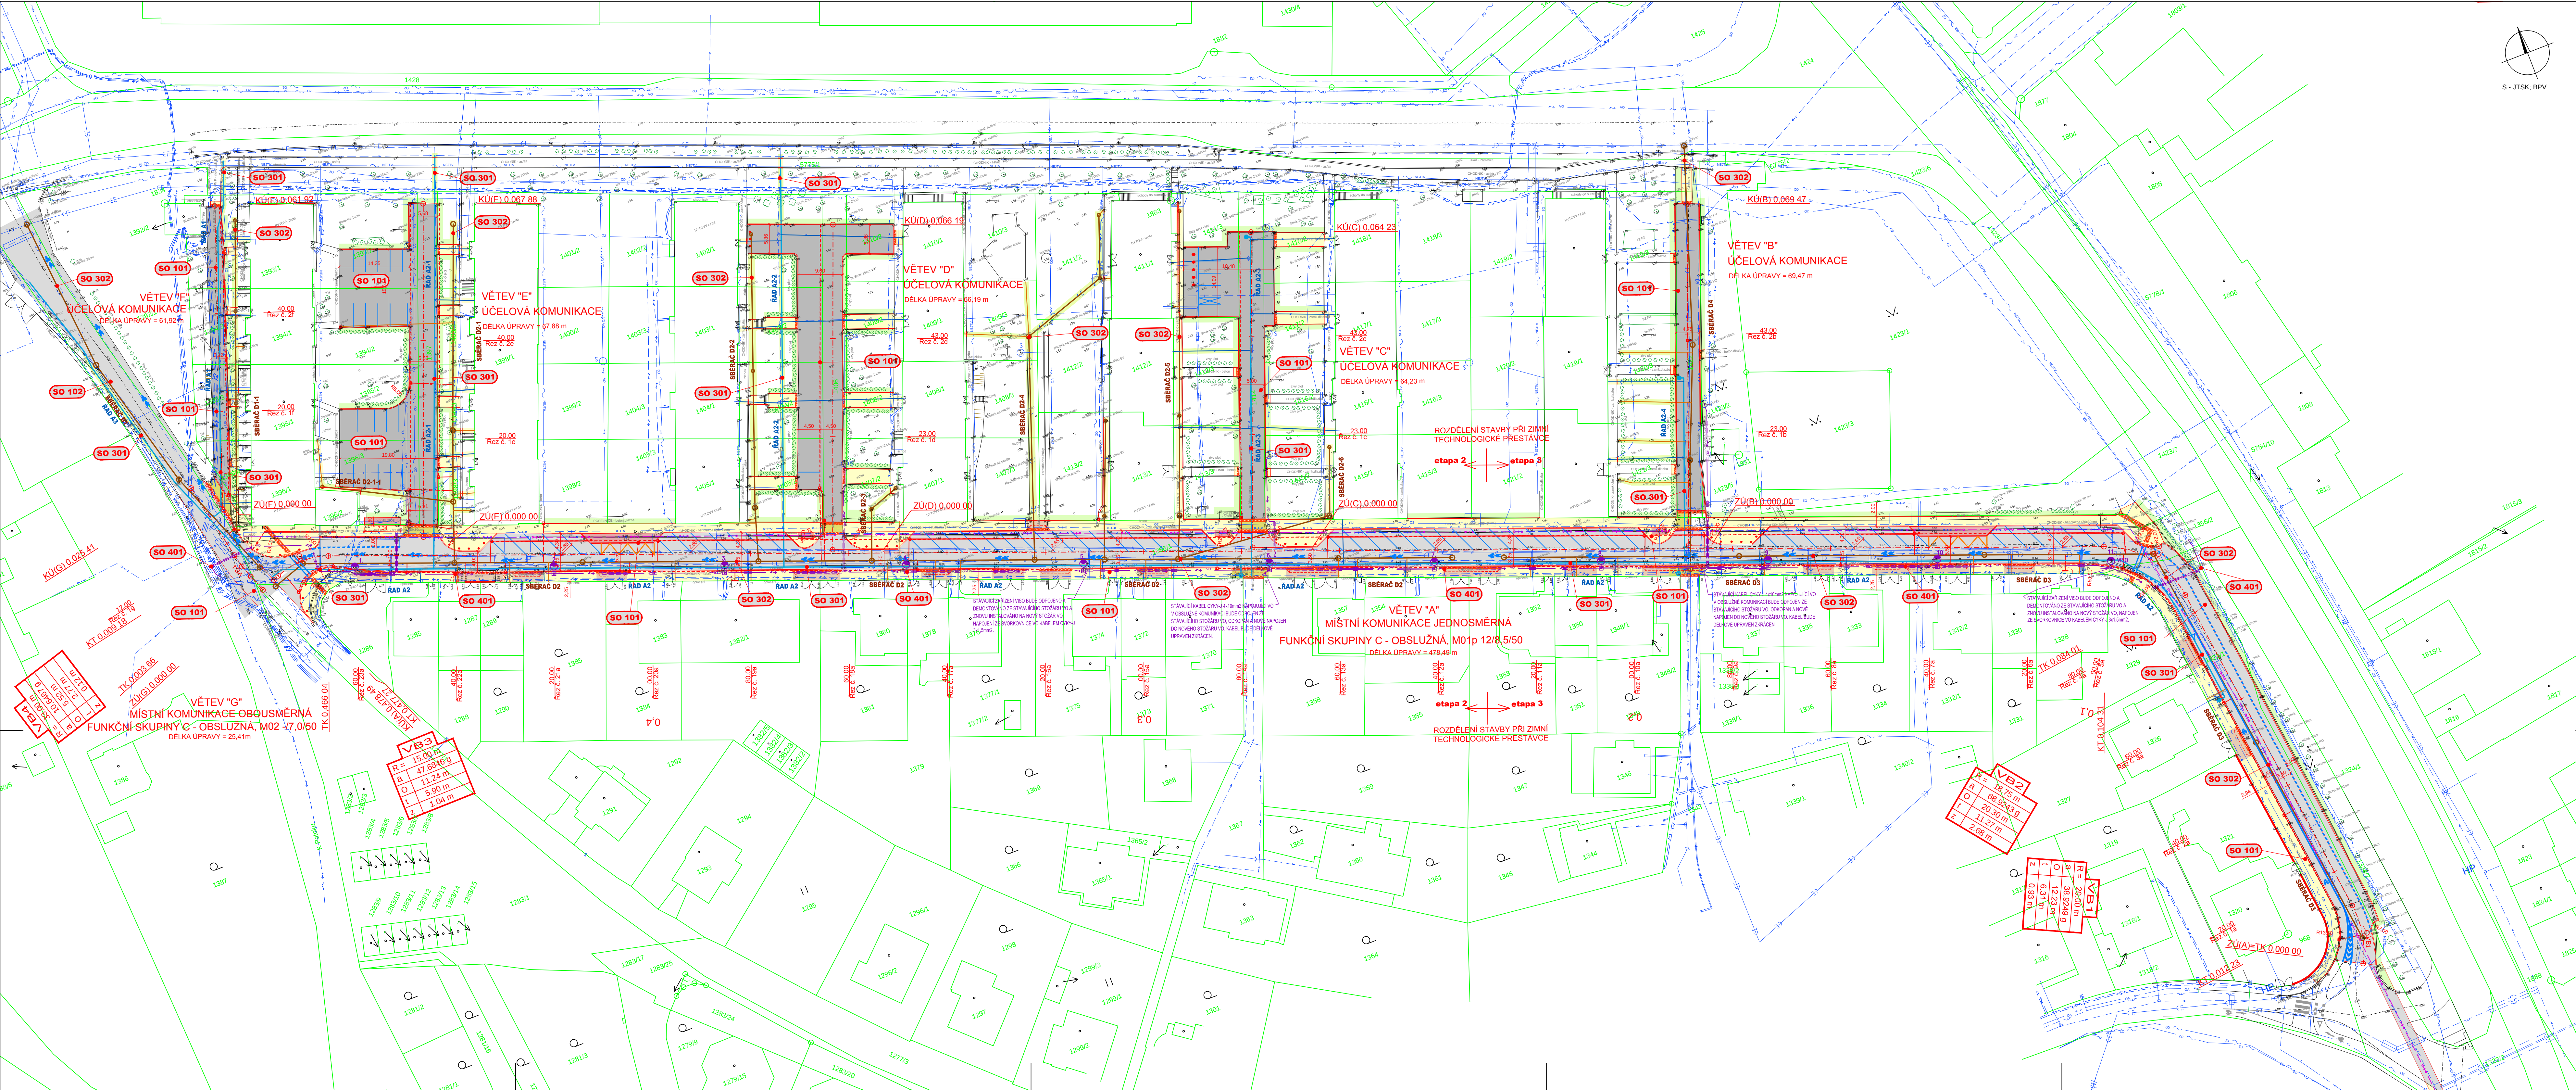


STAVEBNÍ OBJEKTY:		INVESTOR:
SO 101	KOMUNIKACE A ZPEVNĚNÉ PLOCHY	MĚSTO TÁBOR
SO 102	ZPEVNĚNÉ PLOCHY NAD VODOHOSPODÁŘSKOU INFRASTRUKTÚROU	VST s.r.o.
SO 301	VODOVOD VČETNĚ PŘÍPOJEK - ŘEŠENO SAMOSTATNOU PD	VST s.r.o.
SO 302	KANALIZACE VČETNĚ PŘÍPOJEK - ŘEŠENO SAMOSTATNOU PD	VST s.r.o.
SO 401	VEŘEJNÉ OSVĚTLENÍ	MĚSTO TÁBOR

LEGENDA:

STÁVAJÍCÍ STAV	
—	STÁVAJÍCÍ STAV
—	HRANICE POZEMKOVÝCH PARCEL
912	ČÍSLO PARCELY
LEGENDA - STÁVAJÍCÍ INŽENÝRSKÉ SÍTĚ:	
—	NTL PLYNOVOD
—	KABEL OPTICKÝ, METALICKÝ NEBO SOUBĚH
—	PODZEMNÍ KABEL NN 0.4 kV
—	PODZEMNÍ KABEL VN 22 kV
—	KABEL VO
—	TELPOVOD
—	PAROVOD
—	KABEL NEJTV
—	VODOVOD
—	KANALIZACE JEDNOTNÁ
—	E.ON ČR s.r.o.
—	TELEFONICA O2 ČR a.s.
—	E.ON ČR s.r.o.
—	E.ON ČR s.r.o.
—	TECHNICKÉ SLUŽBY TÁBOR s.r.o.
—	BYTES TÁBOR s.r.o.
—	TEPLÁRNA TÁBOR a.s.
—	NEJ TV
—	ČEVAK a.s.
—	ČEVAK a.s.

NÁVRH:

—	NOVÝ STAV
—	VOZOVKA - ASFALTOVÝ KRYT
—	PARKOVACÍ PLOCHY - ASFALTOVÝ KRYT
—	CHODNÍKOVÝ PŘEJEZD - ÚČELOVÉ KOMUNIKACE - KRYT Z BETONOVÉ DLAŽBY
—	CHODNÍK - KRYT Z BETONOVÉ DLAŽBY
—	BETONOVÁ DLAŽBA PRO ZRAKOVÉ POSTÍŽENÉ
—	CHODNÍKOVÝ PŘEJEZD - SAMOSTATNÉ SJEZDY - KRYT Z BETONOVÉ DLAŽBY
—	PLOCHA PRO KONTAINERY - BETONOVÁ DLAŽBA
—	VEGETACE
—	VODOROVNÉ DOPRAVNÍ ZNAČENÍ
—	VAROVNÉ A SIGNÁLNÍ PÁSY PRO ZRAKOVÉ POSTÍŽENÉ
UV1	ULIČNÍ VPUST S KANALIZAČNÍ PŘÍPOJKOU
—	SO 302 - KANALIZACE
—	SO 301 - VODOVOD
—	SO 302 - KANALIZAČNÍ PŘÍPOJKY
—	SO 301 - VODOVODNÍ PŘÍPOJKY
—	SO 401 - KABEL VEŘEJNÉHO OSVĚTLENÍ S NOVÝM OSVĚTLOVACÍM BODEM
—	VÝMĚNA POTRUBÍ KONDENZÁTU - INVESTOR TEPLÁRNA TÁBOR - ŘEŠENO SAMOSTATNOU PD

UPOZORNĚNÍ:
ZAKRESY PODZEMNÍCH SÍTÍ JSOU ORIENTAČNÍ, NEMOHOU SLOUŽIT JAKO VÝTYČOVACÍ SCHEMA.
INVESTOR MUSÍ NECHAT PŘED ZAHÁJENÍM STAVBY VŠECHNY PODZEMNÍ SÍTĚ VYTÝČIT
VŠEKRE ZEMNÍ PRÁCE V OCHRANNÉM PÁSMU MOHOU BYT PROVÁDĚNY POUZE SE SOUHLASEM SPRÁVCE A PODLE JEHO POKYNU.

ATELIER SIS STAVBY INŽENÝRSKÝCH STAVB	Ing. František Stráský - ATELIER S I S, U Malše 20, 370 01 České Budějovice
	ZODP. PROJEKTANT Ing. Stráský František
	VYPRACOVAL Ing. Vošápek Martin
	KONTROLOVAL Ing. Stráský František

Kraj: JIHOČESKÝ	Čís. zakázky: 13031	Souprava:
Kat. území: TÁBOR	Arch. číslo: 13031-71	
Objednatel: VODÁRENSKÁ SPOLEČNOST TÁBORSKO s.r.o.	Datum: 05/2014	PDPS
Stavba: TÁBOR - REKONSTRUKCE VODOHOSPODÁŘSKÝCH SÍTÍ V UL. DUKELSKÝCH BOJOVNÍKŮ A ČÁSTI UL. BEZRUCHOVA	Formát: 12x44	
Příloha: KOORDINAČNÍ SITUACE STAVBY	Měřítko: 1:500	Část: B.
	Stupeň: 2.	