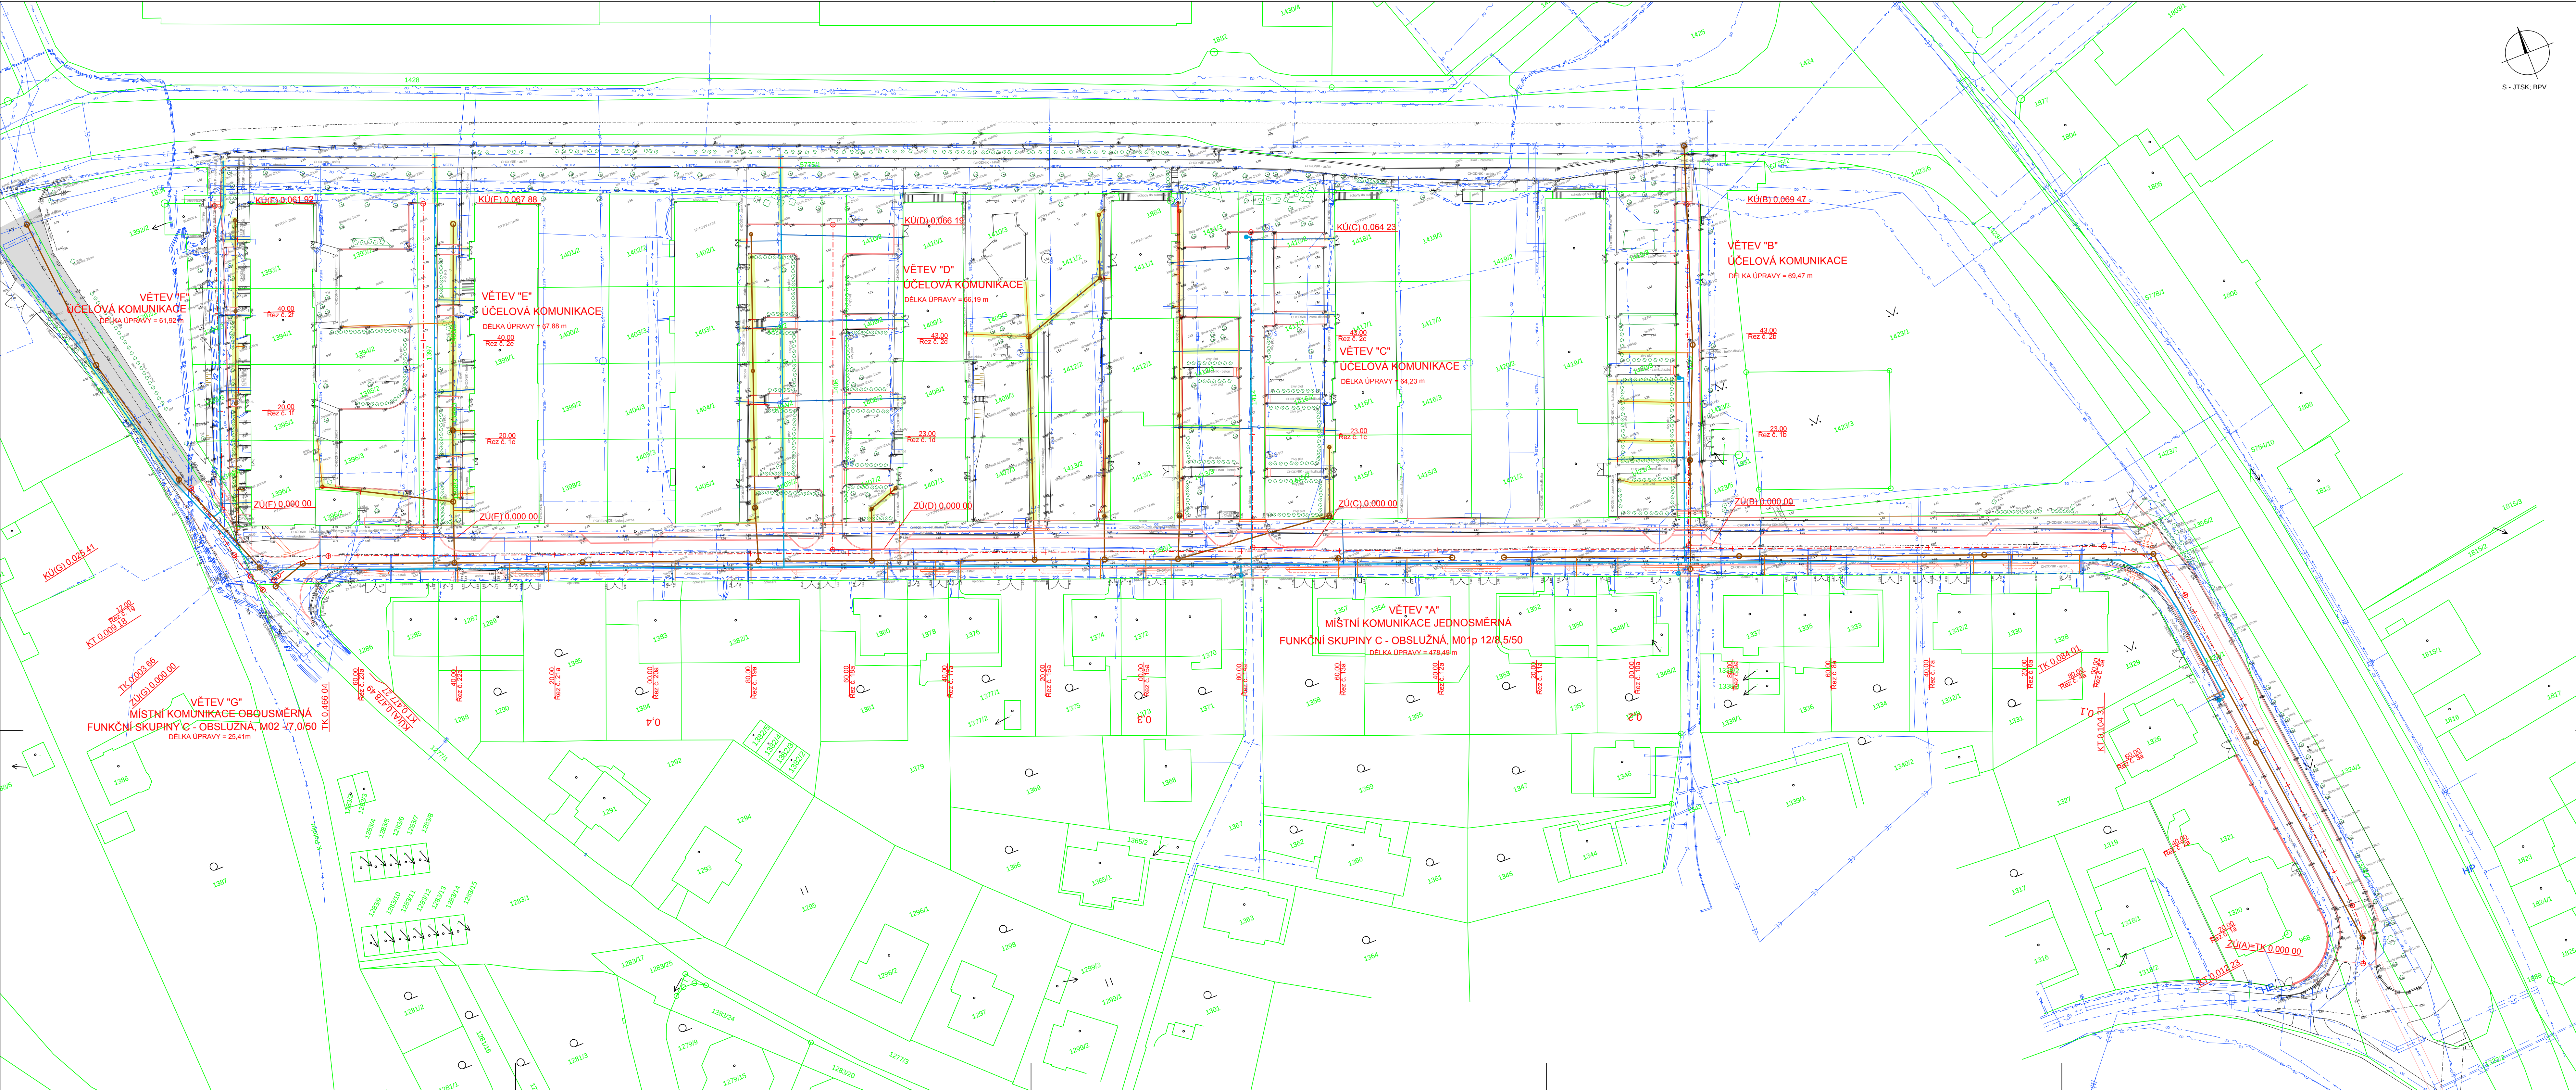


LEGENDA:

stávající stav

LEGENDA - STÁVAJÍCÍ INŽENÝRSKÉ SÍTĚ:

NTL PLYNOVOD	E.ON ČR s.r.o.
KABEL OPTICKÝ, METALICKÝ NEBO SOUBĚH	TELEFONICA O2 ČR a.s.
PODZEMNÍ KABEL NN 0.4 kV	E.ON ČR s.r.o.
PODZEMNÍ KABEL VN 22 kV	E.ON ČR s.r.o.
KABEL VO	TECHNICKÉ SLUŽBY TÁBOR s.r.o.
TELPOVOD	BYTES TÁBOR s.r.o.
PAROVOD	TEPLÁRNA TÁBOR a.s.
KABEL NEJTV	NEJ TV
VODOVOD	ČEVAK a.s.
KANALIZACE JEDNOTNÁ	ČEVAK a.s.

NÁVRH:

NOVÝ STAV	81 m
OBRUBNÍK BETONOVÝ 500/50/200 (šRa 0.05m)	461m²
VOZOVKA - ASFALTOVÝ KRYT	67 m²
CHODNÍK - KRYT Z BETONOVÉ DLAŽBY	129 m²
CHODNÍK - KRYT BETONOVÝ	10 m²
CHODNÍK - KRYT ASFALTOVÝ	593 m²
VEGETACE	

SO 302 - KANALIZACE
SO 301 - VODOVOD
SO 302 - KANALIZAČNÍ PŘÍPOJKY
SO 301 - VODOVODNÍ PŘÍPOJKY

UPOZORNĚNÍ:

ZAKRESY PODZEMNÍCH SÍTÍ JSOU ORIENTAČNÍ, NEMOHOU SLOUŽIT JAKO VÝTYČOVACÍ SCHEMA. INVESTOR MUSÍ NECHAT PŘED ZAHÁJENÍM STAVBY VŠECHNY PODZEMNÍ SÍTĚ VYTÝČIT. VŠEČERÉ ŽENÍ PRÁCE V OCHRANNÉM PÁSMU MOHOU BYT PROVÁDĚNY POUZE SE SOUHLASEM SPRÁVCE A PODLE JEHO POKYDŮ.

ATELIER SIS STAVBY INŽENÝRSKÝ STAVBY	Ing. František Stráský - ATELIER S I S, U Malše 20, 370 01 České Budějovice
	ZODP. PROJEKTANT Ing. Stráský František
	VYPRACOVAL Ing. Vošápek Martin
	KONTROLOVAL Ing. Stráský František

Kraj: JIHOČESKÝ	Čís. zakázky: 13031
Kat. území: TÁBOR	Arch. číslo: 13031-71
Objednatel: VODÁRENSKÁ SPOLEČNOST TÁBORSKO s.r.o.	Datum: 05/2014
Stavba: TÁBOR - REKONSTRUKCE VODOHOSPODÁŘSKÝCH SÍTÍ	Formát: 12x44
U V. UL. DUKELSKÝCH BOJOVNÍKŮ A ČÁSTI UL. BEZRUCHOVA	Měřítko: 1:500
Příloha: SITUACE	Stupeň: Souprava: PDPS
	Část: C1.
	Čís. přílohy: 2.