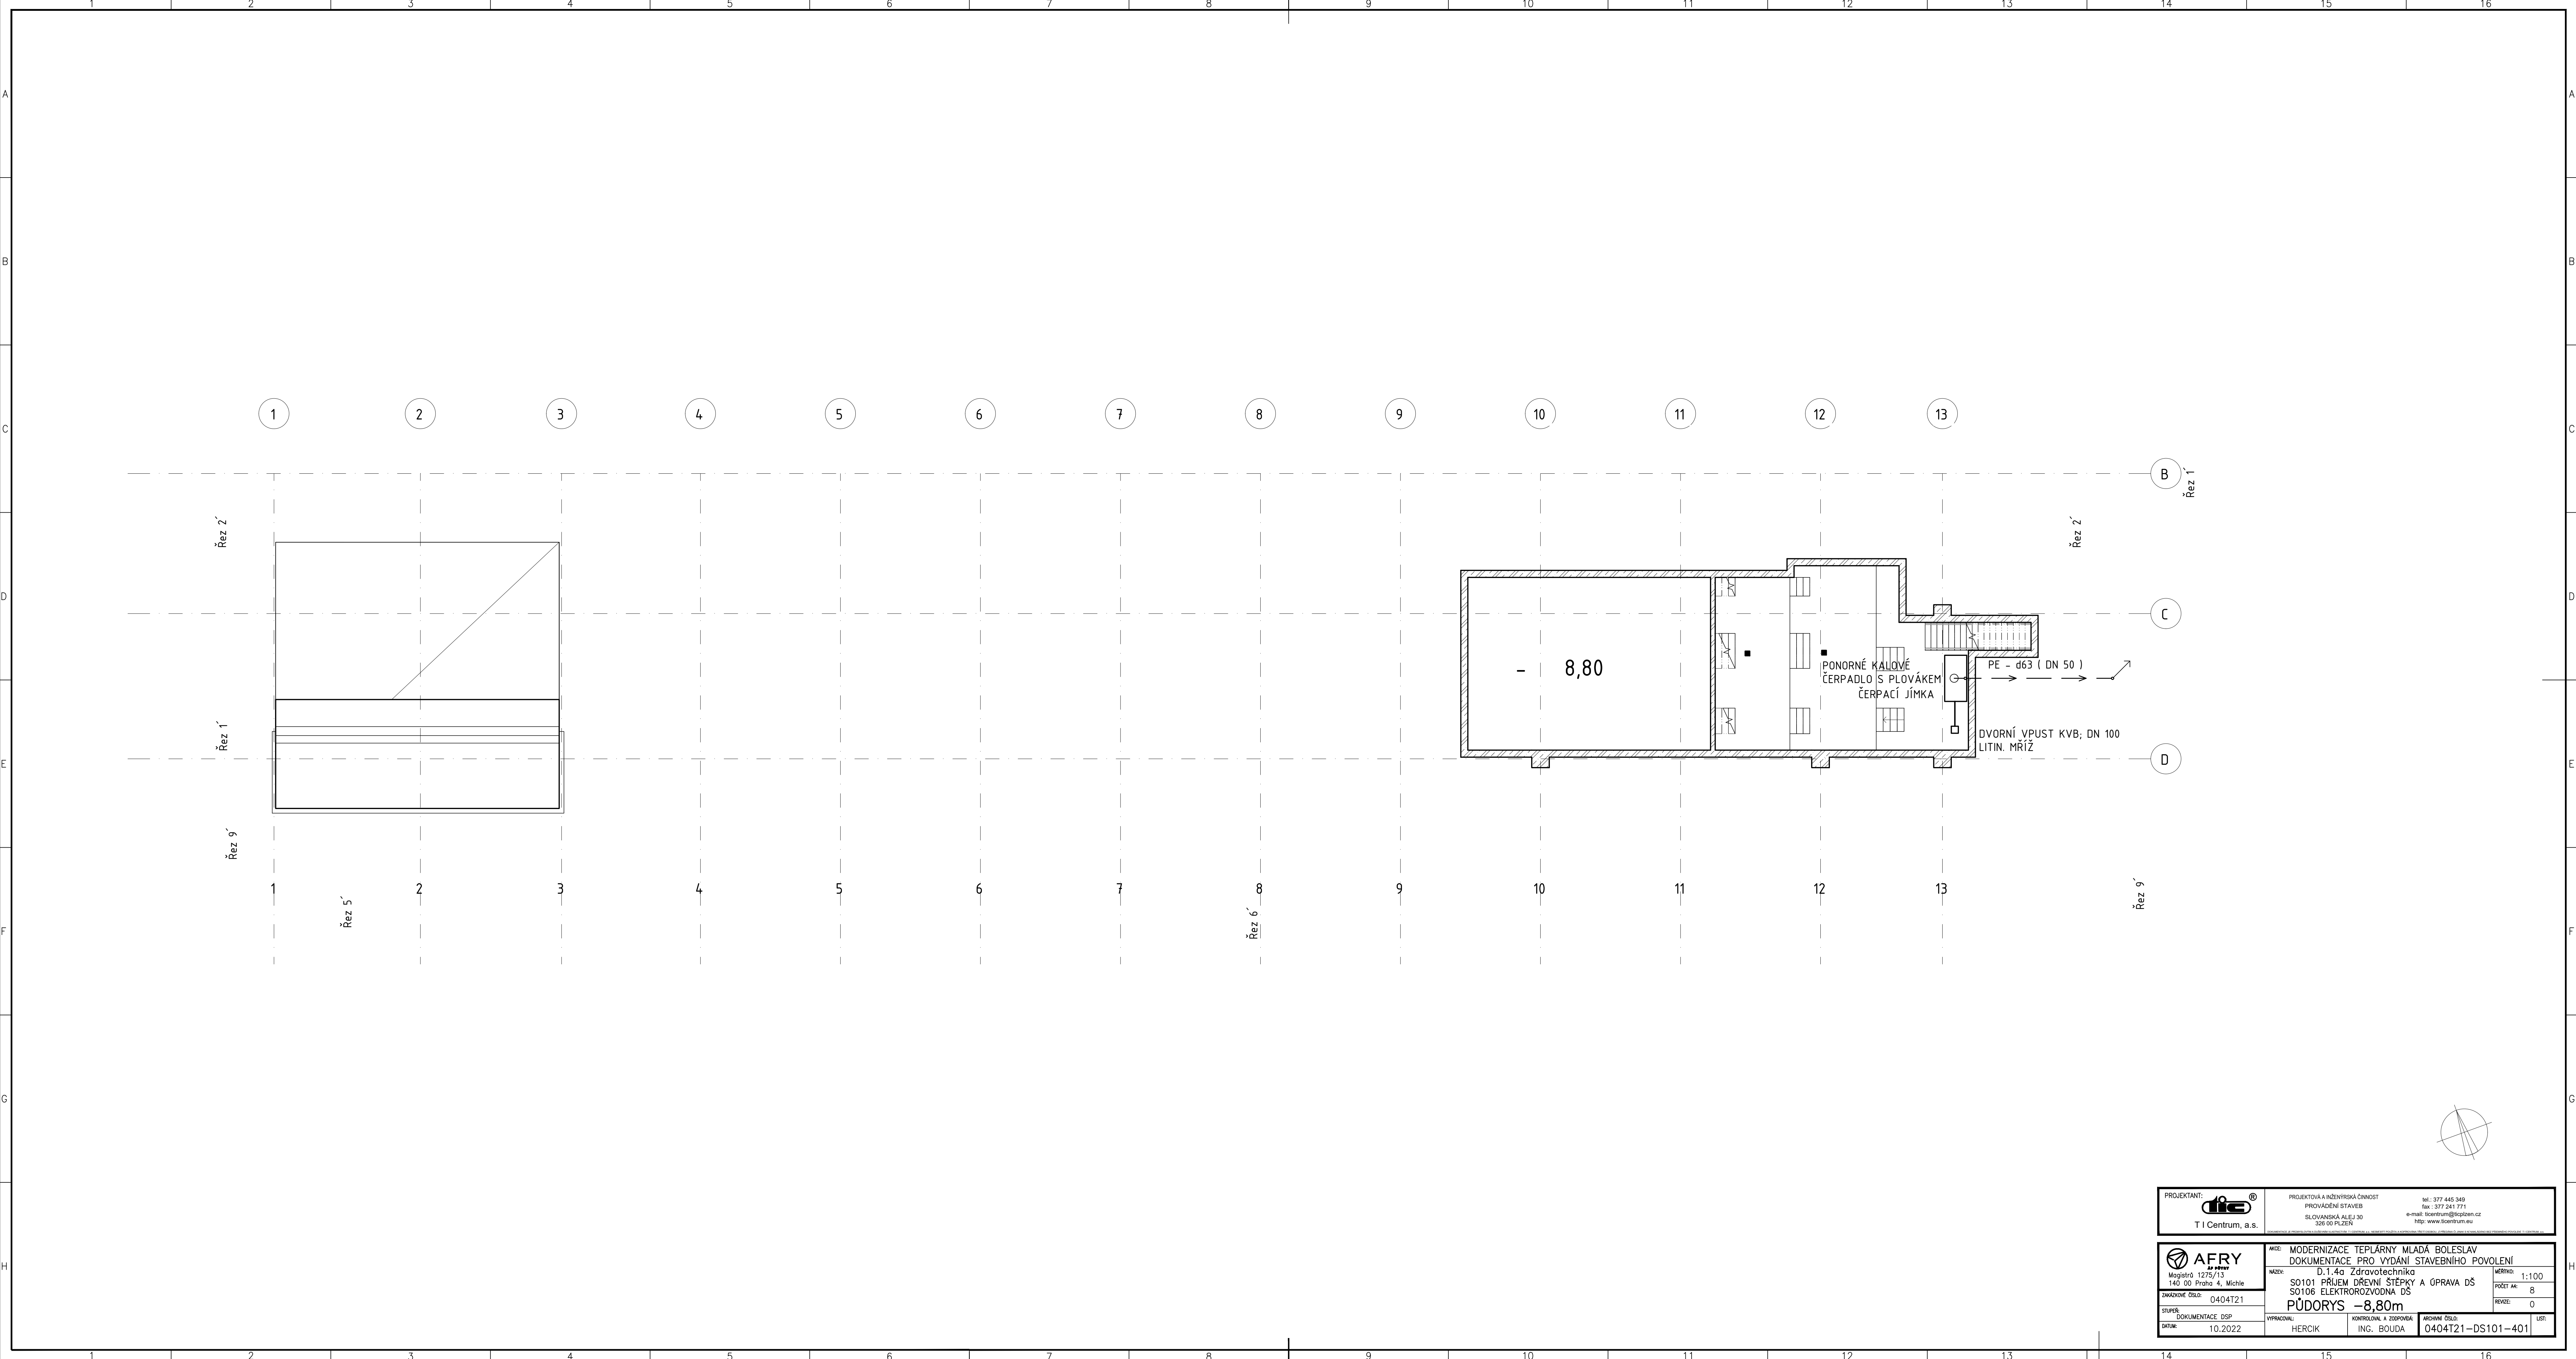


PROJEKTANT:  T I Centrum, a.s.		PROJEKTOVÁ A INŽENÝRSKÁ ČINNOST PROVÁDĚNÍ STAVEB SLOVANSKÁ ALEJ 30 250 00 PRAHA 5 tel.: 377 445 349 fax: 377 241 771 e-mail: bicentrum@bicentrum.cz http: www.bicentrum.eu	
AFRY Magistrů 1275/13 140 00 Praha 4, Michle		AKCE: MODERNIZACE TEPLÁRNY MLADÁ BOLESLAV DOKUMENTACE PRO VYDÁNÍ STAVEBNÍHO POVOLENÍ D.1.4a Zdravotechnika NÁZEV: S0101 PŘÍJEM DŘEVNÍ ŠTĚPKY A OPRAVA DŠ S0106 ELEKTROROZVODNA DŠ PŮDORYS –8,80m mĚŘÍTKO: 1:100 PROST. AK: 8 REVIZE: 0	
STUPEŇ: DOKUMENTACE DSP DATA: 10.2022		VYPRACOVAN: HERCIK	KONTROLOVAN A ZODPOVÍD: ING. BOUDA ARCHIVNÍ ČÍSLO: 0404T21–DS101–401 LIST: