


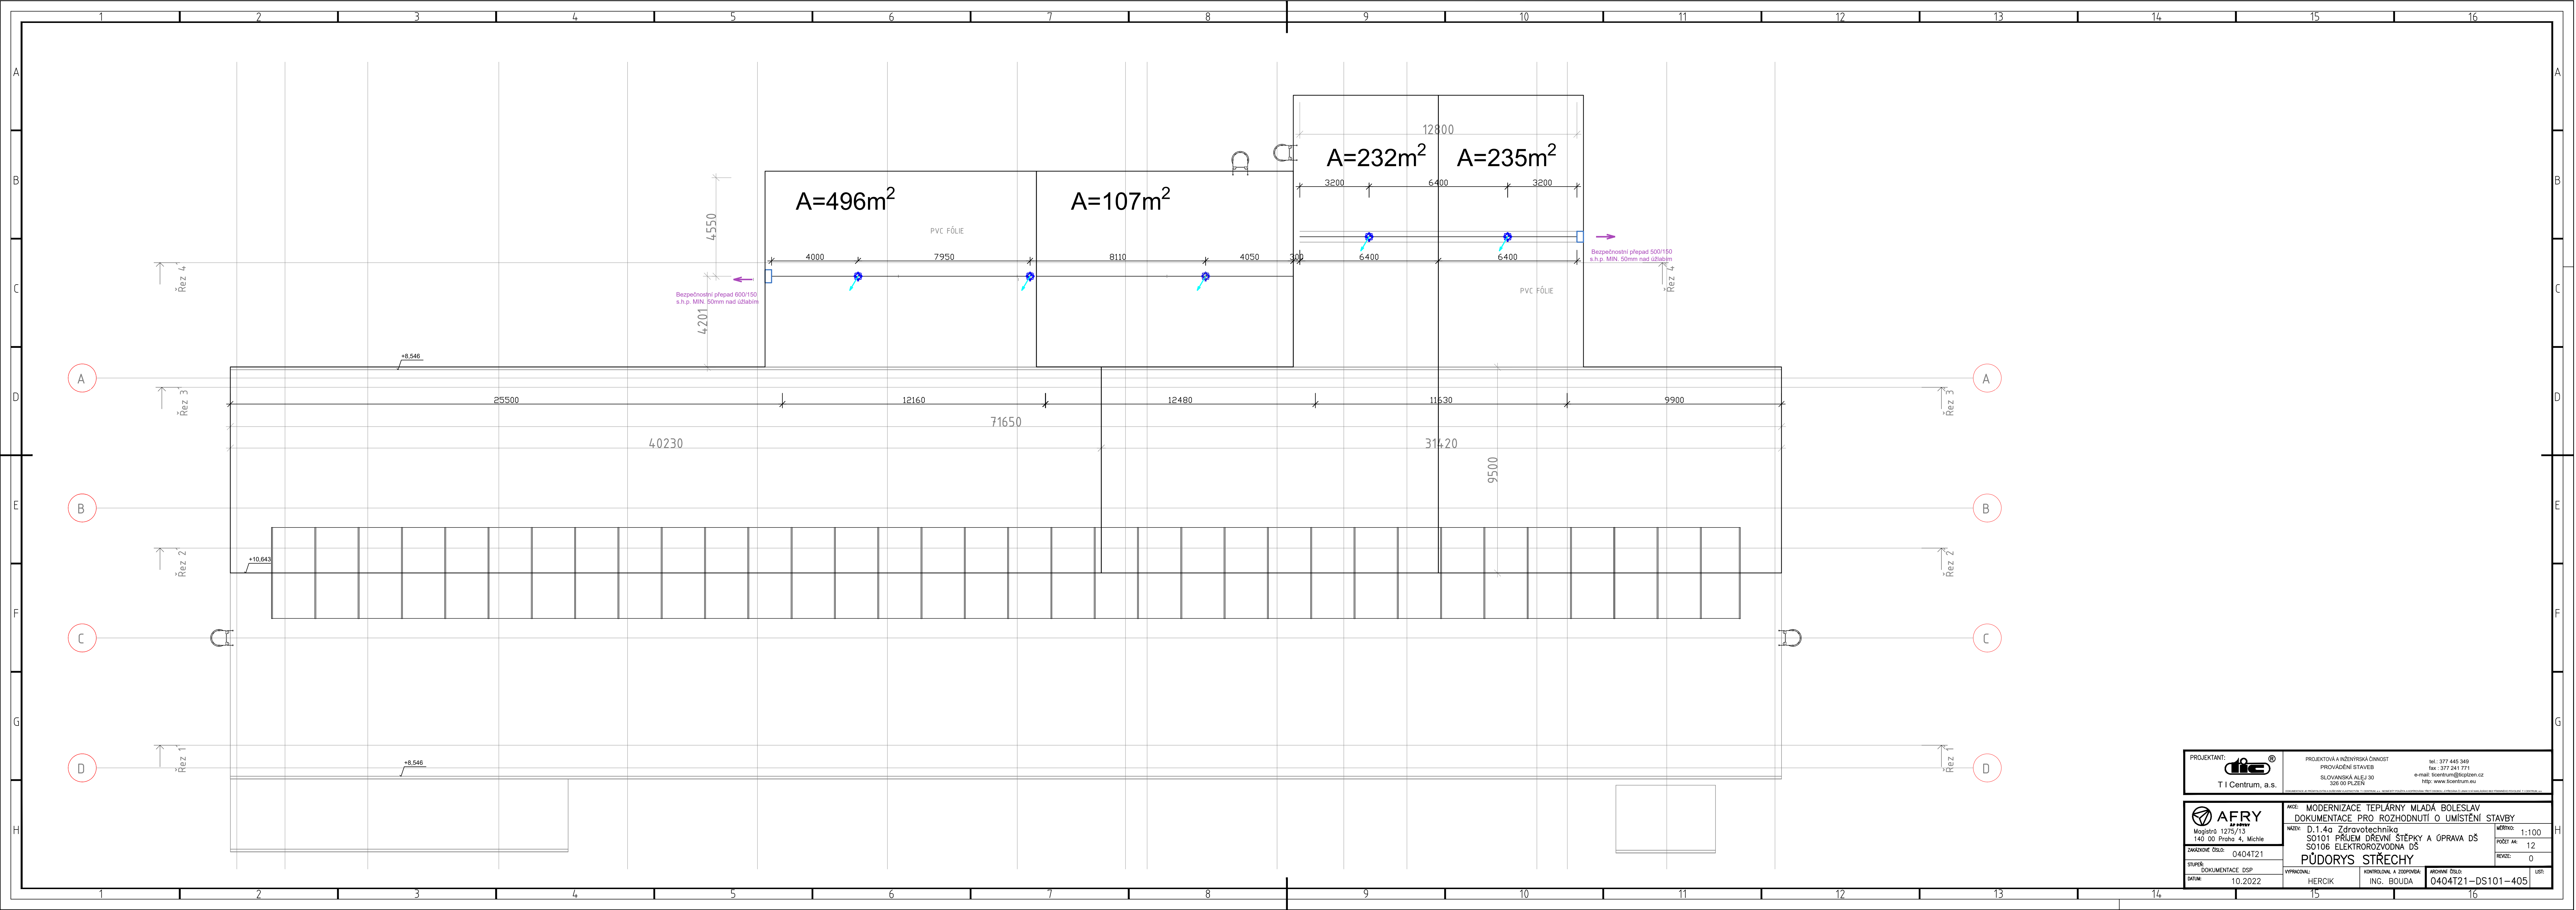

PROJEKTANT: T I Centrum, a.s.	PROJEKTOVÁ A INŽENÝRSKÁ ČINNOST PROVÁDĚNÍ STAVEB SLOVANSKÁ ALEJ 30 326 00 PLZEN	tel.: 377 445 949 fax: 377 241 771 e-mail: ticentrum@icplzen.cz http: www.ticentrum.eu
AFRY Magistr 1275/13 140 00 Praha 4, Michle	AKCE: MODERNIZACE TEPLÁRNY MLADÁ BOLESLAV DOKUMENTACE PRO ROZHODNUTÍ O UMÍSTĚNÍ STAVBY NÁZEV: D.1.4a Zdravotechnika S0101 PRŮJEM DŘEVNÍ STĚPKY A OPRAVA DŠ S0106 ELEKTROROZVODNA DŠ PŮDORYS STŘECHY	MĚŘÍTKO: 1:100 POČET AK: 12 REVIZE: 0
STUPEŇ: DOKUMENTACE DSP DATA: 10.2022	VYPRACOVAL: HERCIK KONTROLOVAL A ZODPOVÍDÁ: ING. BOUDA	ARCHIVNÍ ČÍSLO: 0404T21-DS101-405 LIST: