


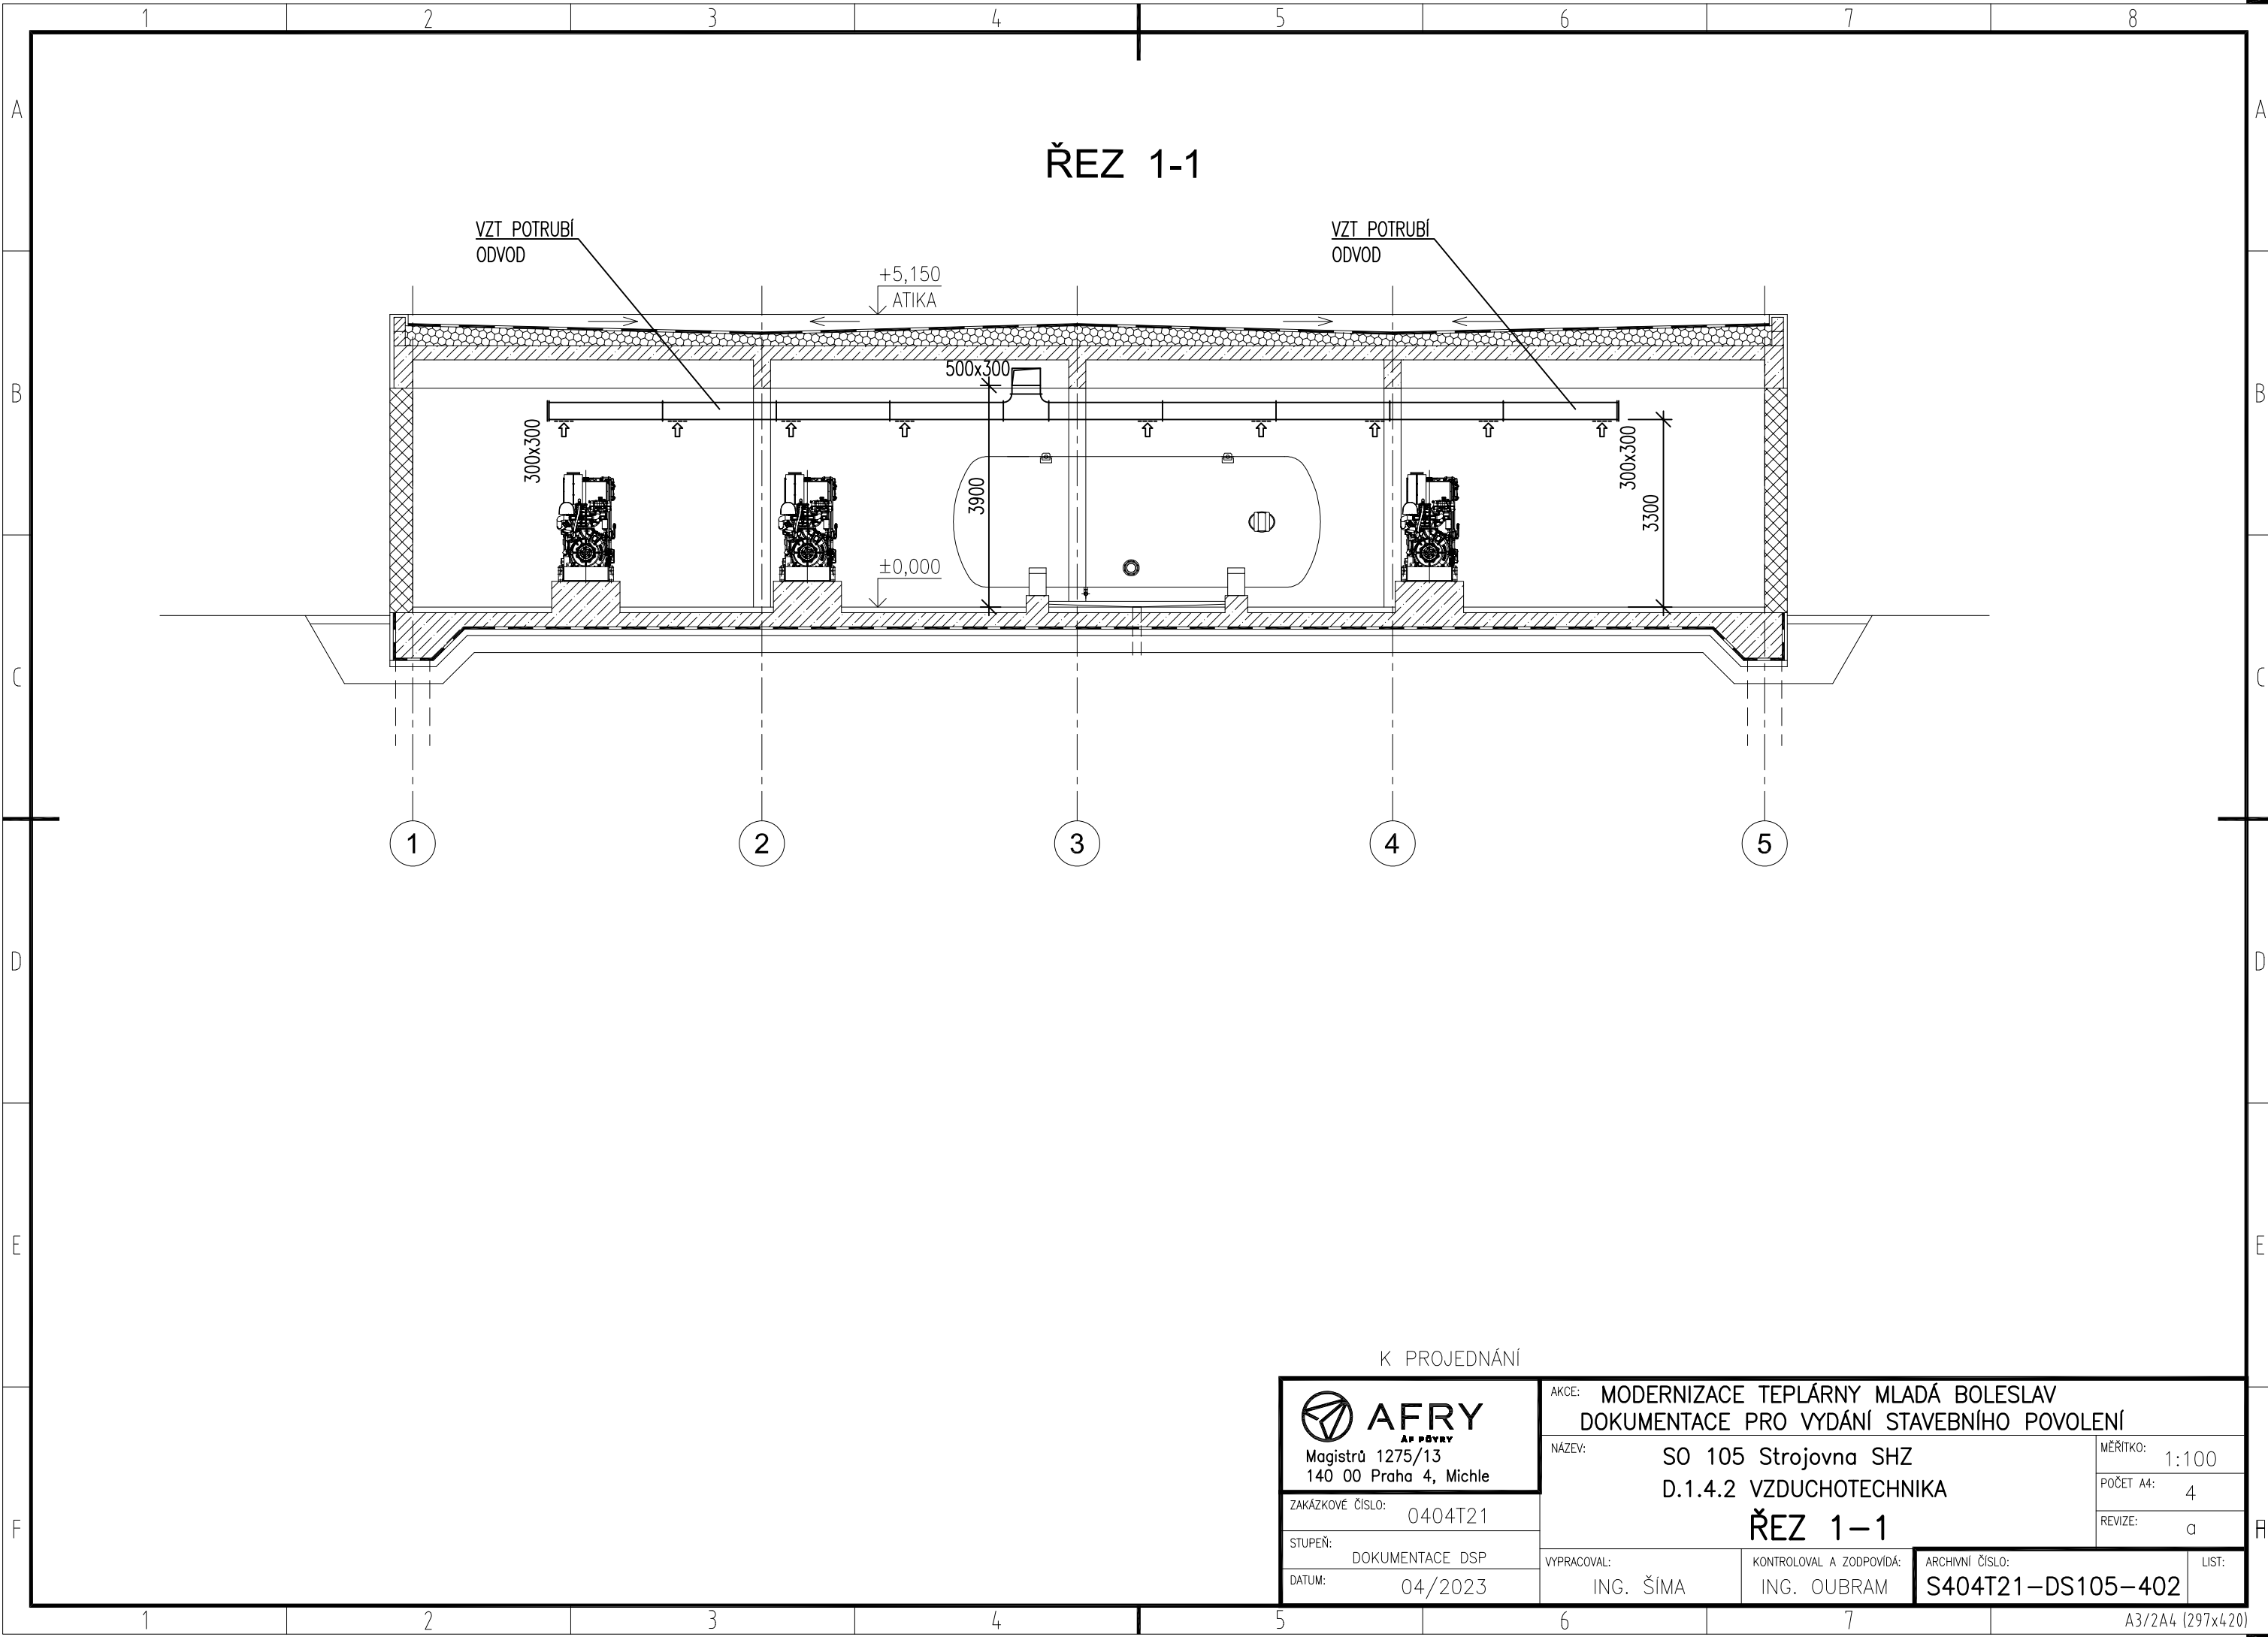

ŘEZ 1-1

VZT POTRUBÍ
ODVOD

VZT POTRUBÍ
ODVOD

+5,150
ATIKA

500x300

300x300

300x300

3900

3300

±0,000

1

2

3

4

5

K PROJEDNÁNÍ

**AFRY**
AP PŘEVY
Magistrů 1275/13
140 00 Praha 4, Michle

ZAKÁZKOVÉ ČÍSLO: 0404T21

STUPEŇ: DOKUMENTACE DSP

DATUM: 04/2023

AKCE: MODERNIZACE TEPLÁRNY MLADÁ BOLESLAV DOKUMENTACE PRO VYDÁNÍ STAVEBNÍHO POVOLENÍ			
NÁZEV: SO 105 Strojovna SHZ D.1.4.2 VZDUCHOTECHNIKA ŘEZ 1-1		MĚŘÍTKO: 1:100	
		POČET A4: 4	
		REVIZE: a	
VYPRACOVAL: ING. ŠÍMA	KONTROLOVAL A ZODPOVÍDÁ: ING. OUBRAM	ARCHIVNÍ ČÍSLO: S404T21-DS105-402	LIST: