


SO01.D.1.4.e.06 SK, CCTV, STA, TEL, TÍŠŇOVÉ VOLÁNÍ - půdorys 2.NP

1:100

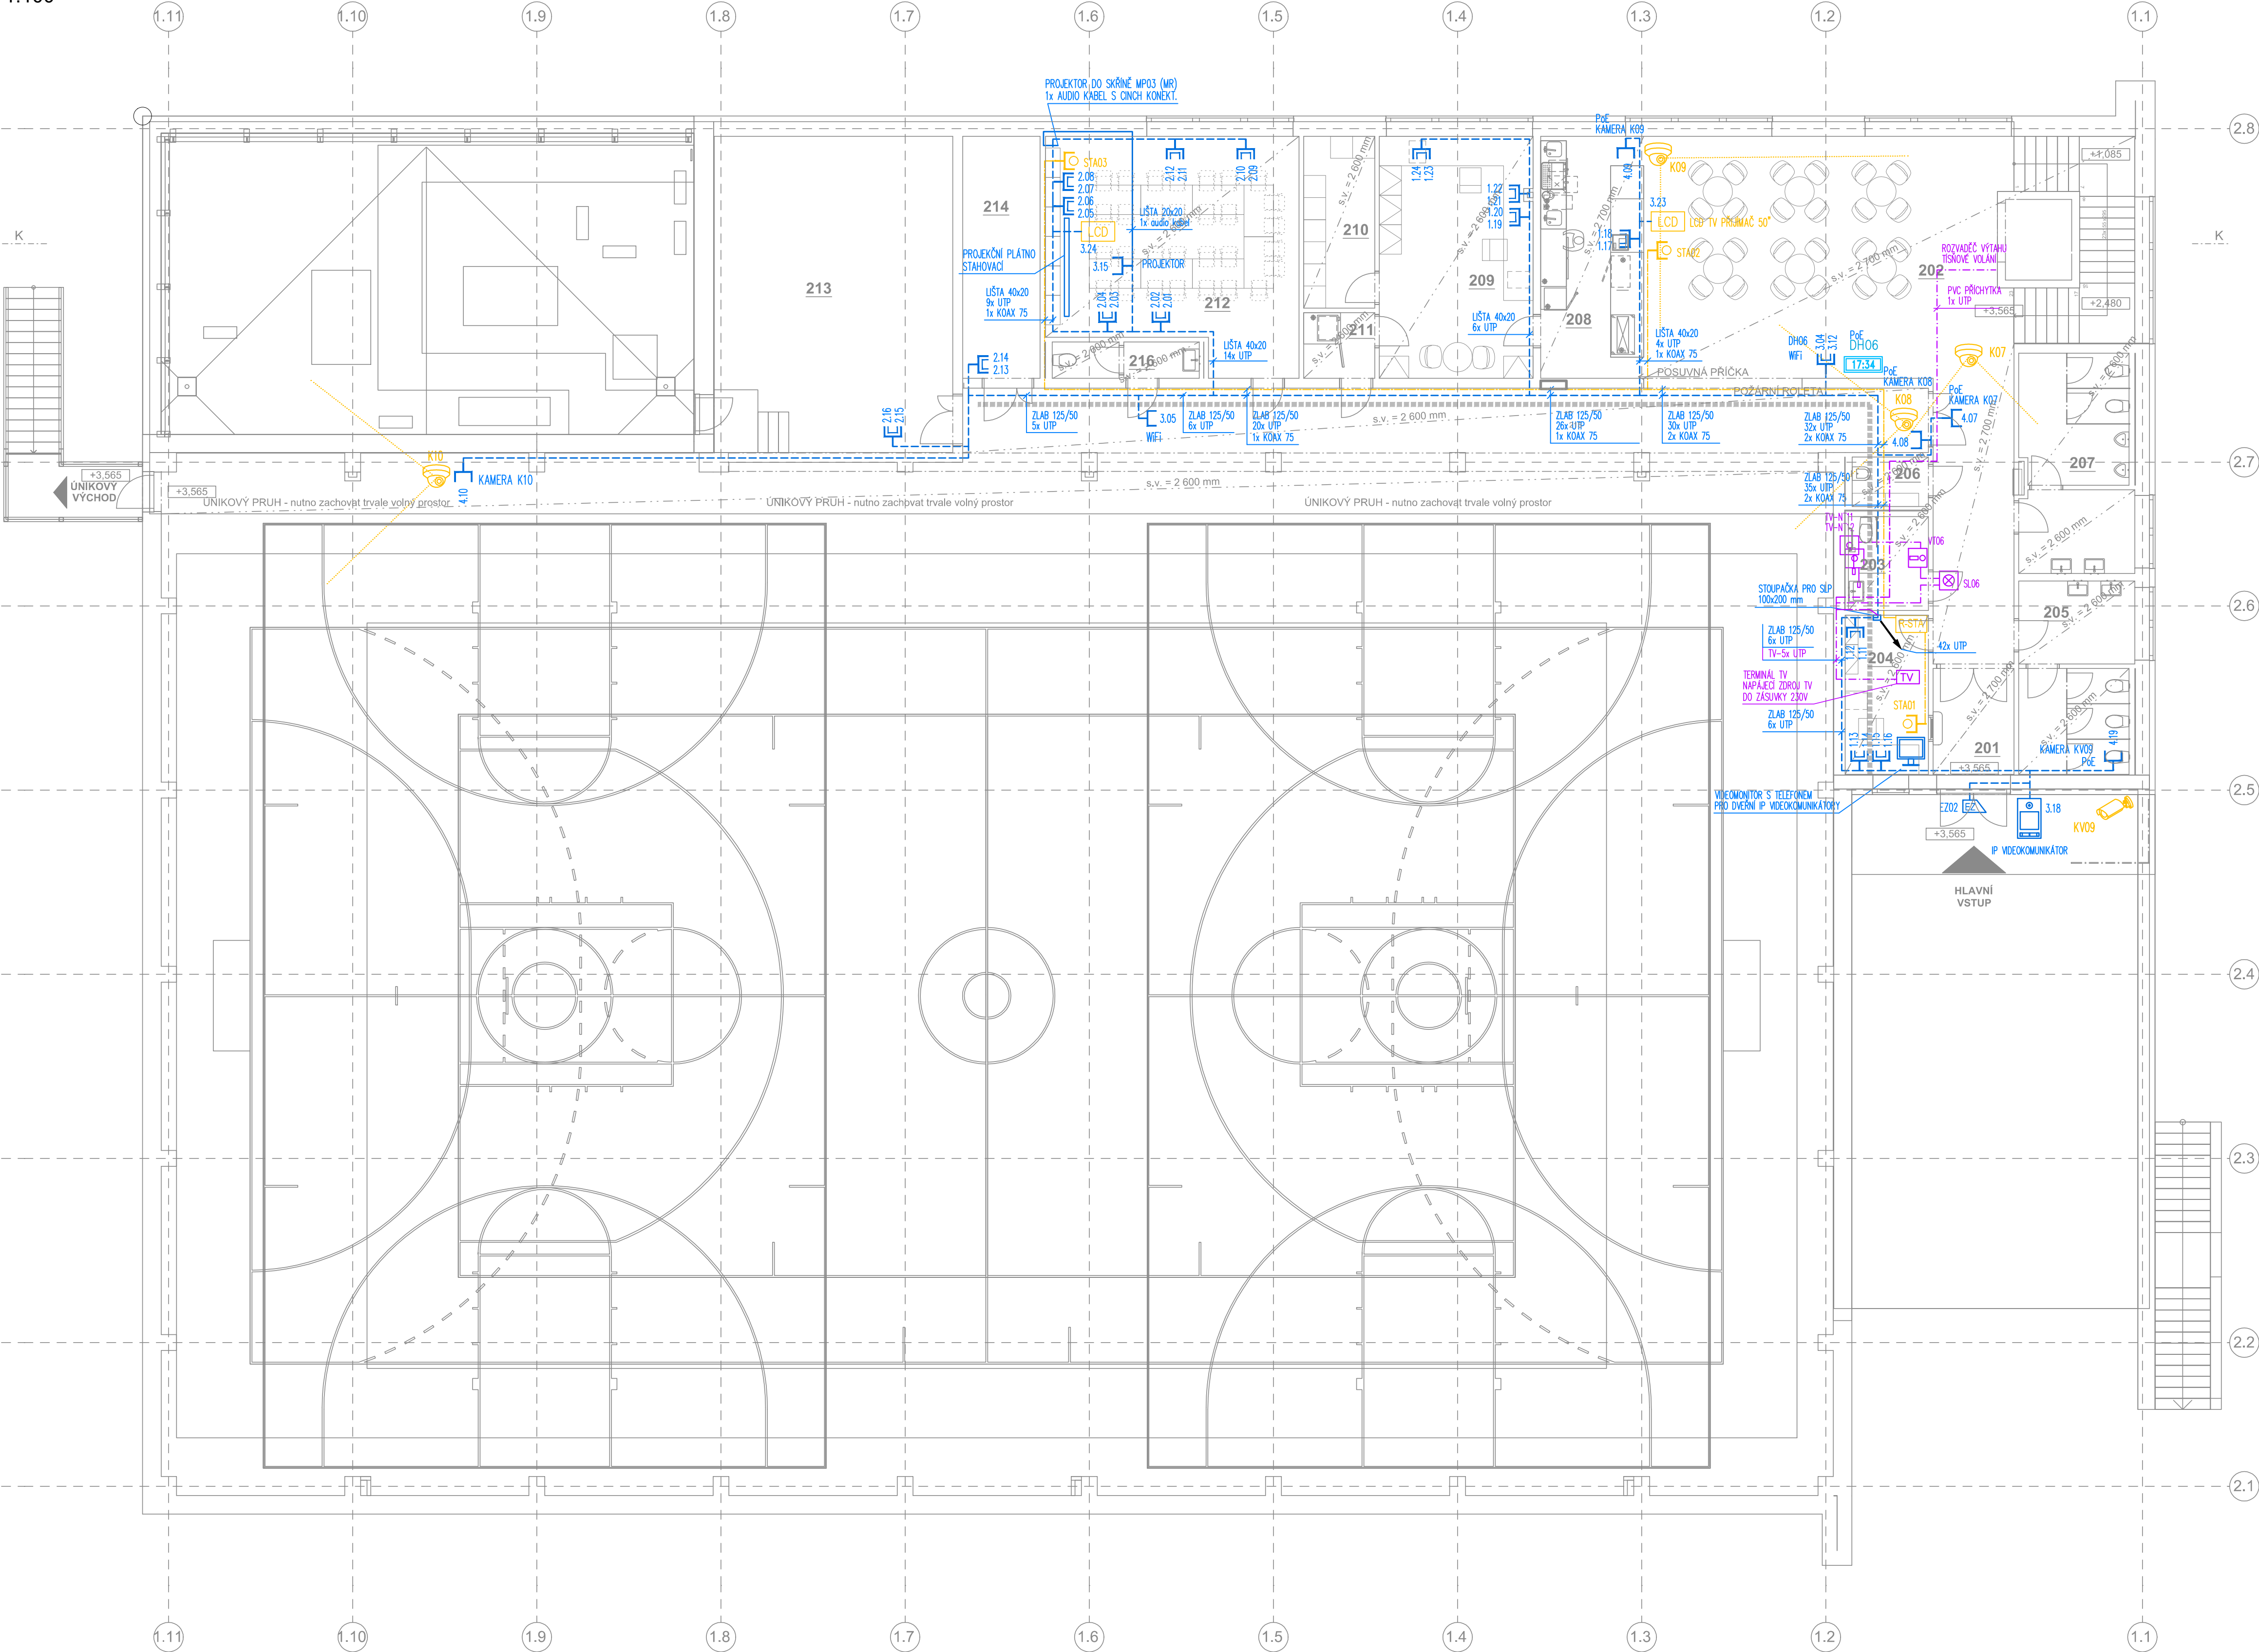

LEGENDA SLP:

- IP VIDEOTELEFON
- ELEKTROMAGNETICKÝ ZÁMĚK
- DATOVÁ ZASUVKA 2xRJ45
- DATOVÁ ZASUVKA 1xRJ45
- DATOVÝ ROZVADEČ 42U 800x800
- NOUZOVÉ TLAČÍTKO S TÁHLEM
- SVĚTLNÁ SIGNALIZACE TÍŠŇOVÉHO VOLÁNÍ
- POTVRZOVACÍ TLAČÍTKO TÍŠŇOVÉHO VOLÁNÍ
- TELEFONNÍ ROZVADEČ PRO 100 PÁRŮ METELOGICKÉHO VEDENÍ
- NÁSTĚNNÝ DATOVÝ ROZVADEČ PRO PŘIPOJENÍ OPTICKÉHO VEDENÍ
- IP KAMERA DOME VNITŘNÍ
- IP KAMERA S KRYTEM VENKOVNÍ
- IP DIGITÁLNÍ NÁSTĚNNÉ HODINY
- ROZVADEČ SPOLEČNÉ TELEVIZNÍ ANTENY STA
- ZASUVKA STA
- LCD TELEVNÍ PŘÍMAČ 50"

Tabulka místností 2.NP										
C.	Název místnosti	Plocha (m2)	Obvod	Světla výška	Typ podlahy	Světla výška v podhledech	Označení podlahy	Nákladná vrstva	Povrch stropu	Povrch zdi
201	ZADÍVENÍ	6,89	10,710	2600	PD.01	330	PL.06	Akustický vinyl	Poehled, strop bez omítky	Vápenocement, omítka
202	VSTUPNÍ HALA S POSEZENÍM	96,31	75,330	2700	PD.01	440	PL.07	Akustický vinyl	Poehled, strop bez omítky	Vápenocement, omítka
203	BEZBARÉROVÉ WC	5,54	9,445	2600	PD.04	530	PL.06	Vinyl se vrypem	Poehled, strop bez omítky	Keramický obklad
204	KANCELÁŘ SPRÁVCE HALY	9,77	13,170	2600	PD.01	500	PL.07	Akustický vinyl	Poehled, strop bez omítky	Vápenocement, omítka
205	WC ŽENY	16,62	21,000	2600	PD.04	530	PL.07	Vinyl se vrypem	Poehled, strop bez omítky	Keramický obklad
206	OKUPDOVÁ MÍSTNOST	2,78	6,825	2600	PD.04	530	PL.07	Vinyl se vrypem	Poehled, strop bez omítky	Keramický obklad
207	WC MUŽI	22,24	29,688	2600	PD.04	530	PL.07	Vinyl se vrypem	Poehled, strop bez omítky	Keramický obklad
208	OBČERSTVENÍ	18,44	18,740	2700	PD.01	440	PL.06, PL.07a	Akustický vinyl	Poehled, strop bez omítky	Keramický obklad, Vápenocement, omítka
209	JÁZEMÍ OBČERSTVENÍ	27,43	21,490	2600	PD.01	540	PL.06	Akustický vinyl	Poehled, strop bez omítky	Vápenocement, omítka
210	SKLAD 1	9,00	13,190	2600	PD.04	530	PL.07a	Akustický vinyl	Poehled, strop bez omítky	Vápenocement, omítka
211	SKLAD 2	3,44	7,420	2600	PD.04	530	PL.07a	Akustický vinyl	Poehled, strop bez omítky	Vápenocement, omítka
212	ZASEDACÍ MÍSTNOST - SPOLEČENSKÉ AKCE	40,49	28,910	2600	PD.01	540	PL.07	Sametový vinyl	Poehled, strop bez omítky	Vápenocement, omítka
213	VZT HALA	59,32	30,130	3200	-	-	PL.09	Akustický vinyl	Strop omítnutý VCO	Vápenocement, omítka
214	TECHNICKÁ MÍSTNOST	13,80	17,340	3200	-	-	PL.09	Akustický vinyl	Strop omítnutý VCO	Vápenocement, omítka
215	DOHOZ	113,82	116,230	2600	PD.02	560	PL.07, PL.07a	Akustický vinyl	Poehled, strop bez omítky	Vápenocement, omítka
216	WC ZAMĚSTNANCÍ	3,93	9,950	2600	PD.04	530	PL.07	Akustický vinyl	Poehled, strop bez omítky	Vápenocement, omítka
		449,00 m²								

TENTO VÝKRES JE CHRÁNĚN AUTORSKÝMI PRÁVY.

S

± 0,000 = 196,300 m.n.m.

SPORTOVNÍ HALA LYSÁ NAD LABEM

LYSÁ NAD LABEM, KATASTRÁLNÍ ÚZEMÍ LYSÁ NAD LABEM

INVESTOR / CLIENT:

MĚSTO LYSÁ NAD LABEM

Našeptová 23, 289 22 Lysá nad Labem, IČO: 000239402, DIČ: CZ00239402

SPRÁVČI/ARCHITECT / ARCHITECT:

JIKACZ

Olouha 101, Hradec Králové 500 03, T: 773 550 371; E: info@jikacz.cz; W: www.jikacz.cz

AUTORIZACE PRŮBĚHU / AUTHORIZATION:

PAVE / SET:

ZODPOVĚDNÝ PRŮBĚHU / RESPONSIBLE DESIGNER:

Ing. Jiří Slánský

SPRÁVČI / DESIGNER:

Zdeněk Jeřábek

SPRÁVČI/ARCHITECTS-IP:

Zdeněk Jeřábek

VOB PRŮBĚHU:

DPS - Dokumentace pro provedení stavby

OBJEKT/BUILDING:

SPORTOVNÍ HALA LYSÁ NAD LABEM

MĚRITKO / SCALE:

1:100

ČÍSLO PRŮBĚHU / PROJECT NUMBER:

J201908015

NÁZEV PRŮBĚHU / TITLE:

SK, CCTV, STA, TEL, TÍŠŇOVÉ VOLÁNÍ - půdorys 2.NP

ČÍSLO VÝKRESU / DRAWING No.:

SO01.D.1.4.e.06

DATA / DATE:

05/2020

KVĚL:

x