
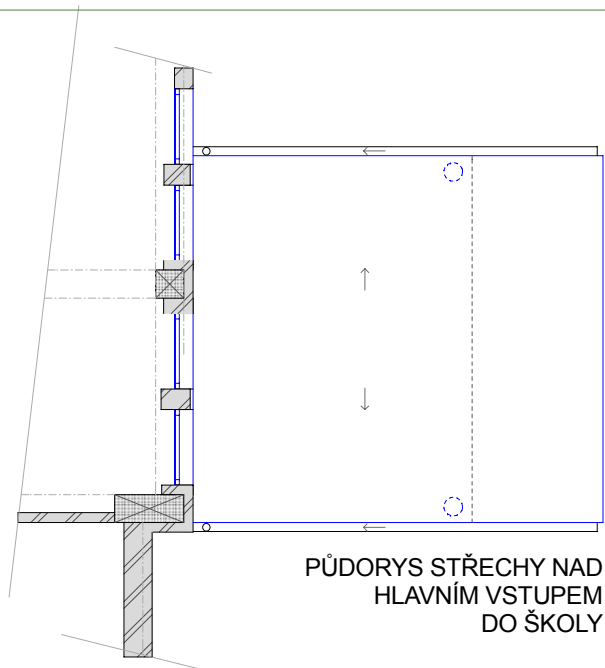


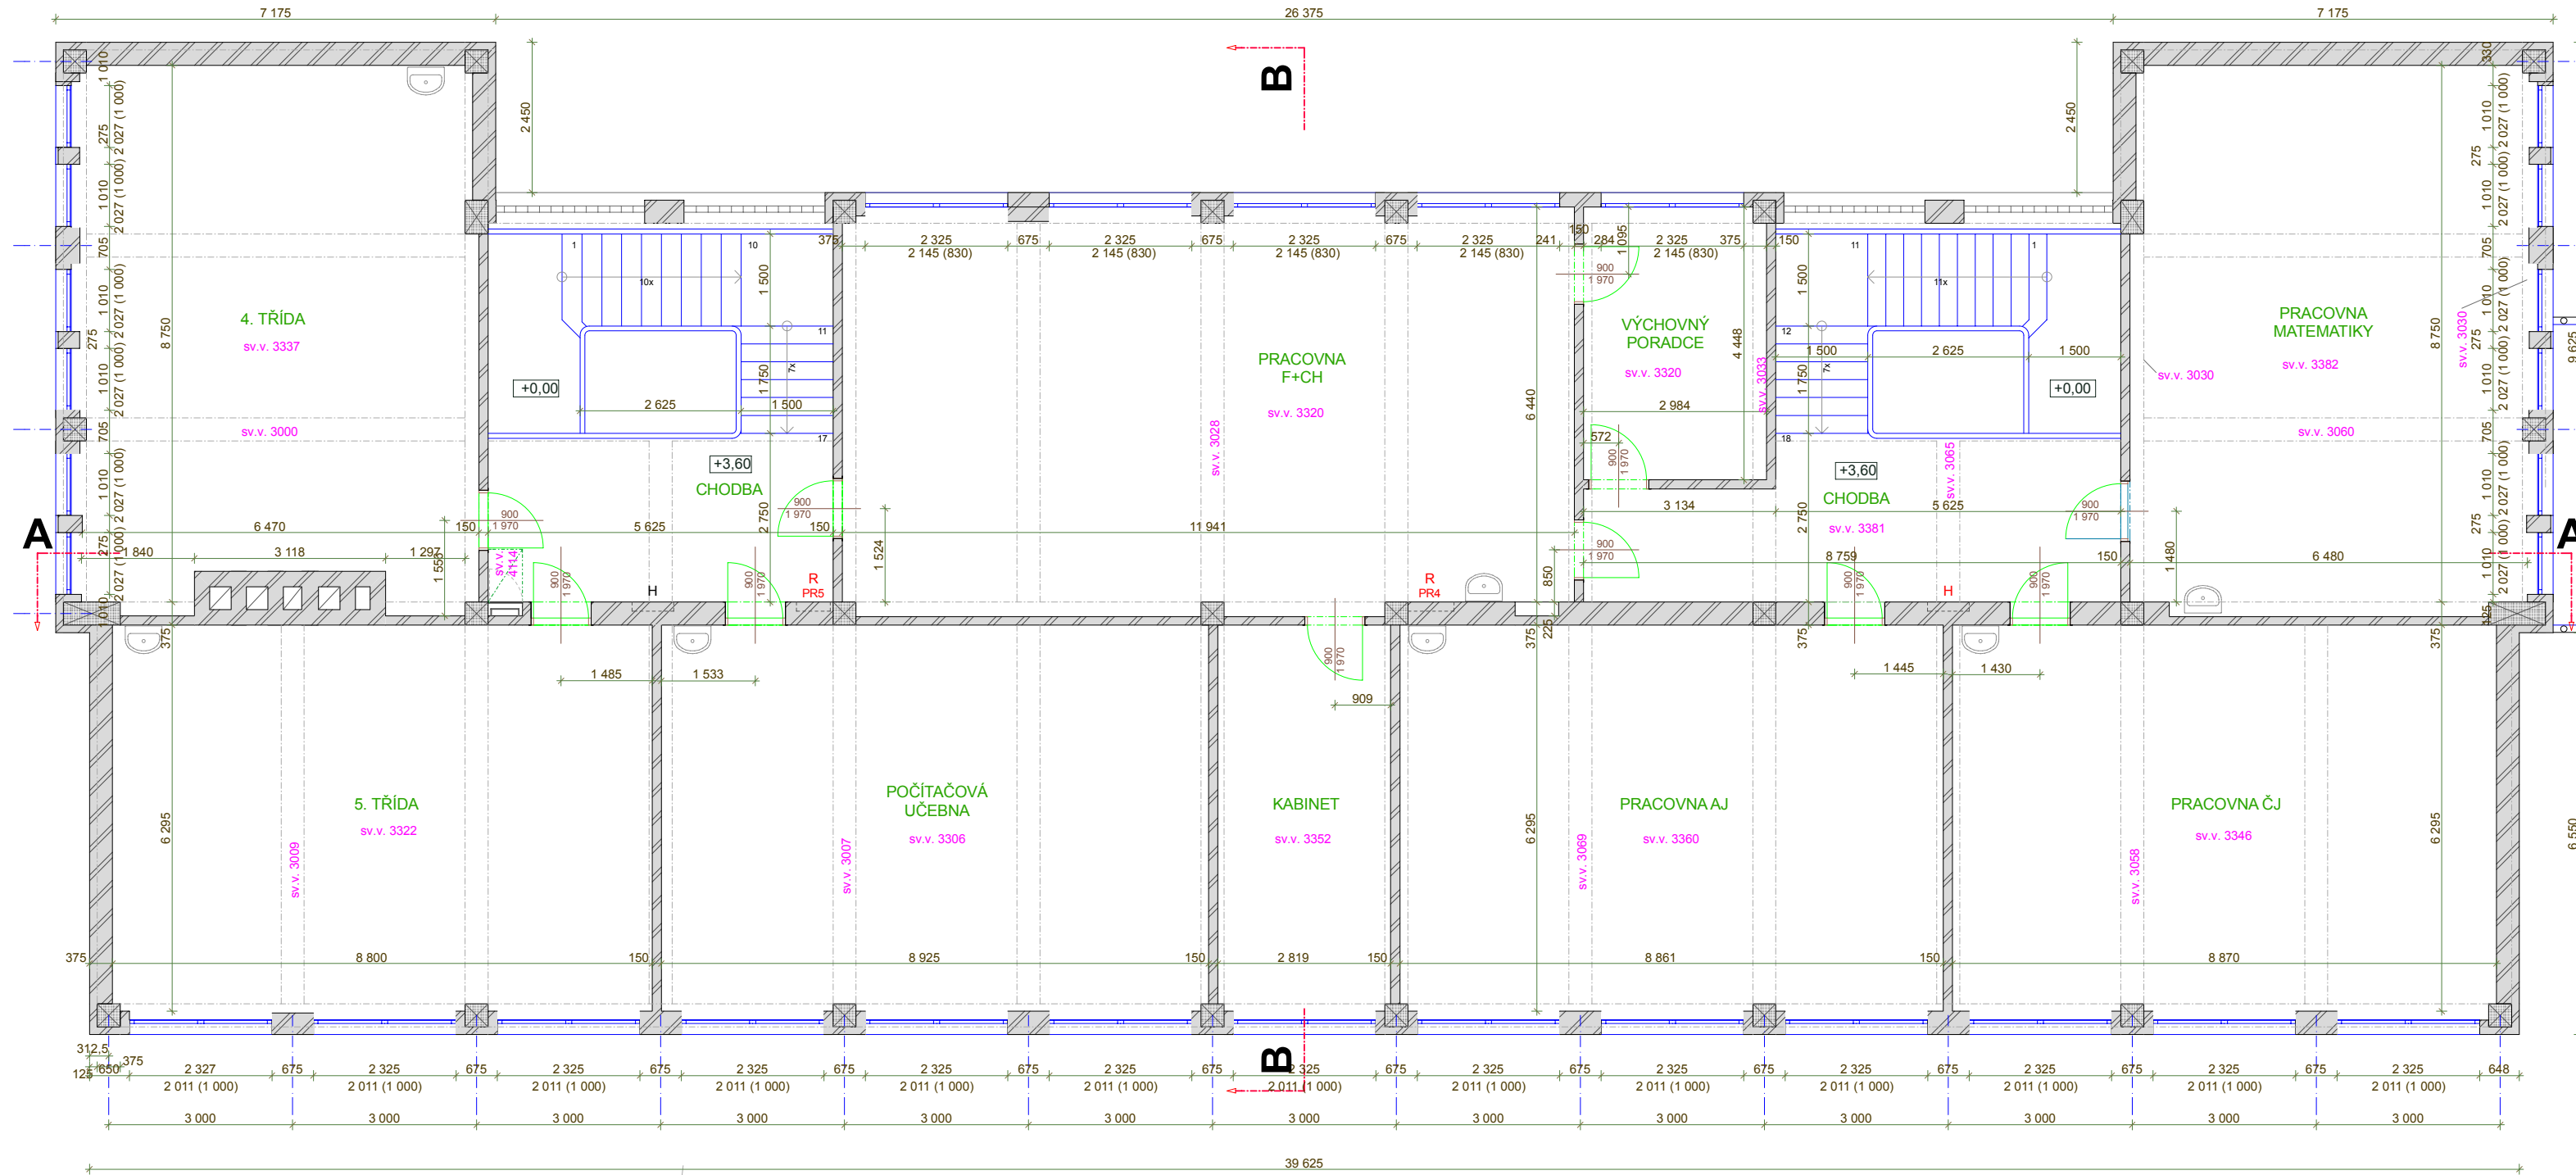

INVESTOR :		ZÁSTUPCE INVESTORA :			
OBECNÍ ÚŘAD		Klidná 69 252 26 Třebotov	paní starostka ALICE RAHMANOVÁ : 257 930 014		
GENERÁLNÍ PROJEKTANT	Architektonický ateliér Ing.arch. Jindřich Svatoš Na Rokytce 24, 180 00 Praha 8		STAVBA :	Základní škola Hlavní 190, Třebotov, 252 26	ZMĚNA:
			DATUM:		
			STUPEŇ DOKUMENTACE :	ZAMĚŘENÍ STAVBY	07/2012
	AUTOR PROJEKTU : ING.ARCH. JINDŘICH SVATOŠ		PROFESE SO	ODPOVĚDNÝ PROJEKTANT : ING. ARCH. JINDŘICH SVATOŠ	ČÍSLO PARÉ:
	SPOLUAUTOR :			VYPRACOVAL: ING. ARCH. JINDŘICH SVATOŠ	
	STAVEBNÍ OBJEKT : SO - 01 - Základní škola, Třebotov		ČÍSLO OBJEKTU : F.1	ČÁST DOKUMENTACE OBJEKTU: Architektonické a stavebně technické řešení	
VÝKRES:				MĚŘÍTKO: 1: 100	ČÍSLO VÝKRESU: F.1.1.3.
PŮDORYS 2.NP (PATRO) - STÁVAJÍCÍ STAV					