


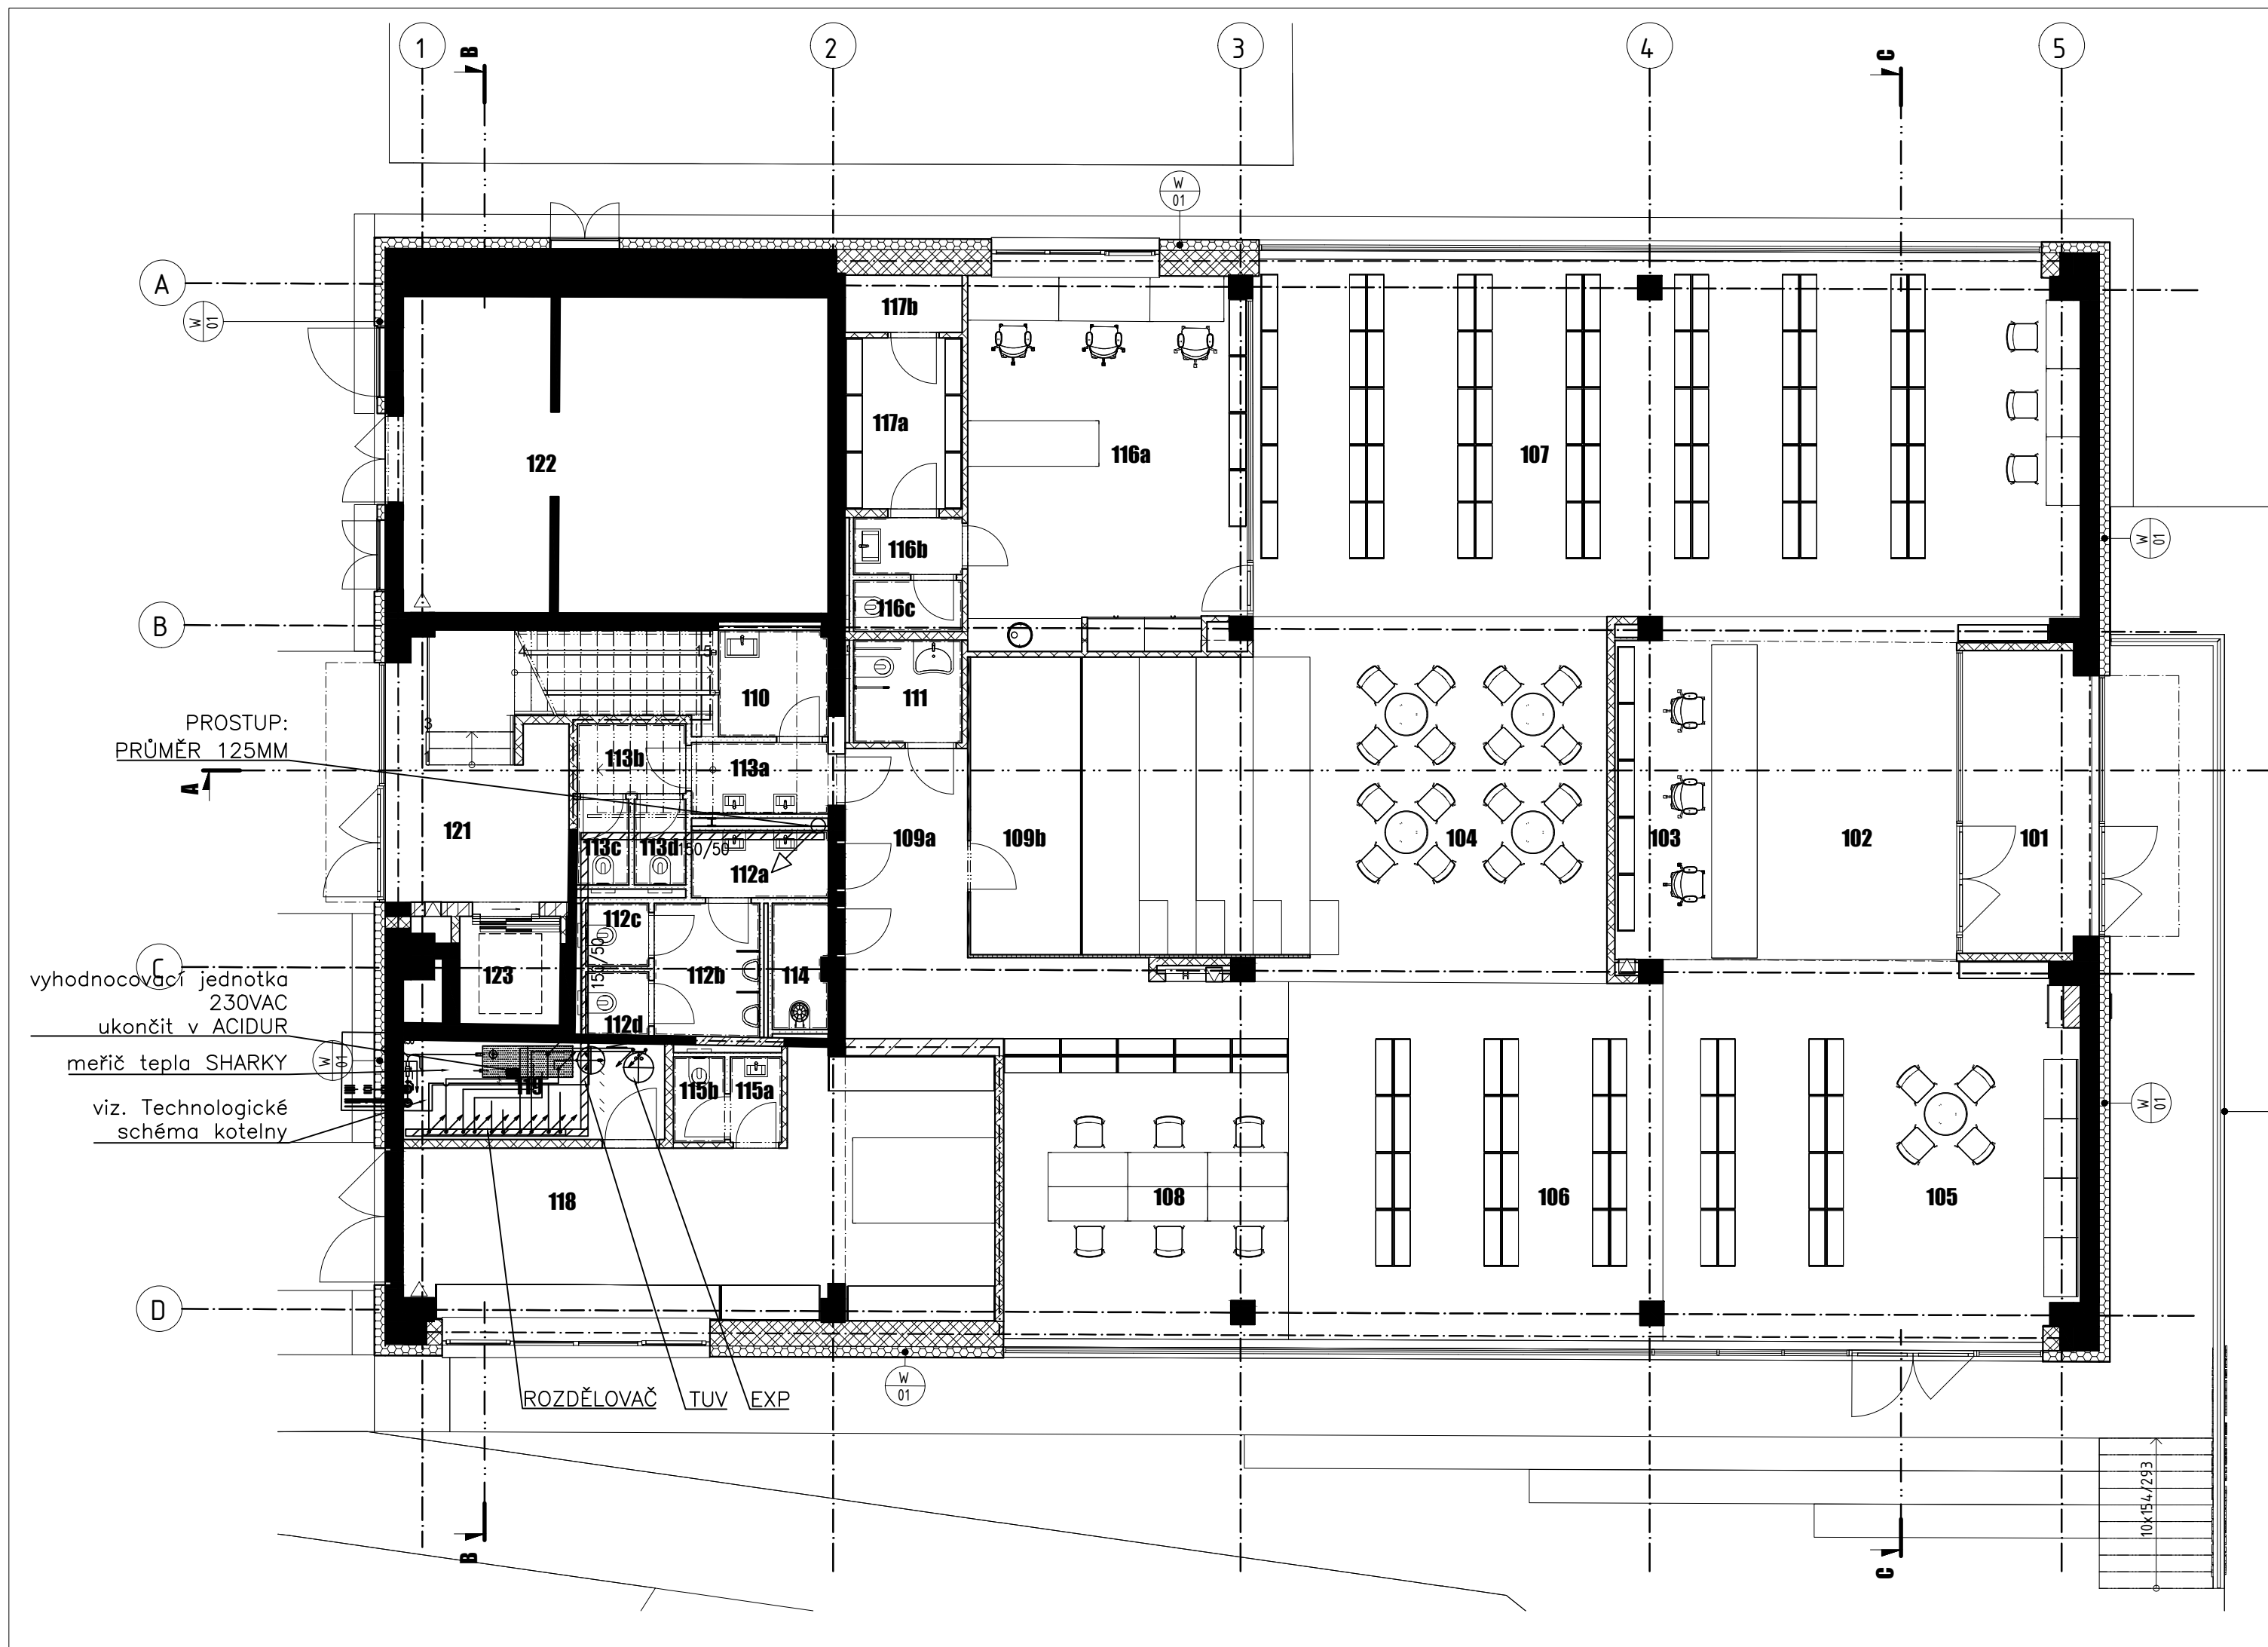

LEGENDA

- 1YKT1 ZAŘÍZENÍ OVLÁDANÉ MaR
- ROZVADĚČ MaR
- TRASA MaR – TRUBKA
- KABELOVÁ TRASA – ŽLAB
- SVISLÁ KABELOVÁ TRASA

generální projektant



Atelier 99 s.r.o.
Purkyňova 71/99
612 00 Brno

projektant části



EZH a.s.
Vítězská 120, 619 00 Brno
Tel/Fax: 511 187 700
e-mail: info@ezh-as.cz

architekt Ing. arch. Jiří Betlach

HIP Ing. Tomáš Pulkrábek

kontroloval Ing. Tomáš Pulkrábek

stavebník Statutární město Brno, městská část Brno-Žabovřesky

místo stavby p.č. 2375/137, k.ú. Žabovřesky

vypracoval Marek Sekanina

kreslil Marek Sekanina

zodp. projektant Marek Sekanina

název stavby

objekt

část


SO 01

MĚŘENÍ A REGULACE

název dokumentu

PŮDORYS 1NP

pare číslo

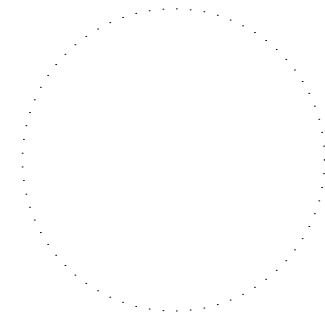

dokument A-19-26

datum 02/2021

formát A2 | 6x4

stupeň DPS

revize 00

měřítko

1:100

číslo přílohy

105

STAVEBNÍ ÚPRAVY BUDOVY MOZOLKY 52