


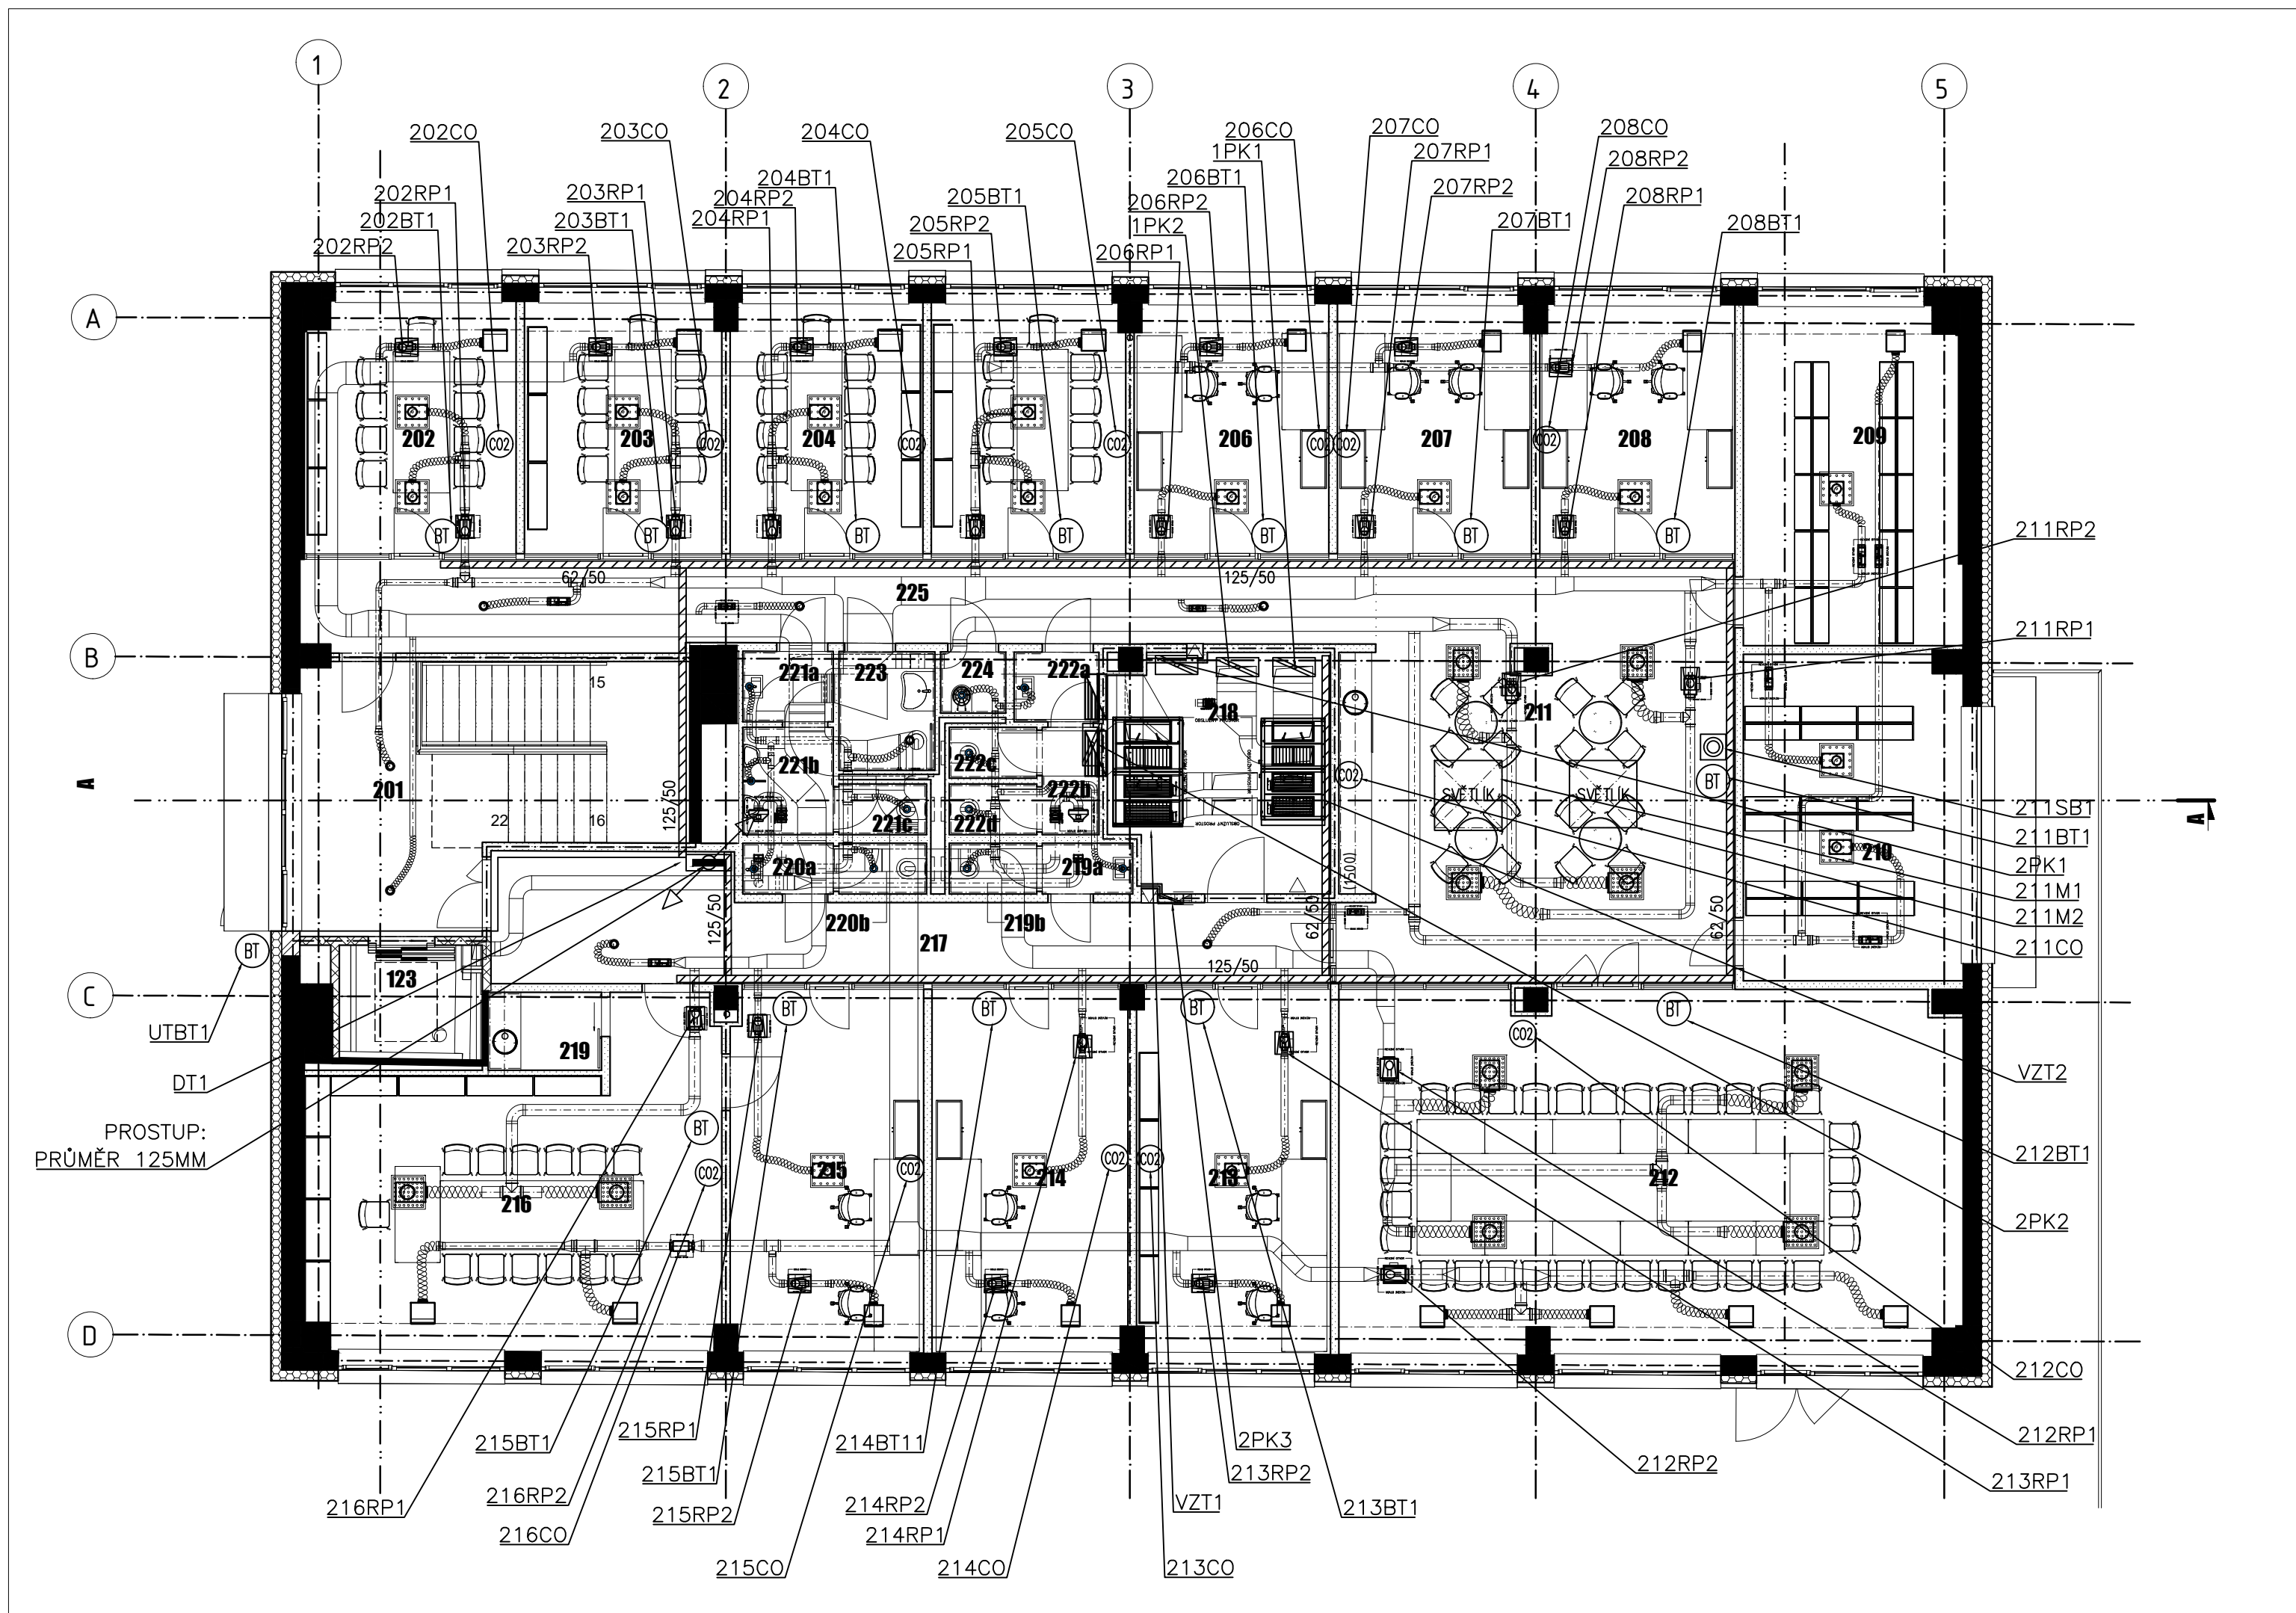

LEGENDA

1YKT1

ZAŘÍZENÍ OVLÁDANÉ MaR

ROZVADĚČ MaR

TRASA MaR – TRUBKA

KABELOVÁ TRASA – ŽLAB

SVISLÁ KABELOVÁ TRASA

BT

SNÍMAČ TEPLOTY

CO2

SNÍMAČ KONCENTRACE CO2

REGULÁTOR PRŮTOKU VZDUCHU

generální projektant

A99

Atelier 99 s.r.o.
Purkyňova 71/99
612 00 Brno

architekt Ing. arch. Jiří Betlach
HIP Ing. Tomáš Pulkrábek
kontroloval Ing. Tomáš Pulkrábek
stavebník Statutární město Brno, městská část Brno-Žabovřesky
místo stavby p.č. 2375/137, k.ú. Žabovřesky

projektant části

EZH

EZH a.s.
Videňská 120, 619 00 Brno
Tel./fax: 511 187 700
e-mail: info@ezh-as.cz

vypracoval Marek Sekanina
kreslil Marek Sekanina
zodp. projektant Marek Sekanina

STAVEBNÍ ÚPRAVY BUDOVY MOZOLKY 52


název stavby
objekt
část

SO 01
MĚŘENÍ A REGULACE

název dokumentu

PŮDORYS 2NP

pare číslo

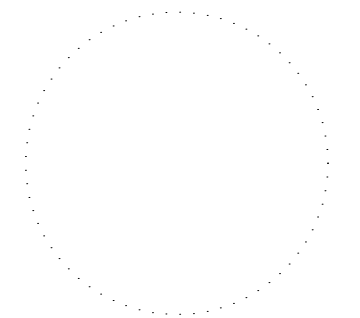

dokument A-19-26
datum 02/2021
formát A2 | 6x A4
stupeň DPS
revize 00

měřítko 1:100

číslo přílohy 106