


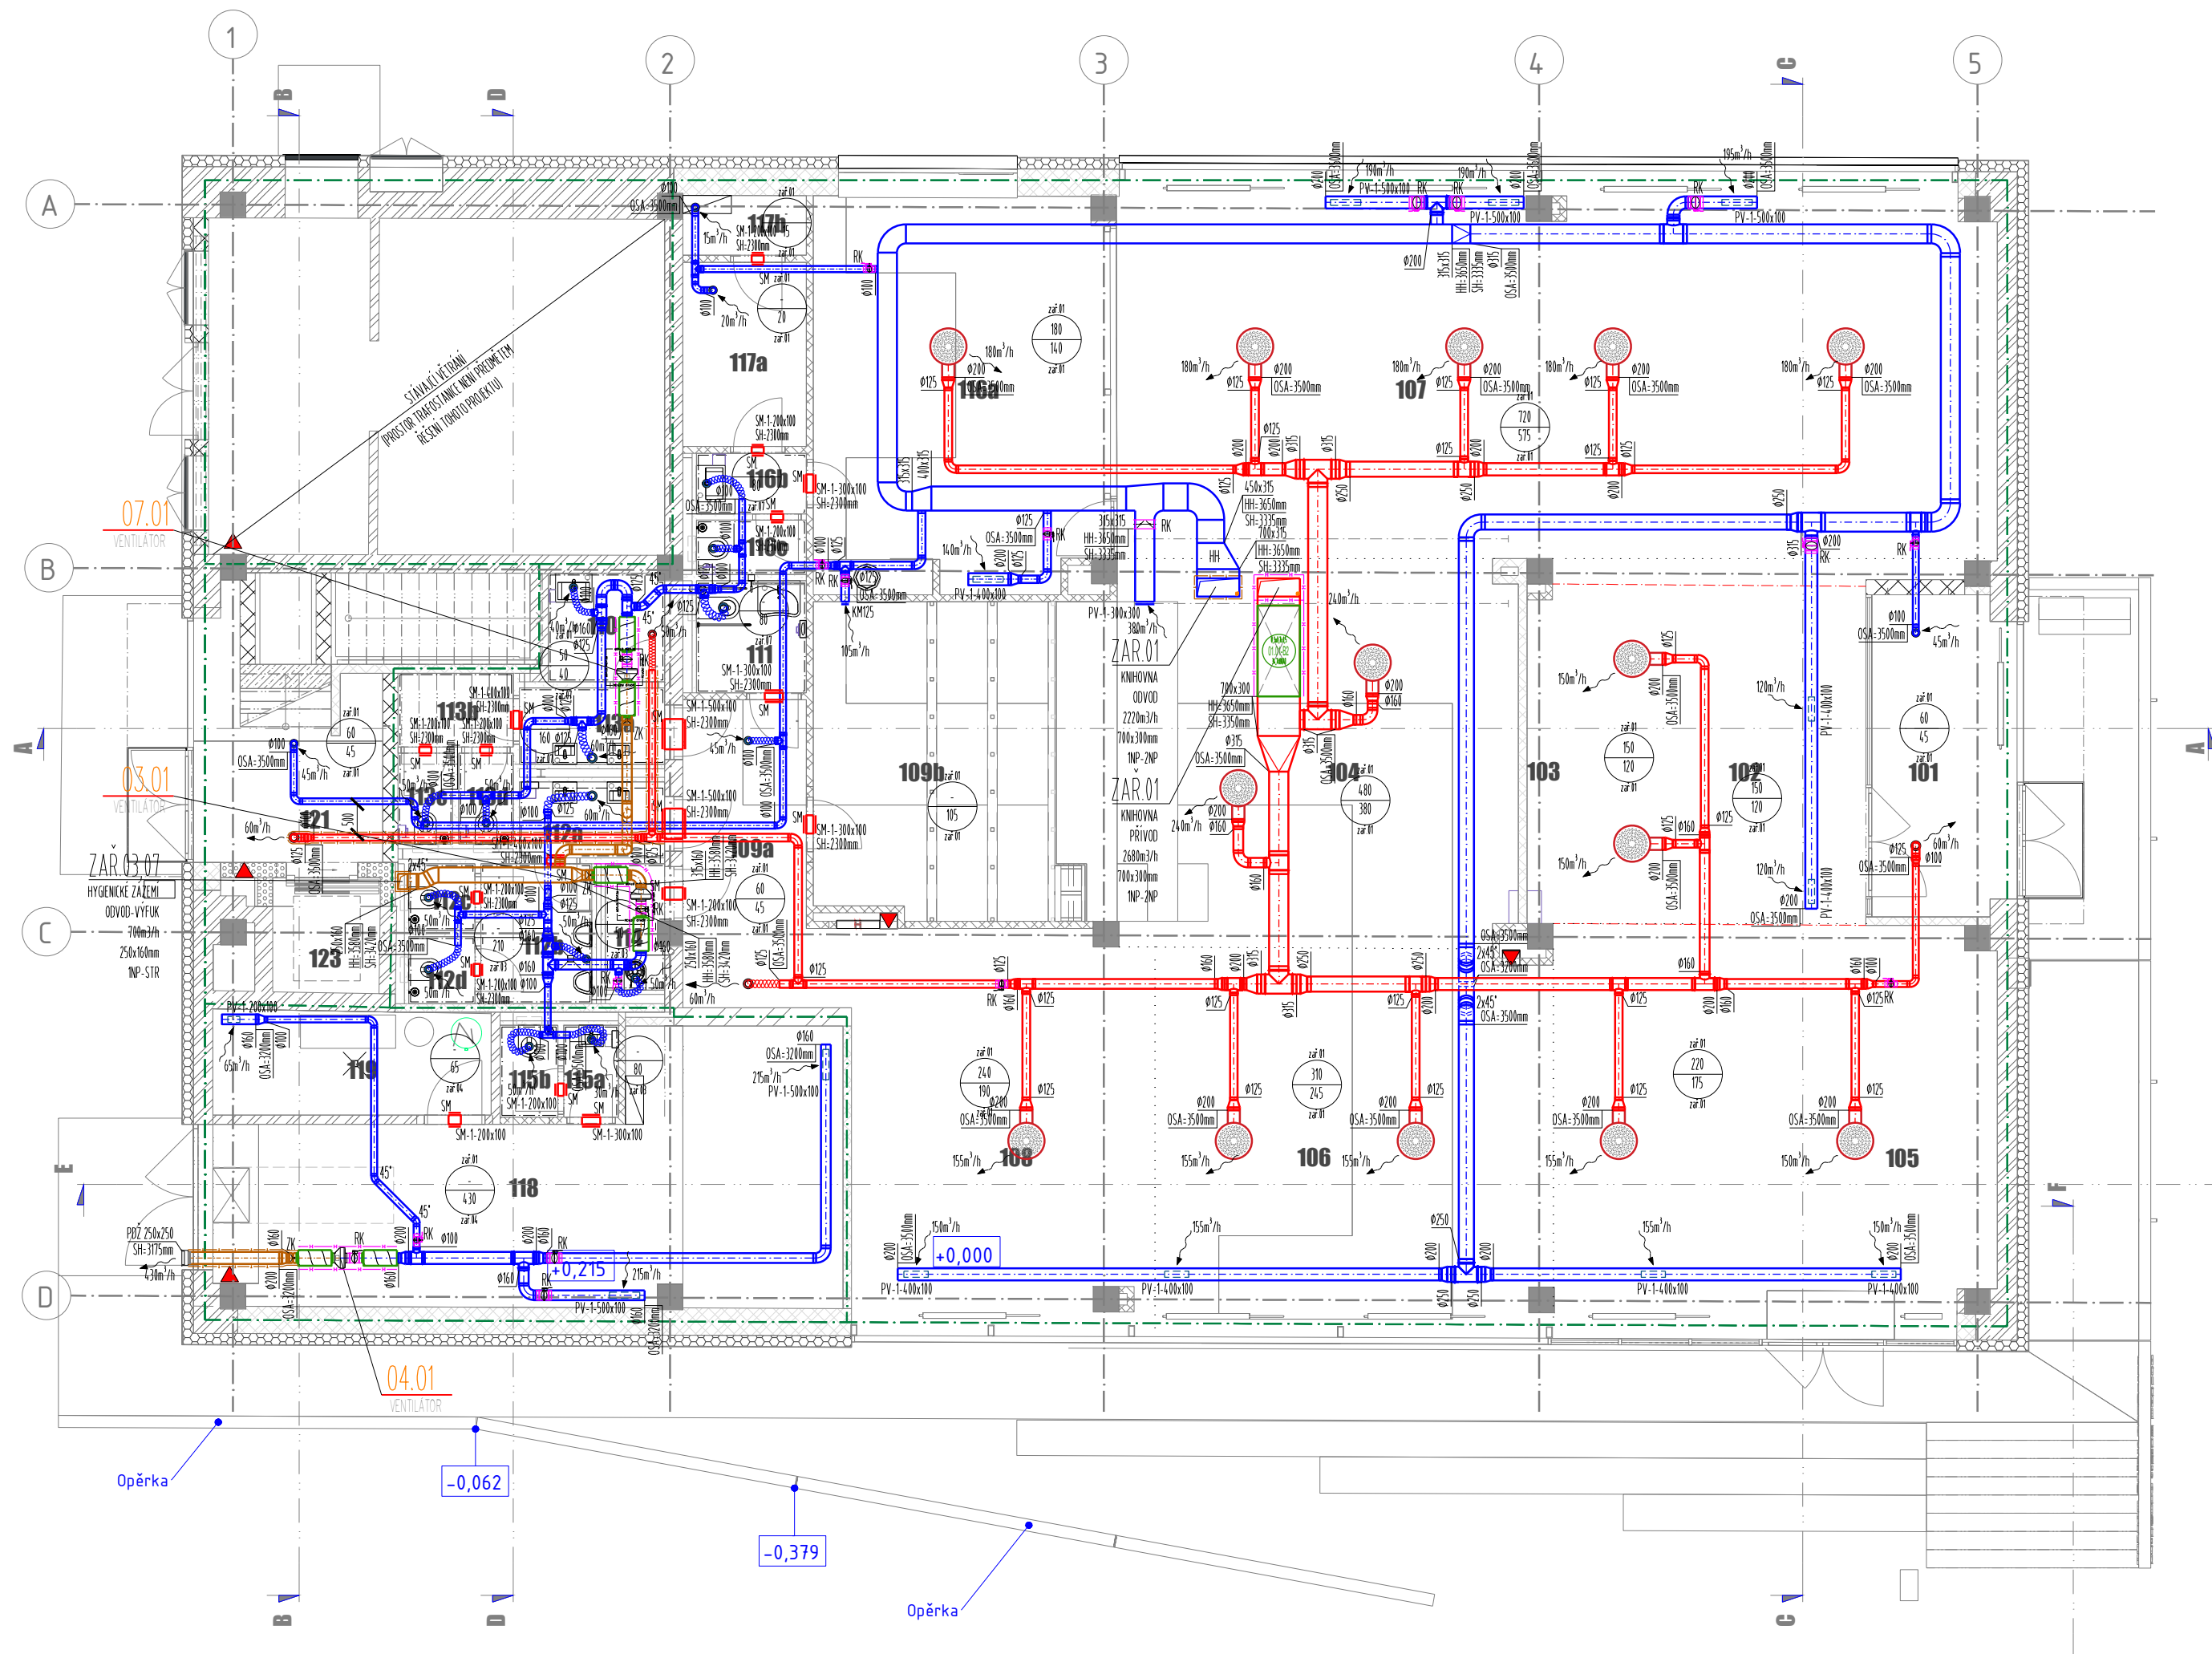

LEGENDA MÍSTNOSTÍ		
Č.M.	Název	Plocha lm2
101	Zádveří	11,30
102	Recepce	19,66
103	Zázemí recepcce	13,27
104	Víceúčelový prostor	40,32
105	Dětský koufek	4,7,27
106	Knihovna	39,98
107	Knihovna	93,27
108	Studovna	25,28
109	Chodba	17,97
110	Family point	3,57
111	WC ZTP	3,42
112a	WC muži	2,88
112b	WC muži	4,41
112c	WC muži	1,19
112d	WC muži	1,22

Č.M.	Název	Plocha lm2
113a	WC ženy	3,18
113b	WC ženy	2,32
113c	WC ženy	1,36
113d	WC ženy	1,35
114	Úklidová místnost	2,14
115a	WC - umývárna	1,52
115b	WC	1,57
116a	Kancelář	30,92
116b	WC - personál	3,71
117a	Sklad	6,16
117b	Technická místnost	2,06
118	Dílna	37,76
119	Technická místnost	8,82
121	Vstup do 2.NP	16,30
122	Trafostanice	41,48
123	Výťah	3,51
124	Sklad	27,93

LEGENDA ZNAČENÍ:	
	PŘÍVODNÍ VZT POTRUBÍ
	ODVODNÍ VZT POTRUBÍ
	PŘÍVODNÍ SACÍ VZT POTRUBÍ
	ODVODNÍ VÝFUKOVÉ VZT POTRUBÍ
	OPĚRNÁ HADICE
	OPĚRNÁ HADICE
	TEPELNÁ IZOLACE
	HELMOVÁ IZOLACE
	REGULAČNÍ KLAPOKA
	REGULÁTOR VARIABILNÍHO PRŮTOKU
	ZPĚTNÁ KLAPOKA
	STĚNOVÁ PRŮŽKA
	TLUMĚNÍ HLUKU DO (TÝRANÉHO) POTRUBÍ
	STŘEŠNÍ PRŮŽKA
	TAHÁKOVÝ VENTIL
	LOKÁLNÍ VÝŠKA HORNÍ HRANY
	LOKÁLNÍ VÝŠKA SPODNÍ HRANY
	MNOŽSTVÍ PŘÍVODNÍHO VZDUCHU (m3/s)
	MNOŽSTVÍ ODVODNÍHO VZDUCHU (m3/s)

generální projektant

projektant části

A99 Atelier 99 s.r.o.
Purkyňova 71/99
612 00 Brno

architekt Ing. arch. Jiří Betlach

vypracoval Ing. Michal Kysilka

HIP Ing. Tomáš Pulkrábek

kreslil Ing. Michal Kysilka

kontroloval Ing. Tomáš Pulkrábek

zodp. projektant Ing. Aleš Menc

stavebník Statutární město Brno, městská část Brno-Žabovřesky

místo stavby p.č. 2375/137, k.ú. Žabovřesky

STAVEBNÍ ÚPRAVY BUDOVY MOZOLKY 52

název stavby

objekt


část

S0 01
D1.4 d VZDUCHOTECHNIKA

název dokumentu

PŮDORYS 1NP

pare číslo

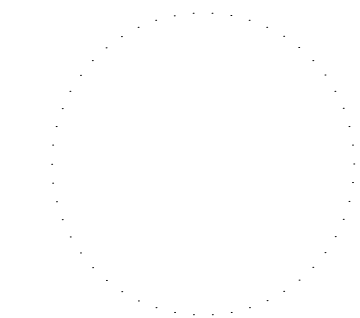

dokument A-19-26

datum 01/2021

formát A2 6x4

stupeň DPS

revize 00

měřítko

1:100

číslo přílohy

101