


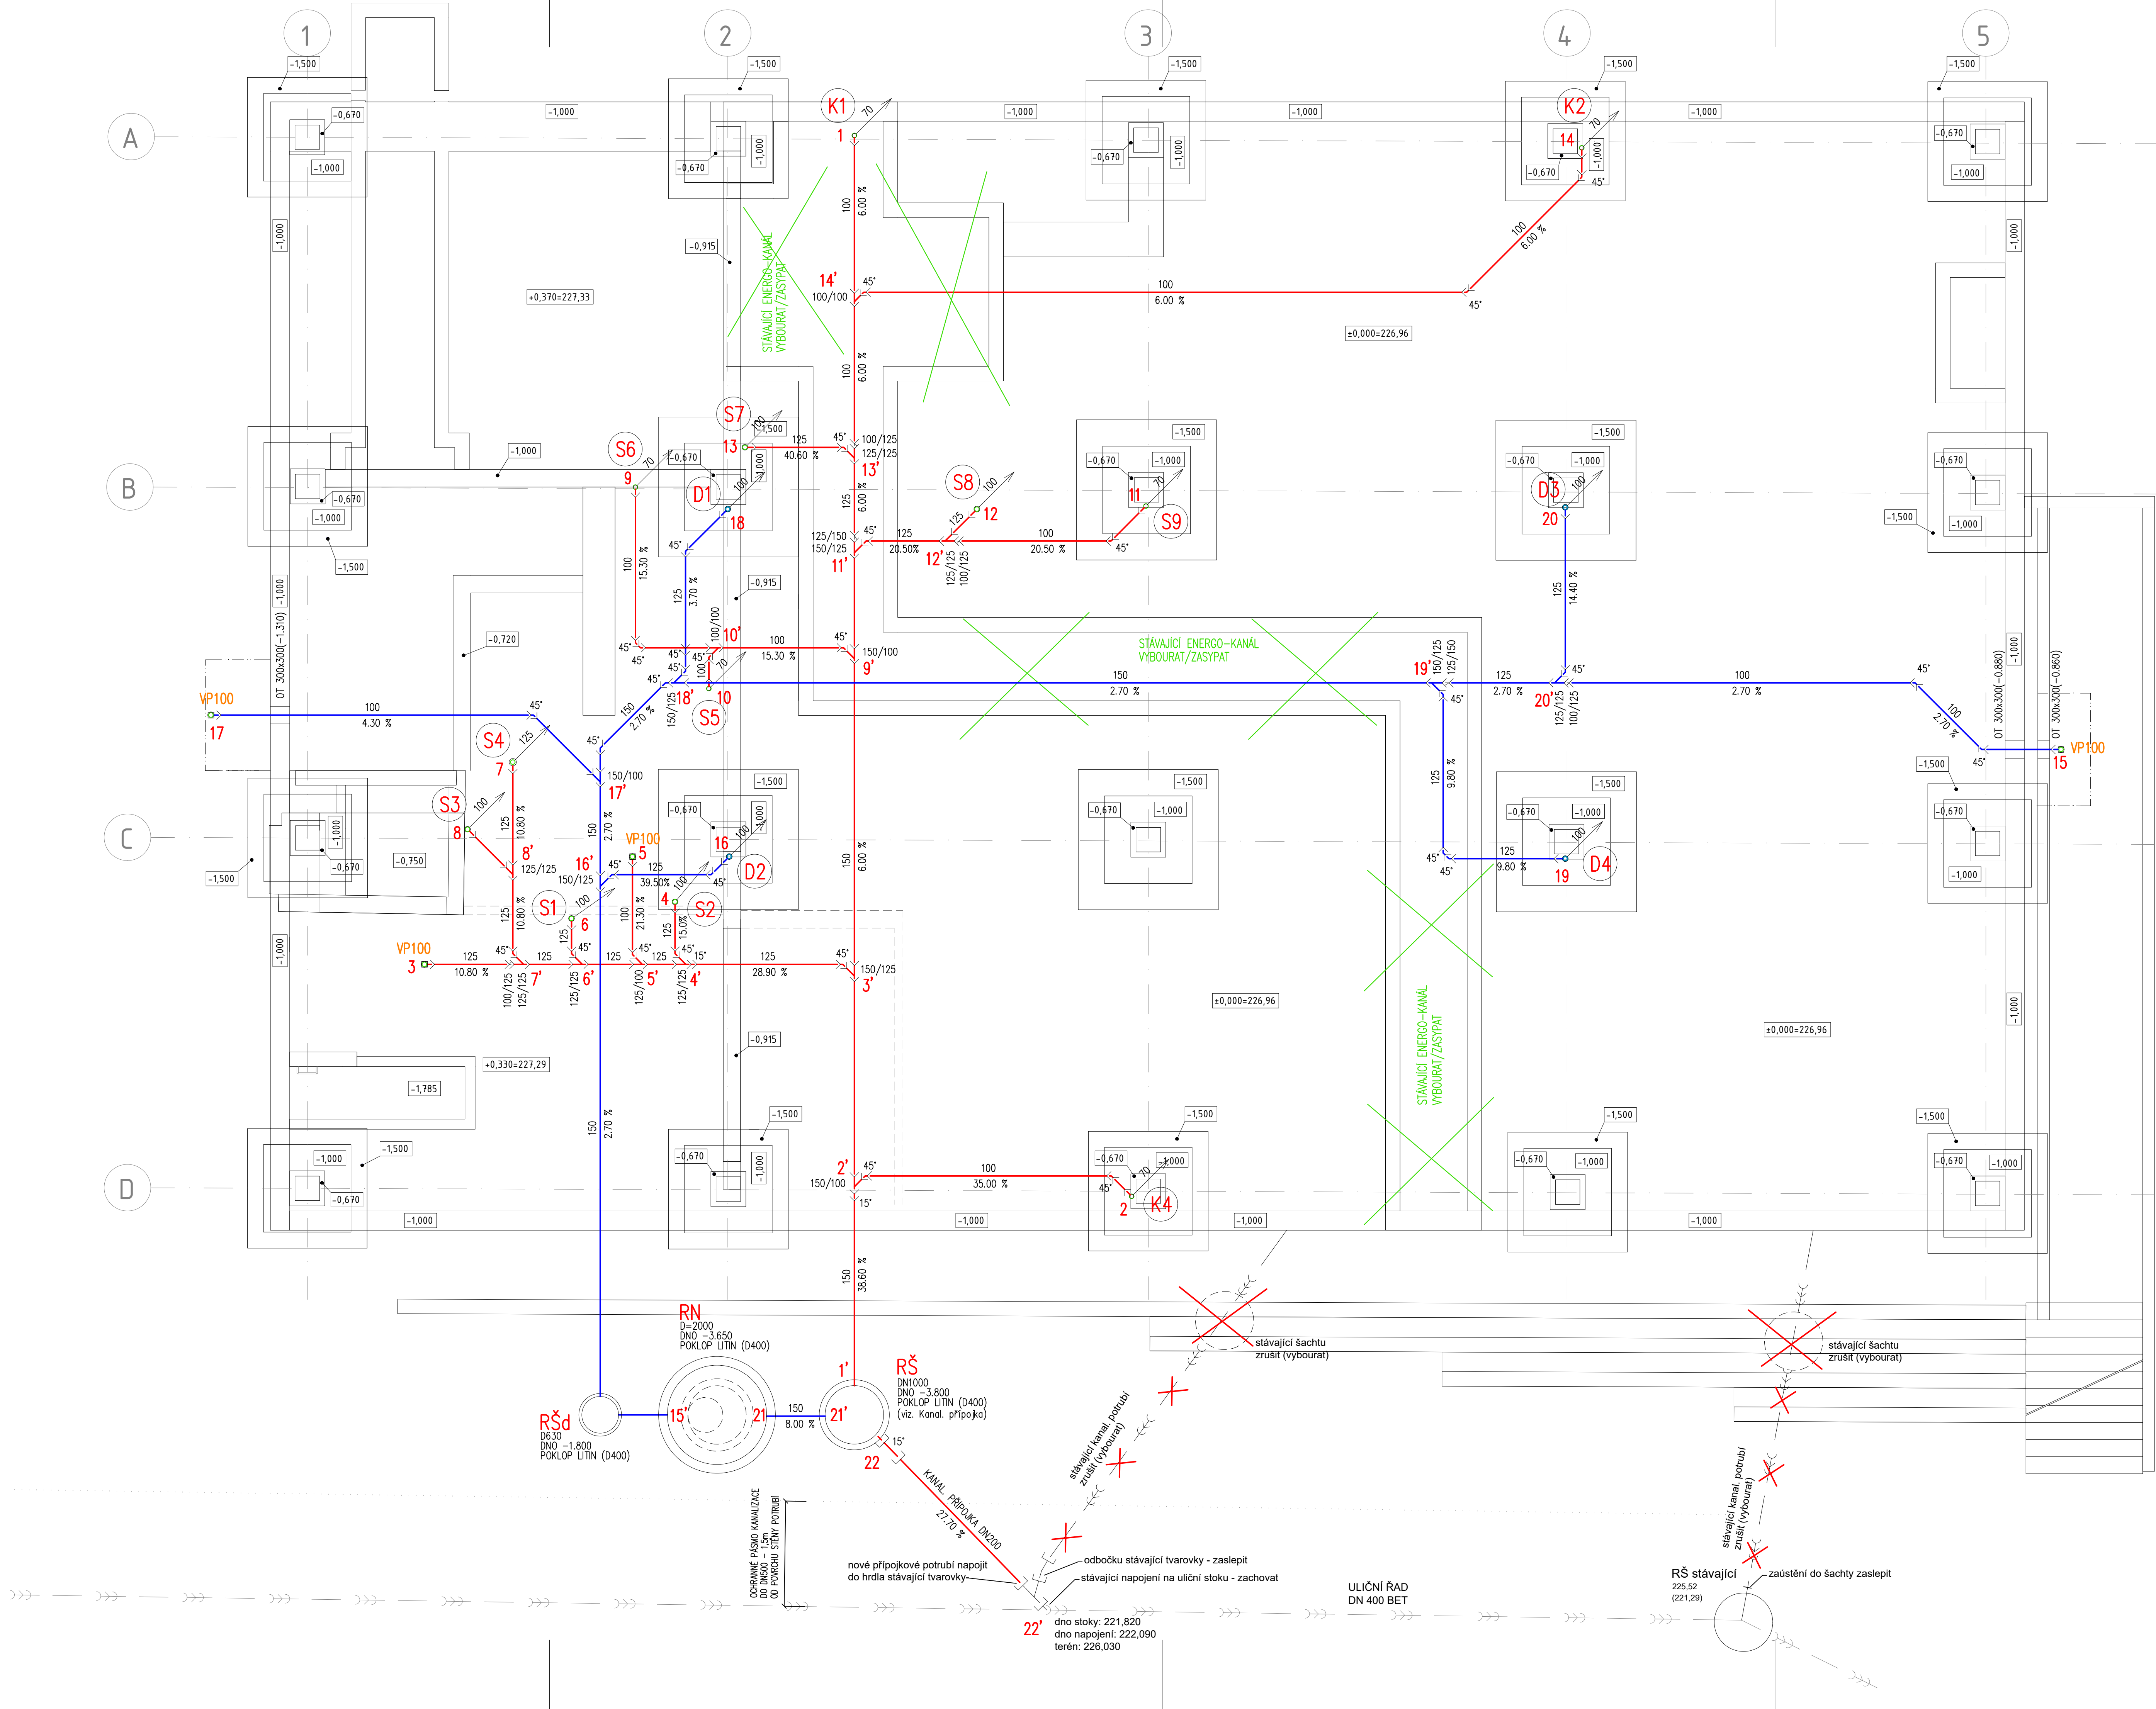

- LEGENDA:**
- RN** RETENČNÍ NÁDRŽ DVOUPLÁŠŤOVÁ VÁLCOVÁ
UŽITNÝ OBJEM – 4,4m³, LITIN. POKLOP 17. zot. B125 (12,5i)
ROZMĚRY (DxH): ø2000 x 2220mm
- VP100** VPUST PODLAHOVÁ DN100 SE SVISLÝM ODTOKEM
VPUST SE SUCHOU ZÁPADÍ, UZÁVĚRKOU, PEVNÝM IZOLAČNÍM UMCEM,
S PLASTOVÝM VÝŠKOVÉ NASTAVITELNÝM NÁSTAVCEM S RAMEČKEM A MŘÍŽKOU 115x115mm Z NEREZ OCELI
- >— LEŽATÉ SVODY SPLAŠKOVÉ KANALIZACE – NOVÉ (PVC KG–SYSTEM)
—>— LEŽATÉ SVODY DEŠŤOVÉ KANALIZACE – NOVÉ (PVC KG–SYSTEM)
—>— POTRUBÍ JEDNOTNÉ KANALIZACE
- S** OZNAČENÍ STOUPAČKY SPLAŠKOVÉ KANALIZACE (PP HT–SYSTEM)
K OZNAČENÍ STOUPAČKY PRO ODVOD KONDEZÁTU (PP HT–SYSTEM)
D OZNAČENÍ STOUPAČKY DEŠŤOVÉ KANALIZACE (PP HT–SYSTEM)

0,000 = 226,96 m n. m. B.p.v.
generální projektant projektant části číslo pare

A99 Atelier 99 s.r.o.
Purkyňova 71/99
602 00 Brno
Ing. arch. Jiří Bělíach
Ing. Tomáš Pulkrábek
Ing. Tomáš Pulkrábek
Stavutární město Brno, městská část Brno-Žabovřesky

architekt vypracoval P. Nastálek, R. Fronková
HIP Ing. Tomáš Pulkrábek kontroloval Marek Cabal
ved. projektant Ing. Tomáš Pulkrábek zodp. projektant Marek Cabal
stavebník Stavutární město Brno, městská část Brno-Žabovřesky

**Rekonstrukce budovy Mozolky 52,
Brno, Žabovřesky**

název stavby
objekt **S001**
část **D.14c TECHNIKA PROSTŘEDÍ STAVEB - ZTI**
název dokumentu **PŮDORYS ZÁKLADŮ - KANALIZACE**

zakázka A-19-26
datum 12/2020
stupeň DPS
měřítko 1:50

číslo přílohy **101**