


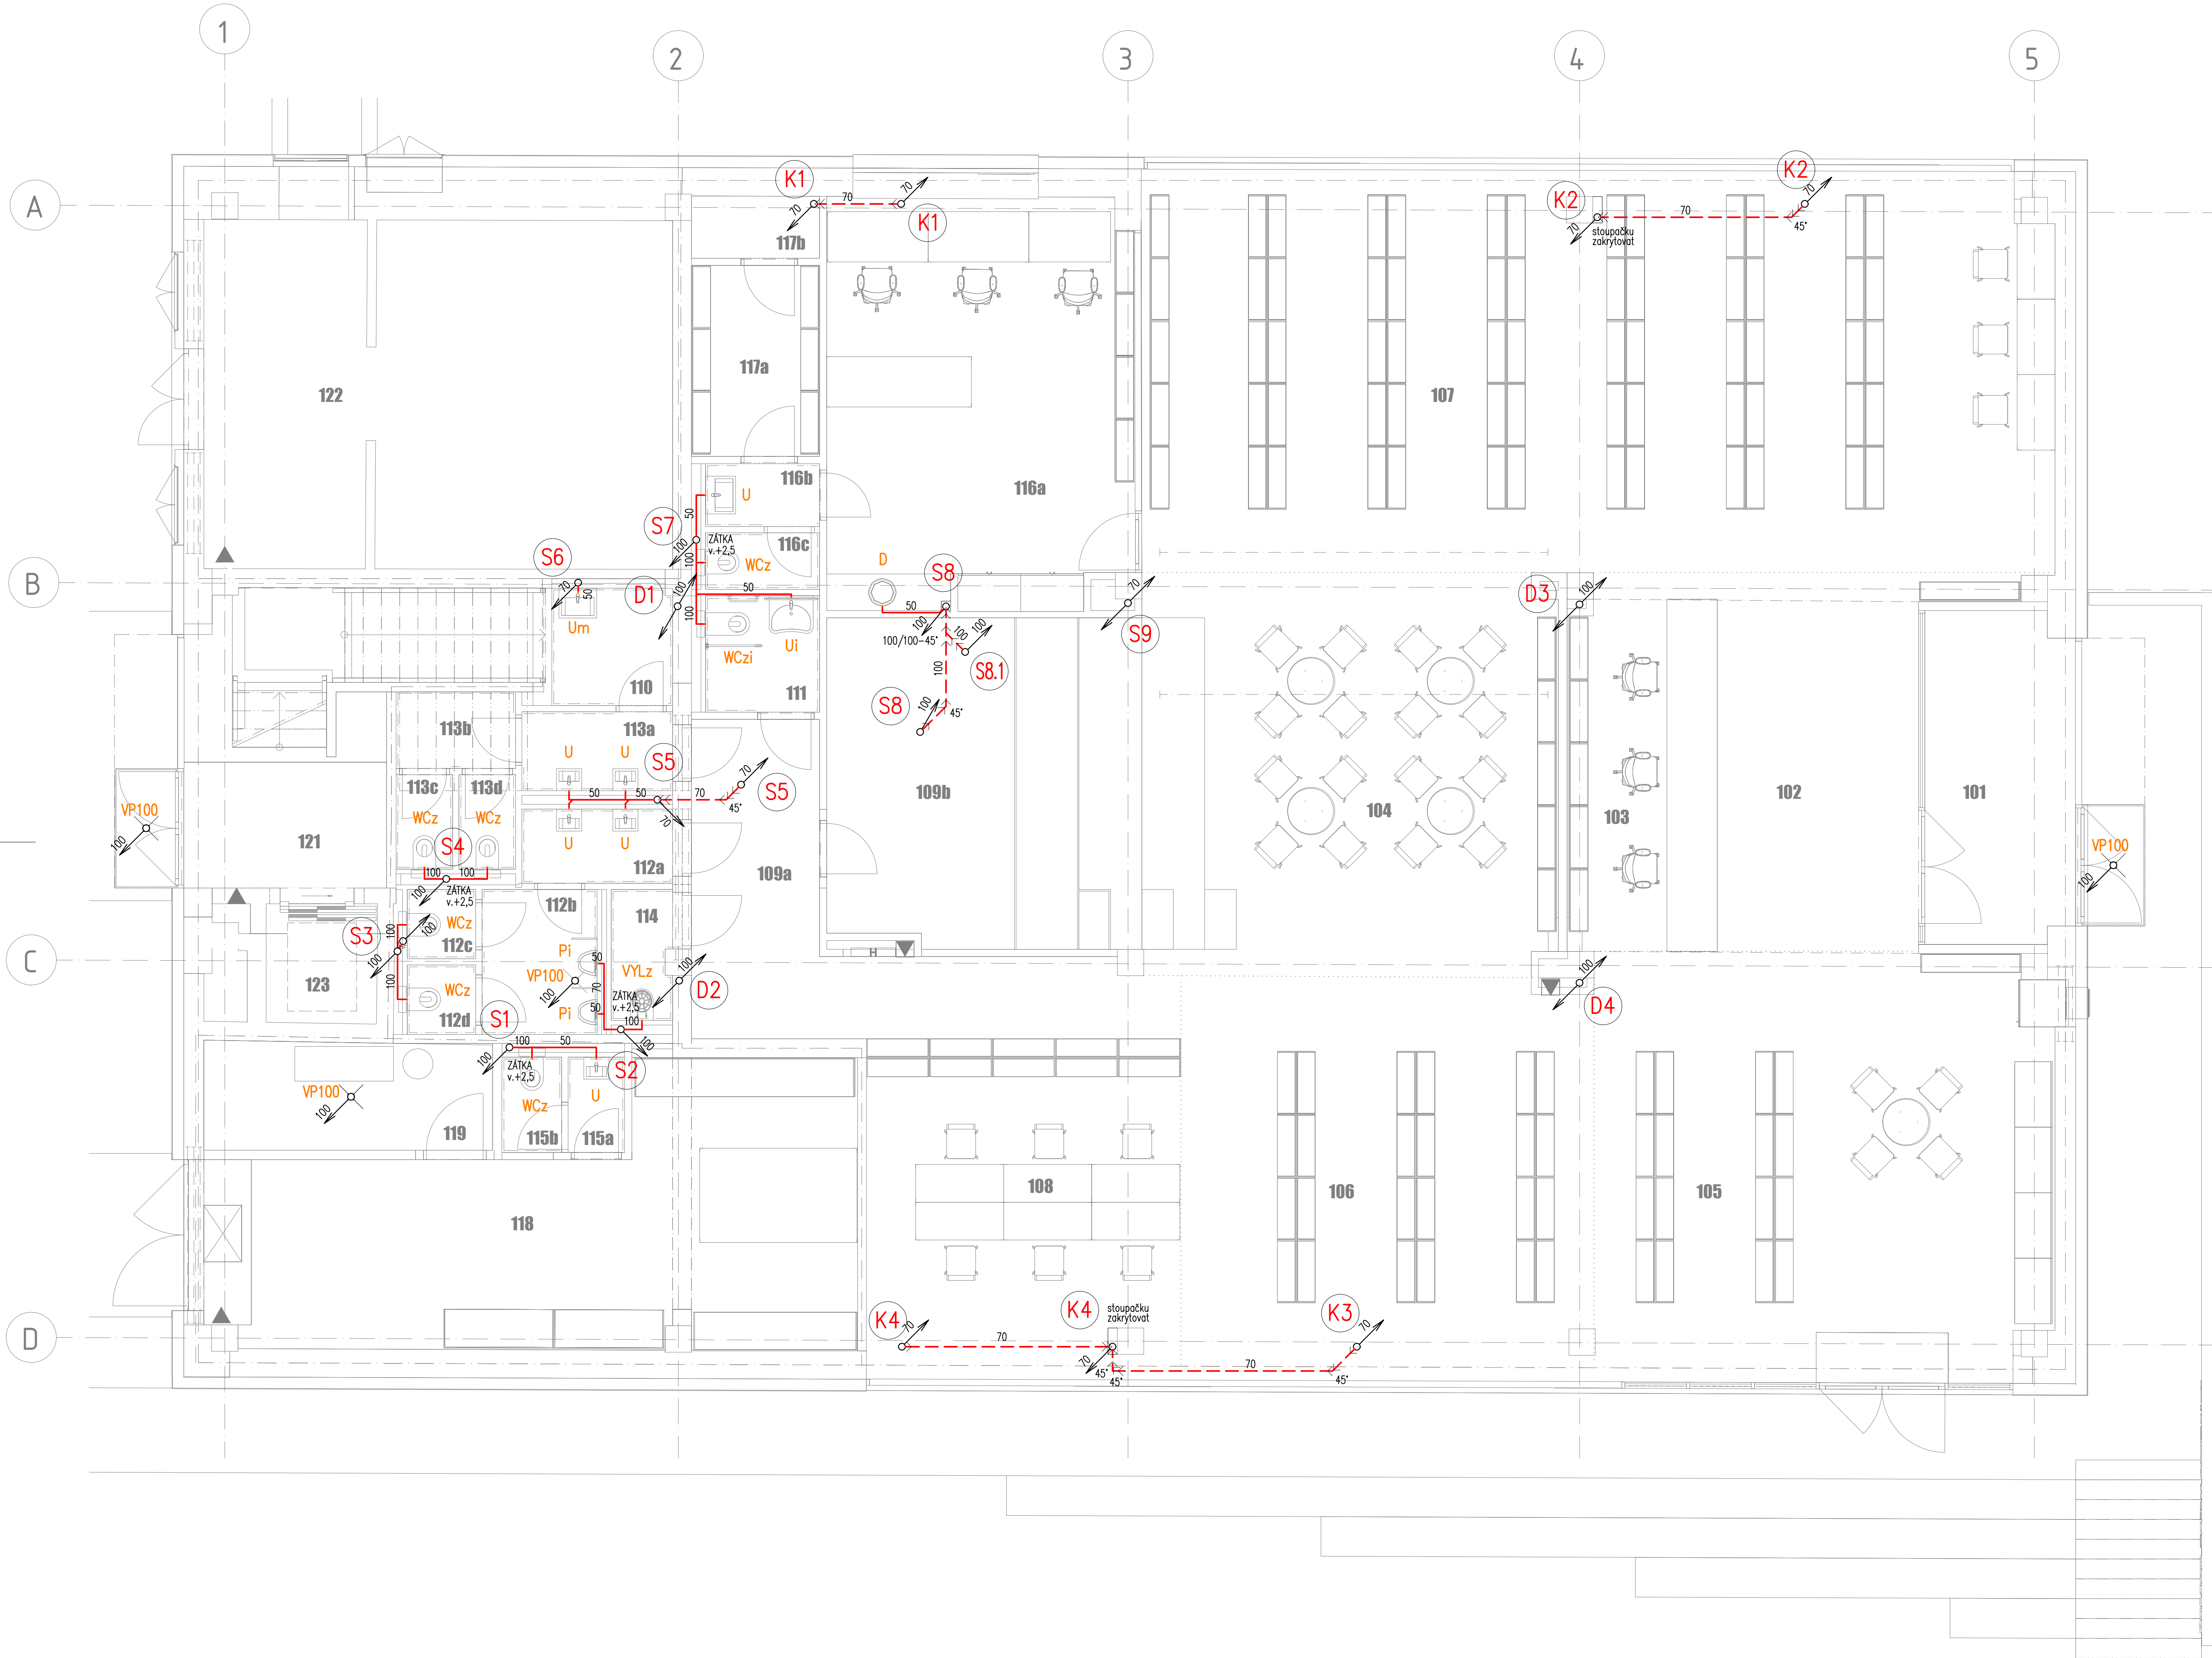

Legenda místností 1NP			
Č.M.	Název	Plocha lm2l	S.V.
101	Zároveň	11,2	2885
102	Recepce	19,5	2885
103	Zároveň recepce	11,5	2885
104	Víceúčelový prostor	42,1	3725
105	Dětský koutek	49,4	3725
106	Knihovna	41,9	3725
107	Knihovna	95,3	3725
108	Studovna	26,9	3725
109a	Chodba	17,5	3725
109b	Sklad	26,0	3725
110	Family point	3,6	2500
111	WC ZTP	3,3	2500
112a	WC muži	2,7	2500
112b	WC muži	4,2	2500
112c	WC muži	1,2	2500
112d	WC muži	1,2	2500
113a	WC ženy	3,0	2500
113b	WC ženy	2,3	2800
113c	WC ženy	1,4	2500
113d	WC ženy	1,4	2500
114	Úklidová místnost	2,0	2500
115a	WC	1,5	2500
115b	WC	1,6	2500
116a	Kancelář	31,4	3300
116b	Umývárna - personál	1,8	2500
116c	WC - personál	1,6	2500
117a	Sklad	6,2	3725
117b	Technická místnost	2,0	3725
118	Dřina	37,7	3725
119	Technická místnost	8,5	3725
121	Vstup do ZNP	16,8	3225
122	Trafostanice	6,8	-
123	Výťah	3,3	8000
		486,8	

- LEGENDA:**
- U** UMYVADLO ZÁVĚSNÉ DITURVIT S OTVOREM PRO BATERII, BÍLÉ
UZÁVĚRKA ZAPACH. UMYVADLOVÁ DN40, PLAST
- Ui** UMYVADLO ZÁVĚSNÉ PRO ZTP DITURVIT S OTVOREM PRO BATERII, BÍLÉ
UZÁVĚRKA ZAPACH. UMYVADLOVÁ DN40, PLAST
MADLO UMYVADLOVÉ SMALT ZAPEVNĚ DL. 550mm
- D** DŘEZ KUCHYŇSKÝ NEREZOVÝ – DODÁVKA KUCHYŇKOVÉ DESKY
UZÁVĚRKA ZAPACH. DŘEZOVÁ DN50, PLAST
- WCz** KLOZET ZÁVĚSNÝ DITURVIT BÍLÝ, SEDÁTKO S POKLOPEM
NOSNÁ PŘEDSTĚNOVÁ INSTALACE DO SDK SE SPLACHOVACÍ NADŘÍZKOU
ODPAD VODODROVNÝ DN100
- WCzi** KLOZET–INVALID ZÁVĚSNÝ DITURVIT BÍLÝ, SEDÁTKO BEZ POKLOPU
NOSNÁ PŘEDSTĚNOVÁ INSTALACE SE SPLACHOVACÍ NADŘÍZKOU, SEDÁTKO BEZ POKLOPU
ODPAD VODODROVNÝ DN100
MADLO KLOZETOVÉ KRAKORCOVÉ SMALT 1APEVNĚ + 1xSKLOPNĚ
- VYLz** VÝLEVKA ZÁVĚSNÁ DITURVIT BÍLÁ, SE SKLOPNOU MŘÍŽKOU
NOSNÁ PŘEDSTĚNOVÁ INSTALACE SE SPLACHOVACÍ NADŘÍZKOU
ODPAD VODODROVNÝ DN100
- Pi** PISOÁR S RADAROVÝM SPLACHOVAČEM DITURVIT, BÍLÝ
INTEGROVANÝ ZDROJ Z30V
- VP100** VPUST PODLAHOVÁ DN100 SE SVLSÝM ODTOKEM
VPUST SE SUCHOU ZAPACH. UZÁVĚRKOU, PEVNÝM IZOLAČNÍM LMCEM,
S PLASTOVÝM VÝSKOVÉ NASTAVITELNÝM NÁSTAVCEM S RÁMEČKEM A MŘÍŽKOU 115x115mm Z NEREZ OCELI
- PŘÍPOJOVACÍ POTRUBÍ SPLAŠKOVÉ KANALIZACE – VE STĚNĚ/PŘEDSTĚNĚ (PP–HT SYSTÉM)
- PŘÍPOJOVACÍ POTRUBÍ SPLAŠKOVÉ KANALIZACE – V PODLAŽE (PP–HT SYSTÉM)
- ODPADNÍ POTRUBÍ SPLAŠKOVÉ KANALIZACE – POD STROPEM (PP HT–SYSTÉM)
- S** OZNAČENÍ STOUPOČKY SPLAŠKOVÉ KANALIZACE (PP HT–SYSTÉM)
- K** OZNAČENÍ STOUPOČKY PRO ODVOD KONDEZÁTU (PP HT–SYSTÉM)
- D** OZNAČENÍ STOUPOČKY DEŠTĚVÉ KANALIZACE (PP HT–SYSTÉM)

0,000 = 226,96 m n. m. B.p.v.

generální projektant

A99

Atelier 99 s.r.o.
Purkyňova 71/99
612 00 Brno

projektant části

cm projekt, s.r.o.

Bratislavská 88a/5
619 01 Hluzovice
Č.269 19 451
www.cmprojekt.cz

číslo pare

architekt

Ing. arch. Jiří Bělíach

vypracoval

P. Nastálek, R. Fronková

HIP

Ing. Tomáš Pulkrábek

kontroloval

Marek Cabal

ved. projektant

Ing. Tomáš Pulkrábek

zodp. projektant

Marek Cabal

stavebník

Statutární město Brno, městská část Brno-Žabovřesky

název stavby

objekt

S001

část

D.14c TECHNIKA PROSTŘEDÍ STAVEB - ZTI

zakázka

A-19-26

datum

12/2020

stupeň

DPS

měřítko

1:50

název dokumentu

PŮDORYS 1.NP - KANALIZACE

číslo přílohy

102