


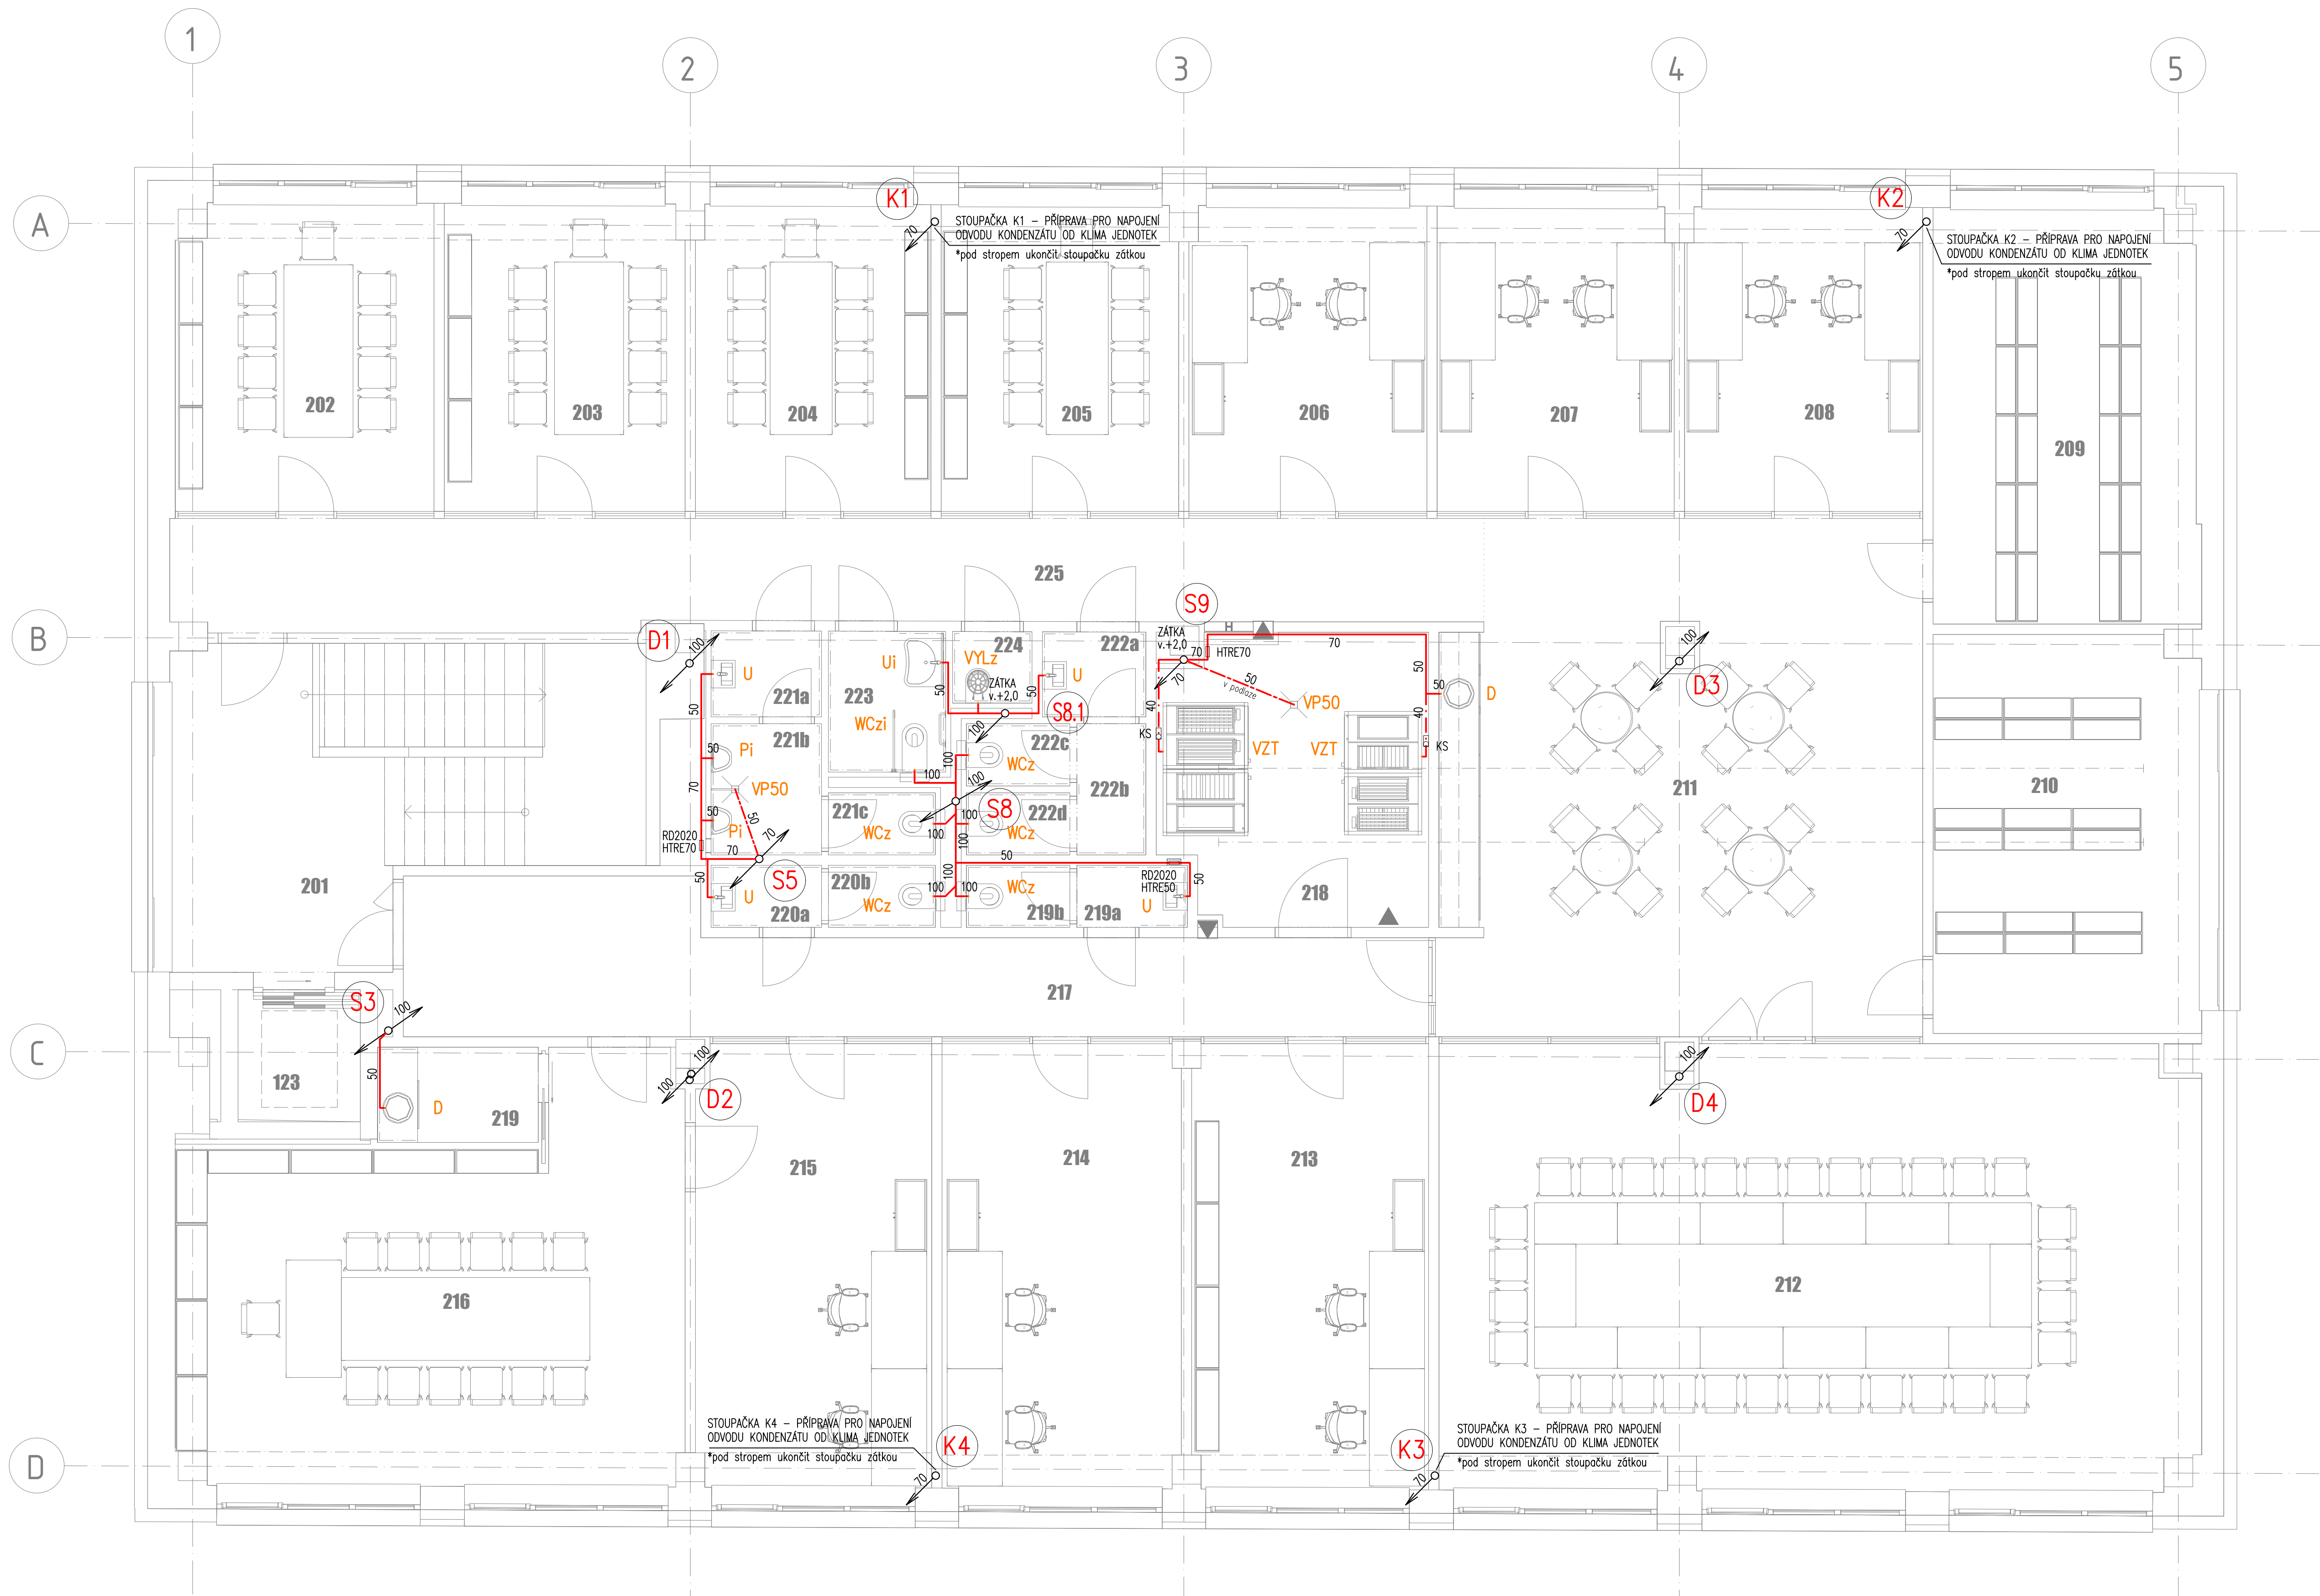

Legenda místností 2NP			
Č.M.	Název	Plocha lm2	S.V.
201	Vstupní hala	26,55	2600
202	Klubovna	16,54	2600
203	Klubovna	15,57	2600
204	Klubovna	15,40	2600
205	Klubovna	15,37	2600
206	Kancelář	15,41	2600
207	Kancelář	15,36	2600
208	Kancelář	15,45	2600
209	Kancelář/archiv	23,03	2600
210	Archiv	22,96	2600
211	Denní místnost	52,27	2600
212	Víceúčelová místnost	70,05	2600
213	Kancelář	22,28	2600
214	Kancelář	22,46	2600
215	Kancelář	22,03	2600
216	Zasedací místnost	38,51	2600
217	Chodba	25,57	2600
218	Technická místnost	15,64	2600
219	Čajovna kuchyňka	3,21	2600
219a	WC ženy	1,44	2500
219b	WC ženy	1,35	2500
220a	WC muži	1,44	2500
220b	WC muži	1,40	2500
221a	WC muži	1,99	2500
221b	WC muži	3,04	2500
221c	WC muži	1,40	2500
222a	WC ženy	1,84	2500
222b	WC ženy	1,90	2500
222c	WC ženy	1,35	2500
222d	WC ženy	1,35	2500
223	WC ZTP	3,47	2500
224	Úklidová místnost	1,25	2500
225	Chodba	30,69	2600

- LEGENDA:**
- U** UMYVADLO ZÁVĚSNÉ DITURVIT S OTVOREM PRO BATERII, BÍLÉ
UZÁVĚRKA ZAPACH. UMYVADLOVÁ DN40, PLAST
- Ui** UMYVADLO ZÁVĚSNÉ PRO ZTP DITURVIT S OTVOREM PRO BATERII, BÍLÉ
UZÁVĚRKA ZAPACH. UMYVADLOVÁ DN40, PLAST
MADLO UMYVADLOVÉ SMALT ZPEVNĚ DL. 550mm
- D** DŘEZ KUCHYŇSKÝ NEREZOVÝ – DODÁVKA KUCHYŇKOVÉ DESKY
UZÁVĚRKA ZAPACH. DŘEZOVÁ DN50, PLAST
- WCz** KLOZET ZÁVĚSNÝ DITURVIT BÍLÝ, SEDÁTKO S POKLOPEM
NOSNÁ PŘEDSTĚNÁ INSTALACE DO SDK SE SPLACHOVACÍ NADŘŽKOU
ODPAD VODOROVNÝ DN100
- WCzi** KLOZET–INVALID ZÁVĚSNÝ DITURVIT BÍLÝ, SEDÁTKO BEZ POKLOPU
NOSNÁ PŘEDSTĚNÁ INSTALACE SE SPLACHOVACÍ NADŘŽKOU, SEDÁTKO BEZ POKLOPU
ODPAD VODOROVNÝ DN100
MADLO KLOZETOVÉ KRÁKORCOVÉ SMALT 1xPEVNĚ + 1xSKLOPNĚ
- VYLz** VÝLEVK ZÁVĚSNÁ DITURVIT BÍLÁ, SE SKLOPNOU MŘÍŽKOU
NOSNÁ PŘEDSTĚNÁ INSTALACE SE SPLACHOVACÍ NADŘŽKOU
ODPAD VODOROVNÝ DN100
- Pi** PISOÁR S RADAROVÝM SPLACHOVACEM DITURVIT, BÍLÝ
INTEGROVANÝ ZDROJ 230V
- VP50** VPUST PODLAHOVÁ DN50 S VODOROVNÝM ODTOKEM
VPUST S ISOLAČNÍM LÍNCEM SE SUCHOU ZAPACHOVOU UZÁVĚROU, VÝŠKOVÉ NASTAVITELNÝM PLASTOVÝM NÁSTAVCEM,
S RAMĚČKEM A MŘÍŽKOU 115x115mm Z NEREZ OCELI
- VZT** VZDUCHOTECHNICKÁ JEDNOTKA – ODVOD KONDENZÁTU
- KS** SIFON KONDENZAČNÍ DN40 S MECHAN. ZAPACH. UZÁVĚRKOU A ČISTIČÍ VLOŽKOU
RD2020
HTRE50/70
- RD2020** REVIZNÍ DVÍŘKA 500x500mm, PLAST BÍLÁ
HTRE50/70 ČISTIČÍ TVAROVKA DN50/70
- PP-HT** PŘÍPOJOVACÍ POTRUBÍ SPLAŠKOVÉ KANALIZACE – VE STĚNĚ/PŘEDSTĚNĚ (PP–HT SYSTÉM)
- PP-V** PŘÍPOJOVACÍ POTRUBÍ SPLAŠKOVÉ KANALIZACE – V PODLAŽE (PP–HT SYSTÉM)
- PP-HT** ODPADNÍ POTRUBÍ SPLAŠKOVÉ KANALIZACE – POD STROPEM (PP HT–SYSTÉM)
- S** OZNAČENÍ STOUPAČKY SPLAŠKOVÉ KANALIZACE (PP HT–SYSTÉM)
- K** OZNAČENÍ STOUPAČKY PRO ODVOD KONDENZÁTU (PP HT–SYSTÉM)
- D** OZNAČENÍ STOUPAČKY DEŠŤOVÉ KANALIZACE (PP HT–SYSTÉM)

0,000 = 226,96 m n. m. B.p.v.

generální projektant

A99

Atelier 99 s.r.o.
Purkyňova 71/99
602 00 Brno

projektant části

cm projekt, s.r.o.
Bratislavská 88a/5
602 00 Hlavenka
Č.269 19 451
www.cmprojekt.cz

číslo paré

architekt Ing. arch. Jiří Bělíach

vypracoval P. Nastálek, R. Fronková

HIP Ing. Tomáš Pulkrábek

kontroloval Marek Cabal

ved. projektant Ing. Tomáš Pulkrábek

zodp. projektant Marek Cabal

stavebník Statutární město Brno, městská část Brno-Žabovřesky

název stavby

**Rekonstrukce budovy Mozolky 52,
Brno, Žabovřesky**

objekt

S001

část

D.14c TECHNIKA PROSTŘEDÍ STAVEB - ZTI

název dokumentu

PŮDORYS 2.NP - KANALIZACE

zakázka A-19-26

datum 12/2020

stupeň DPS

měřítko 1:50

103