




A-A' (1:20)

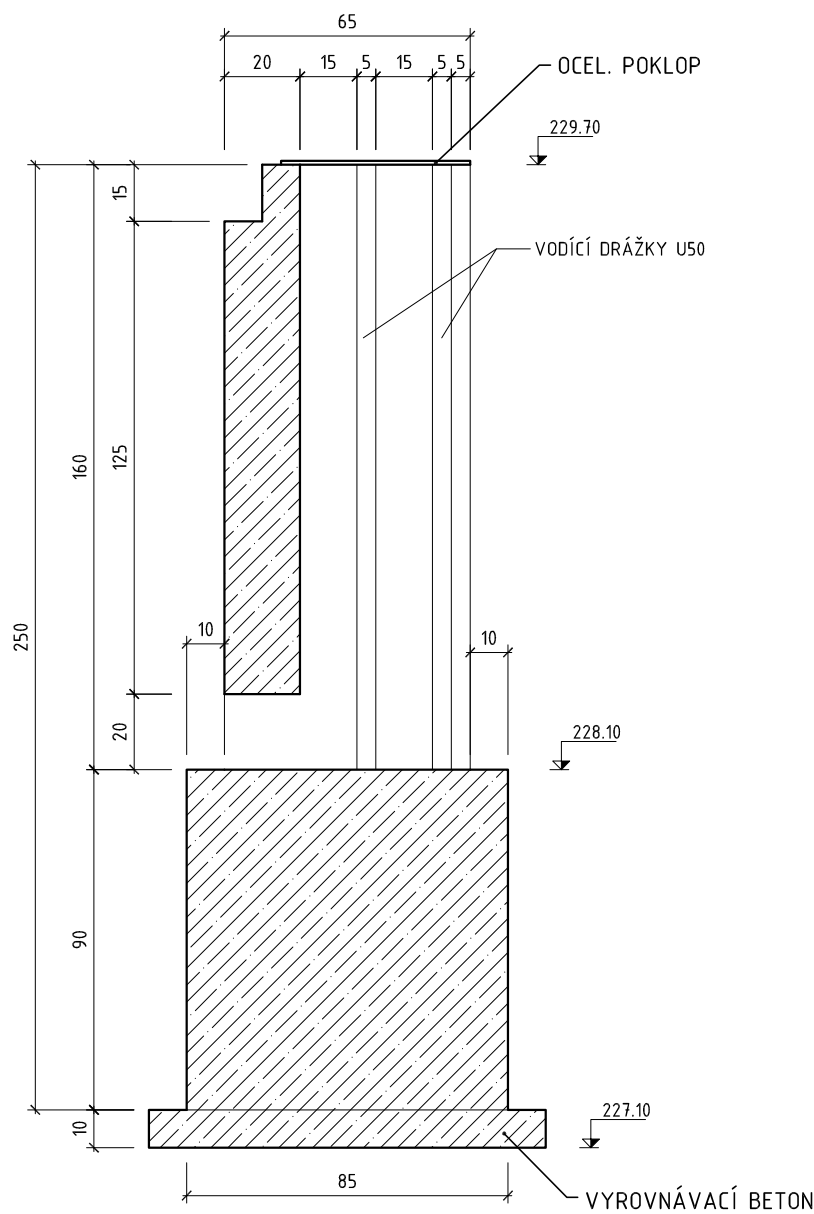

B-B' (1:20)

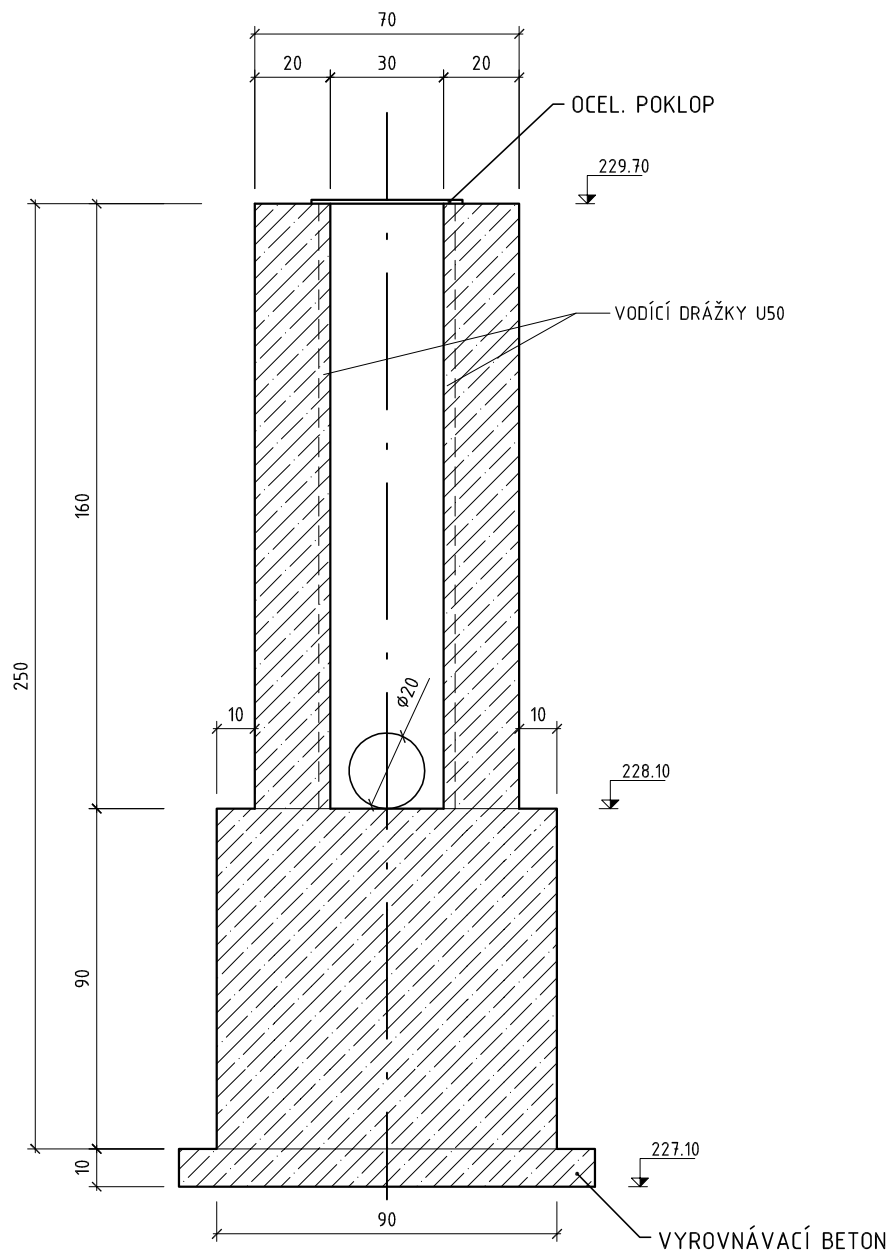

Půdorys požeráku (1:20)

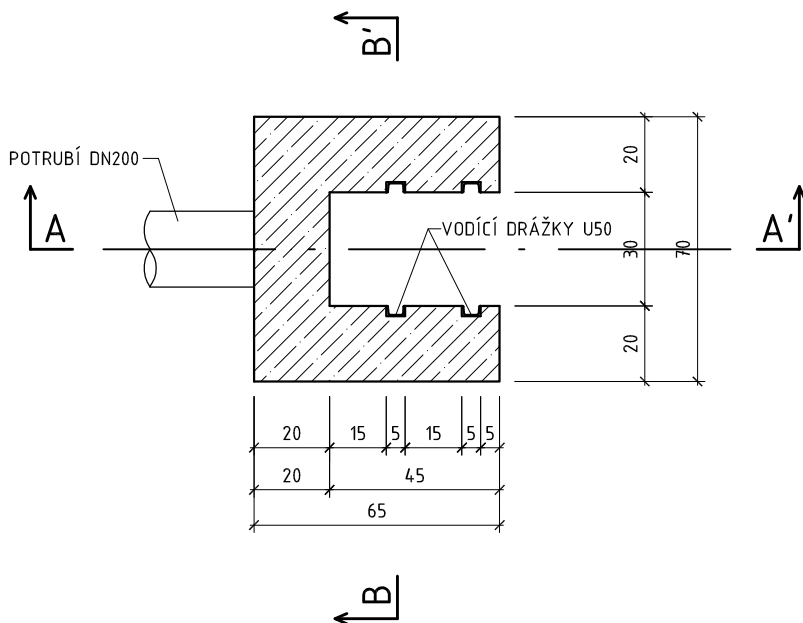

Kótováno v cm
Výškový systém Bpv

Ved. projektu	Zodp. projektant	Vypracoval	Kreslil	Ing. VÁCLAV KURKA projekční kancelář Příčná 1389, Přelouč 535 01 IČO:13179276 DIČ:CZ5407011005 tel./fax.:466 672 805	
Ing. Václav Kurka	Ing. Václav Kurka	Ing. Václav Kurka	Ing. Pavel Kurka		
					
Kraj: Pardubický	Vodopr. úřad: MM Pardubice		k.ú.: Starý Mateřov	Datum:	X/2023
Investor: Obec Starý Mateřov, č. p. 38, 530 02 Starý Mateřov				Č. zakázky:	15/23
REVITALIZACE ŠTĚPÁNKOVA RYBNÍKA				Stupeň:	DSŘ
				Zak. číslo:	1-03-04-0150-0-00
				Měřítko: 1:20	Číslo výkresu: D.6
Název výkresu Spodní výpust - půdorys, řezy A-A', B-B'					