



Kontrolní šachta č. 2
Půdorys (1:20)

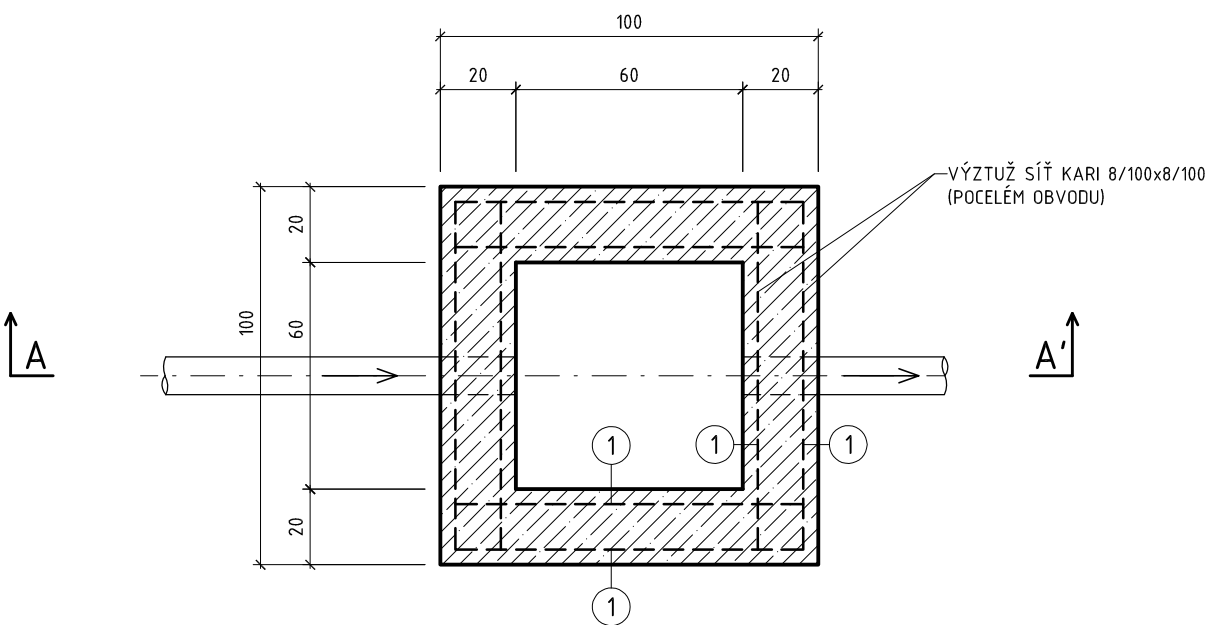

A-A' (1:20)

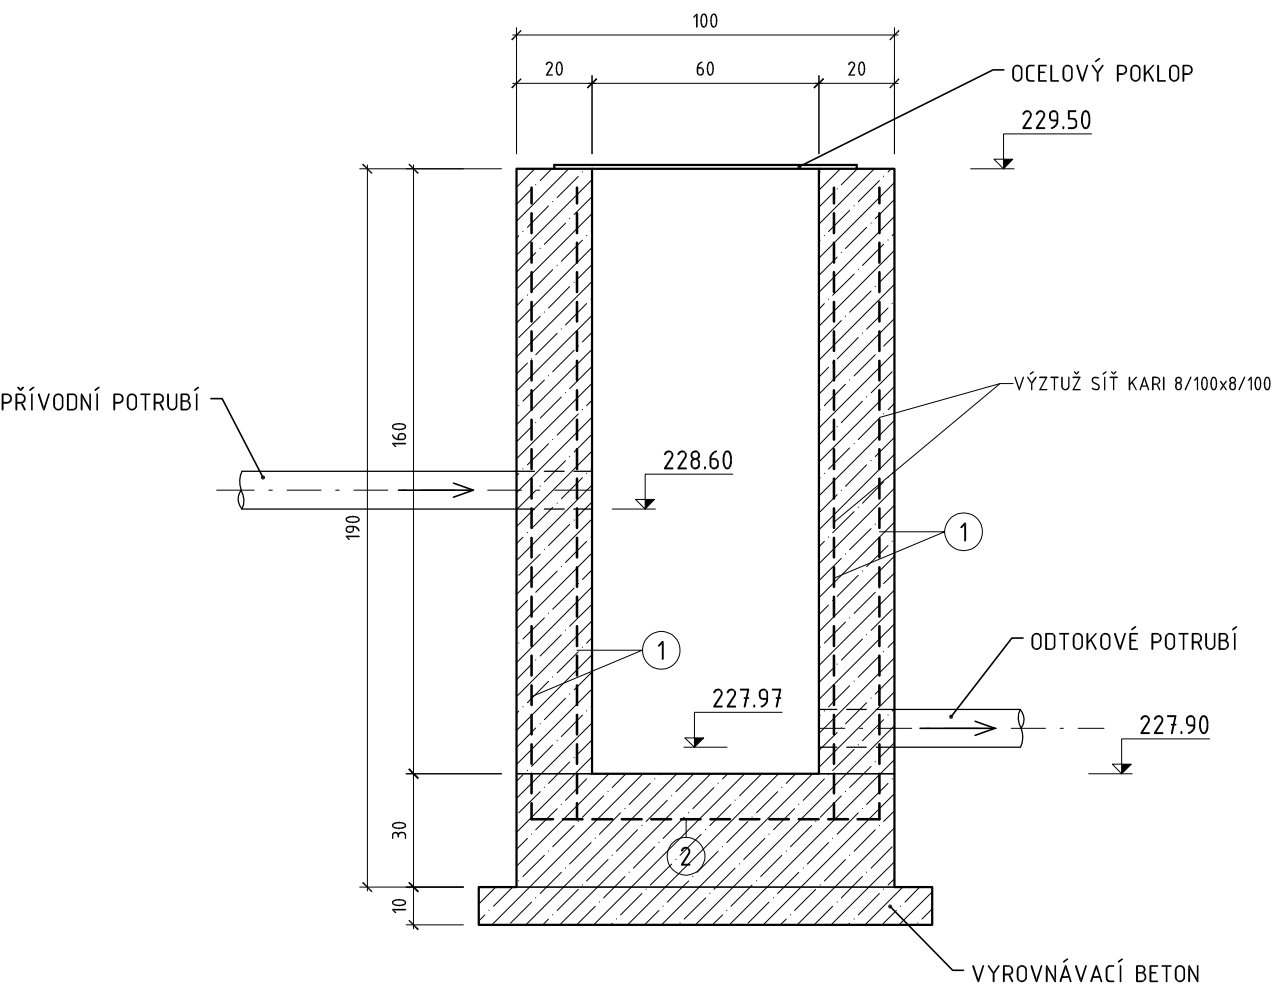

VÝPIS VÝZTUŽE - ŠACHTA č.2

Čís.	Ø [mm]	Délka [m] Plocha [m ²]	ks	KARI 8/100x8/100
1	8/100x8/100	1,53	8	12,24
2	8/100x8/100	0,81	1	0,81
CELKOVÁ DÉLKA [m] CELKOVÁ PLOCHA [m ²]				13,05
HMOTNOST 1 b.m. [kg]				7,9
CELKOVÁ HMOTNOST [kg]				103,10

- ① SÍŤ KARI 8/100x8/100 - 0,90x1,70 = 1,53 m² - 8 ks
- ② SÍŤ KARI 8/100x8/100 - 0,9x0,9 = 0,81 m² - 1 ks

Kótováno v cm
Výškový systém Bpv

Ved. projektu	Zodp. projektant	Vypracoval	Kreslil	Ing. VÁCLAV KURKA projekční kancelář Příčná 1389, Přelouč 535 01 IČO:13179276 DIČ:CZ5407011005 tel./fax.:466 672 805	
Ing. Václav Kurka	Ing. Václav Kurka	Ing. Václav Kurka	Ing. Pavel Kurka		
					
Kraj: Pardubický		Vodopr. úřad: MM Pardubice	k.ú.: Starý Mateřov		Datum: X/2023
Investor: Obec Starý Mateřov, č. p. 38, 530 02 Starý Mateřov					Č. zakázky: 15/23
REVITALIZACE ŠTĚPÁNKOVA RYBNÍKA					Stupeň: DSŘ
					Zak. číslo: 1-03-04-0150-0-00
					Měřítko: 1:20
Název výkresu Kontrolní šachta č. 2 - výkres výztuže					Číslo výkresu: D.9