


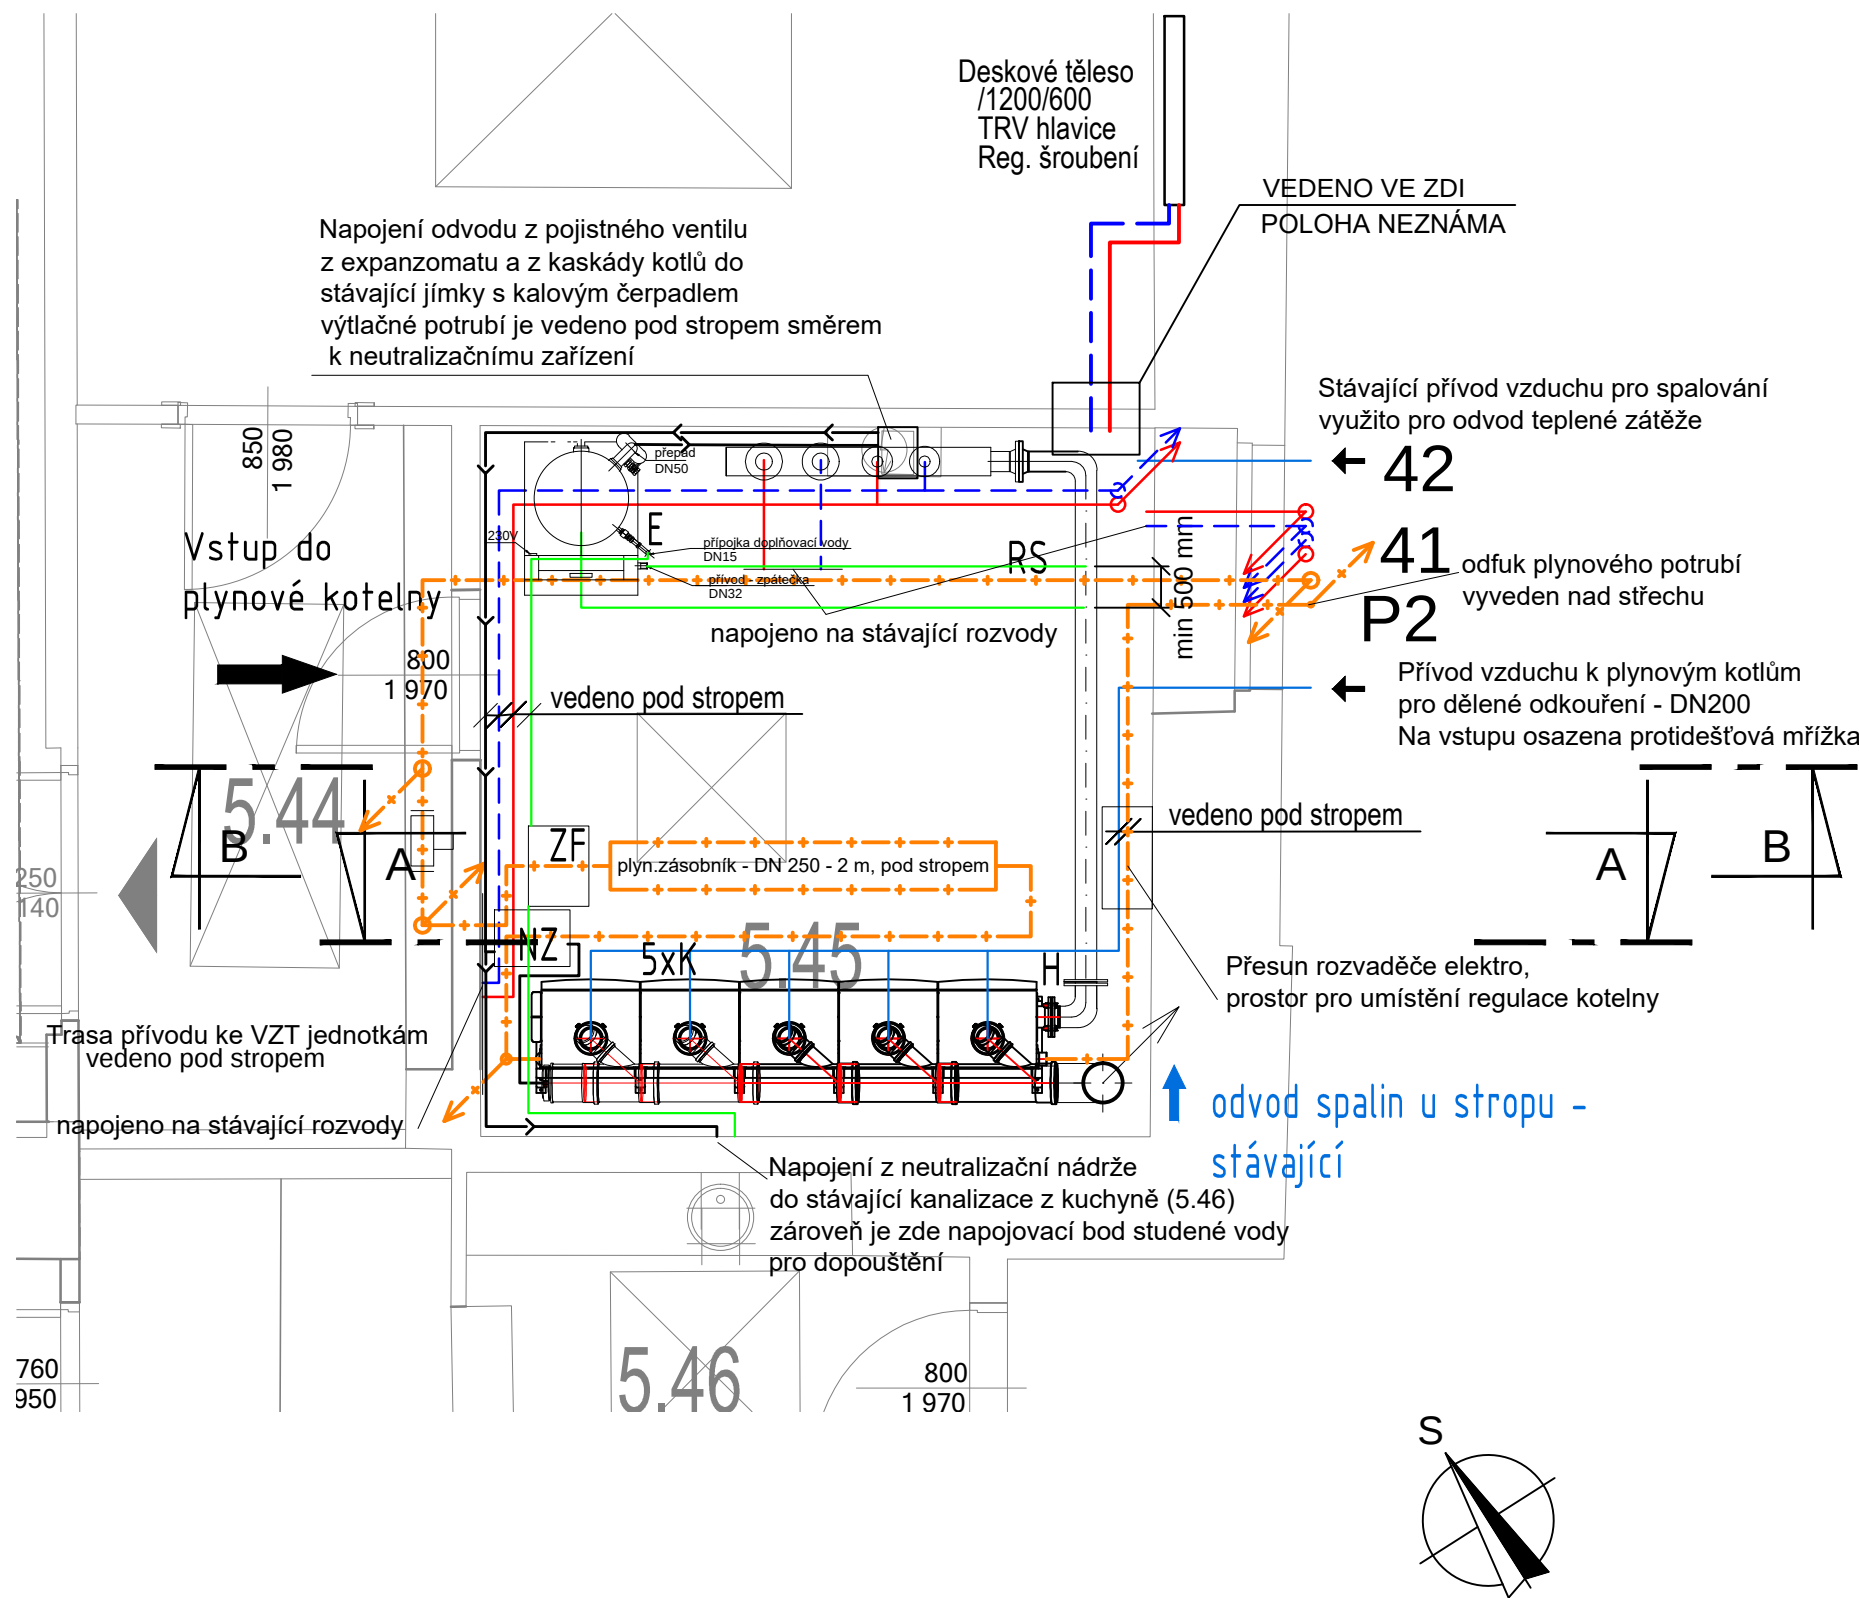

POZNÁMKA:

- VEŠKERÉ ROZVODY BUDOU PROVEDENY TAK, ABY BYLY ŘÁDNĚ ODVZDUŠNITELNÉ A VYPUSTITELNÉ.
- ROZVODY BUDOU PROVEDENY Z TRUBEK OCELOVÝCH
- PROSTUPY POTRUBÍ POŽÁRNĚ DĚLÍCÍMI KONSTRUKCEMI BUDOU ŘÁDNĚ UTĚSNĚNY.
- ROZVODY TEPLA BUDOU PROVÁDĚNY V KOORDINACI S OSTATNÍMI PROFESEMI STAVBY.
- ROZVODY BUDOU IZOLOVÁNY V KOTELNĚ MINERÁLNÍ IZOLACÍ S HLINÍKOVOU FOLÍÍ

JEDNÁ SE O PROJEKT PRO PROVEDENÍ STAVBY A V ŽÁDNÉM PŘÍPADĚ NENAHAZUJE DODAVATELSKOU/VÝROBNÍ DOKUMENTACÍ, KTEROU SI ZPRACUJE DODAVATEL TECHNOLOGIE.
TECHNICKÁ ZPRÁVA JE NEDÍLNOU SOUČÁSTÍ PROJEKTOVÉ DOKUMENTACE.
DOJDE K REKONSTRUKCI VEŠKERÝCH ROZVODŮ POUZE V PROSTORU KOTELNY!
VÝKRESY STARŠÍHO DATA PLNĚ NAHAZUJÍ VÝKRESY NIŽŠÍHO DATA VYDÁNÍ.

LEGENDA POTRUBÍ

- TOPNÁ VODA - PŘÍVODNÍ
- TOPNÁ VODA - ZPĚTNÉ
- PŘÍVODNÍ SPALOVACÍ VZDUCH
- NTL OPZ
- NTL
- STL

LEGENDA ZAŘÍZENÍ:

- K - PLYNOVÝ KONDENZAČNÍ KOTEL ZÁVĚSNÝ 95kW (80/60°C)
- H - HYDRAULICKÉ SPOJENÍ KOTLŮ VČ. HVDT
- E - EXPANZNÍ NÁDOBA
- RS - KOMBINOVANÝ ROZDĚLOVAČ A SBĚRAČ
- ZF - ZMĚKČOVACÍ FILTR
- NZ - NEUTRALIZAČNÍ ZAŘÍZENÍ

poznámky, clientské změny: Revize č.1 - úprava rekonstruovaných částí potrubí plynu a rozvodů vytápění k VZT jednotkám		č. paré:
EnergySim Specializovaný partner pro Vaše dispozy energie DOTACE • PROJEKCE TZB • PORADENSTVÍ EnergySim Praha Československé armády 185/22, 160 00 Praha 6-Bubeneč tel.: +420 775 665 128 tzb@energysim.cz www.energysim.cz EnergySim Jablonec Mírové náměstí 492/11 466 01 Jablonec nad Nisou		Část: D.1.4.1
Stavba: REKONSTRUKCE PLYNOVÉ KOTELNY parcela č.: 62, k. ú. Nové Město [727181]		Č. výkresu: 02
Obsah: PŮDORYS KOTELNY		Č. zakázky: 18313
Investor: NHÚ Národohospodářský ústav AV ČR, v. v. i.		Měřítko: 1:20
Místo stavby: Praha		Datum: 12/2018
Část: VYTÁPĚNÍ		
Stupeň projektu: DPS		Kreslil: Jakub Maleček Zodp. projektant: Ing. Petr Kotek, Ph.D.