 





LEGENDA:



POZEMEK INVESTORA



ŘEŠENÝ OBJEKT

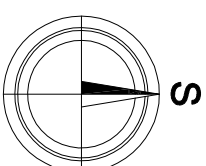

STAVEBNÍ FIRMA

INVESTOR: Městská část Praha-Koňovary, Mlýnská 364/34,

Koňovary, 10300 Praha 10

AKCE: STAVEBNÍ ÚPRAVY A SNÍŽENÍ ENERGETICKÉ NÁROČNOSTI

p.č. 410, k.ú. Koňovary

KNIHOVNA

OBSAH:

SITUACE - ŠIRŠÍ VZTAHY

PROJEKČNÍ KANCELÁŘ ZODP. PROJEKTANT KRESLIL KONTROLOVAL

ING. KAREL FOUSEK Anna Svobodová Ing. arch. Karel Škvrta

DATUM 04/2022


FORMÁT A4

MĚŘÍTKO 1:1000


Č. VÝKR. PARÉ Č.

C.01

 LEGENDA:



POZEMEK INVESTORA

 

ŘEŠENÝ OBJEKT



OKOLNÍ OBJEKTY



VCHOD NA POZEMEK / DO OBJEKTU

PARCELNÍ HRANICE

- VEREJNÝ VODOVOD - STÁVAJÍCÍ
- PŘÍPOJKA VODOVODU - STÁVAJÍCÍ
- VEREJNÁ SÍŤ ELEKTRO - STÁVAJÍCÍ
- PŘÍPOJKA ELEKTRO - STÁVAJÍCÍ
- PŘÍPOJKA ELEKTRO - ČERPAČÍ STANICE
- VEREJNÁ KAN. - SDRUŽENÁ - STÁVAJÍCÍ
- PŘÍPOJKA KAN. - SPLAŠKOVÁ - STÁVAJÍCÍ
- KANALIZACE - DEŠŤOVÁ - STÁVAJÍCÍ
- KANALIZACE - DEŠŤOVÁ - NÁVRH
- PLYNOVOD - STÁVAJÍCÍ
- PLYNOVOD - PŘÍPOJKA - STÁVAJÍCÍ

AKU

AKUMULAČNÍ NÁDRŽ S FILTRAČNÍM KOŠEM
O OBJEMU 9500 L - NÁVRH

ČS

ČERPAČÍ STANICE S POVRCHOVÝM ČERPAD
TLAKOVOU NÁDOBOU, UMÍSTĚNÁ V OCHRAN
HLAVNÍ UZÁVĚR PLYNU - STÁVAJÍCÍ


HUP

ELEKTRO PILÍŘEK - STÁVAJÍCÍ

EP



VS AK. POVRCHOVÝ OBJEKT - NÁVRH

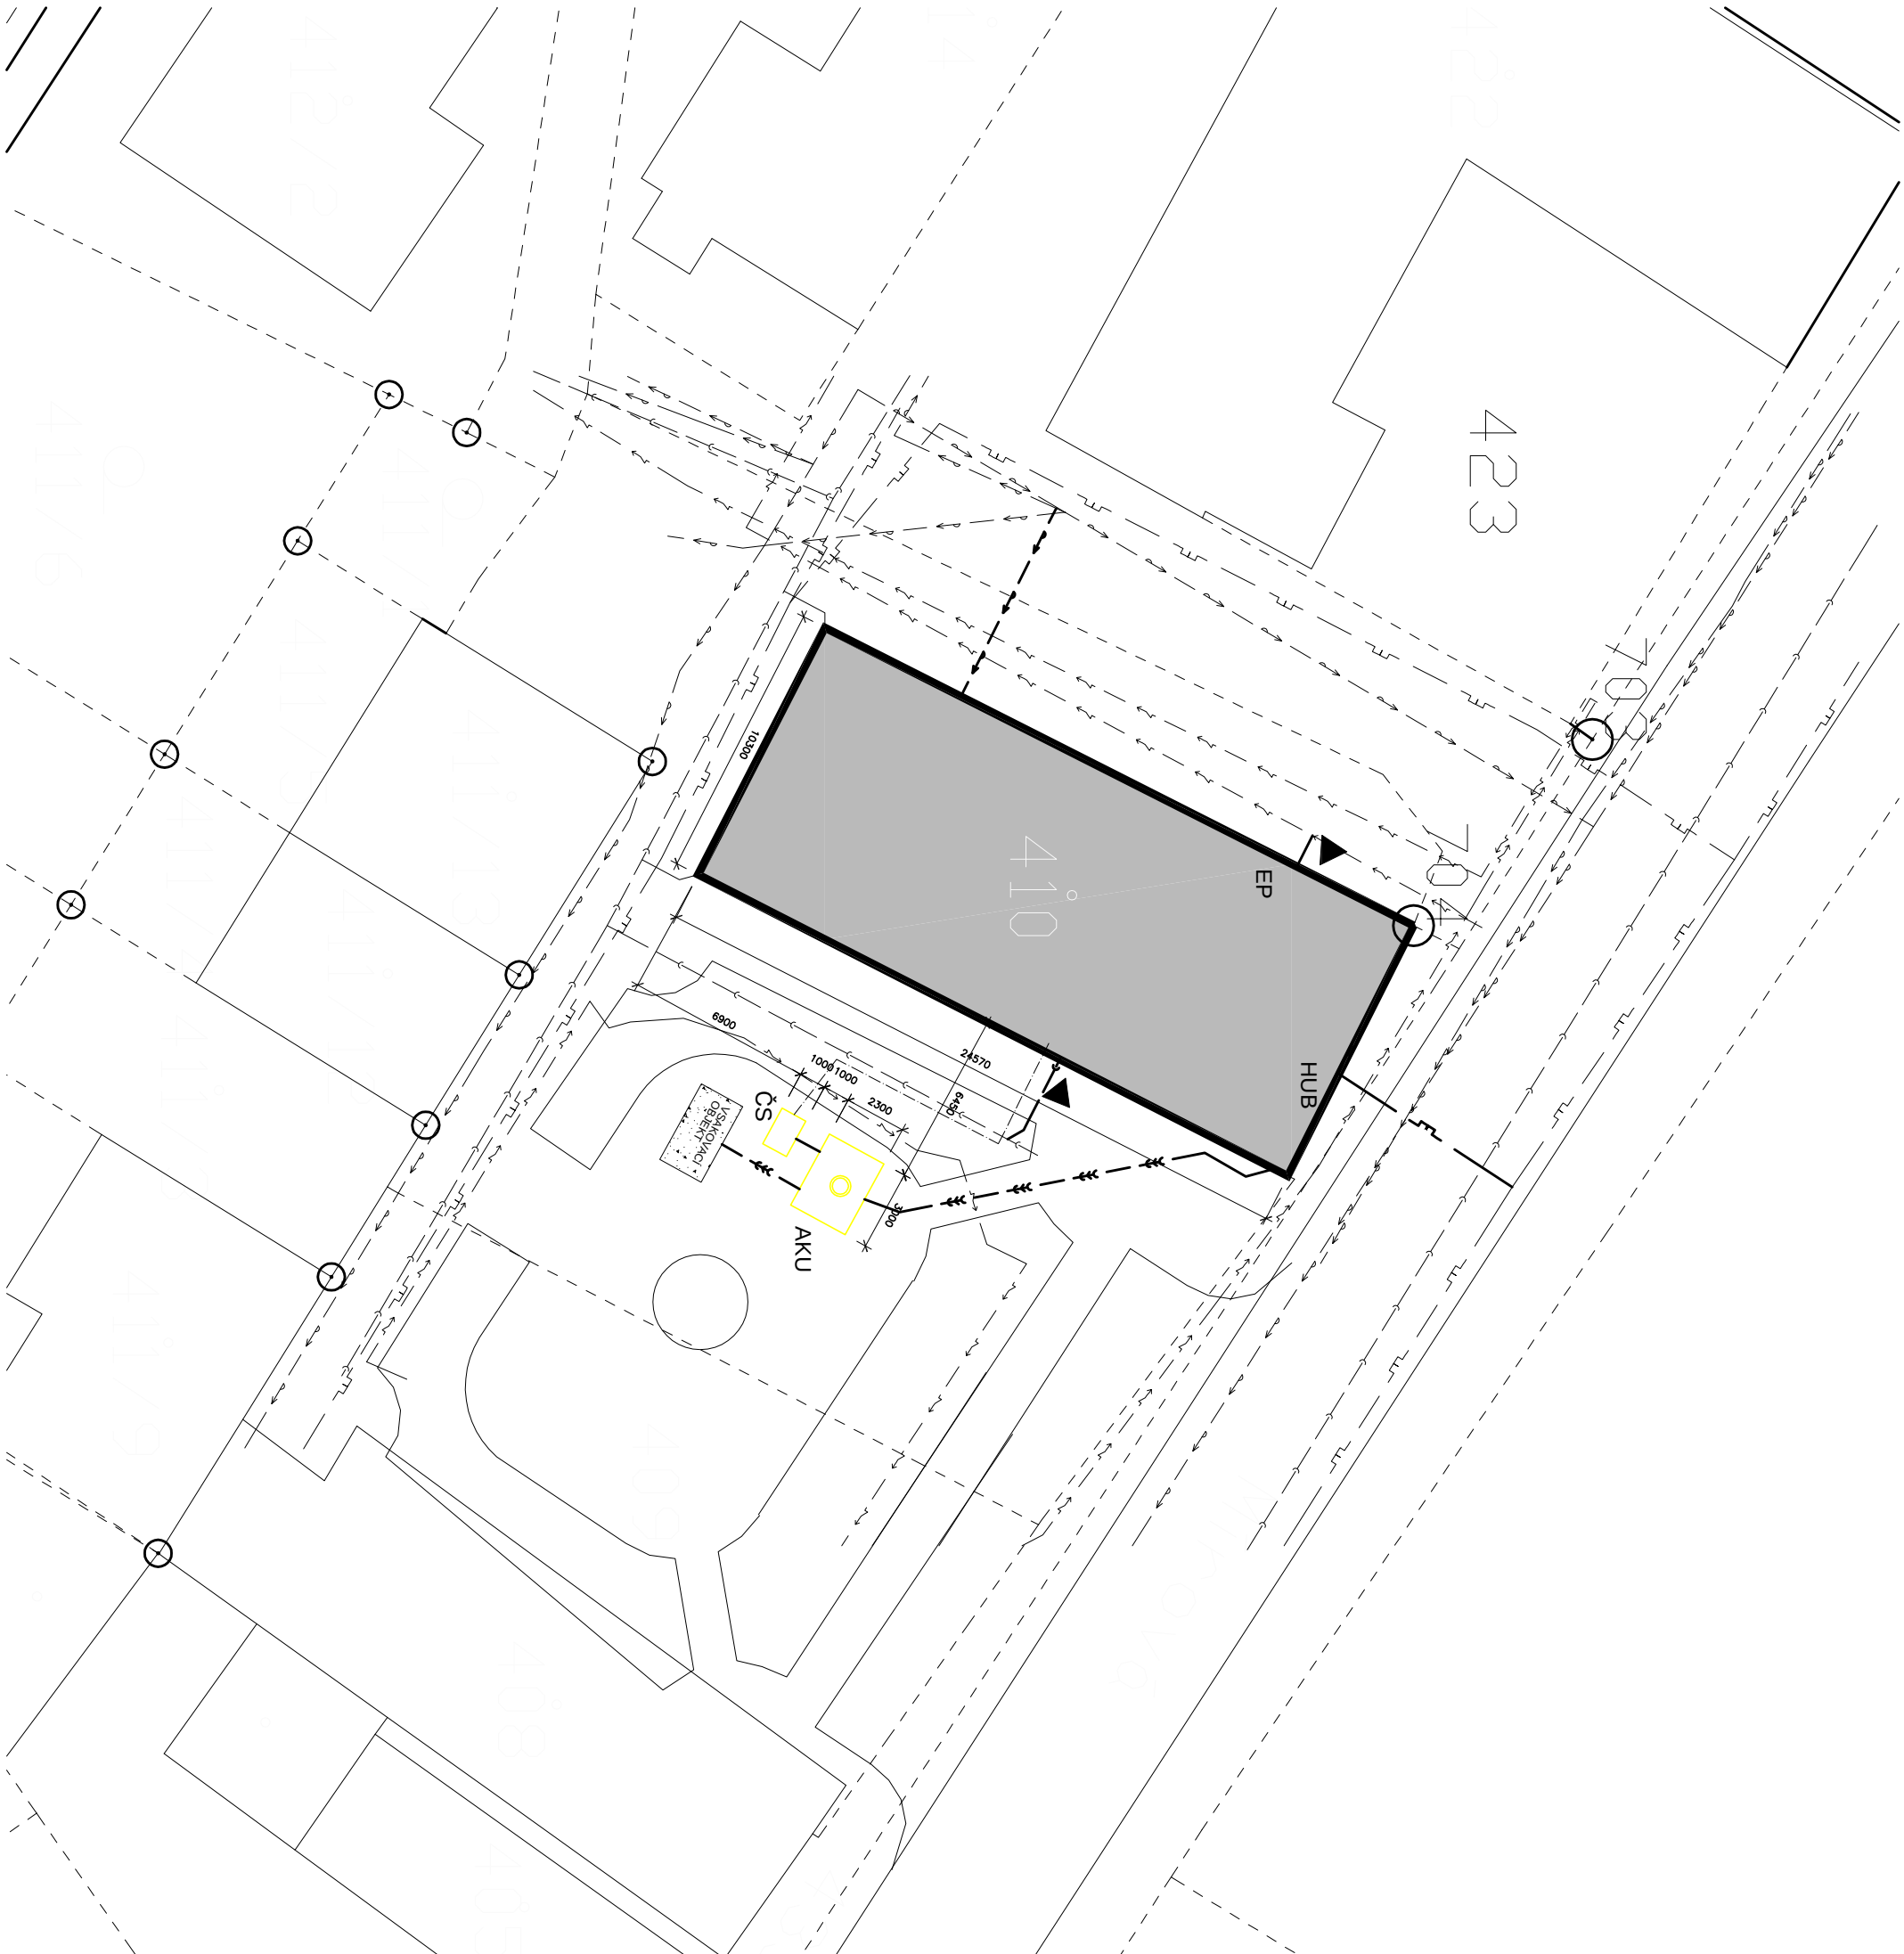

PROJEKČNÍ KANCELÁŘ		ZODP. PROJEKTANT	KRESLIL	KONTROLOVAL
KFJ STAVEBNÍ FIRMA www.kfj.cz 602 246 143		ING. KAREL FOUSEK	Anna Svobodová	Ing. arch. Karel Sýkora
INVESTOR: Městská část Praha-Koivraty, Mírová 364/34, Koivraty, 10300 Praha 10		DATUM: 04/2022		
AKCE: STAVEBNÍ ÚPRAVY A SNIŽENÍ ENERGETICKÉ NÁROČNOSTI		FORMÁT: A3		
P.č. 410, k.ú. Koivraty		MĚŘÍTKO: 1:250		
KNÍHOVNA		Č. VÝKR. PARÉ Č.		
OBSAH:		SITUACE		
		C.02		