
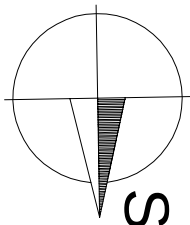


Legenda:


- ... potrubí sploškové KG PVC, min. spád 2% – NA/RH
- ... potrubí sploškové KG PVC – STAVAJÍCÍ
- ... vnitřní kanalizační potrubí PP HT, min. spádu 3% – NA/RH
- ... vnitřní kanalizační potrubí PP HT – STAVAJÍCÍ
- ... kanalizační potrubí PP HT, pro odvod kondenzátu, min. spád 3% – NA/RH
- XXXXX ... demontáže
- ... projektová dokumentace řeší zrušení 1x WC, vč. zasklepení potrubí a instalaci nového závěsného WC a jeho napojení na stávající rozvod svodného potrubí.
- Dále odvod kondenzátu od vnitřních spílových jednotek, rekuperaátoru VZT jednotky a pty výfukové stupačky.
- ... navrhované potrubí vnitřních ležatých svodu sploškové kanalizace bude provedeno z trubek a tvarovek hrdlových KG PVC.
- ... připojovací potrubí PP HT, vedeno v min. spádu 3%
- ... potrubí pro odvod kondenzátu bude z PE, vedeno v min. spádu 3%

Legenda zařizovacích předmětů:

WC – WC závěsný s podomítkovým spalchovačem, RK15

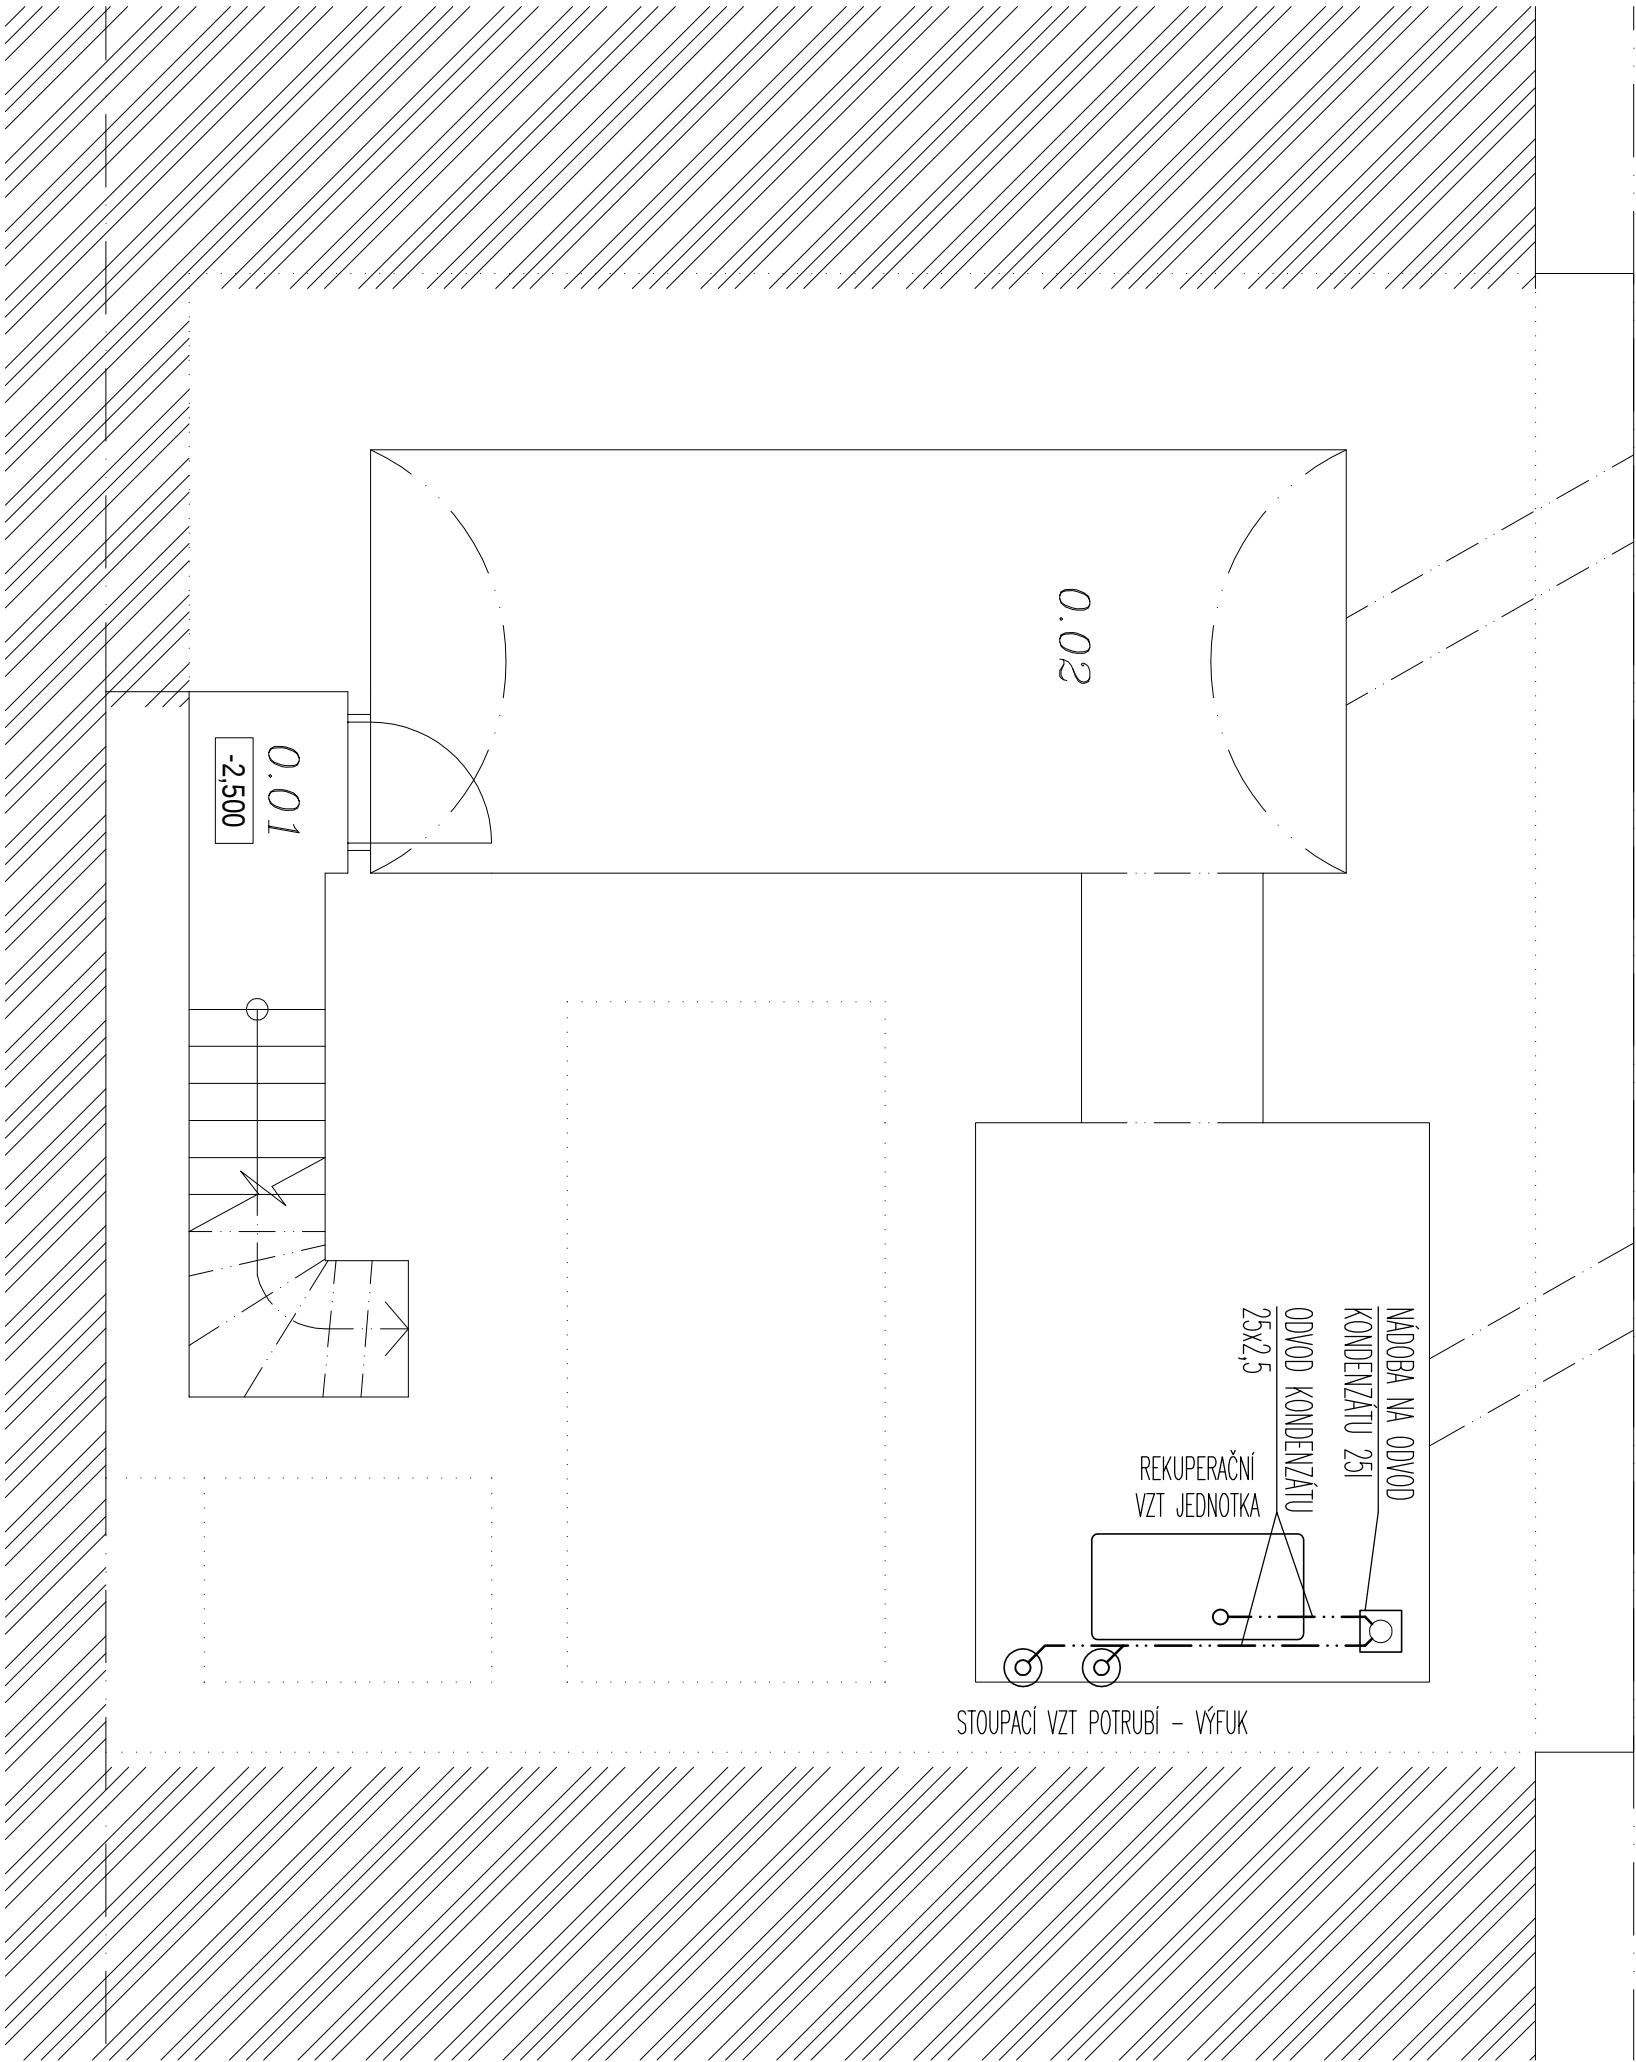

PROJEKČNÍ KANCELÁŘ		ZODP. PROJEKTANT	KRESLIL	KONTROLOVAL Ing. arch. Karel Škora
		ING. KAREL FOUSEK	Anna Svobodová	
STAVEBNÍ FIRMA				
INVESTOR: Městská část Praha-Kolovráty, Mírová 364/34, Kolovráty, 10300 Praha 10				
AKCE: STAVEBNÍ ÚPRAVY A SNÍŽENÍ ENERGETICKÉ NÁROČNOSTI p.č. 410, k.ú. Kolovráty KNIHOVNA		DATUM 06/2022 FORMÁT A3 MĚŘÍTKO 1:50		
OBSAH:	Č. VÝKR.		PARÉ Č.	
PŮDORYS 1.PP - KANALIZACE		D.1.4.1-02		

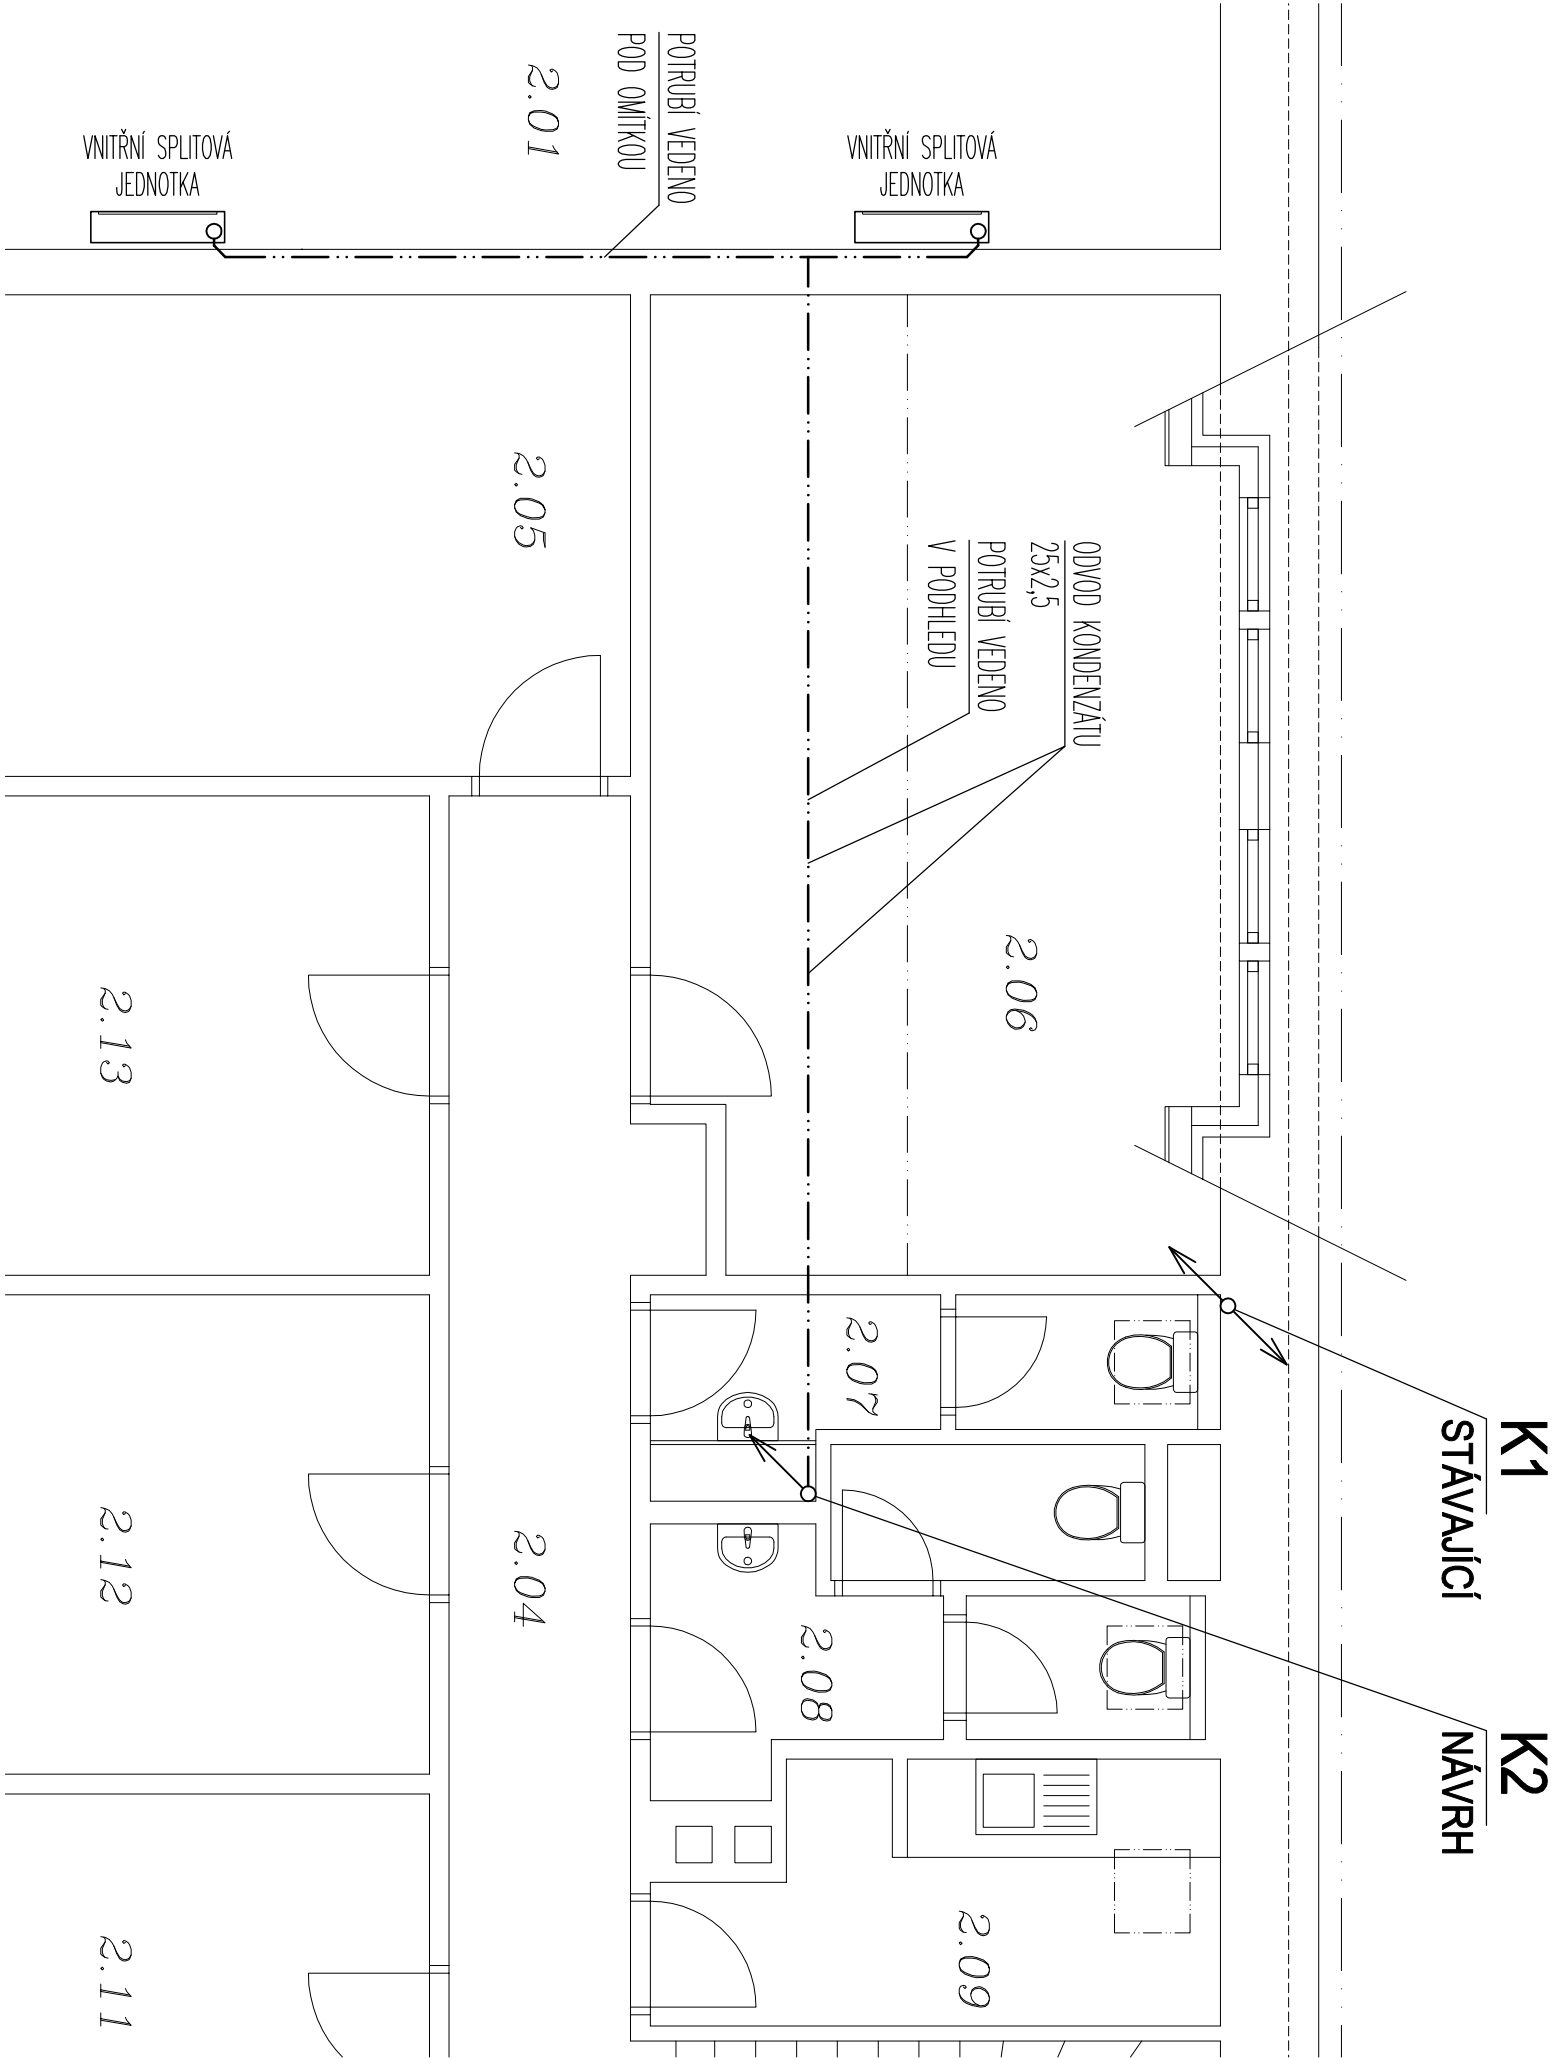


Legenda:

- ... potrubí sploškové KG PVC, min. spád 2% – NÁVRH
- ... potrubí sploškové KG PVC – STÁVAJÍCÍ
- ... vnitřní kanalizační potrubí PP HT, min. spádu 3% – NÁVRH
- ... vnitřní kanalizační potrubí PP HT – STÁVAJÍCÍ
- ... kanalizační potrubí PP HT, pro odvod kondenzátu, min. spád 3% – NÁVRH
- ... demontáže


- ... projektová dokumentace řeší zrušení 1x WC, vč. zasklení potrubí a instalaci nového závěsného WC a jeho napojení na stávající rozvod svodného potrubí.
- Dále odvod kondenzátu od vnitřních splitových jednotek, rekuperátoru VZT jednotky a pty výfukové stupačky.
- ... navrhované potrubí vnitřních ležících svodu sploškové kanalizace bude provedeno z trubek a tvarovek hrdlových KG PVC.
- ... připojovací potrubí PP HT, vedeno v min. spádu 3%
- ... potrubí pro odvod kondenzátu bude z PE, vedeno v min. spádu 3%

Legenda zařizovacích předmětů:

WC – WC závěsný s podomítkovým splachovačem, RK15

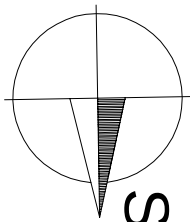

PROJEKČNÍ KANCELÁŘ		ZODP. PROJEKTANT	KRESLIL	KONTROLOVAL
STAVEBNÍ FIRMÁ K F J 191 99 000 609 000		ING. KAREL FOUSEK	Anna Svobodová	Ing. arch. Karel Škora
INVESTOR: Městská část Praha-Kolovráty, Mírová 364/34, Kolovráty, 10300 Praha 10		DATUM 06/2022		
AKCE: STAVEBNÍ ÚPRAVY A SNÍŽENÍ ENERGETICKÉ NÁROČNOSTI p.č. 410, k.ú. Kolovráty KNIHOVNA	FORMÁT A3 MĚŘÍTKO 1:50			
OBSAH:	Č. VÝKR.		PARÉ Č.	
PŮDORYS 1.NP - KANALIZACE		D.1.4.1-04		

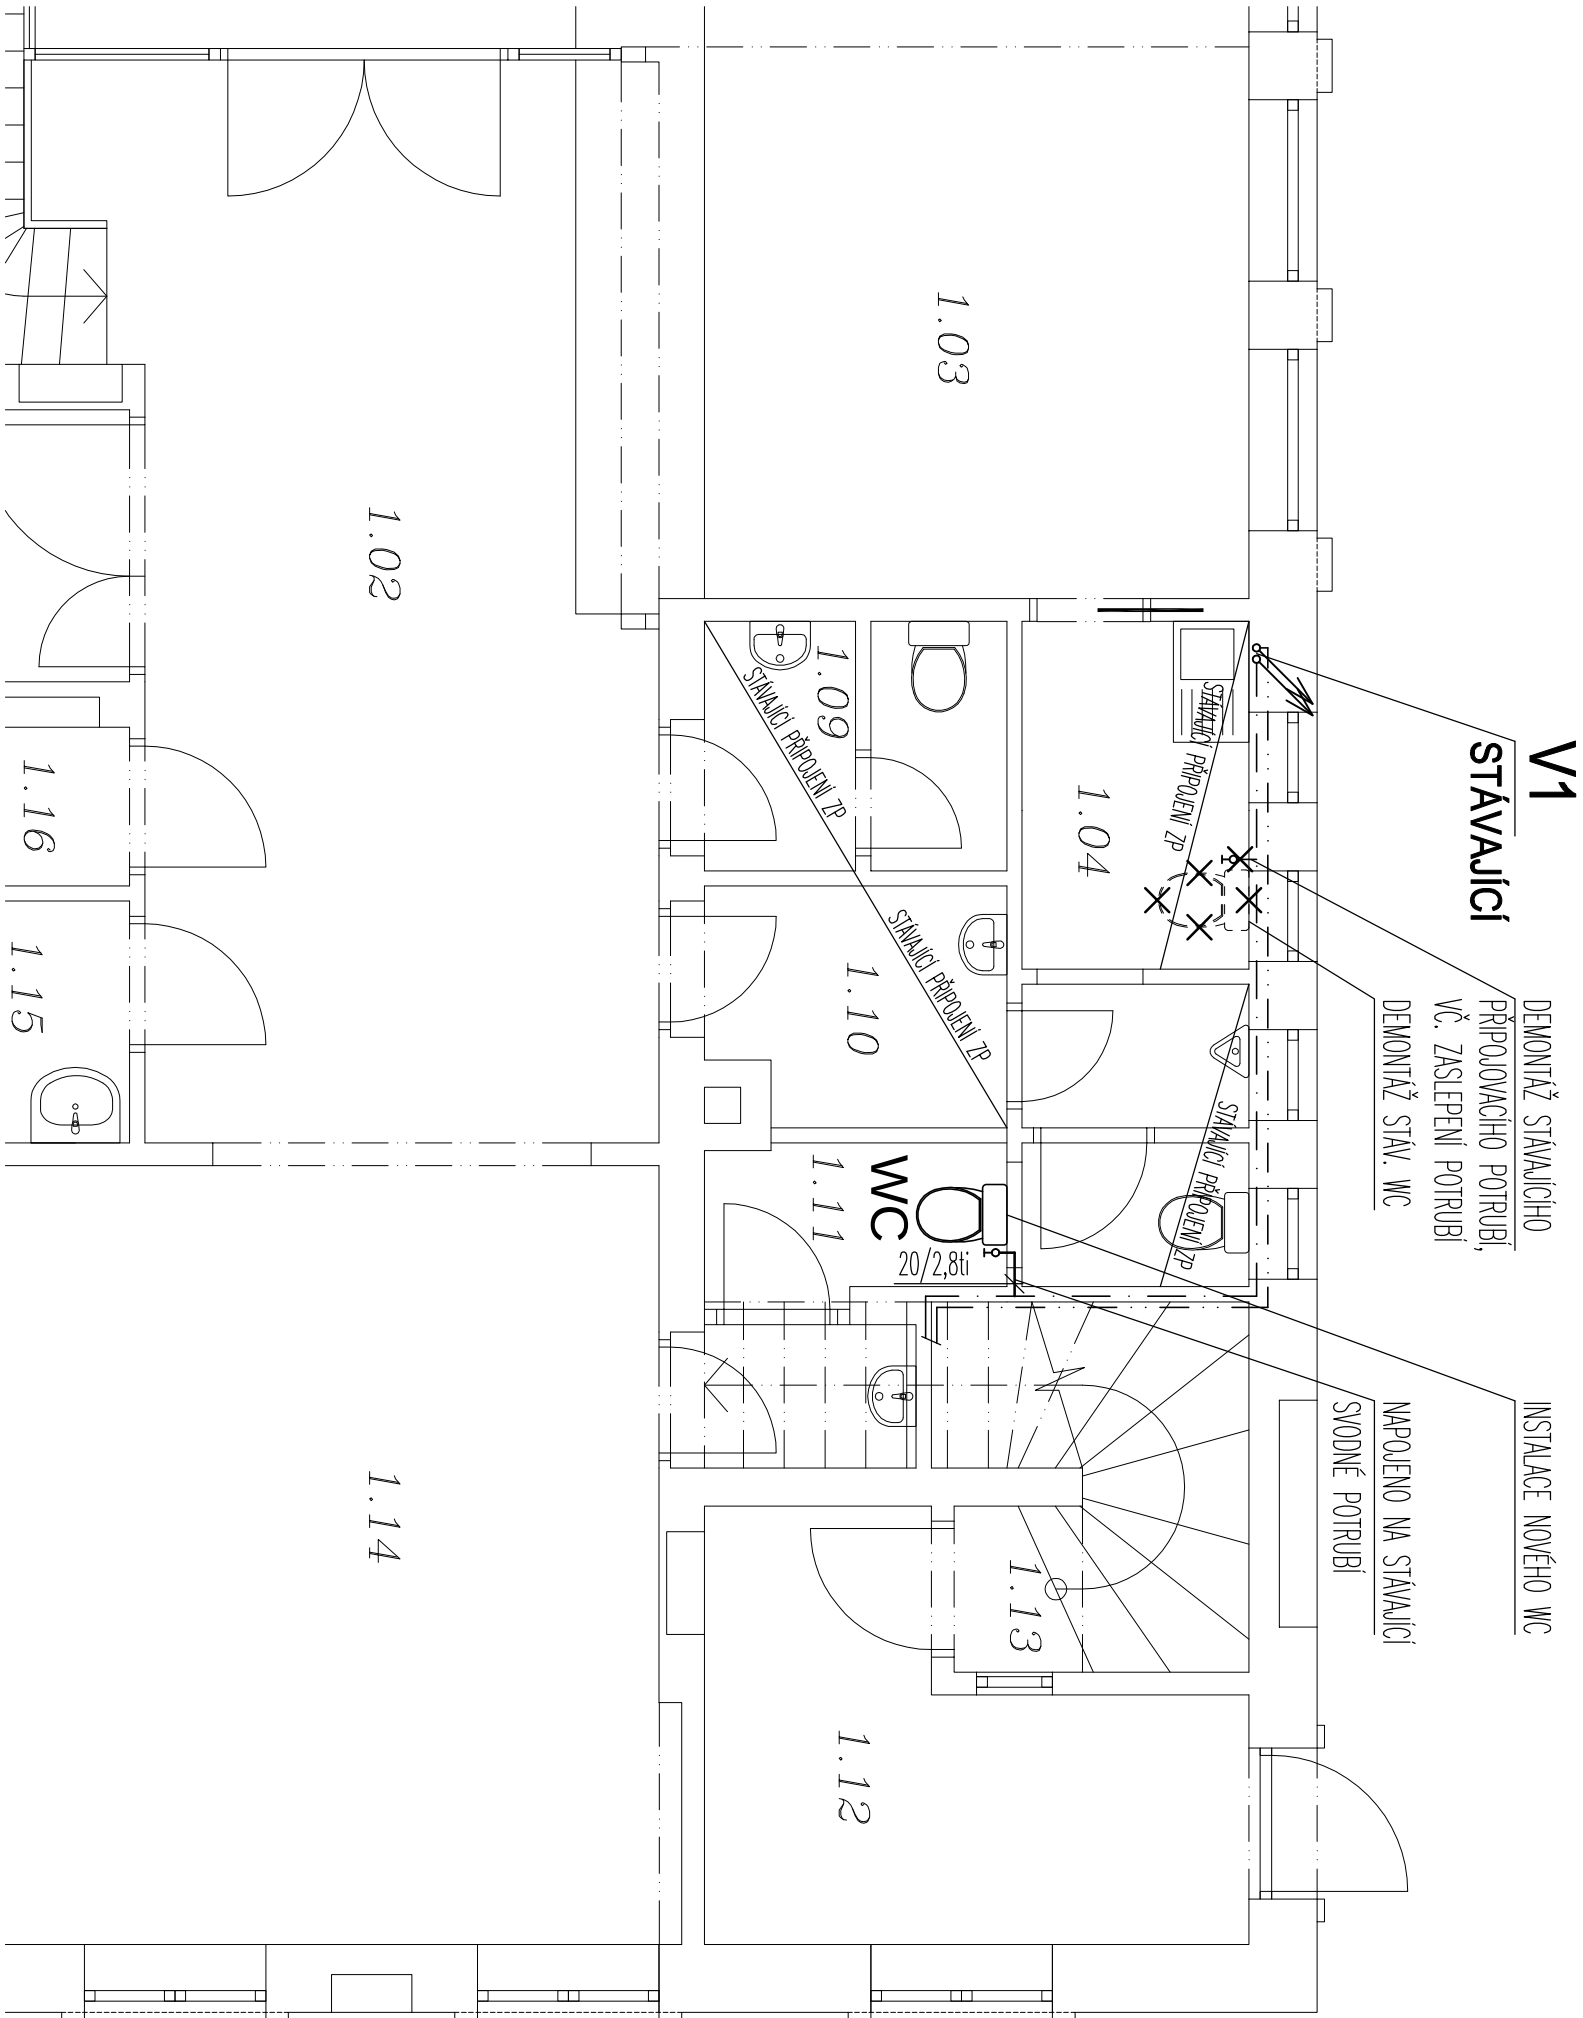


Legenda:

--- (S) --- pitná studená voda – NAKRH
- - - - - (S) - - - - - pitná studená voda – STÁVAJÍCÍ
XXXXX ... demontáž

Projektová dokumentace řeší zrušení 1x WC, vč. zaslepení potrubí a instalaci nového závěsného WC a jeho napojení na stávající rozvod studené vody. Potrubní rozvody a tvarovky vodovodu budou provedeny z polypropylenu, tlaková řada PN 16. Rozvody pitné vody budou vedeny budou vedeny v drážce ve zdech. Závěsné WC bude osazeno RV KK15. Připojovací potrubí bude chráněno izolačními návleky na bázi polyetylenu tl. 9 mm.

Legenda zařizovacích předmětů:

WC...klozet – výška připojení 1000 mm čistá podlaha

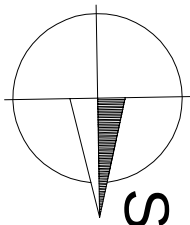

PROJEKČNÍ KANCELÁŘ		ZODP. PROJEKTANT	KRESLIL	KONTROLOVAL
KFJ STAVEBNÍ FIRMÁ 606 246 141		ING. KAREL ROUSEK	Anna Svobodová	Ing. arch. Karel Šykora
INVESTOR: Městská část Praha-Kolovráty, Mírová 364/24, Kolovráty, 10300 Praha 10		DATUM 06/2022		
AKCE: STAVEBNÍ ÚPRAVY A SNIŽENÍ ENERGETICKÉ NÁROČNOSTI p.č. 410, k.ú. Kolovráty KNÍHOVNA		FORMÁT A3 MĚŘÍTKO 1:50		Č. VÝKR. PARÉ Č.
OBSAH: PŮDORYS 1.NP - VODOVOD		D.1.4.1-05		