


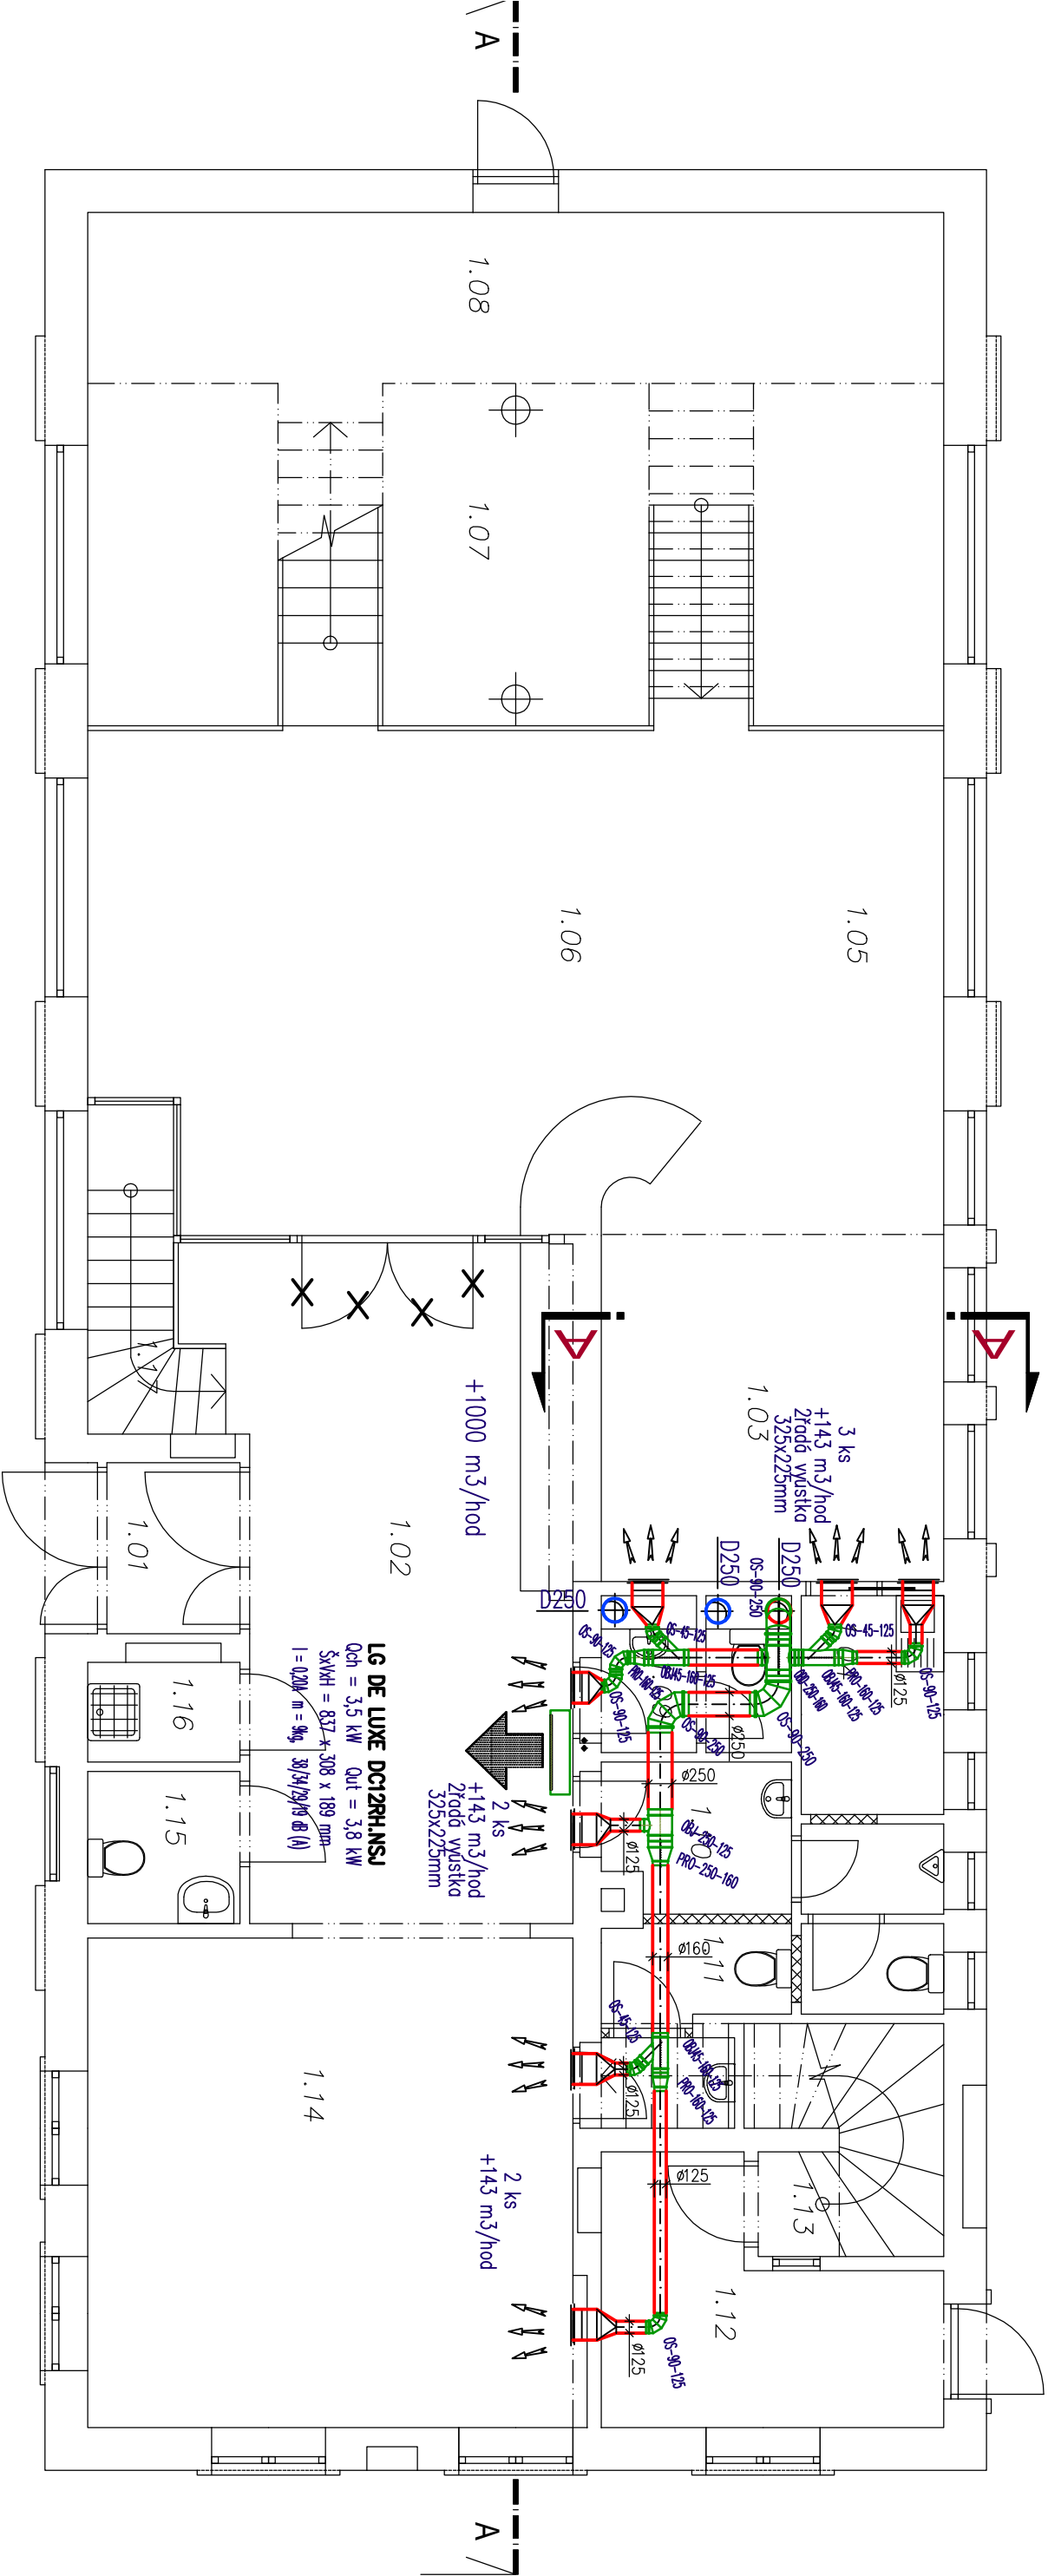

a g a m a, s.r.o., projekce ÚT a VZT, PRAHA 4, Boletavova 15/53, http://projekce-a-ga-ma.cz , e-mail: projekce@aga-ma.cz			
Razítko	 a.g.a.m.a.s.r.o. projekce vytápění a vzduchotechniky 140 00 PRAHA 4, Boletavova 15/53 IČ: 2620 4978 DIČ: 004 - 2620 4978	HP	Datum: V.2022
Investor:	MC Praha 10 - Kdolety	Ing. Karel Fousek	Stupeň: Projekt
Acce:	STAVBY ÚPRAVY A SNÍŽENÍ ENERGETICKÉ NÁROČNOSTI	Anna Svobodová	Vypracoval: Ing. M. Gaudi
Stavba:	KNÍHOVNA		Měřítko: 1:50
Adresa:	p.č. 410, k.ú. Kolovraty		Zakázka: 2021 081
Profese:	VZDUCHOTECHNIKA		
Ossah:	Půdorys 1.NP		Příloha: Část D.1.4.2 - VZT2