


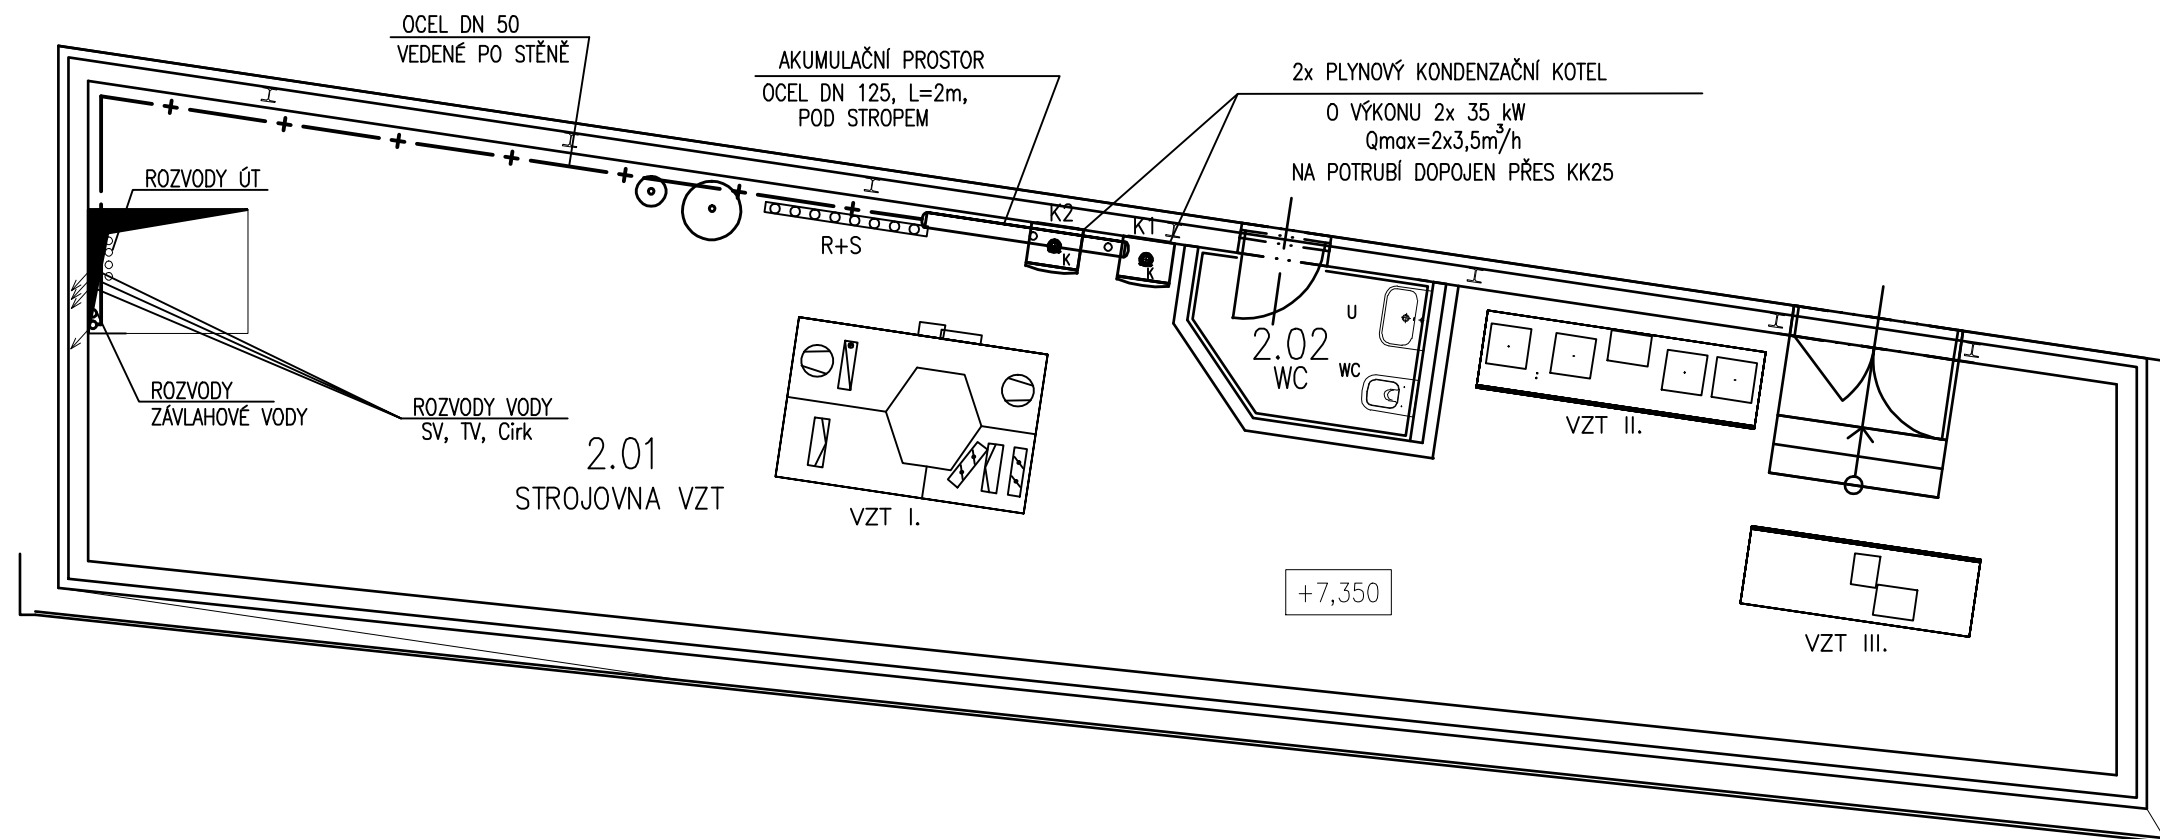

LEGENDA:

R+S SDRUŽENÝ ROZDĚLOVAČ A SBĚRAČ

E.N. EXPANZNÍ NÁDOBA 80 lt

K1,K2 ZÁVĚSNÝ PLYNOVÝ KONDENZAČNÍ KOTEL 2x30kW
TEPELNÁ ZTRÁTA CELKEM 51,35kW

PU POŘÁRNÍ UCPÁVKA DLE PBŘ

Projektant

Ing.arch. Jan Linhart

Puškinovo n. 4, 160 00, Praha 6
kancelář: C015, Křenova 5, 162 00 Praha 6
Tel: (+420) 777 644 325, e-mail: info@c015.cz

Autor a HIP:

J.Linhart

Investor:

Obec Třebotov, Klidná 69, 252 26 Třebotov IČ:00241741

Místo:

Třebotov, Hlavní 190, 252 26 areál školy

Projektant části

MAXXI — THERM s.r.o.
projekce vytápění a vzduchotechniky
Poděbradova 2738/16, 702 00 OSTRAVA 2
tel./fax: 596 913 265 tel.: 736 163 711
IČO: 277 77 685, DIČ: CZ27777685
e-mail: maxxitherm@seznam.cz

Razítko

ROZŠÍŘENÍ KAPACIT ZŠ A MŠ Třebotov

DOKUMENTACE PRO PROVÁDĚNÍ STAVBY

Paré:

Objekt

D.1.04 SO 04 Nová budova

Část

4 Technika prostředí staveb

4.6 PLYNOVÁ ZAŘÍZENÍ

Zodpovědný projektant části:

Ing. Michal Havlíček

Vypracoval :

Radim Bartek

Datum:

09/2016

Počet formátů A4 :

A4 x 2

Měřítko :

1:75

Příloha

PŮDORYS 2.NP

Číslo přílohy:

4.6 - B4