




DETAIL "A"

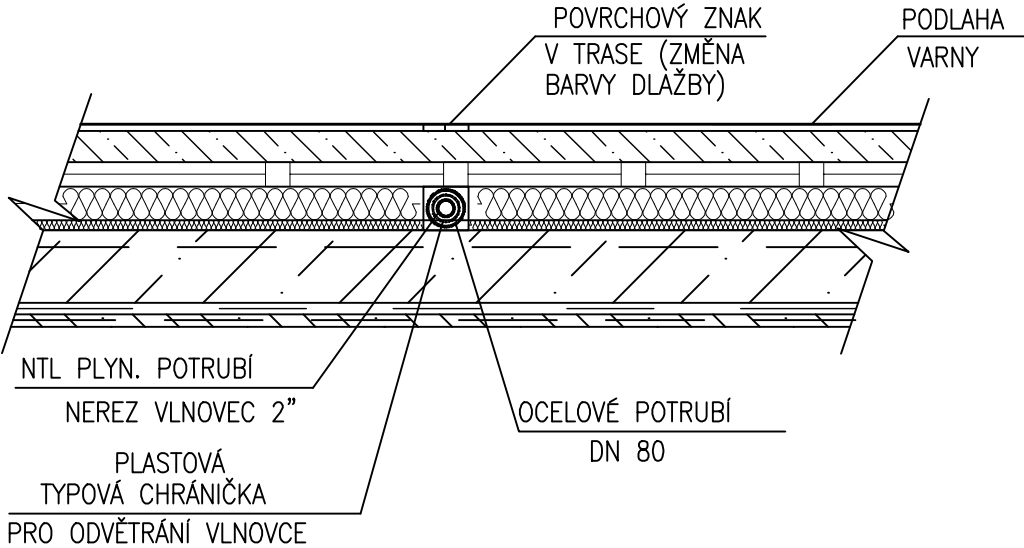

DETAIL "B"

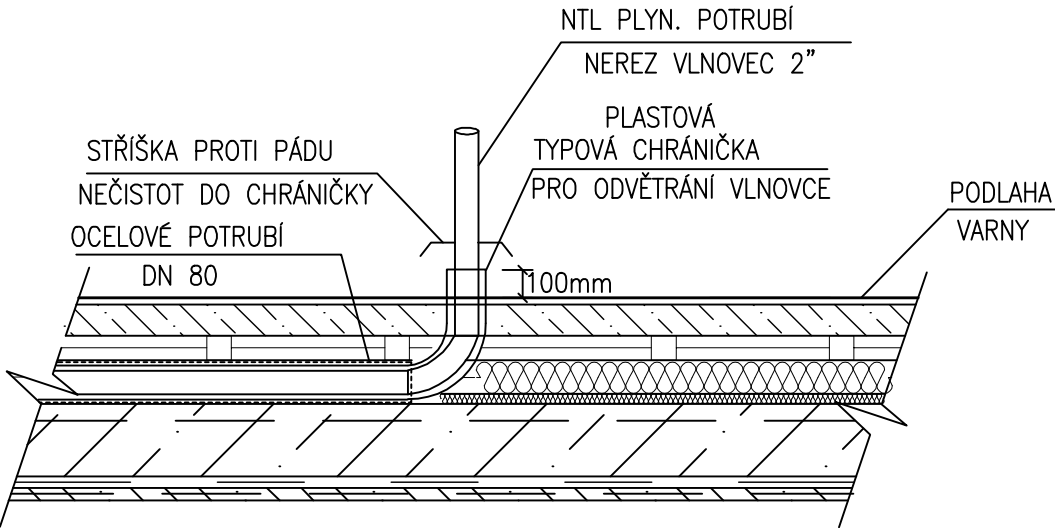

PRŮCHOD STĚNOU

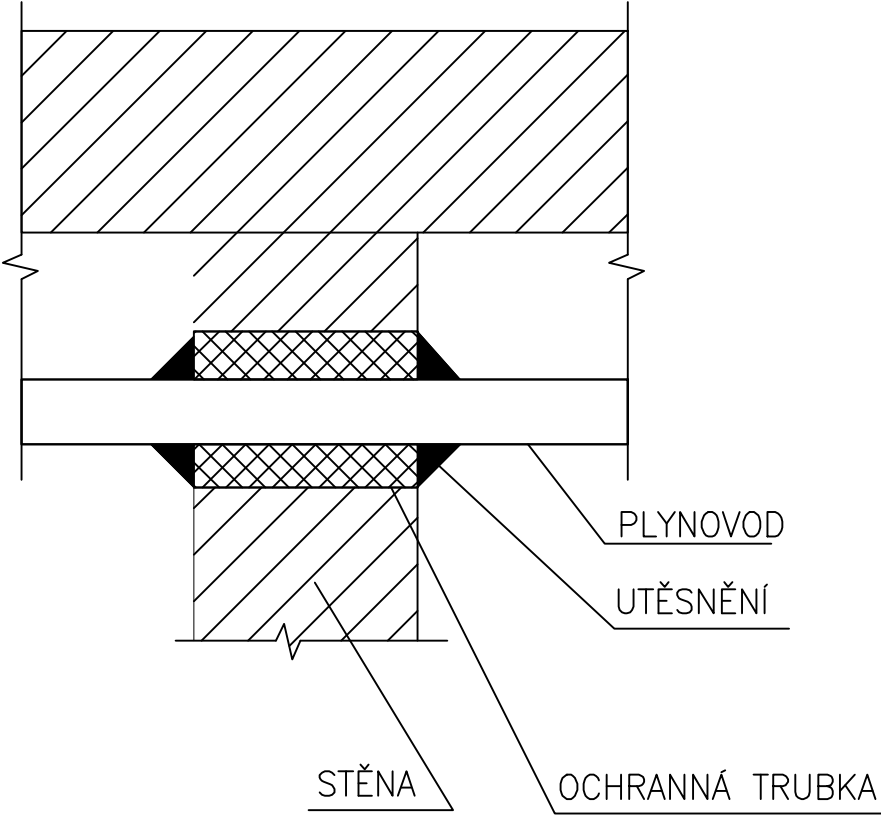

Projektant	Ing.arch. Jan Linhart
	Puškino n. 4, 160 00, Praha 6 kancelář: C015, Křenova 5, 162 00 Praha 6 Tel: (+420) 777 644 325, e-mail: info@c015.cz
Autor a HIP:	J.Linhart
Investor:	Obec Třebotov, Klidná 69, 252 26 Třebotov IČ:00241741
Místo:	Třebotov, Hlavní 190, 252 26 areál školy
Projektant části	MAXXI — THERM s.r.o. projekce vytápění a vzduchotechniky Poděbradova 2738/16, 702 00 OSTRAVA 2 tel./fax: 596 913 265 tel.: 736 163 711 IČO: 277 77 685, DIČ: CZ27777685 e-mail: maxxitherm@seznam.cz
	Razítko

ROZŠÍŘENÍ KAPACIT ZŠ A MŠ Třebotov

DOKUMENTACE PRO PROVÁDĚNÍ STAVBY	Paré:
Objekt	D.1.04 SO 04 Nová budova
Část	4 Technika prostředí staveb 4.6 PLYNOVÁ ZAŘÍZENÍ
Zodpovědný projektant části:	Ing. Michal Havlíček
Vypracoval :	Radim Bartek
Příloha	DETAILY
	Datum: 09/2016
	Počet formátů A4 : A4 x 2
	Měřítko : 1:15
	Číslo přílohy: 4.6 - B6